


PŮDORYS 1.NP

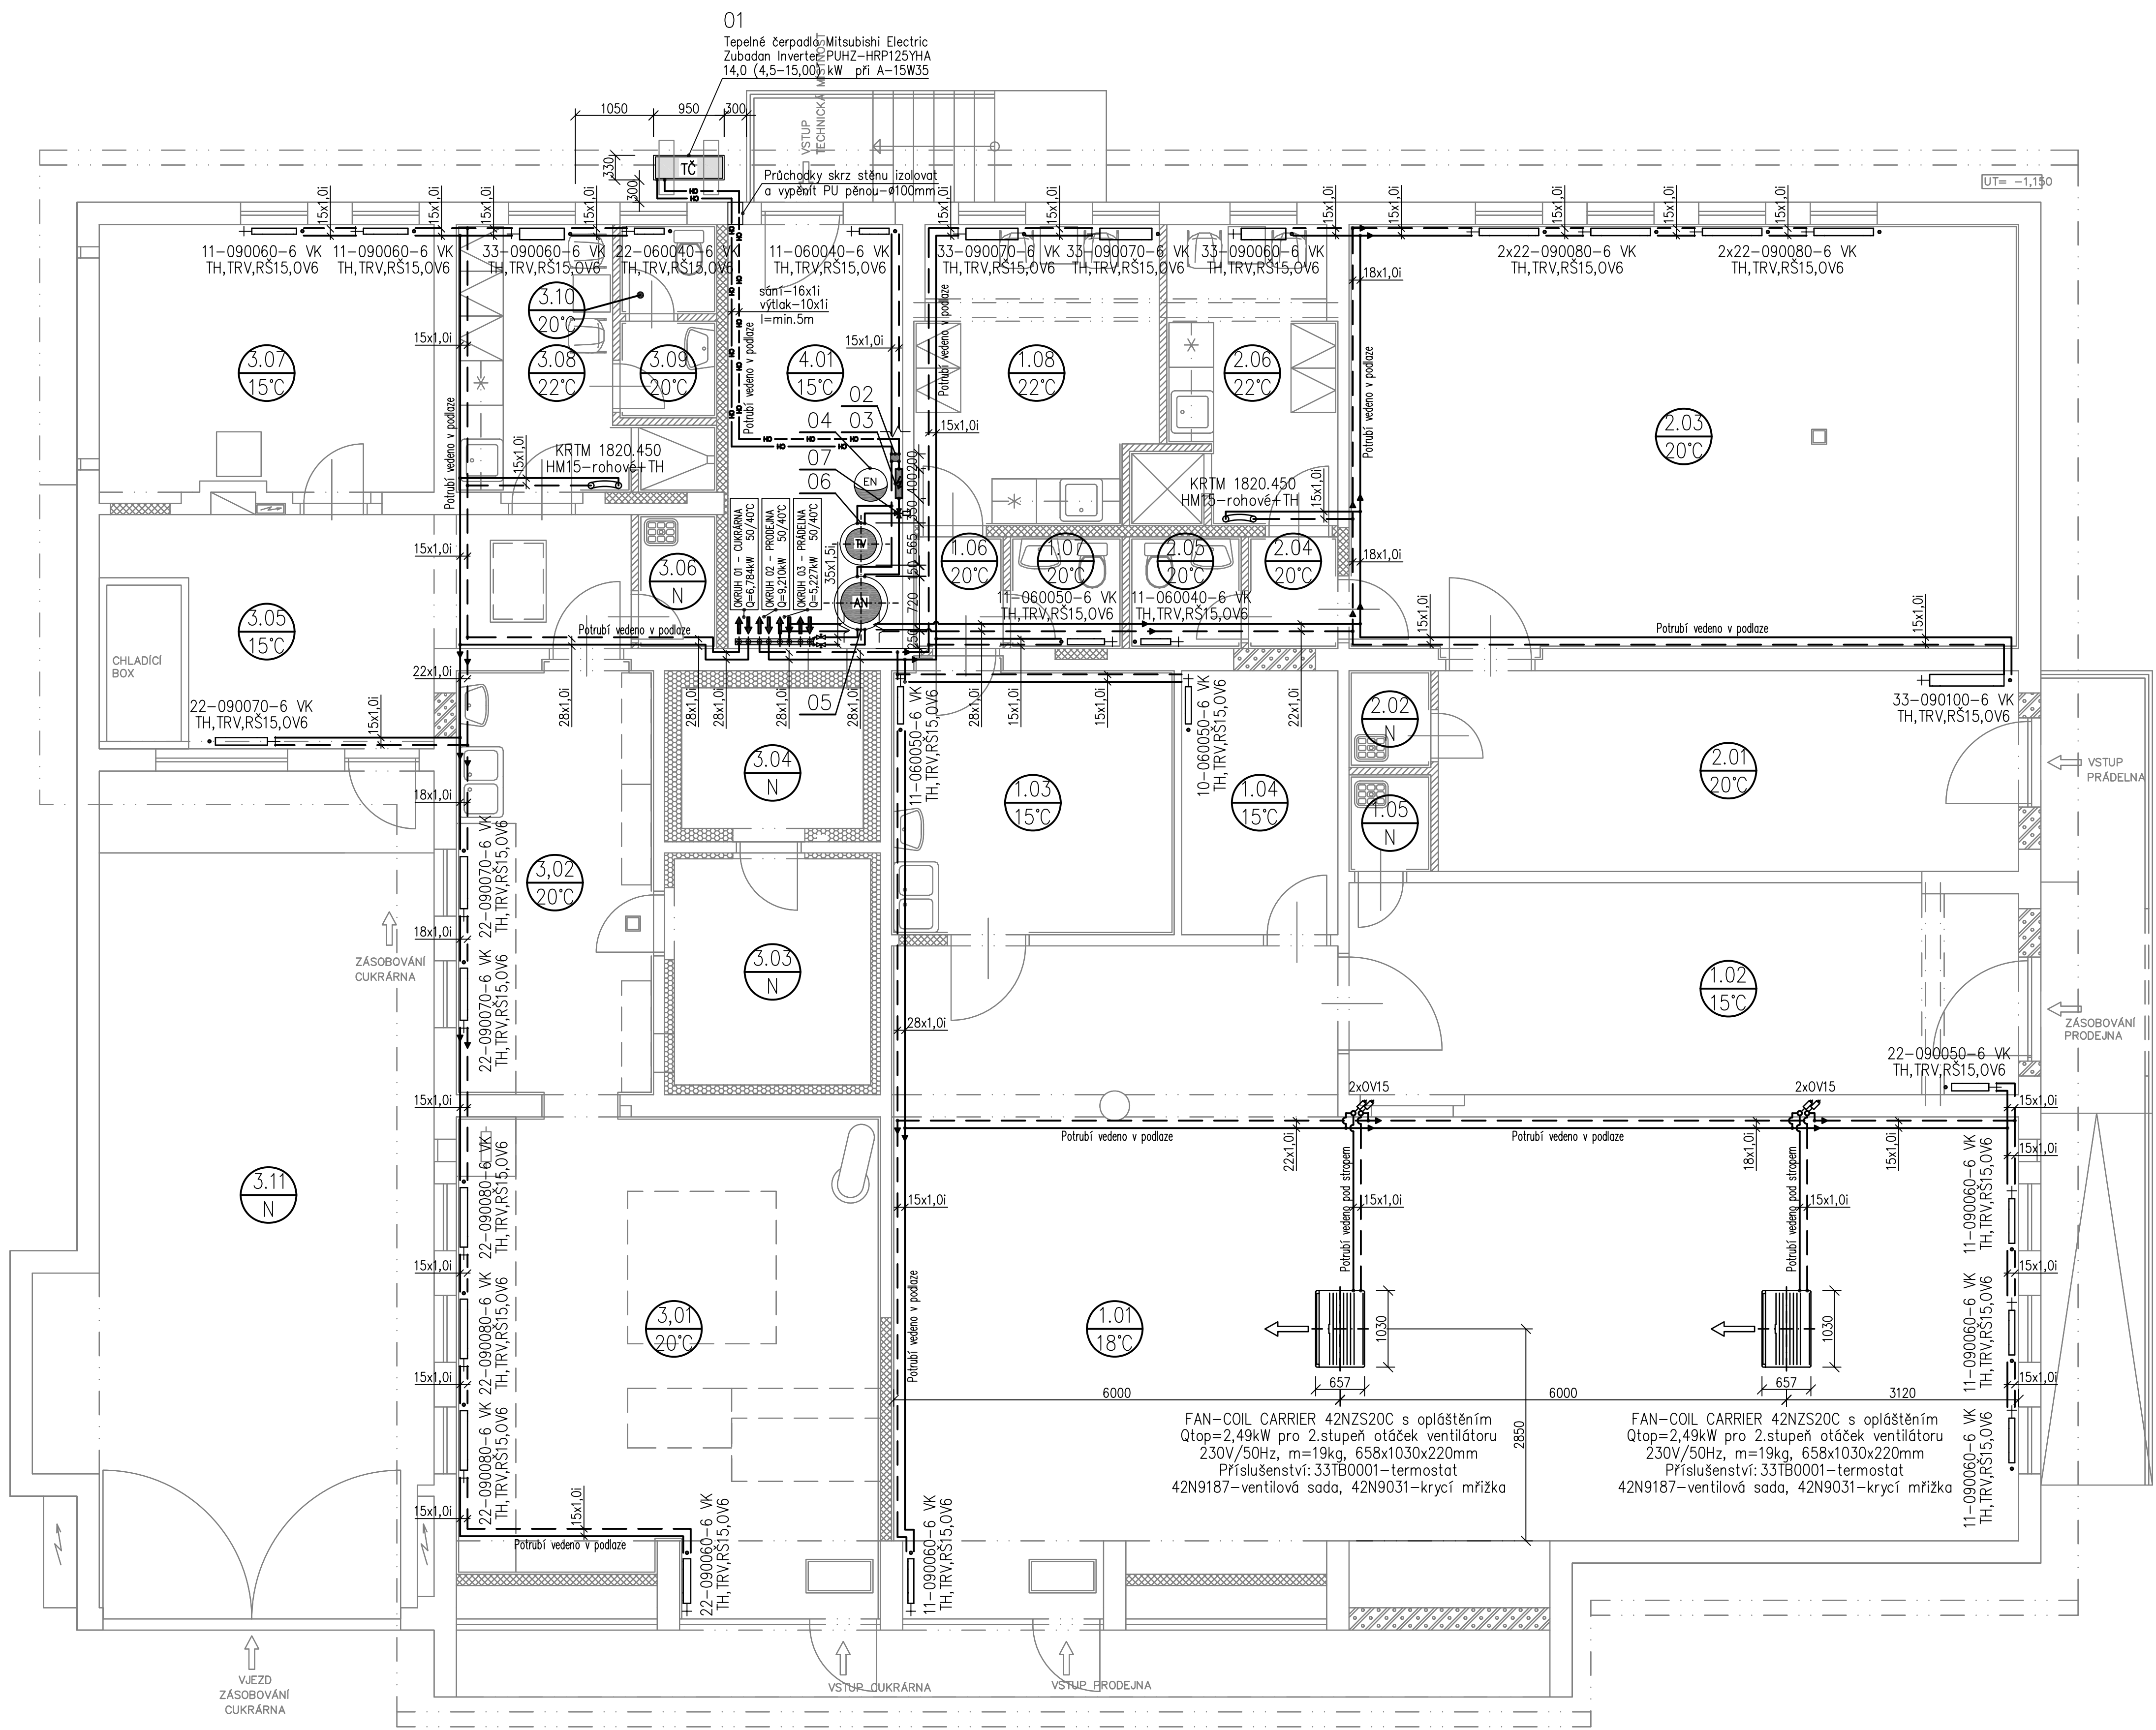

- LEGENDA STROJOVNY TČ:
- 01.. Tepelné čerpadlo Mitsubishi Electric Zubadan Inverter 14 PUHZ-HRP125YHA – 14,0 kW (4,5–15,0) při A–15W35
 - 02.. Deskový výměník SWEP B80Hx40 – součást tepelného čerpadla
 - 03.. Trubkový elektrokotel o výkonu 6,0kW GEOSUN GEO-ELH-6 AA-5/4"
 - 04.. Expanzní nádoba otopného systému T50/5bar (objem 35l)
 - 05.. Akumulační zásobník topné vody GEOSUN P300 o objemu 300l
 - 06.. Zásob. ohříváč vody ACV Smart 240 L – tepl.plocha 2,29m2
 - 07.. Trojcestný přepínací ventil s pohonem ESBE set VZA 263–DN25

- LEGENDA:
- Přívodní topná voda 50°C
 - Zpětná topná voda 40°C
 - i — Potrubí bude izolováno
 - KK — Kulový kohout
 - VK — Vypouštěcí kohout
 - TH — Termostatická hlavice Danfoss RAE-K 5034
 - RS — Šroubení Danfoss RLV-KS rohové připojení otopného tělesa R 1/2"
 - TRV — Termoregulační ventil – součást otopného tělesa KORADO RADIK VK
 - OV — Odvětrávací ventil – součást otopného tělesa KORADO RADIK VK

POZNÁMKA:

Rozvodné potrubí bude provedeno z trubek měděných, s tepelnou izolací Tubex tl.min.10mm.
Rozvodné potrubí bude vedeno v podlaží, pod stropem nebo v drážkách ve zdivu.

Qualit
projekty

ALEŠ MILLER
AUTORIZOVANÝ STAVITEL
PRO POZEMNÍ STAVBY
HAVLIČKOVA 485, 273 05 SMEČNO
www.qualit.cz

INVESTOR: VYSOKÁ PEC Č.P. 46, 431 59

OBEC VYSOKÁ PEC

AKCE: ST. POZ. Č.486 – K.Ú. VYSOKÁ PEC
STAVEBNÍ ÚPRAVY
č.p. 197

NÁZEV VÝKRESU :
VYTÁPĚNÍ
PŮDORYS 1.NP

EXTON
Ke zdravotnímu středisku 103/1
Praha 5 - Reprnaje, 15500

ZODPOVĚDNÝ PROJEKTANT:
Ing.Brůna Tomáš
KRESLIL:
Ing.SKALA Jiří
DATUM : 01/2013
MĚŘÍTKO : 1:50

UT-01