


DISPOZICE ELEKTROINSTALACE - 2NP - OSVĚTLENÍ

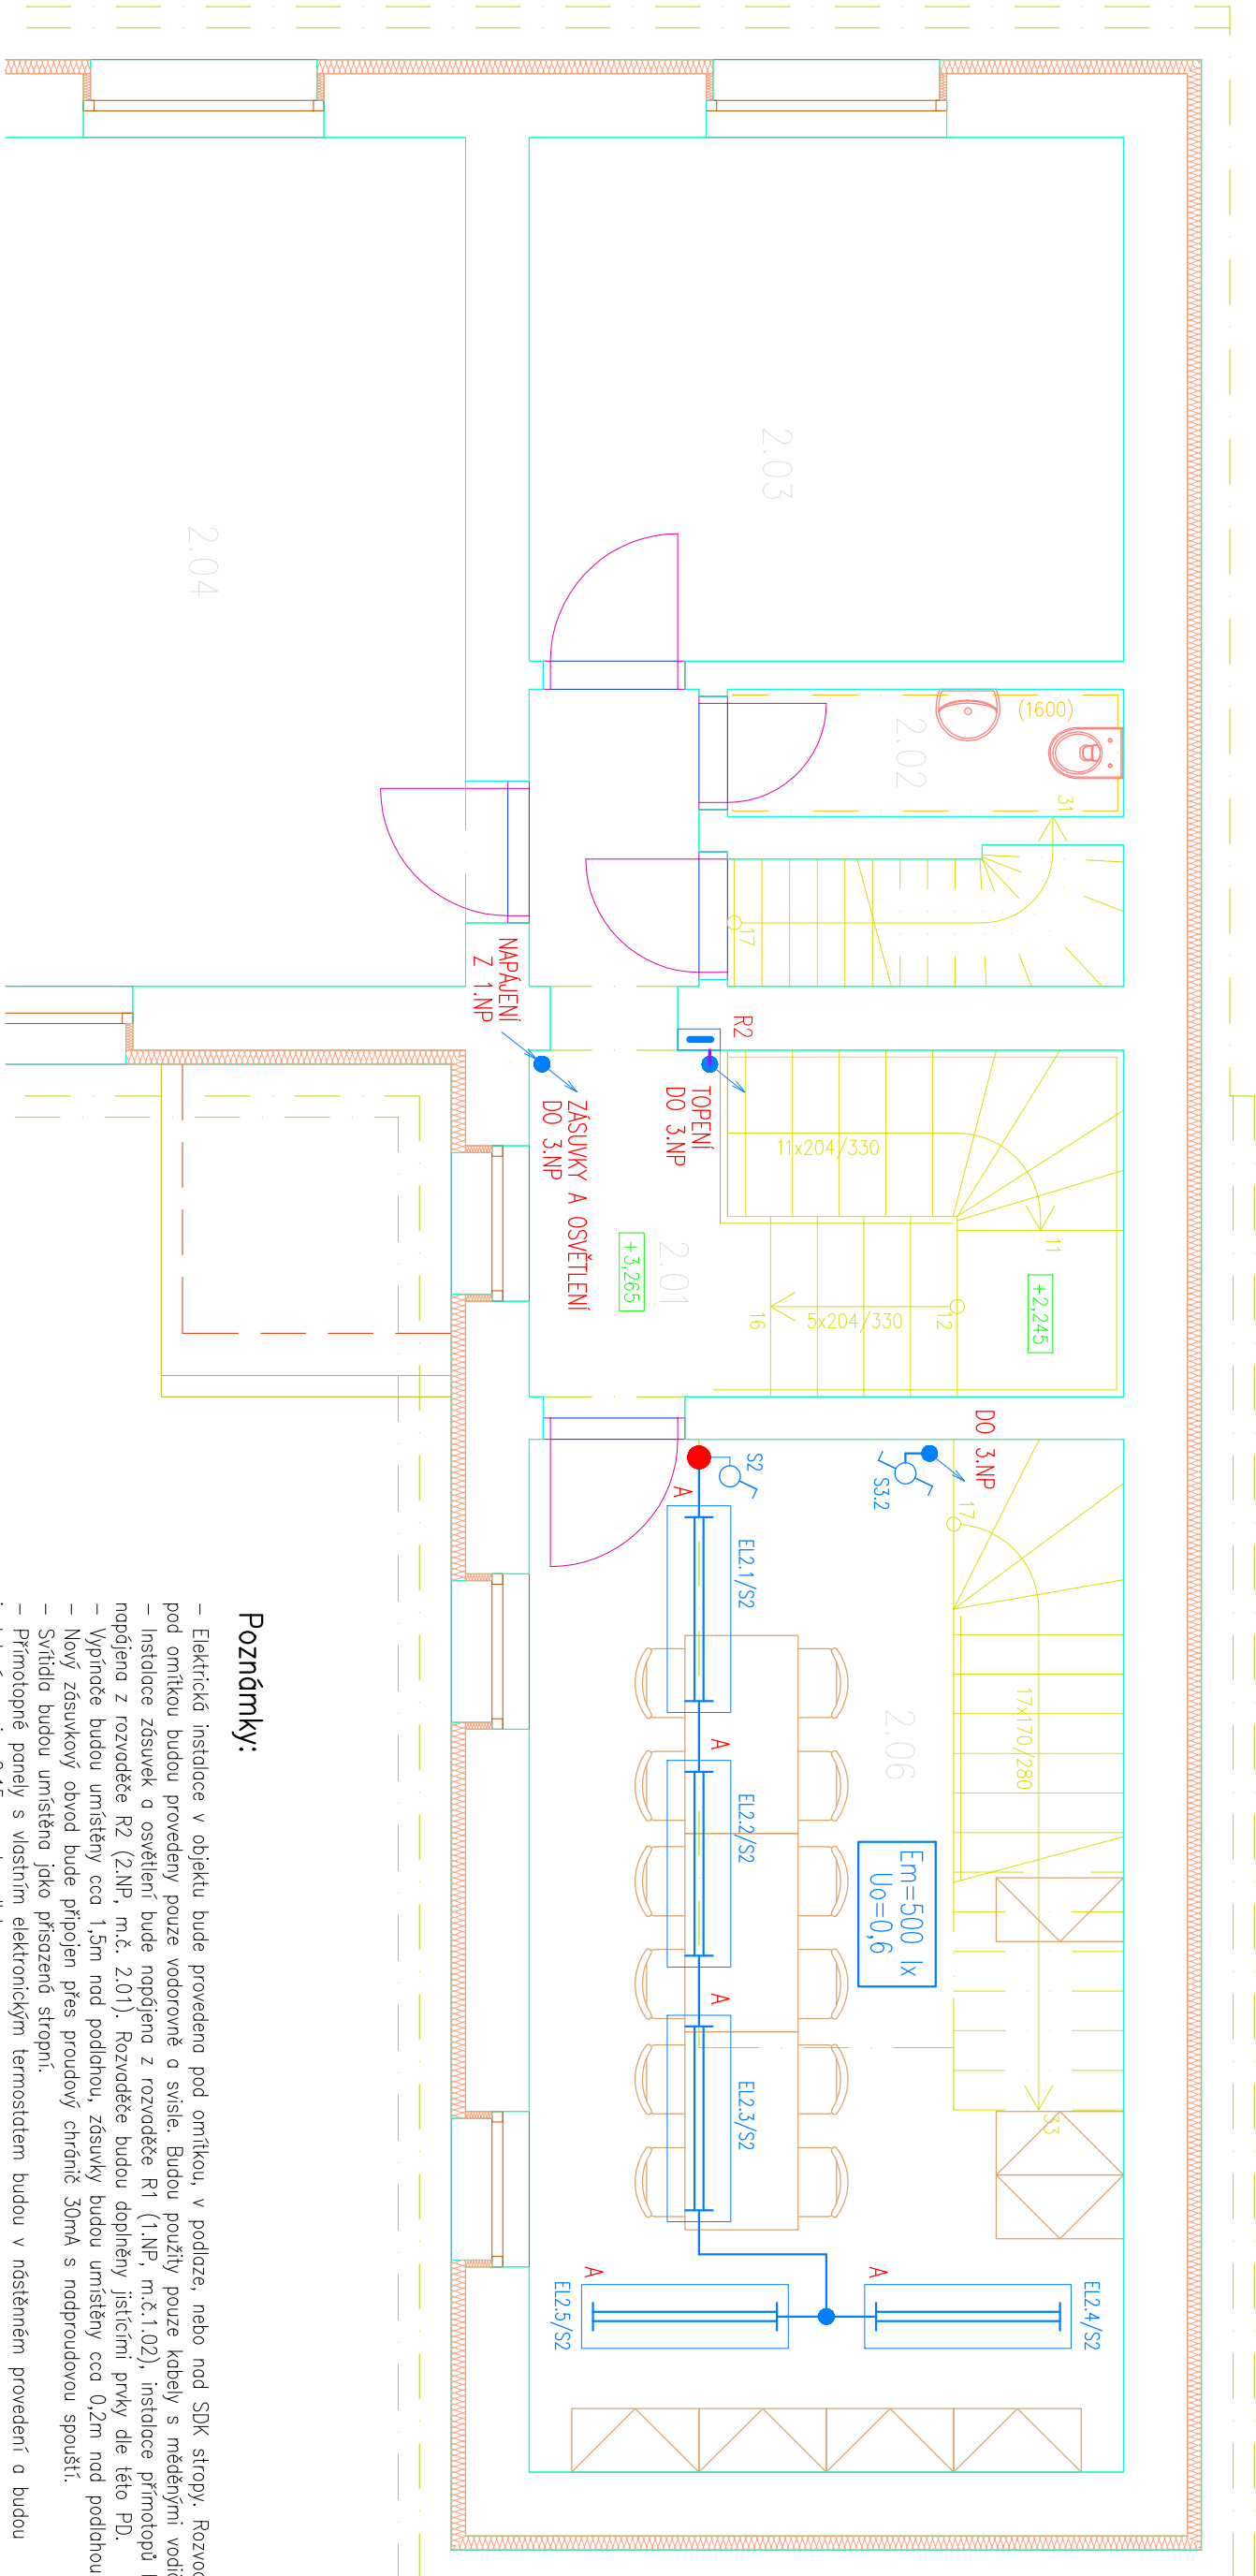

LEGENDA EL. ZAŘÍZENÍ :

- R2

EL. ROZVADĚČ PRO 2NP (STAJALIC)

S2

S3.1

SPINAČ JEDNOPÓLOVÝ

ŘÁZENÍ č.1

PŘEPINAČ STŘIDAVÝ

ŘÁZENÍ č.6

A

B

EL.3./S3.1-S3.2

EL.3.2/S3.1-S3.2

SVÍTLIDLO ŽÁŘIVKOVÉ 2x 54W

SVÍTLIDLO ŽÁŘIVKOVÉ 2x 35W

SVÍTLIDLO ŽÁŘIVKOVÉ 2x 35W

VRTTICH KLEPĚ -D/--235-EP-BAP

INSTALAČNÍ KRABICE POD OMÍTKU (NOVÁ)

INSTALAČNÍ KRABICE POD OMÍTKU (STAJALIC)
- INSTALACE BUDE PROVEDENA POD OMÍTKOU A NAD SDK STROPY

VŠECHNY TRASY POD OMÍTKOU BUDOU VEDENY POUZE VODOROVNĚ A SVSLE

LEGENDA MÍSTNOSTÍ

OZN.	NÁZEV	PLOCHA
2.01	CHODBA + SCHODIŠTĚ	9,93
2.02	WC – MUŽI	2,52
2.03	KANCELAŘ	15,54
2.04	KANCELAŘ	22,20
2.05	SKLAD	24,60
2.06	KNIHOVNA	30,66

Poznámky:

- Elektrická instalace v objektu bude provedena pod omítkou, v podlaze, nebo nad SDK stropy. Rozvody pod omítkou budou provedeny pouze vodorovně a svisle. Budou použity pouze kabely s měděnými vodiči.
- Instalace zásuvek a osvětlení bude napájena z rozvaděče R1 (1.NP, m.č.1.02), instalace přímotopů bude napájena z rozvaděče R2 (2.NP, m.č. 2.01). Rozvaděče budou doplněny jističími prvky dle této PD.
- Vypínače budou umístěny cca 1,5m nad podlahou, zásuvky budou umístěny cca 0,2m nad podlahou.
- Nový zásuvkový obvod bude připojen přes proudový chránič 30mA s nadproudovou spouští.
- Svítidla budou umístěna jako přisazená stropní.
- Přímotopné panely s vlastním elektronickým termostatem budou v nástěnném provedení a budou instalovány min. 0,15m nad podlahou.

Ved.projektant	Karel Rober	
Zodp.projektant	Karel Rober	
Vypracoval		
Stavebník	Obec Vyskmaň, Vyskmaň č.p. 46, 431 15 Vyskmaň	Karel Rober - projektování elektrických zařízení U Zámeckého parku 763, 436 01 Litvínov IČ: 445 21 812, www.projekty-elektro.cz Tel.: 603 787 324, rober.karel@gmail.com
Místo stavby	Obec Vyskmaň, Vyskmaň č.p. 46	
Kraj	Ústecký	ÚJ Vyskmaň
Stavba	Rekonstrukce budovy ÚJ Vyskmaň	
Objekt	F. DOKUMENTACE STAVBY (OBJEKTŮ)	
Dílčí část	F.g - Zařízení silnoprůdové elektrotechniky, vč. blaskosvodů	
Obsah výkresu	05.2 - Dispozice elektroinstalace - 2NP - osvětlení	Měřítko 1:50
		Č.přílohy 05.2