



Severočeské vodovody a kanalizace, a. s.

Váš dopis zn.:

ze dne:

Naše značka: TPCZ/O11610044900/Or/2011

Vyřizuje: **Ing. Oravcová**

Pracoviště: UTPČ Teplice

Adresa: Březenecká 4808, Chomutov

Telefon/fax: 474 667 063

mobil: 725 107 120

Email: anna.oravcova@scvk.cz

Datum: 2.11.2011

**PRO atelier – p. Jeřábek**

**Nerudova 18**

**430 02 Chomutov**

**Poskytnutí informace o existenci zařízení provozovaných společnostmi Severočeské vodovody a kanalizace, a.s.**

Žadatel:	p. Jeřábek
Název akce:	<b>Stavba střídaček na místním hřišti</b>
Zájmové území:	k.ú.Hrušovany p.p.č.518/10
Stavebník:	
Platnost vyjádření:	<b>jeden rok ode dne vydání</b>

Ve výše definovaném zájmovém území (umístění stavby) **se ke dni vyhotovení tohoto stanoviska nenachází** zařízení provozovaná naší společností ani jejich ochranná nebo bezpečnostní pásma.

S vydáním územního a stavebního rozhodnutí - **souhlasíme**

Severočeské vodovody a kanalizace, a.s.

415 50 Teplice, Přítkovská 1689

IČ: 49099451 DIČ: CZ49099451

148

Ing. Anna Oravcová  
technický útvar

Příloha: situace a orientační zákres s vyznačeným zařízením provozovaným naší společností

zelená = vodovodní řad, oranžová = jednotná kanalizace, růžová = nepřevzaté sítě, červená = zrušené sítě

Severočeské vodovody a kanalizace, a. s.


Přítkovská 1689 • 415 50 Teplice

Tel.: 417 808 111 • Fax: 417 562 585 • E-mail: scvk@scvk.cz • www.scvk.cz

Společnost je zapsána v obchodním rejstříku oddíl B, vložka 465, u Krajského soudu v Ústí nad Labem

IČ: 49099451 • DIČ: CZ49099451



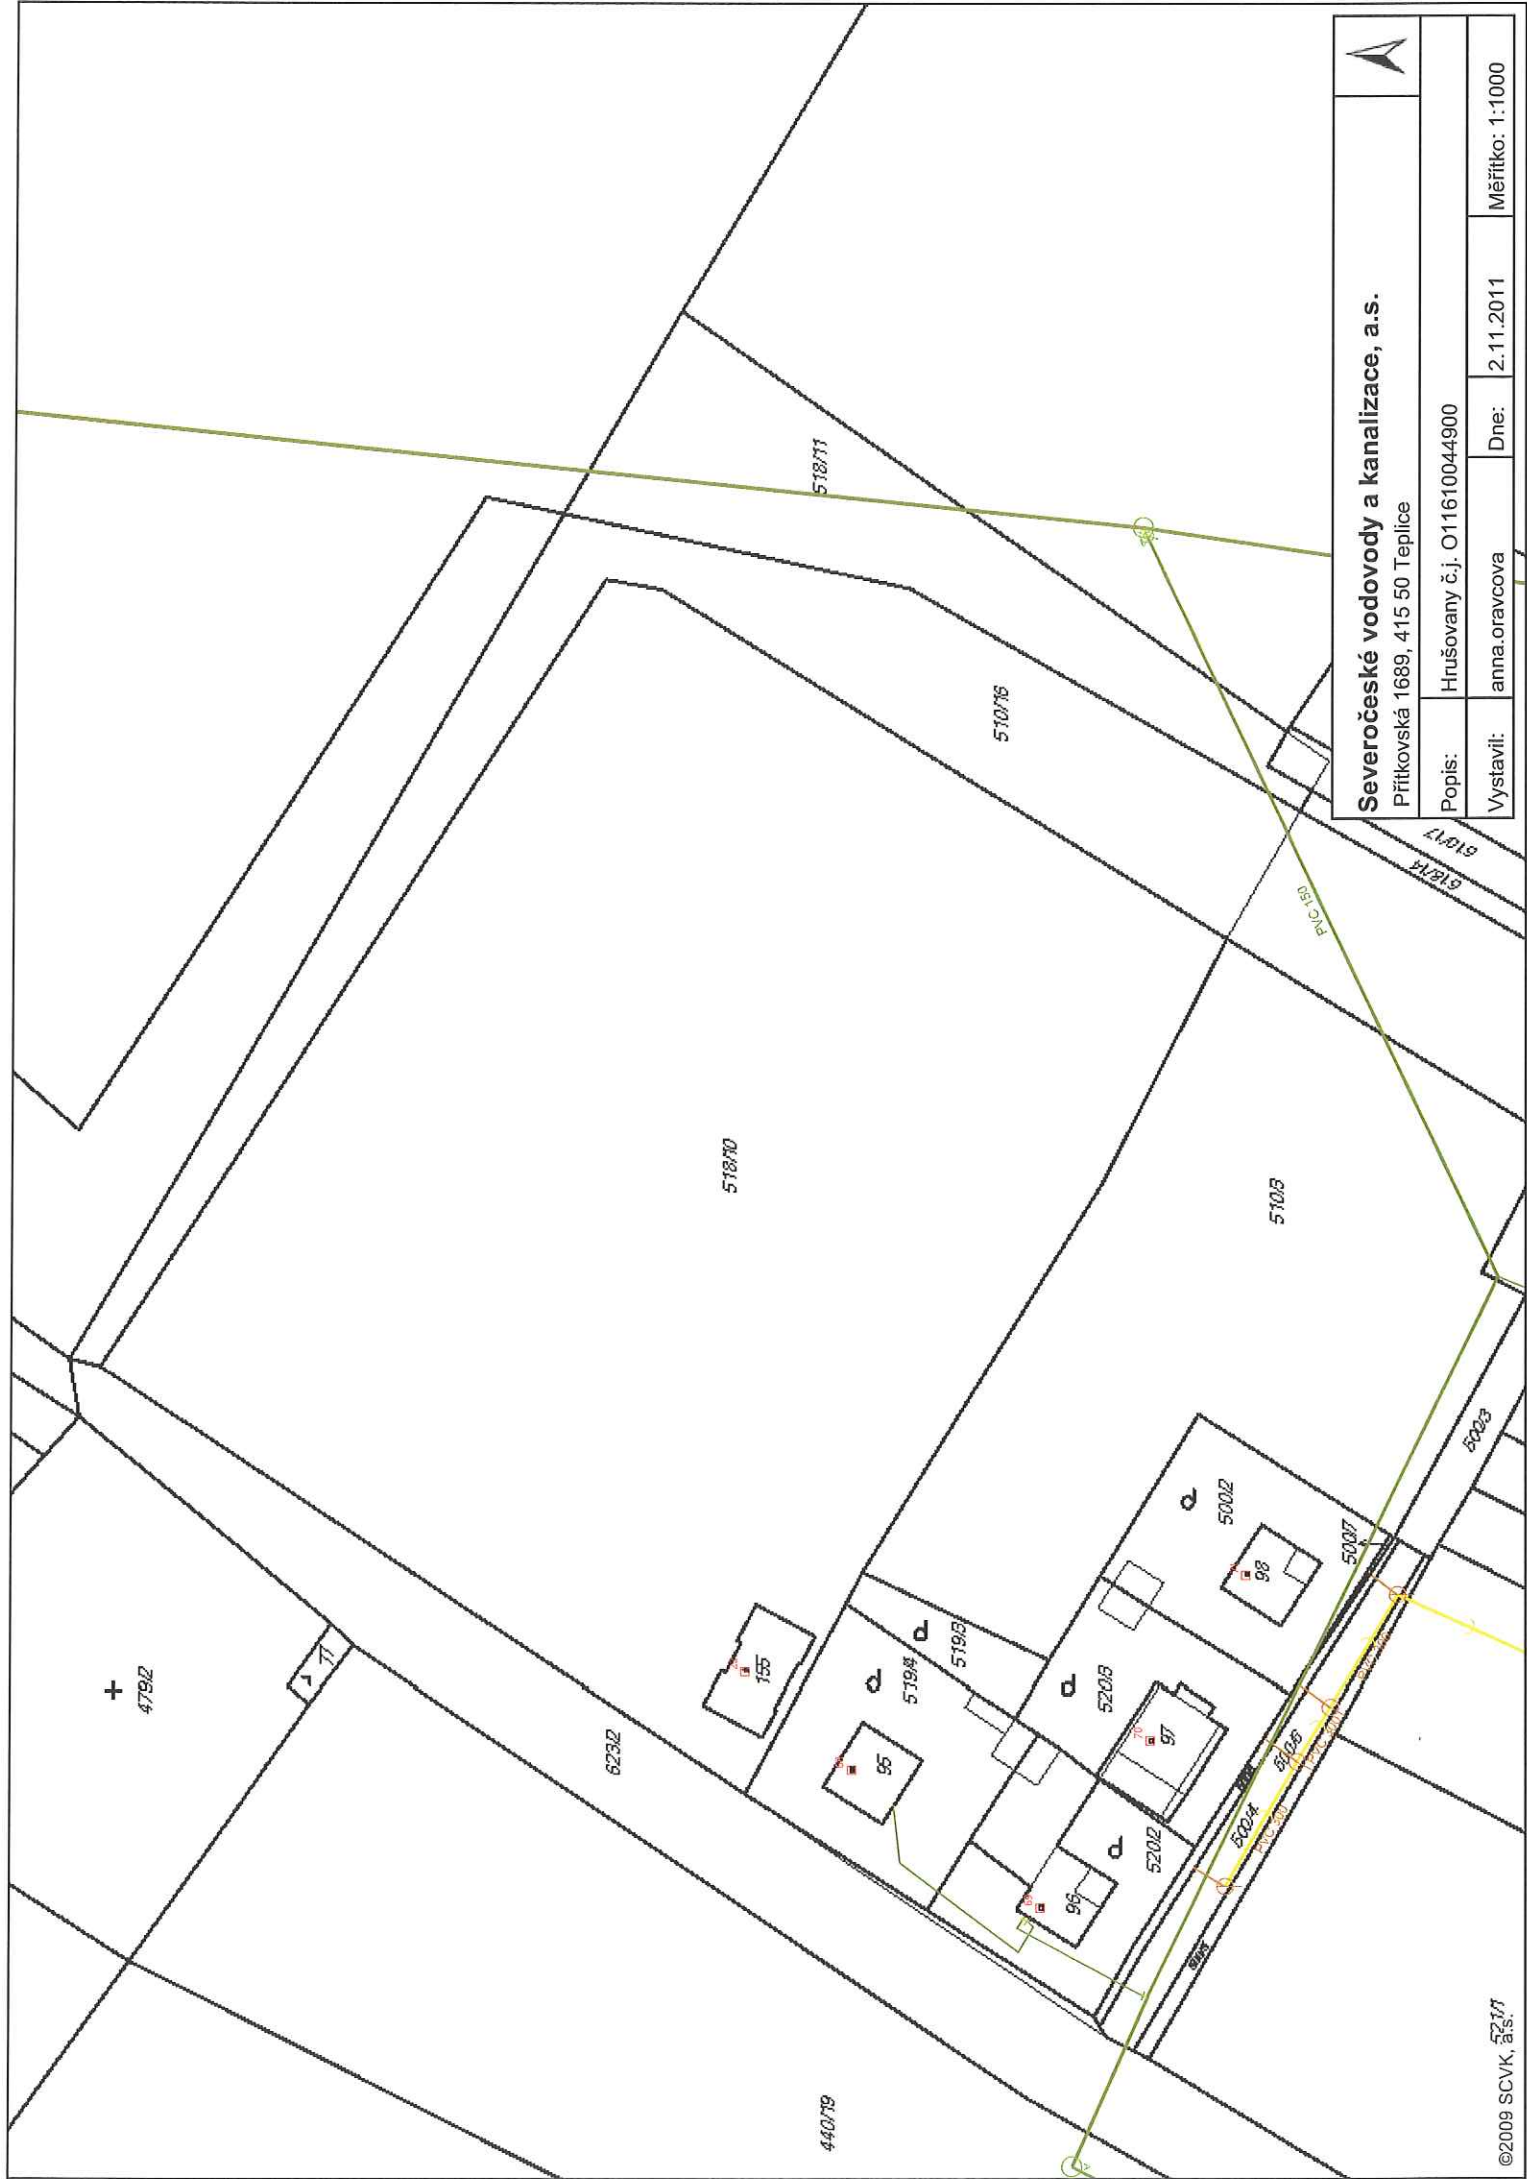

Severočeské vodovody a kanalizace, a.s.				Měřítko: 1:1000	
Přítoková 1689, 415 50 Teplice					
Popis:	Hrušovany č.j. O11610044900				
Vystavil:	anna.oravcova	Dne:	2.11.2011		