


ZTI-VÝŘEZ PŮDORYSU 1.PP

PROJEKTOVÁNÝ STAV

M 1:50

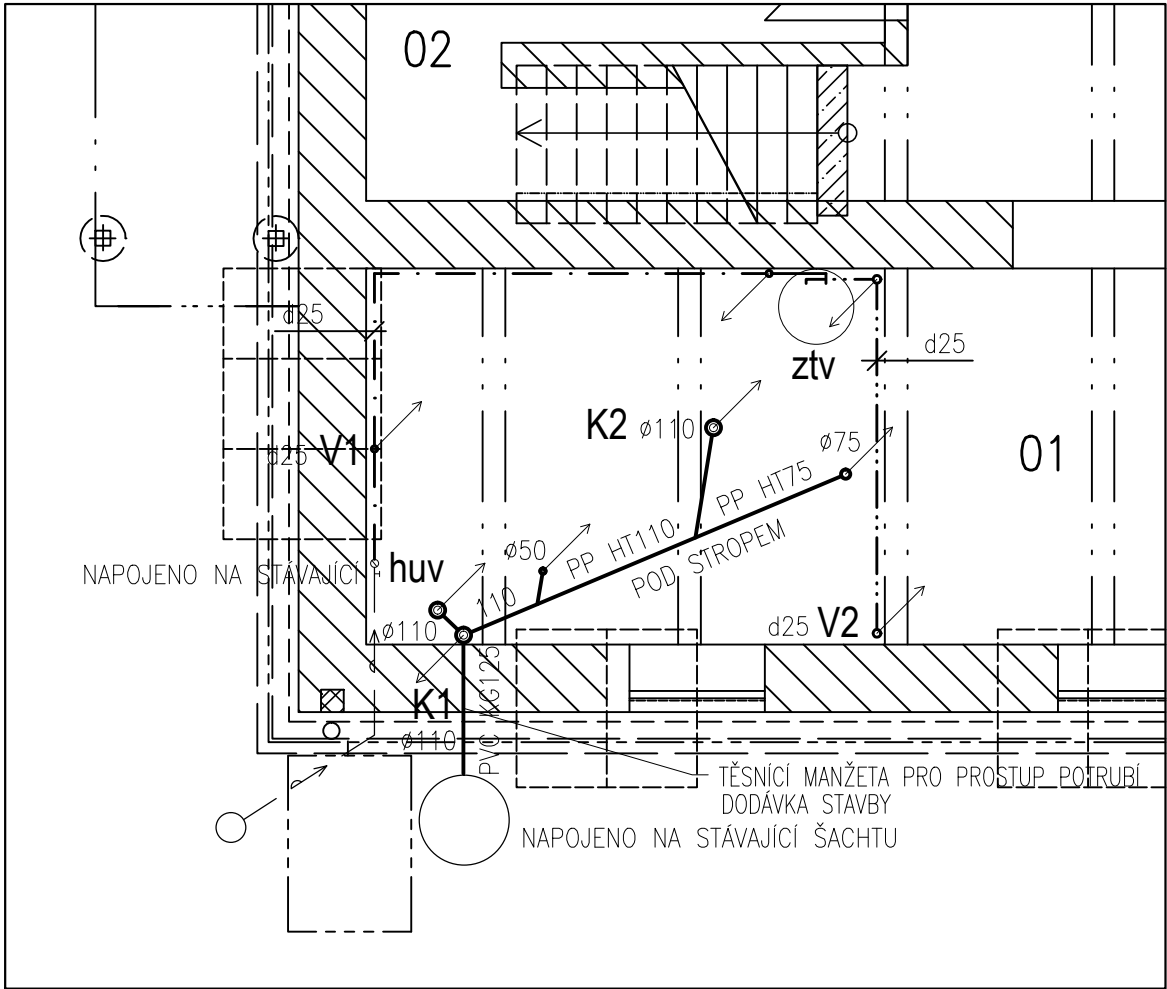

LEGENDA MÍSTNOSTÍ

ČÍSLO	NÁZEV	PLOCHA M2	ÚPRAVA PLOCHY PODLAHA/STĚNY
01	KABELOVÝ PROSTOR	95,00	OČIŠTĚNÍ A VÝSPRAVA STĚV. BET. MAZANINY, SAMONIVELAČNÍ STĚRKA + 2x EPOXY NÁTĚR + DIELEKTRICKÉ KOBERCE – DODÁVKA TG NOVÉ OMÍTKY STĚN + MALBA STĚN A STROPŮ
02	BEZ VYUŽITÍ	8,96	OČIŠTĚNÍ A VÝSPRAVA STĚV. BET. MAZANINY, SAMONIVELAČNÍ STĚRKA + 2x EPOXY NÁTĚR + NOVÉ OMÍTKY STĚN + MALBA STĚN A STROPŮ

LEGENDA ZDRAVOTECHNIKY

— · — · — · — · —	POTRUBÍ VNITŘNÍHO ROZVODU STUDENÉ PITNÉ VODY
— · · · — · · · —	POTRUBÍ VNITŘNÍHO ROZVODU TEPLÉ PITNÉ VODY
— — — — —	POTRUBÍ VNITŘNÍ SPLAŠKOVÉ KANALIZACE
— — — — —	POTRUBÍ VNĚJŠÍHO ROZVODU PITNÉ VODY
— — — — —	POTRUBÍ VNĚJŠÍ SPLAŠKOVÉ KANALIZACE
WC	ZÁCHODOVÁ MÍSA KERAMICKÁ KOMBI STACIONÁRNÍ
um	UMYVADLO KERAMICKÉ
sk	SPRCHOVÝ KOUT S PODLAHOVOU VPUSTÍ
ztv	ZÁSOBNÍK TEPLÉ VODY ELEKTRICKÝ AKUMULAČNÍ
huv	HLAVNÍ UZÁVĚR VODY (S VODOMĚREM)
K1,K2...	SVISLÉ POTRUBÍ VNITŘNÍ SPLAŠKOVÉ KANALIZACE
V1,V2...	STOUPAČKA VNITŘNÍHO VODOVODU
↙ ↘	OZNAČENÍ SMĚRU KLESÁNÍ A STOUPÁNÍ STOUPAČEK

Změna	c)					Provedl			Datum			Podpis		
	b)													
	a)													
Projektant		STIBOROVÁ D.		Kontroloval	ING. FERDIAN J.	<i>Ferdian</i>		ferdi proj. a inž.činnost, obchod ing. FERDIAN Jaromír Ruská 43 703 00 OSTRAVA 3						
Řídící proj.		ING. FERDIAN J.												
Investor		DOPRAVNÍ PODNIK OSTRAVA a.s., PODĚBRADOVA 494/2, MORAVSKÁ OSTRAVA												
Stavba		MĚNÍRNA VÝŠKOVICE						Stupeň DPS		Datum 08/2018				
Objekt		REKONSTRUKCE MĚNÍRNY VÝŠKOVICE						č.zak.		FA4 2				
		SO 01 REKONSTRUKCE BUDOVY MĚNÍRNY VÝŠKOVICE						CAD						
		DSO 01.1. STAVEBNÍ ČÁST						A.Č.		18175				
Obsah		ZDRAVOTECHNICKÉ INSTALACE 1. PP						Měřítko 1:50		Č.výkresu				
								Kótováno v mm		E.1.19				