


Stavební úpravy sociálního zázemí Tělocvičny ZUŠ, Úzká ulička, Uherský Brod

SITUACE STAVBY

měřítko 1:250

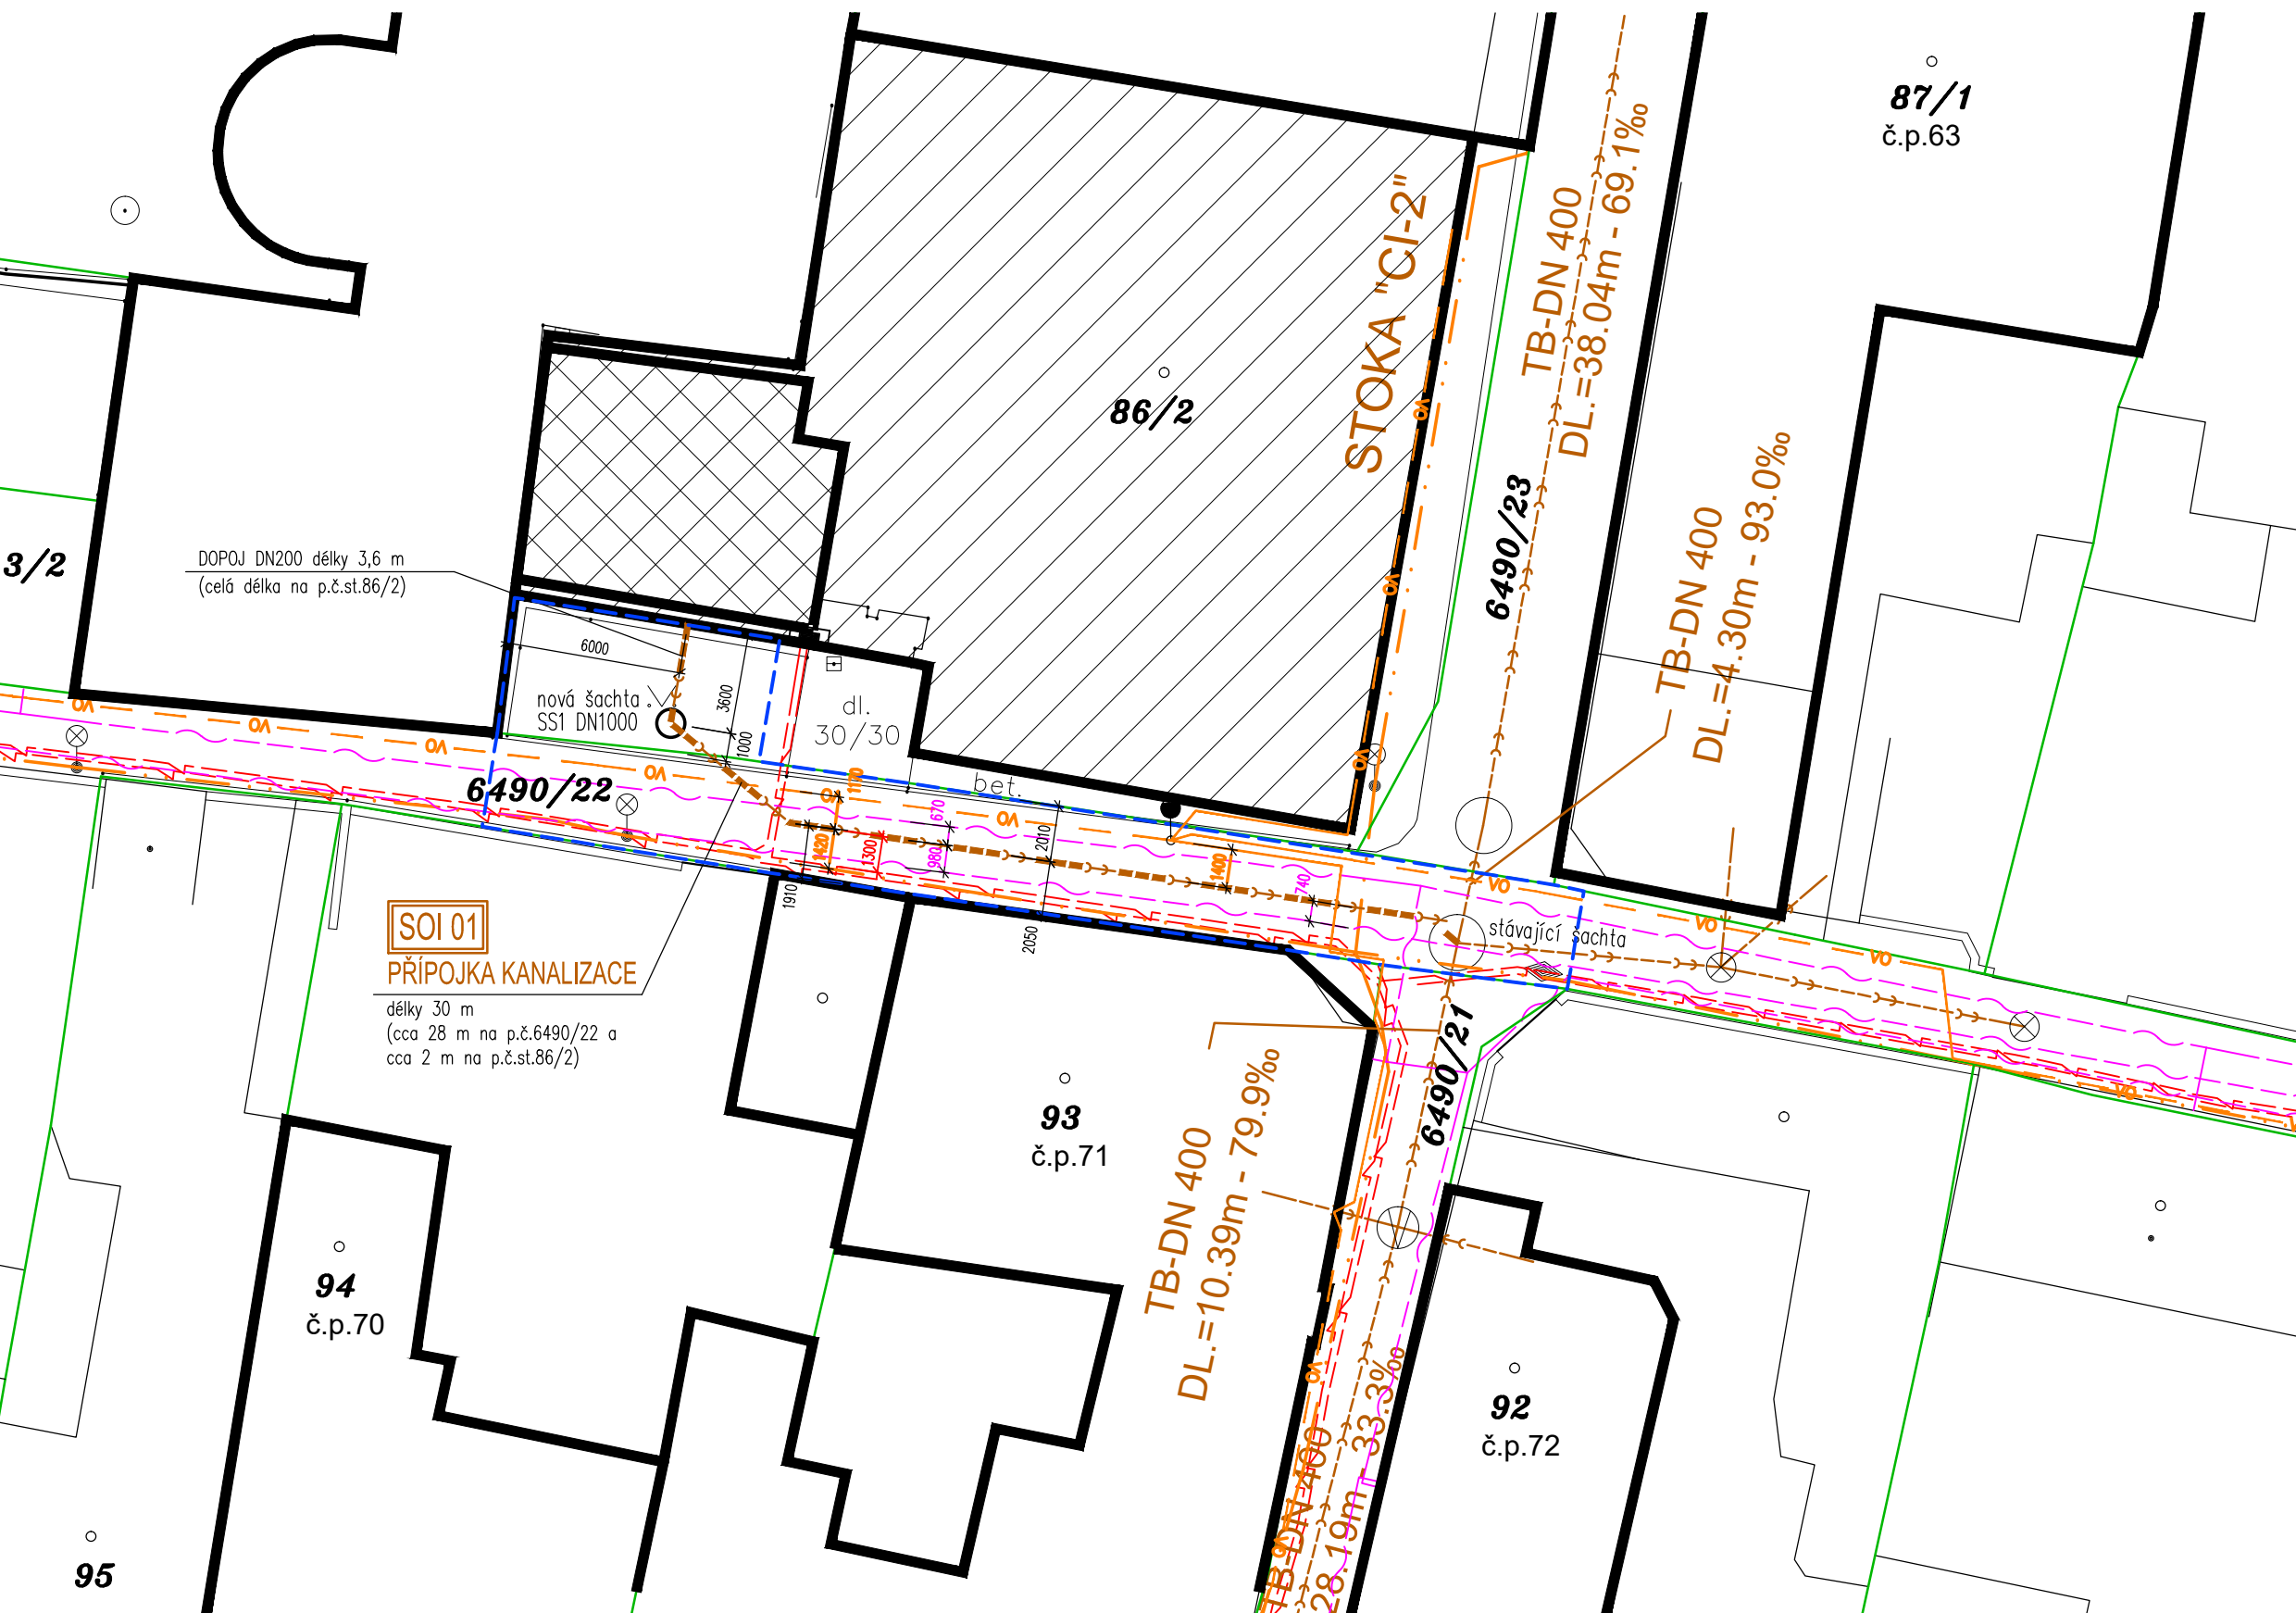


LEGENDA INŽENÝRSKÝCH SÍTÍ

- STÁVAJÍCÍ INŽENÝRSKÉ SÍTĚ
- VODOVODNÍ ŘAD
 - KANALIZAČNÍ ŘAD
 - PLYNOVODNÍ ŘAD
 - EL. VEDENÍ NN
 - SLABOPROUDÉ VEDENÍ
 - VEŘEJNÉ OSVĚTLENÍ

LEGENDA ZNAČENÍ

- OBJEKT DOTČENÝ STAVBOU
SOP 01 OBJEKT "C"
- PROSTOR ŘEŠENÝCH STAVEBNÍCH OPRAV
V 1.PODLAŽÍ
- STAVEBNÍ POZEMEK
ploch cca 200 m²
- PARCELNÍ ČÍSLO
- HRANICE PARCEL
- NOVÁ PŘÍPOJKA KANALIZACE
DÉLKY 30 m + DOPOJ DO ŠACHTY 3,6 m
- NOVĚ NAVRHOVANÉ VEŘEJNÉ OSVĚTLENÍ
ŘEŠENÉ V RÁMCI PD – AKCE :
REKONSTRUKCE ULICE PŘÍČNÁ A ÚZKÁ

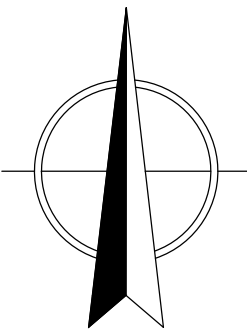

aktualizováno : 09/2018

doplňně trasa nově navrhovaného VO v rámci akce : REKONSTRUKCE ULICE PŘÍČNÁ A ÚZKÁ

kreslil ING. ŠÍŠPERA	odp. projektant ING. ŠEVČÍK	PROJEKTY STAVEB provozovna: Přemysla Otakara II 2476 688 01 UHERSKÝ BROD	
obec UHERSKÝ BROD	kraj ZLÍNSKÝ	Formát měřítko stupeň datum	A 3 / 3 x A4 1:250 PDPS 07/2018
investor Město Uherský Brod, Masarykovo nám. 100, Uherský Brod	obsah SITUACE STAVBY		
		výkres číslo C.	kopie číslo