


KABELOVÝ ŘEZ 1:20

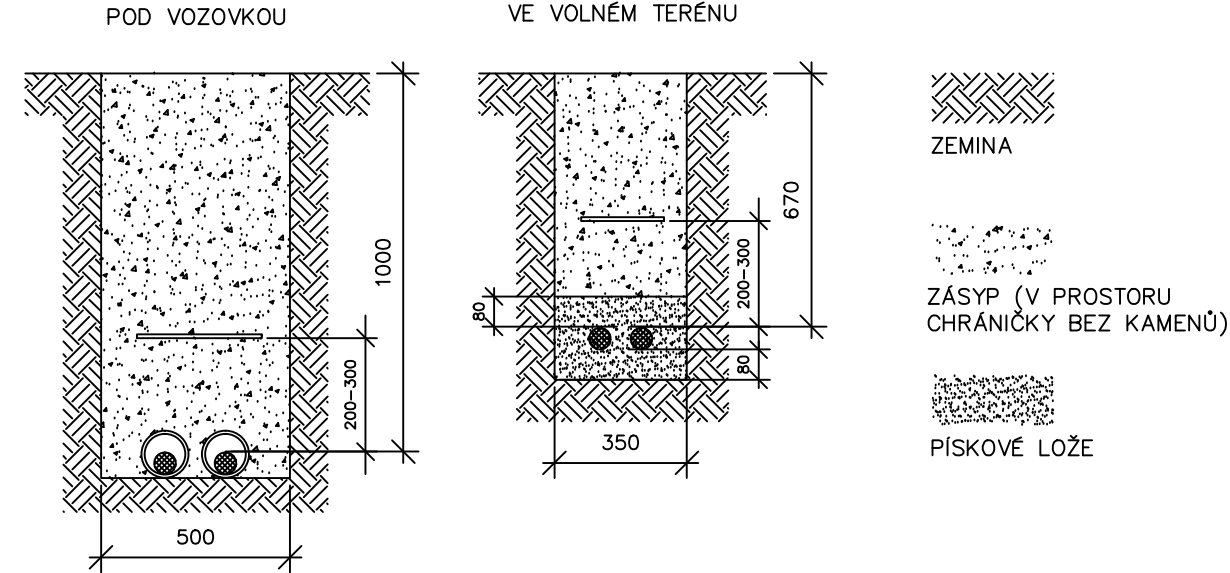


— — — — — NOVÁ KABELOVÁ TRASA

ROZVODNÁ SOUSTAVA 3 NPE AC 400 V / TN–S

OCHRANA PŘED ÚRAZEM ELEKTRICKÝM PROUDEM (ZÁKLADNÍ OCHRANA, OCHRANA PŘI PORUŠE) DLE ČSN EN 61140

OCHRANNÉ OPATŘENÍ DLE ČSN 332000–4–41 ed. 3 AUTOMATICKÉ ODPOJENÍ OD ZDROJE DVOJITÁ NEBO ZESÍLENÁ IZOLACE

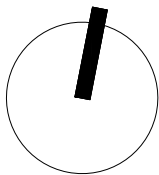

0,000 = 210,50 m n.m. B.p.v.

INVESTOR: Město Znojmo, Obroková 1/12, 669 22 Znojmo	
KRYTÝ BAZÉN ZNOJMO - LOUKA	
STUPEŇ: DOKUMENTACE PRO STAVEBNÍ POVOLENÍ	
AUTOŘI: ING. ARCH. ALEŠ BURIAN ING. ARCH. GUSTAV KŘIVINKA	GENERÁLNÍ PROJEKTANT: ARCHITEKTONICKÁ KANCELÁŘ BURIAN - KŘIVINKA, s.r.o KALVODOVA 13, 602 00 BRNO TEL.: 543 216 817 WWW.BURIAN-KRIVINKA.CZ
IO 110 PŘEZBROJENÍ STÁVAJÍCÍ TRAFOSTANICE; AREÁLOVÁ PŘÍPOJKA ELEKTRO	
INŽENÝRSKÝ OBJEKT: IO 110	
VEDOUCÍ PROJEKTANT: ING. ARCH. ALEŠ BURIAN	FIRMA:
ZODPOVĚDNÝ PROJEKTANT: ING. PAVEL KLEIN	 Projektování elektrických zařízení Ing. Pavel Klein klein.p@seznam.cz IČO: 766 02 656
VYPRACOVAL: ING. PAVEL KLEIN	
KONTROLOVAL: ING. PAVEL KLEIN	
NÁZEV VÝKRESU: SITUACE	DATUM: PROSINEC 2018
	MĚŘÍTKO: 1:200
	PARÉ: ČÍSLO VÝKRESU: IO110.101