


LEGENDA ZNAČEK


LAN		KABELOVÁ SKŘÍŇ M151b
		DATOVÝ ROZVADĚČ
		ZÁSUVKA 2xRJ45
		PODLAHOVÁ KR. 2x ZÁSUVKA 2xRJ45
PZTS		DVEŘNÍ HLÁŠKA IP
		EL. ZÁMEK
		ÚSTŘEDNA PZTS
		MODUL PRO 8MK
PZTS		ŘÍDICÍ MODUL PRO ČTEČKU
		POSILOVÝ ZDROJ 12V + AKU
		KLÁVESNICE LCD
		INFRAČERVENÉ PROSTOROVÉ ČIDLO / S DLOUHÝM DOSAHEM
CCTV		OPTICKOAKUSTICKÉ ČIDLO
		MAGNETICKÝ KONTAKT
		AKUSTICKO-OPTICKÁ SIGNALIZACE
		BEZKONTAKTNÍ ČTEČKA RFID
MOBILNÍ		KAMERA VNITŘNÍ/OTOČNÁ
		ZÁZNAMOVÉ ZAŘÍZENÍ
		MONITOR
		SIGNALIZACE WC IMOBILNÍ
MR		PRÍVLÁČVACÍ TLAČÍTKO
		REPRODUKTOR NÁSTĚNNÝ
		REPRODUKTOR V POHLEDU
		MIKROFONNÍ PULT

POZNÁMKA

ZNAČENÍ DATOVÝCH ZÁSUVEK

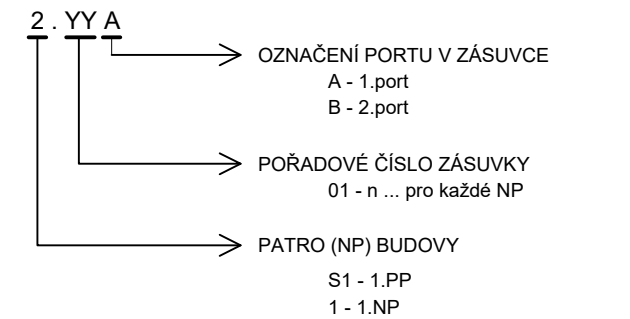

PRACOVNÍ "HNÍZDO" ZÁSUVEK

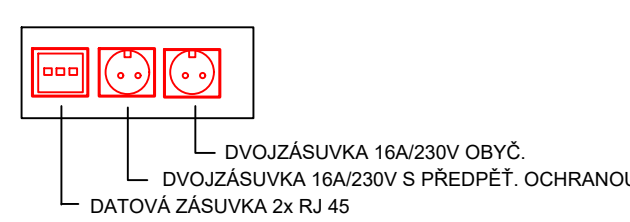

LEGENDA MÍSTNOSTÍ 1PP

Č.M.	ÚČEL MÍSTNOSTI	PLOCHA (m2)
0.01	CHODBA	29,16
0.02	WC PERSONÁL	3,24
0.03	SÁTKA M - 18skříněk	7,35
0.04	SOC. ZÁŽEMÍ MUŽI	2,60
0.05	SÁTKA Z - 18skříněk	7,35
0.06	SOC. ZÁŽEMÍ ŽENY	2,60
0.07	PRÁDELNA	11,73
0.08	CHEMIE	13,02
0.09	DÍLNA	18,75
0.10	SKLAD UDRŽBY	9,97
0.11	HLAVNÍ ROZVODNA	3,59
0.12	HLAVNÍ ROZVODNA	1,65
0.13	TECHNOLOGICKÁ MÍSTNOST	22,77
0.14	STROJOVNA VZT	156,86
0.15	KOTELNA	33,89
0.16	VSTUP TECHNOLOGIE	25,79
0.17	TECHNOLOGIE	850,55
0.18	PRÍVODNÍ KANÁL VZT	41,41
		1 242,3...

POZNÁMKA

HLAVNÍ KABELOVÉ ROZVODY SLP

UMÍSTĚNÍ ČIDEL PZTS - ČIDLA PIR 220cm OD ÚROVNĚ PODLAHY
MAGNETICKÉ KONTAKTY - HORNÍ RÁM DVEŘÍ
KLÁVESNICE 140cm OD ÚROVNĚ PODLAHY
POŽÁRNÍ DETEKTORY NA STROPE

ZÁSUVKY SK BUDOU UMÍSTĚNÝ DLE ZÁSUVK NN
KABELAŽ BUDE ULOŽENA POD OMÍTKOU V EL. TRUBKÁCH PVC
STOUPACÍ TRASA

0,000 = 210,50 m n.m. B.p.v.

INVESTOR: MĚSTO ZNOJMO, OBROKOVÁ 1/12 ZNOJMO 669 22

KRYTÝ BAZÉN, ZNOJMO

STUPEŇ: DOKUMENTACE PRO STAVEBNÍ POVOLENÍ

AUTOR:

ING. ARCH. ALEŠ BURIAN
ING. ARCH. GUSTAV KRÁVINKA

GENERÁLNÍ PROJEKTANT:

ARCHITEKTONICKÁ KANCELÁŘ
BURIAN - KRÁVINKA, s.r.o.
KALVODŮVKA 13, 602 00 BRNO
TEL.: 543 210 817 WWW.BURIAN-KRAVINKA.CZ

D.1.4.7 SLABOPROUDÁ ZAŘÍZENÍ

STAVEBNÍ OBJEKT:

SO 101

VEDOUČÍ PROJEKTANT: ING. ARCH. ALEŠ BURIAN

ZODPOVĚDNÝ PROJEKTANT: ING. ARCH. ALEŠ BURIAN

VYPRACOVAL: Bc. VIT NEBENFÜHR

KONTROLOVAL: JOSEF LOUB

FIRMA:

JOSEF LOUB
BOŽENY NĚMČOVÉ 270
679 02 RAJEC JEŠTĚBŮ
Tel.: +420 605 562 508

NÁZEV VÝKRESU:

DATUM: PROSINEC 2018

PŮDORYS 1.PP

MĚŘÍTKO:

1:100

PAR:

ČÍSLO VÝKRESU:

02 - SLP