


DETAIL VZT ZAŘÍZENÍ

M 1:50


VZT JEDNOTKA

PRAVÉ (10/0)
PROVEDENÍ:

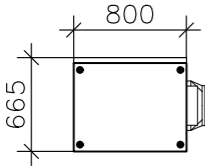




VZT JEDNOTKA

LEVÉ (11/0)
PROVEDENÍ:

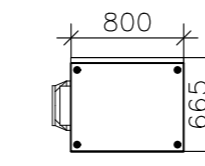


- e2... VÝSTUP ČERSTVÉHO FILTROVANÉHO VZDUCHU DO MÍSTNOSTI
- e1... SÁNÍ ČERSTVÉHO VENKOVNÍHO VZDUCHU
- i1... SÁNÍ ODPADNÍHO VZDUCHU Z MÍSTNOSTI
- i2... VÝSTUP ODPADNÍHO VZDUCHU DO VENKOVNÍHO PROSTŘEDÍ

TYPOVÝ ZÁKRYT – PRO VERTIKÁLNÍ PROVEDENÍ, U HORIZONTÁLNÍHO PROSTUPU JSOU VRSTVY IZOLACÍ IDENTICKÉ POTRUBÍ SE OHÝBÁ DO JEDNÉ VÝŠKOVÉ ÚROVNĚ VEDLE SEBE

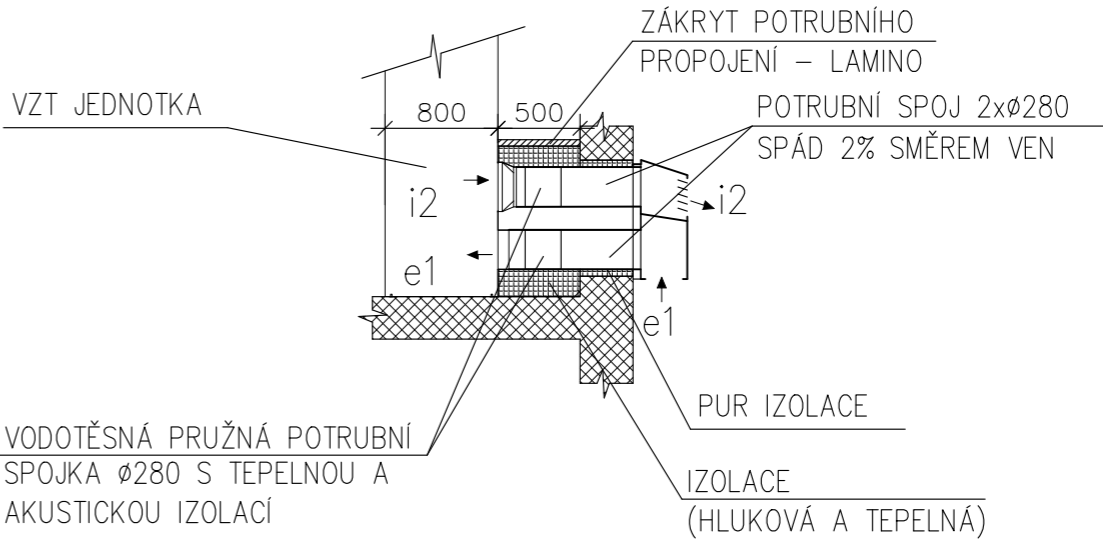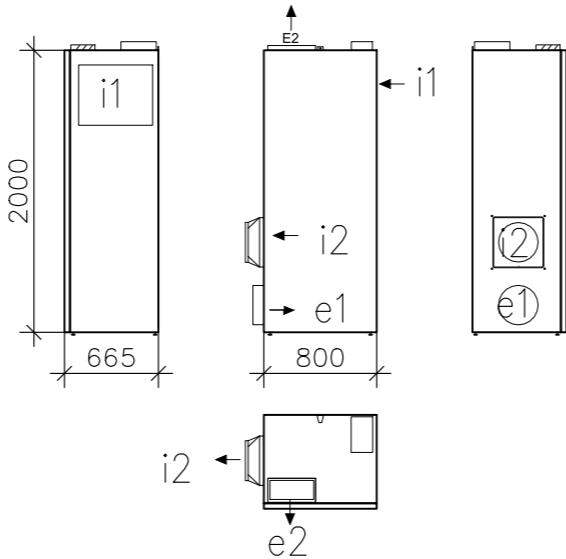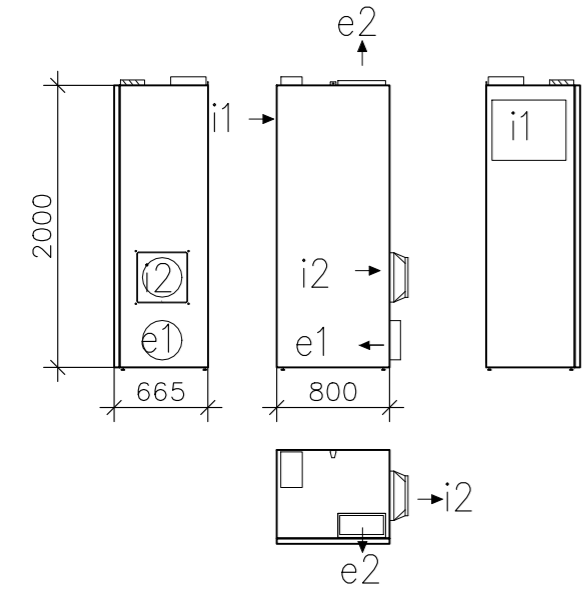

FASÁDNÍ MŘÍŽKA –VERTIKÁLNÍ PROVEDENÍ

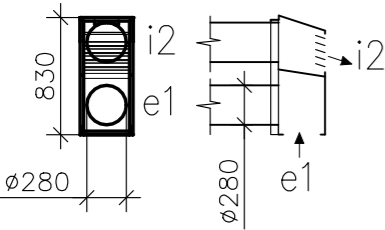

FASÁDNÍ MŘÍŽKA –HORIZONTÁLNÍ PROVEDENÍ



	ZODPOVĚDNÝ PROJEKTANT JINDŘICH NIESSNER	VYPRACOVAL Ing. MICHAL HAVLÍČEK ml.	KRP GROUP s.r.o. sídlo: Českokobratrská 1403/2, Ostrava 702 00 Moravská Ostrava zastoupena: Jindřich Niessner tel./fax: +420 605 436 222 e-mail: niessner@krpgroup.cz IČ: 278 05 514 (zapsána v obchodním rejstříku vedeném Krajským soudem v Ostravě, oddíl C, vložka 52309) www.krpgroup.cz	
	PROJEKTANT Ing. MICHAL HAVLÍČEK ml.	KONTROLOVAL Ing. MICHAL HAVLÍČEK		
STAVEBNÍK (VLASTNÍK OBJEKTU) Statutární město Ostrava, městský obvod Slezská Ostrava Těšínská 138/35, 710 16 Ostrava-Slezská Ostrava, IČ:00845451			DATUM IV / 2018	
MÍSTO STAVBY Chrustova 1418/24, 713 00 Slezská Ostrava, parc.č. 5036, k.ú. Slezská Ostrava			ZAKÁZKA č. / 18	
NÁZEV STAVBY (DÍLO) INSTALACE NUCENÉHO VĚTRÁNÍ S REKUPERACÍ TEPLA V ZŠ CHRUSTOVA 1418/24			FORMÁT 2 x A4	
STAVEBNÍ OBJEKT (SO)			STUPĚN PD DPS	PARÉ
ČÁST DOKUMENTACE D.1.4 - VZDUCHOTECHNIKA			MĚŘÍTKO 1 : 100	
DOKUMENT DETAIL VZT ZAŘÍZENÍ			ČÍSLO DOKUMENTU D.1.4-104	