

LEGENDA EL. VEDENÍ

- kabelové vedení NN, nové
- uzemňovací vedení
- kabelová chránička
- stáv. kabel NN
- stáv. venkovní vedení NN - demontáž
- kabelový prolak

LEGENDA EL. PRVKŮ

- veřejné osvětlení (sloupek se svítidlem)
- svítidlo samostatné
- betonový stožár jednoduchý
- uzemnění
- pojistková skříň

LEGENDA INŽENÝRSKÝCH SÍTÍ



- rozvod vody
- kanalizace
- rozvod plynu
- sálavací vedení

Proudová soustava : VN - 3-50Hz, 22 000 V
NN - 3PEN-50Hz, 230/400 V
Ochrana před nebezpečným dotykem neživých částí:
VN - zemněním - IT
NN - samočinným odpojením od zdroje TN-C

Návrhová oblast : NI

Stávající zařízení NN je značeno černou barvou.
Plánované zařízení NN je značeno zelenou barvou.

Vypracoval:	Ing. Antonín Popelka	Zodp. projektant:	Ing. Jiří Štěrba
Místo stavby:	Těšov	Kraj:	Zlínský
Investor:	Město Uherský Brod		
Název stavby:	Těšov, obnova NN, kabel NN, připojení kabelu VO		
Druh přílohy:	Situace		
Číslo stavby:	PD18/42	Název souboru:	TISK NN.dgn
Datum:	7/2019	Formát výkresu:	A2
Měřítko:	1:500	Číslo výkresu:	C2a

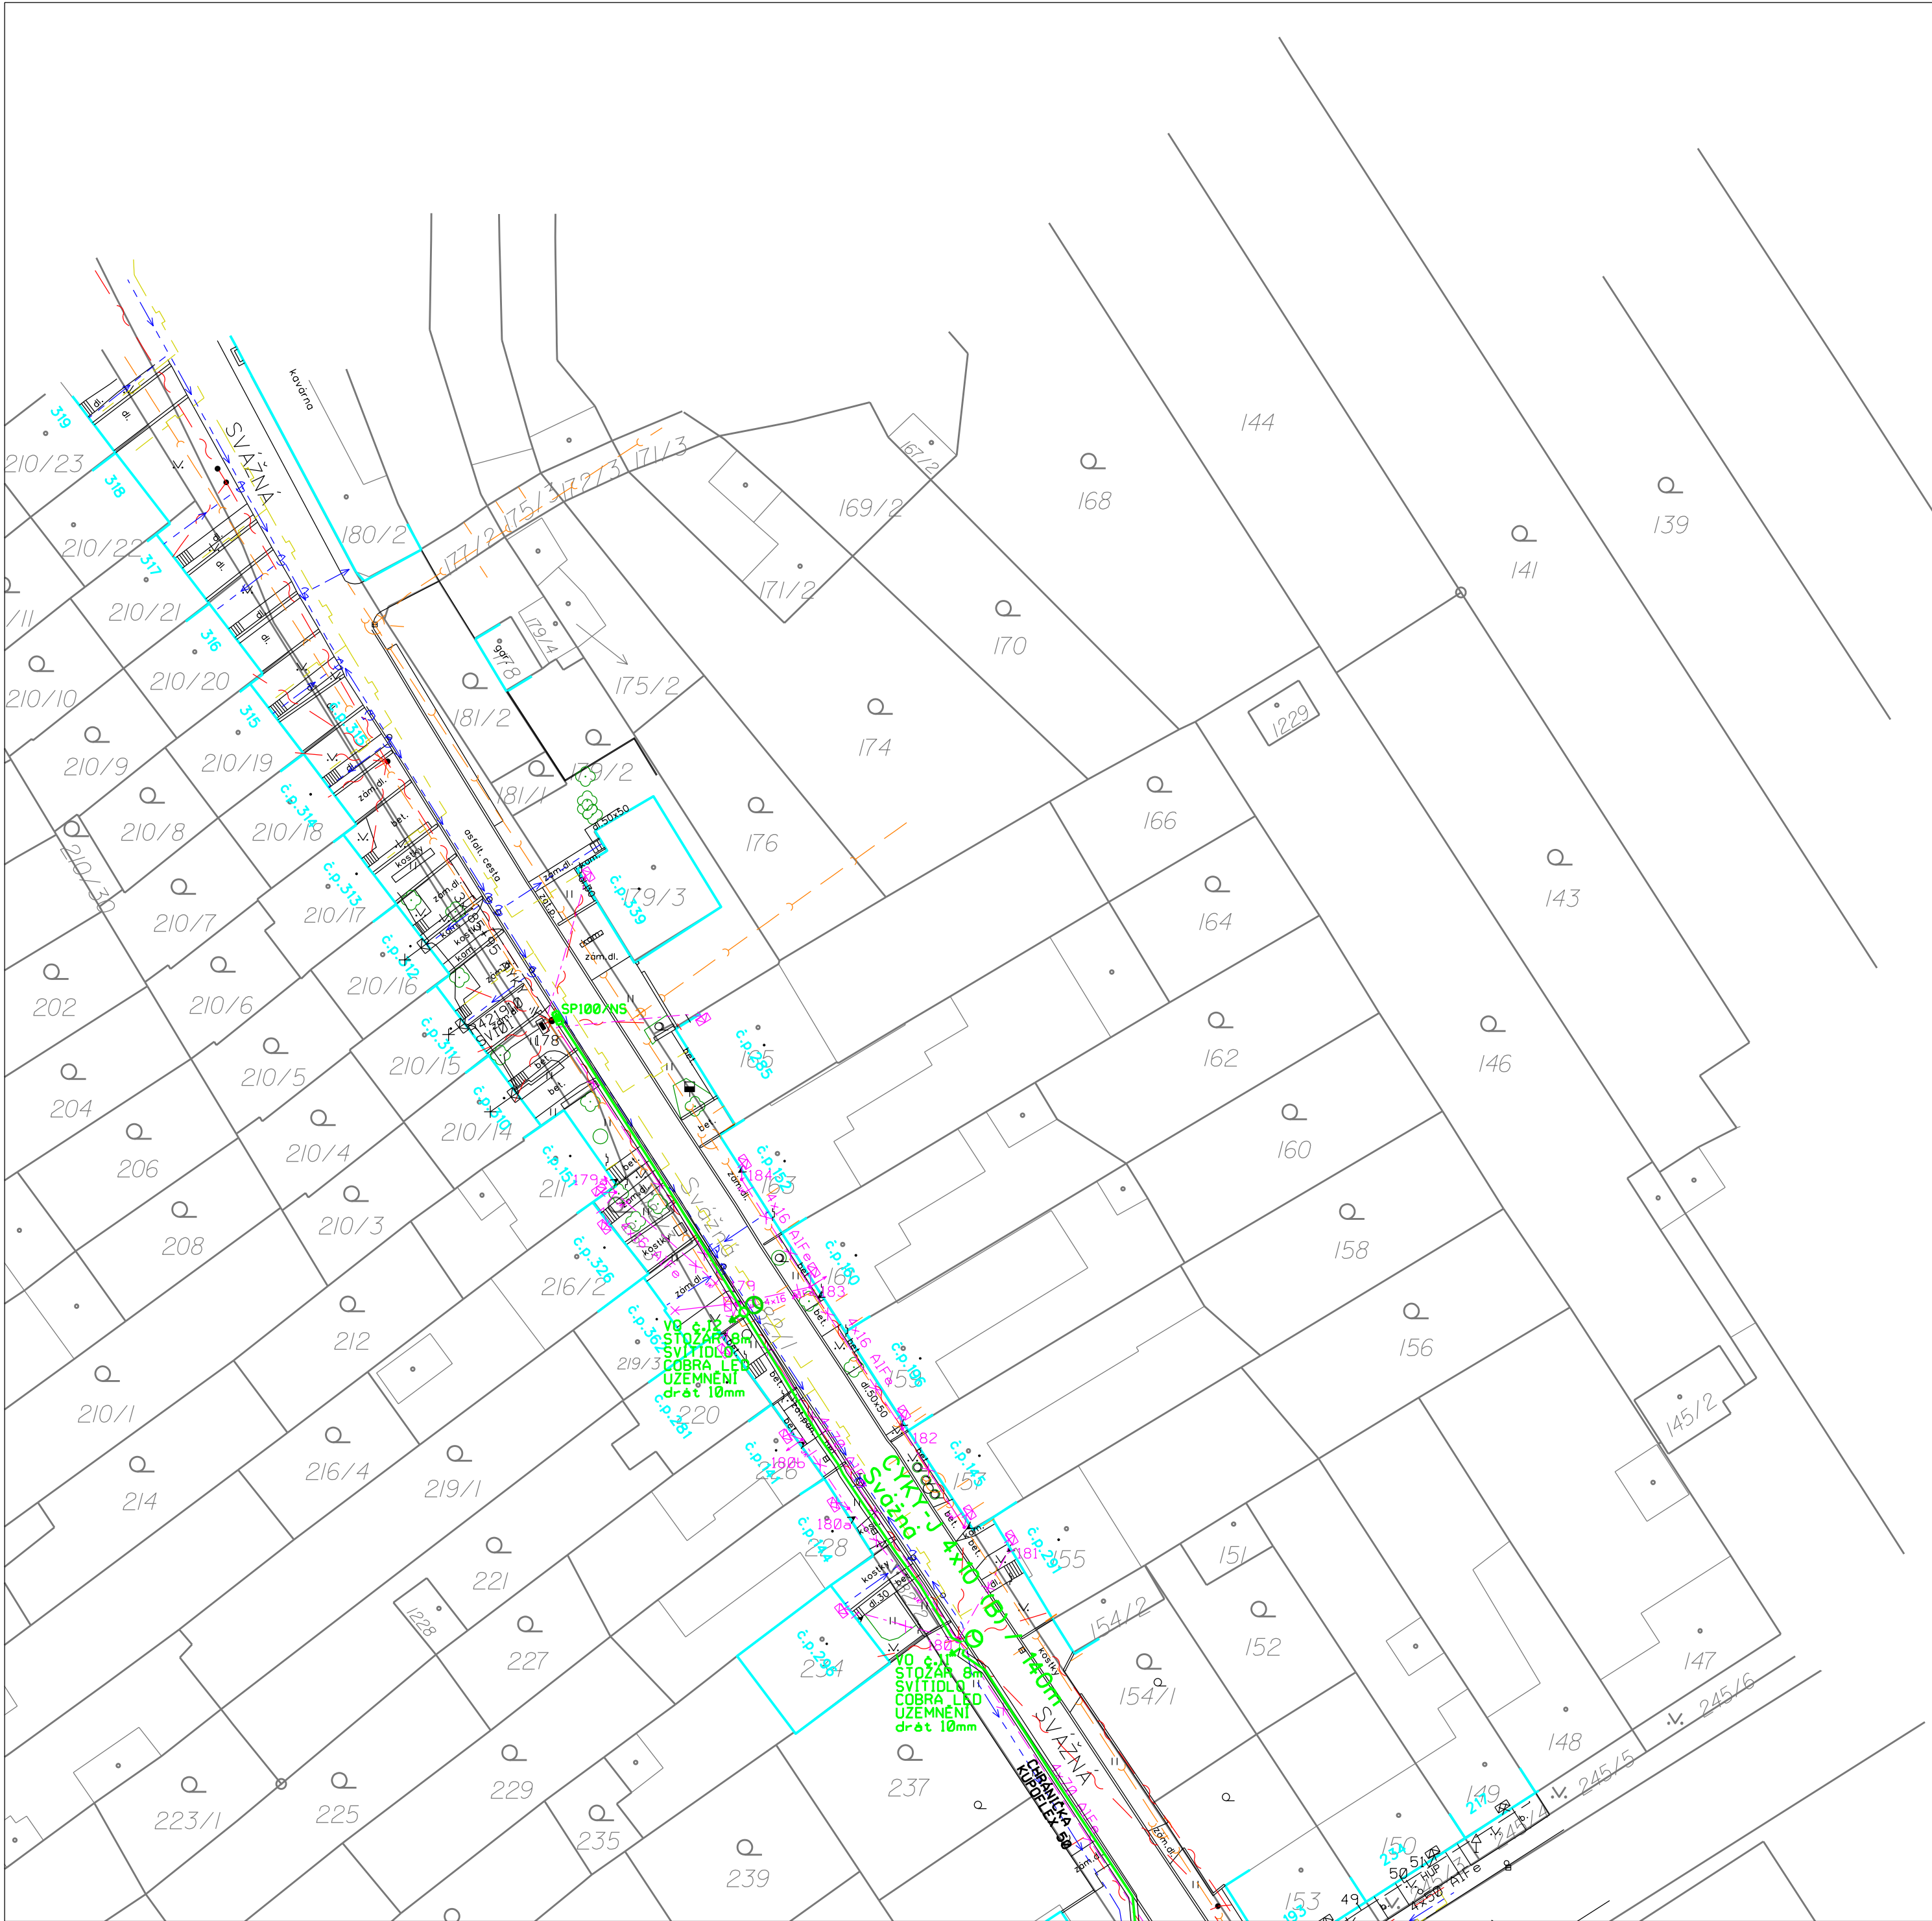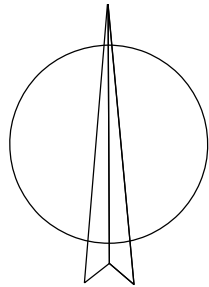

- LEGENDA EL. VEDENÍ**
- kabelové vedení NN, nové
 - uzemňovací vedení
 - kabelová chránička
 - stáv. kabel NN
 - stáv. venkovní vedení NN - demontáž
 - kabelový protlak


- LEGENDA EL. PRVKŮ**
- veřejné osvětlení (sloupek se svítidlem)
 - svítidlo samostatné
 - betonový stožár jednoduchý
 - uzemnění
 - pojistková skříň

- LEGENDA INŽENÝRSKÝCH SÍTÍ**
- rozvod vody
 - kanalizace
 - rozvod plynu
 - sdělovací vedení

Proudová soustava : VN - 3~50Hz, 22 000 V
NN - 3PEN+50Hz, 230/400 V
Ochrana před nebezpečným dotykem neživých částí:
VN - zemněním - IT
NN - samočinným odpojením od zdroje TN-C

Námozová oblast : N1

Stávající zařízení NN je značeno černou barvou.
Plánované zařízení NN je značeno zelenou barvou.

Vypracoval :	Ing. Antonín Papelka	Zodp. projektant :	Ing. Jiří Štěrba	 PERFECT , spol. s r.o. Otrokovice, Zlínská 230 Elektromontáže, www.perfect.zlin.cz
Místo stavby :	Těšov	Kraj :	Zlínský	
Investor :	Město Uherský Brod			
Název stavby :	Těšov, obnova NN, kabel NN, připojení kabelu VO			
Druh přílohy :	Situace			Číslo stavby : PD18/42 Název souboru : TISK_NN.dgn Datum : 7/2019 Formát výkresu : A2 Měřítko : 1:500 Číslo výkresu : C2b