


PŮDORYS 2.NP - STÁVAJÍCÍ STAV

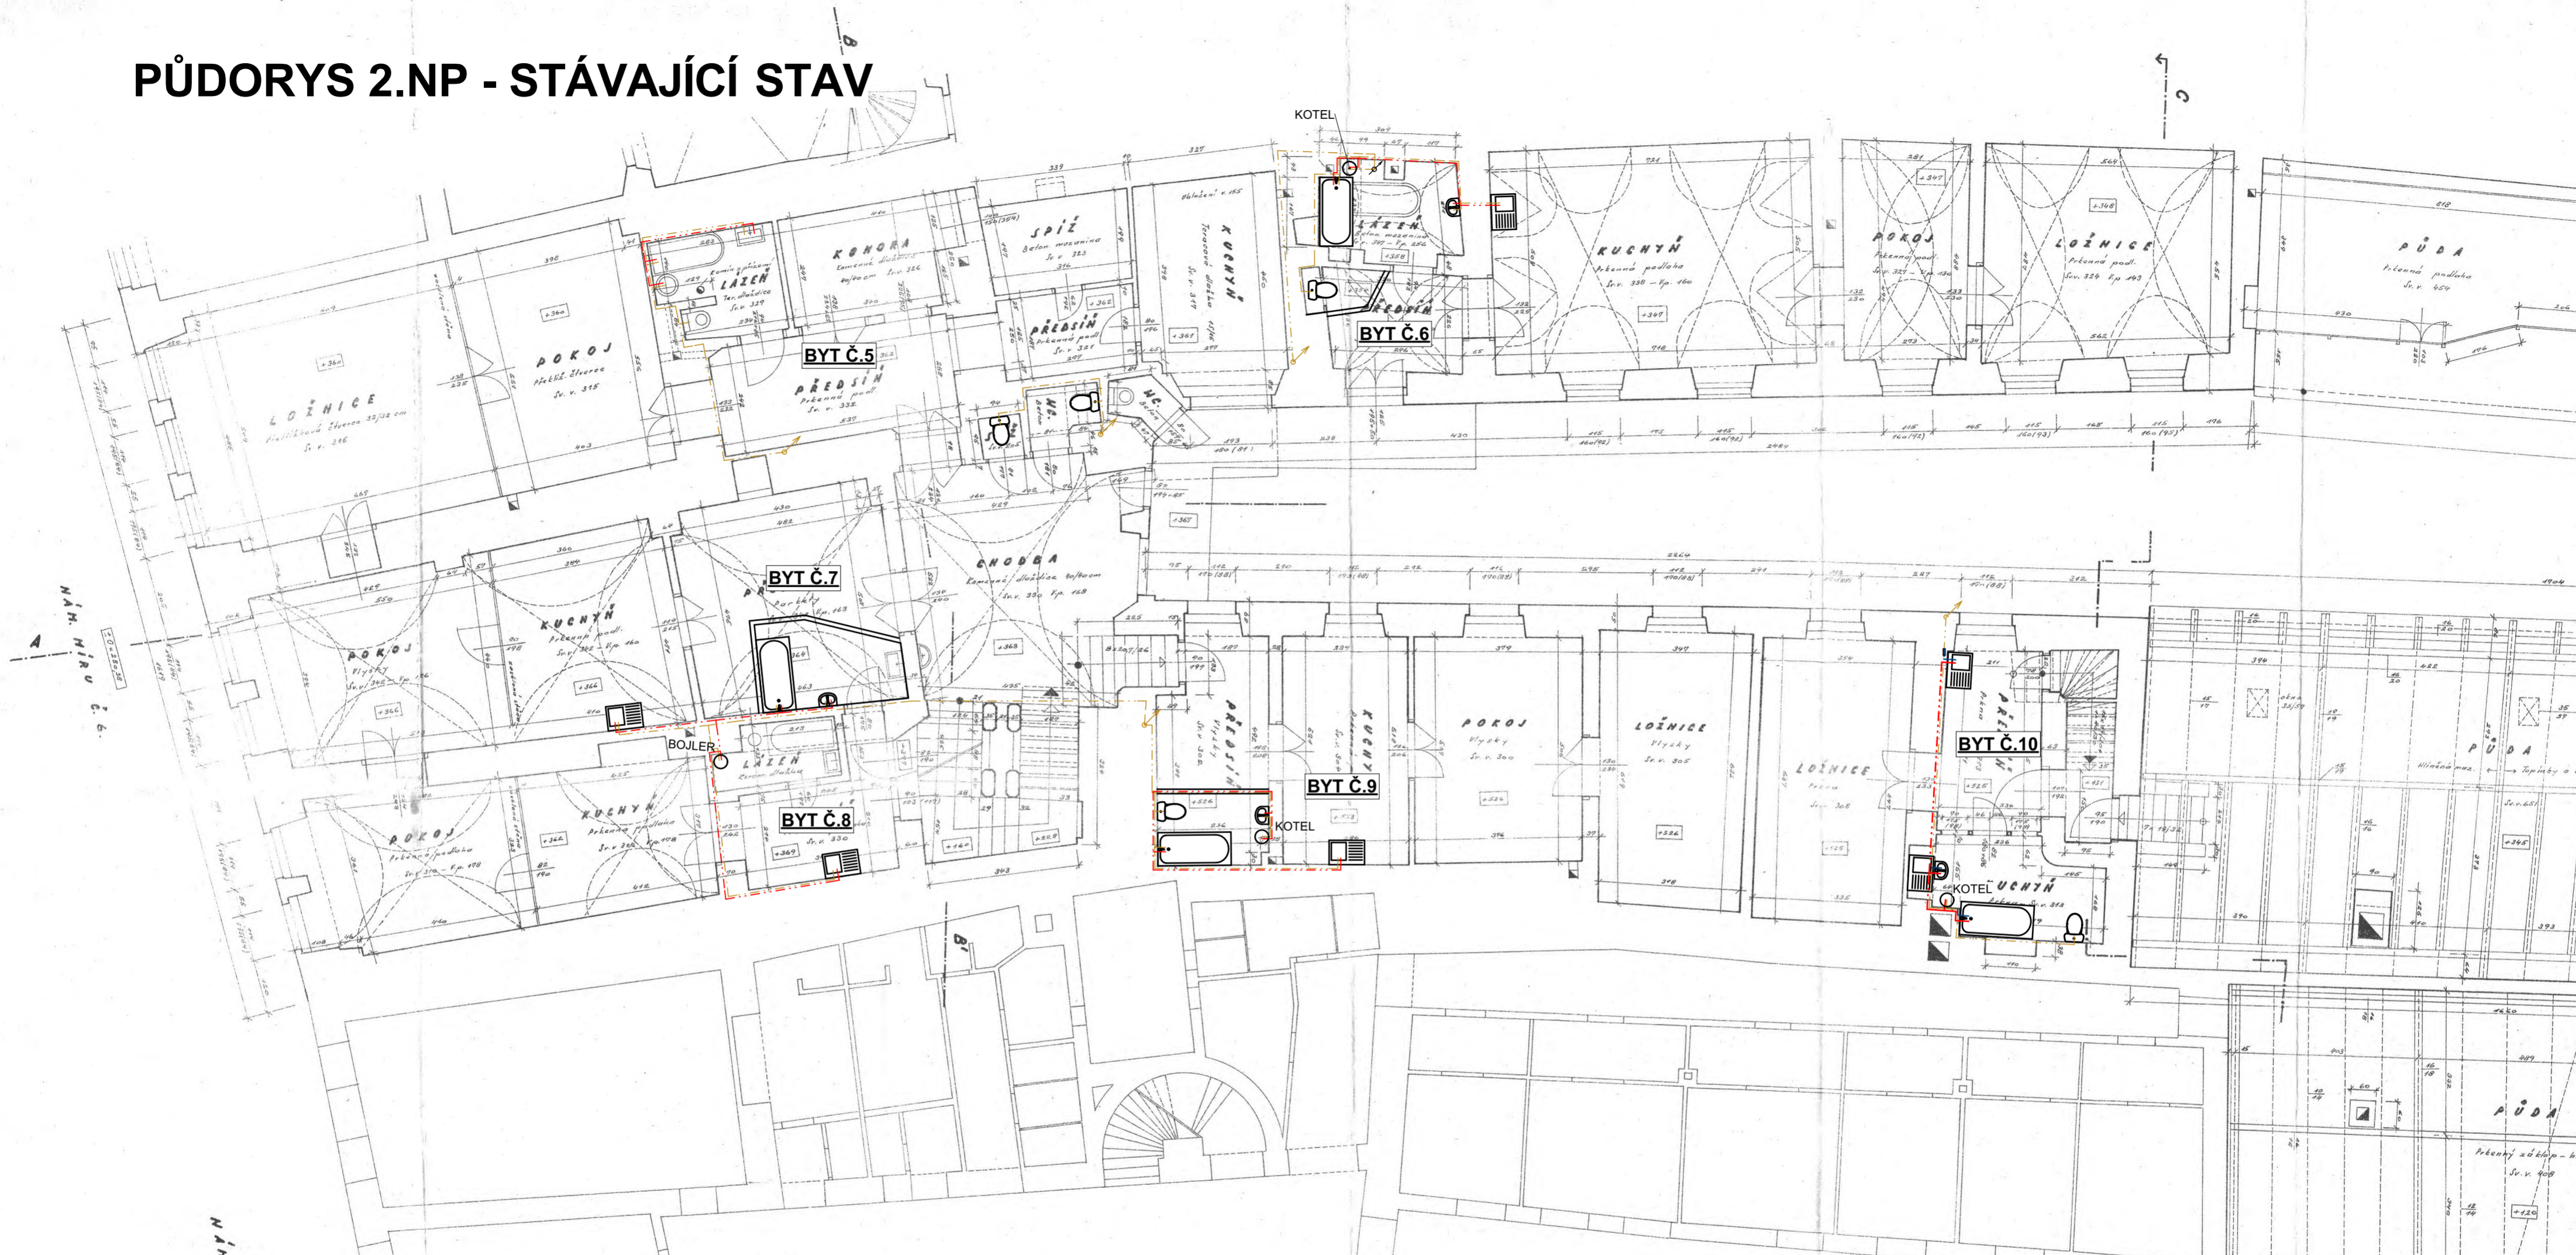

INVESTOR	PROJEKTANT STAVBY	ČÍSLO PARÉ	AUTORIZAČNÍ RAZÍTKO
SPRÁVA NEMOVITOSTÍ MĚSTA ZNOJMA PONTASSIEVSKÁ 14,ZNOJMO 66902			
DOKUMENTACE STAVBY			
HIP:	Ing. Petr Pokorný	Vypracoval:	Luboš Konvalina
Zodp. projektant:	Ing. Petr Pokorný	Kontrola:	Ing. Petr Pokorný
Místo stavby:	č.p. 6 Masarykovo náměstí, Znojmo		
Kraj:	JIHOHMORAVSKÝ		
Katastrální území:	ZNOJMO MĚSTO		
Název stavby:	REKONSTRUKCE ROZVODŮ VODY V BYTOVÉM DOMĚ č.p. 6 Masarykovo náměstí, Znojmo		
Název výkresu:	PUDORYS 2NP - STÁVAJÍCÍ STAV		Číslo výkresu: 2
			VODOHOSPODÁŘSKÁ A STAVEBNÍ PROJEKCE U DOMOVNÍ 5, 669 02 ZNOJMO tel. fax: +420 512 249 102, e-mail: vhp@vhpprojekt.cz
			Formát: 2 x A4 Datum: 1/2016 Stupeň: DS Číslo zakázky: 0-151229 Měřítko: 1:100