


PŮDORYS 3.NP - STÁVAJÍCÍ STAV

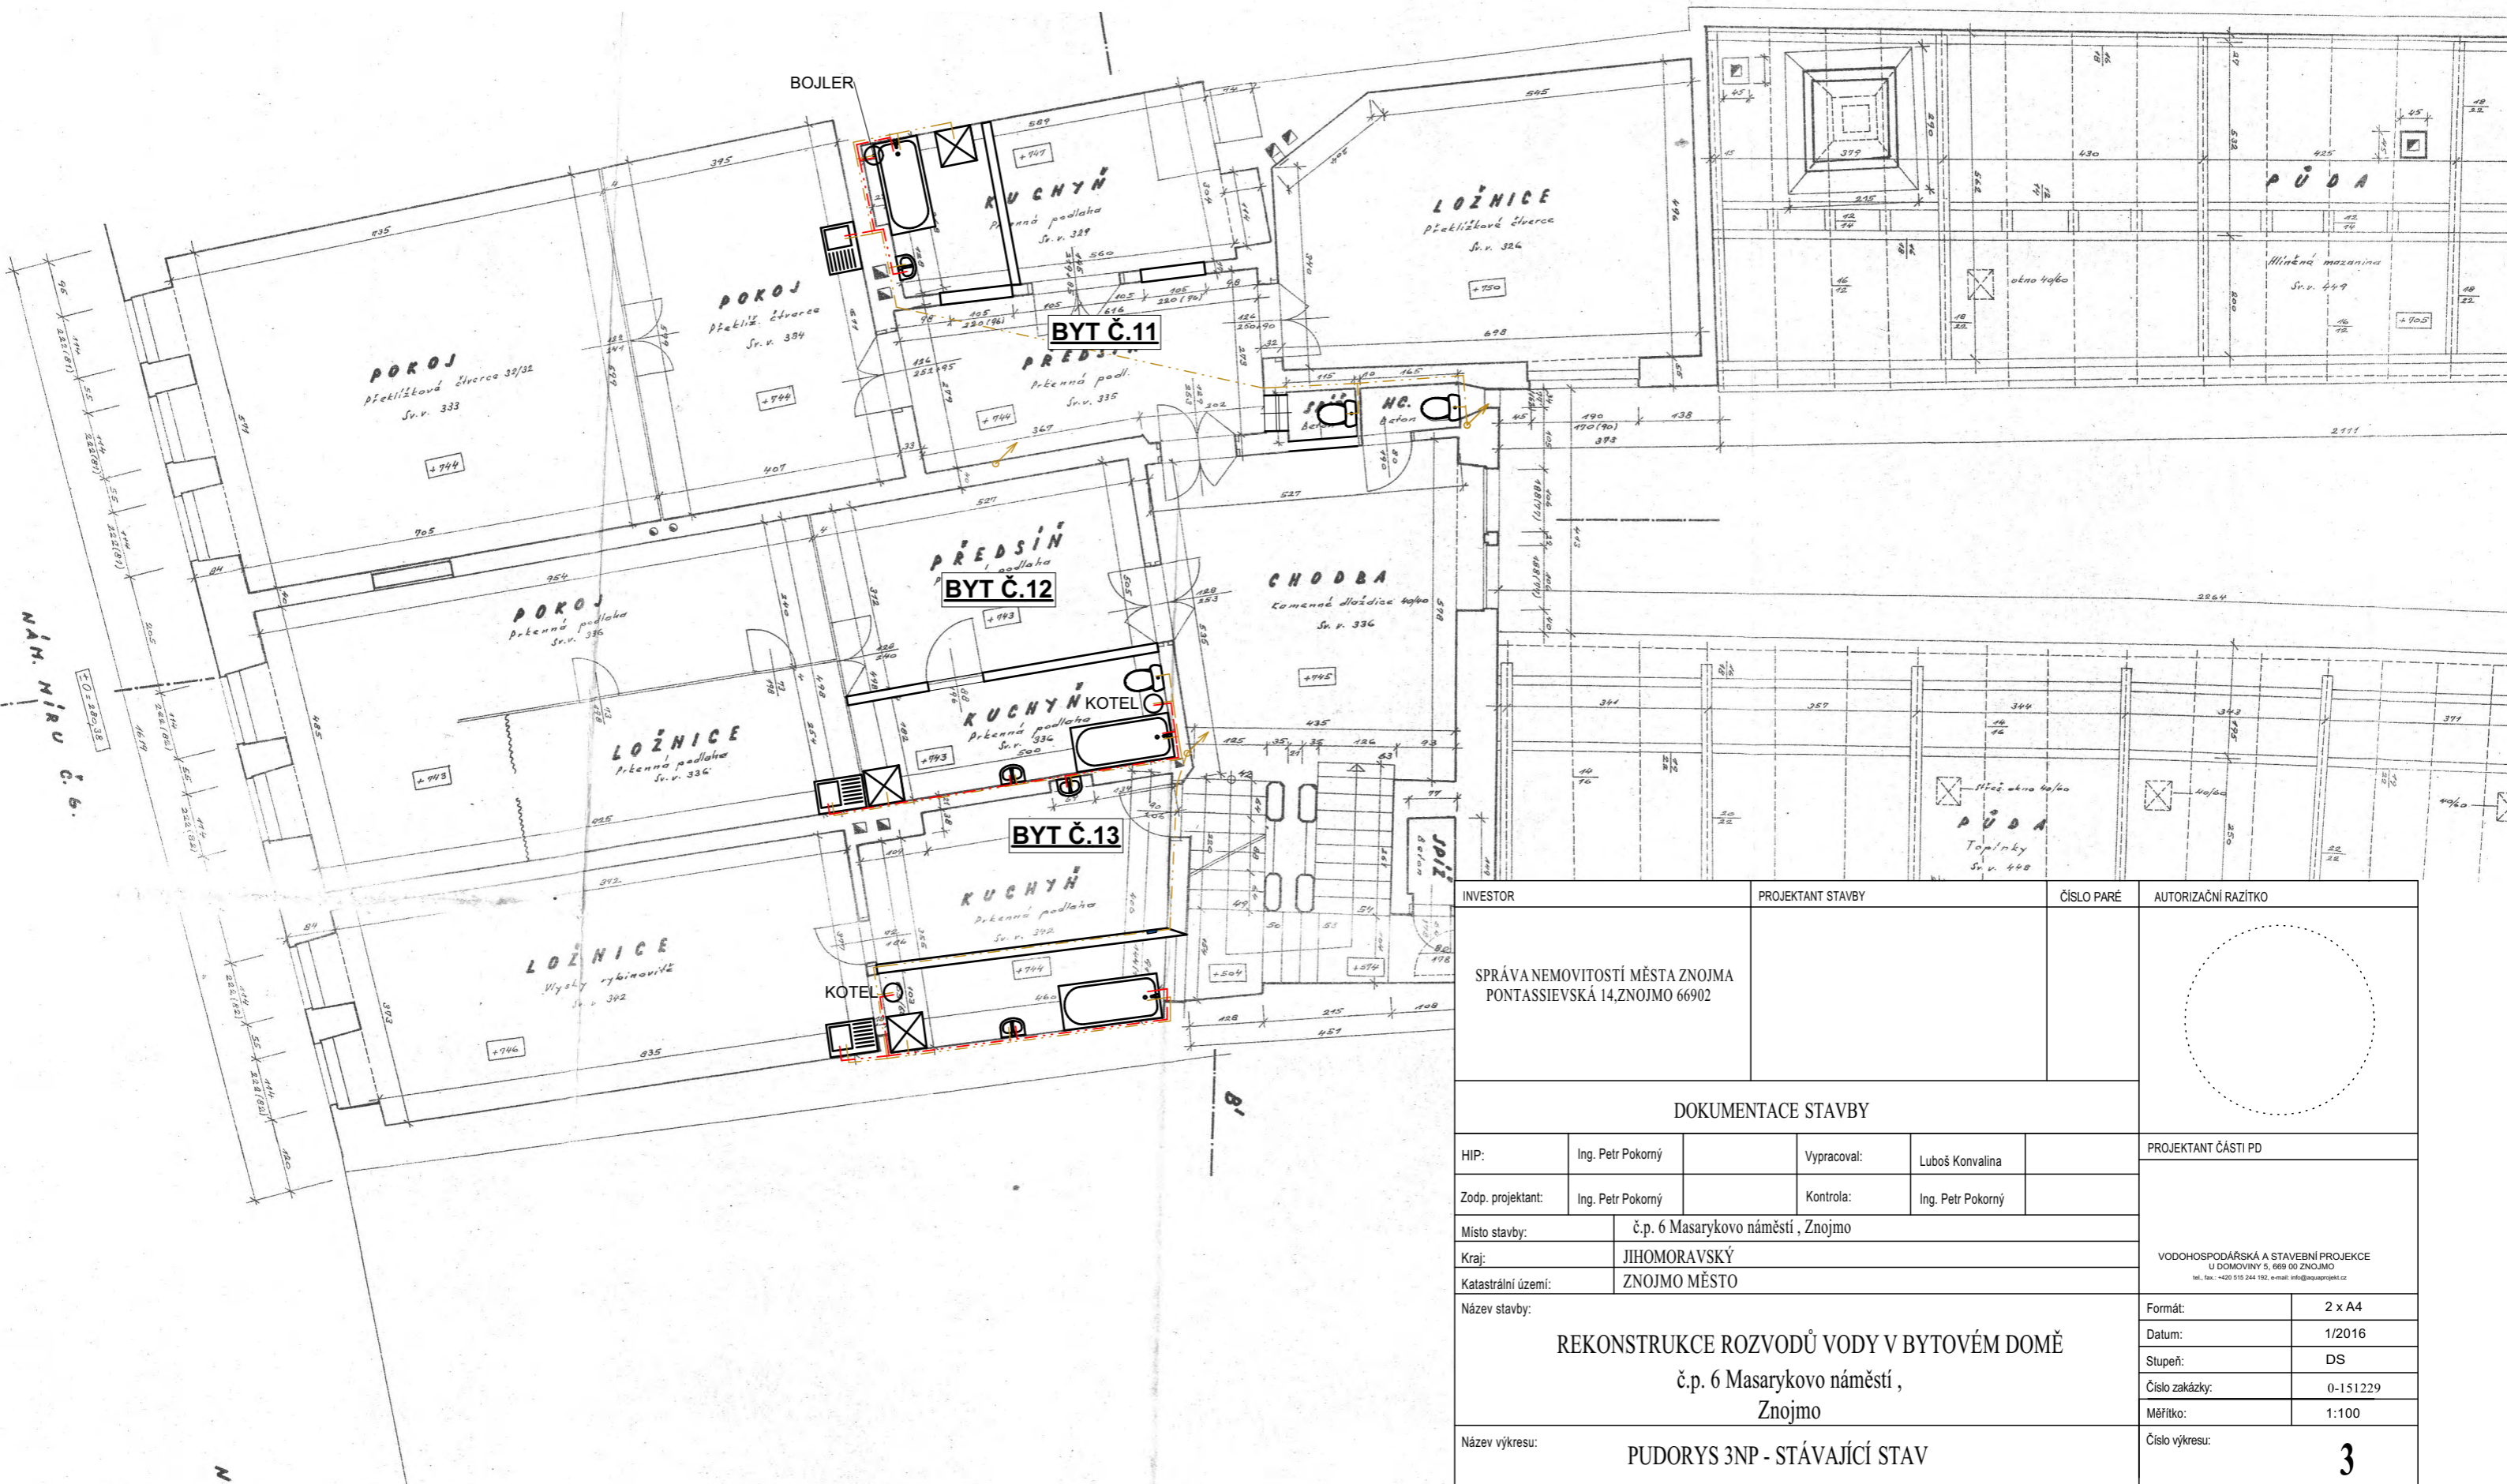

| | | | | | |
|-----------------------------------------------------------------|----------------------------------------------------------------------------------|-------------------|-------------------|---------------------|-------------------------------------------------------------------------------------------------------------------------------|
| INVESTOR | | PROJEKTANT STAVBY | | ČÍSLO PARÉ | AUTORIZAČNÍ RAZÍTKO |
| SPRÁVA NEMOVITOSTÍ MĚSTA ZNOJMA PONTASIEVSKÁ 14,ZNOJMO 66902 | | | | | |
| DOKUMENTACE STAVBY | | | | | |
| HIP: | Ing. Petr Pokorný | Vypracoval: | Luboš Konvalina | PROJEKTANT ČÁSTI PD | |
| Zodp. projektant: | Ing. Petr Pokorný | Kontrola: | Ing. Petr Pokorný | | |
| Místo stavby: | č.p. 6 Masarykovo náměstí, Znojmo | | | | |
| Kraj: | JIHOMORAVSKÝ | | | | |
| Katastrální území: | ZNOJMO MĚSTO | | | | |
| Název stavby: | REKONSTRUKCE ROZVODŮ VODY V BYTOVÉM DOMĚ č.p. 6 Masarykovo náměstí, Znojmo | | | | VODOHOSPODÁŘSKÁ A STAVEBNÍ PROJEKCE U DOMOVINY 5, 669 02 ZNOJMO tel. fax: +420 515 244 192, e-mail: info@aquaprojekt.cz |
| Název výkresu: | PUDORYS 3NP - STÁVAJÍCÍ STAV | | | | Formát: 2 x A4 Datum: 1/2016 Stupeň: DS Číslo zakázky: 0-151229 Měřítko: 1:100 |
| | | | | | 3 |