


LEGENDA

GRAF. ZNAČKA	OZN.	POPIS
	SV	STUDENÁ PITNÁ VODA, PLASTOVÉ P. PP-RCT
	TV	TEPLÁ VODA, PLASTOVÉ POTRUBÍ PP-RCT
	PL	PLYNOVÉ POTRUBÍ, OCEL POZINKOVANÁ

LEGENDA ZAŘIZOVACÍCH PŘEDMĚTŮ

OZN.	POPIS
U	UMYVADLO
WC	KLOZET
SP	SPRCHA
D	DŘEZ
M	MYČKA
PK	PLYNOVÝ KOTEL S OH

SITUACE

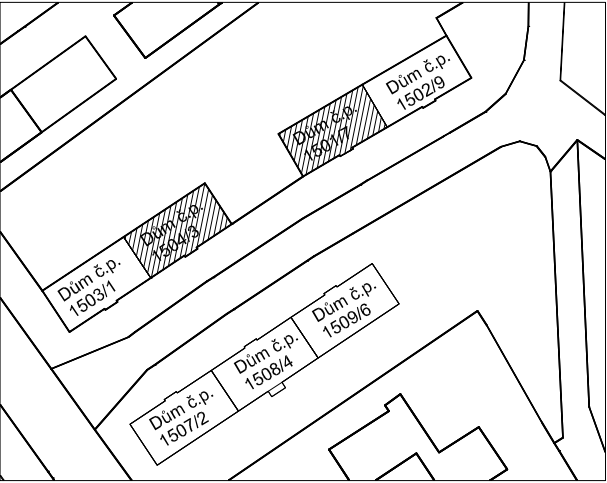

Zodpovědný projektant	Ing. Vladimír Hořelka	<div>Made 4 BIM s.r.o.</div> <div>Varšavská 1866/103 Ostrava-Hulváky, 709 00 IČ: 06923321 tel. 777 189 376 pavelklus@gmail.com</div>
Vypracoval	Ing. Jolanta Sabelová	
Investor: Statutární město Ostrava, městský obvod Slezská Ostrava Těšínská 138/35, 710 16 Ostrava-Slezská Ostrava		Datum září 2020
Název akce: „Regenerace bytového fondu Mírová Osada ulice Sionkova a ulice 8. března“		Stupeň PD DPS
Místo: Sionkova 1504/3, 713 00 Slezská Ostrava		Formát A3
Název výkresu: Vodovod a plynovod - Axonometrie		Měřítko 1:50
		Číslo výkresu D.1.4.1-10