


Tabulka místností 1.PP	
Č.	Název místnosti
001	Schodiště
002	Sklep
003	Sklep
004	Sklep
005	Sklep
006	Sklep
007	Sklep
008	Sklep
009	Sklep
010	Sklep
011	Sklep
012	Sklep

LEGENDA

GRAF. ZNAČKA	OZN.	POPIS
— · — · — · —	SV	STUDENÁ PITNÁ VODA, PLASTOVÉ POTRUBÍ PP-RCT
— · — · — · —	TV	TEPLÁ VODA, PLASTOVÉ POTRUBÍ PP-RCT
— + — + —	PL	PLYNOVÉ POTRUBÍ, OCEL POZINKOVANÁ

SITUACE

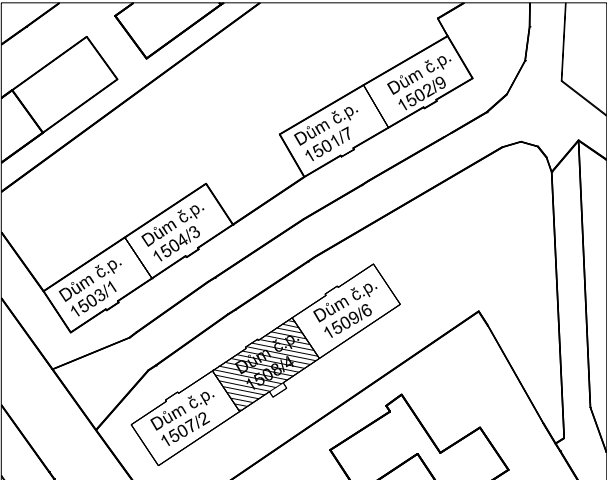

Zodpovědný projektant	Ing. Vladimír Hořelka	Made 4 BIM s.r.o. Varšavská 1866/103 Ostrava-Hulváky, 709 00 IČ: 06923321 tel. 777 189 376 pavelklus@gmail.com
Vypracoval	Ing. Jolanta Sabelová	
Investor:	Statutární město Ostrava, městský obvod Slezská Ostrava Těšínská 138/35, 710 16 Ostrava-Slezská Ostrava	Datum září 2020
Název akce:	„Regenerace bytového fondu Mírová Osada ulice Sionkova a ulice 8. března“	Stupeň PD DPS
Místo:	Sionkova 1508/4, 713 00 Slezská Ostrava	Formát A3
Název výkresu:	Vodovod a plynovod - Půdorys 1.PP	Měřítko 1:50
		Číslo výkresu D.1.4.1-7