


LEGENDA

GRAF. ZNAČKA	OZN.	POPIS
	K	KANALIZACE SPLAŠKOVÁ

LEGENDA ZAŘIZOVACÍCH PŘEDMĚTŮ

OZN.	POPIS
U	UMYVADLO
WC	KLOZET
SP	SPRCHA
D	DŘEZ
M	MYČKA
KO	KONDENZÁT OD PK

SITUACE

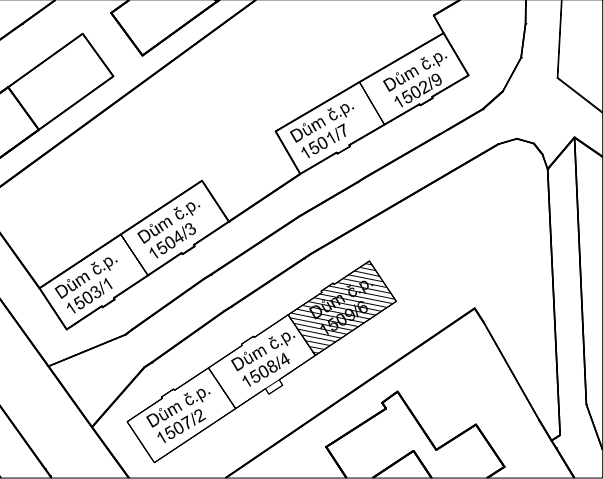

Zodpovědný projektant	Ing. Vladimír Hořelka	Made 4 BIM s.r.o. Varšavská 1866/103 Ostrava-Hulváky, 709 00 IČ: 06923321 tel. 777 189 376 pavelklus@gmail.com
Vypracoval	Ing. Jolanta Sabelová	
Investor:	Statutární město Ostrava, městský obvod Slezská Ostrava Těšínská 138/35, 710 16 Ostrava-Slezská Ostrava	Datum září 2020
Název akce:	„Regenerace bytového fondu Mírová Osada ulice Sionkova a ulice 8. března“	Stupeň PD DPS
Místo:	Sionkova 1509/6, 713 00 Slezská Ostrava	Formát A3
Název výkresu:	Kanalizace - Schéma	Měřítko 1:50
		Číslo výkresu D.1.4.1-6