


Tabulka místností 1.NP	
Č.	Název místnosti
101	Předsíň
102	Šatna
103	Komora
104	WC
105	Koupelna
106	Pokoj
107	Pokoj
108	Ob. pokoj
109	Kuchyně
110	Schodiště
111	Předsíň
112	Šatna
113	Komora
114	WC
115	Koupelna
116	Pokoj
117	Pokoj
118	Ob. pokoj
119	Kuchyně

LEGENDA		
GRAF. ZNAČKA	OZN.	POPIS
— · — · — · —	SV	STUDENÁ PITNÁ VODA, PLASTOVÉ P. PP-RCT
— · — · — · —	TV	TEPLÁ VODA, PLASTOVÉ POTRUBÍ PP-RCT
— + — + — +	PL	PLYNOVÉ POTRUBÍ, OCEL POZINKOVANÁ

LEGENDA ZAŘÍZOVACÍCH PŘEDMĚTŮ

OZN.	POPIS
U	UMYVADLO
WC	KLOZET
SP	SPRCHA
D	DŘEZ
M	MYČKA
PK	PLYNOVÝ KOTEL S OH

SITUACE

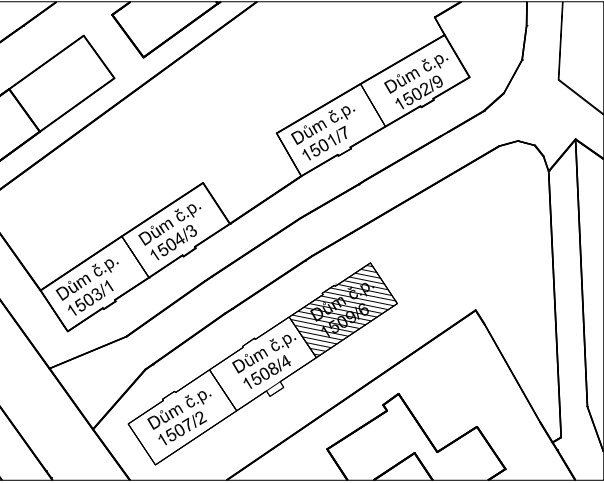

Zodpovědný projektant	Ing. Vladimír Hořelka	<div>Made 4 BIM s.r.o.</div> <div>Varšavská 1866/103 Ostrava-Hulváky, 709 00</div> <div>IČ: 06923321 tel. 777 189 376 pavelklus@gmail.com</div>
Vypracoval	Ing. Jolanta Sabelová	
Investor: Statutární město Ostrava, městský obvod Slezská Ostrava Těšínská 138/35, 710 16 Ostrava-Slezská Ostrava		Datum září 2020
Název akce: „Regenerace bytového fondu Mírová Osada ulice Sionkova a ulice 8. března“		Stupeň PD DPS
Místo: Sionkova 1509/6, 713 00 Slezská Ostrava		Formát A3
		Měřítko 1:50
Název výkresu: Vodovod a plynovod - Půdorys 1.NP		Číslo výkresu D.1.4.1-8