


VODOVOD A PLYNOVOD - PŮDORYS 2. NP

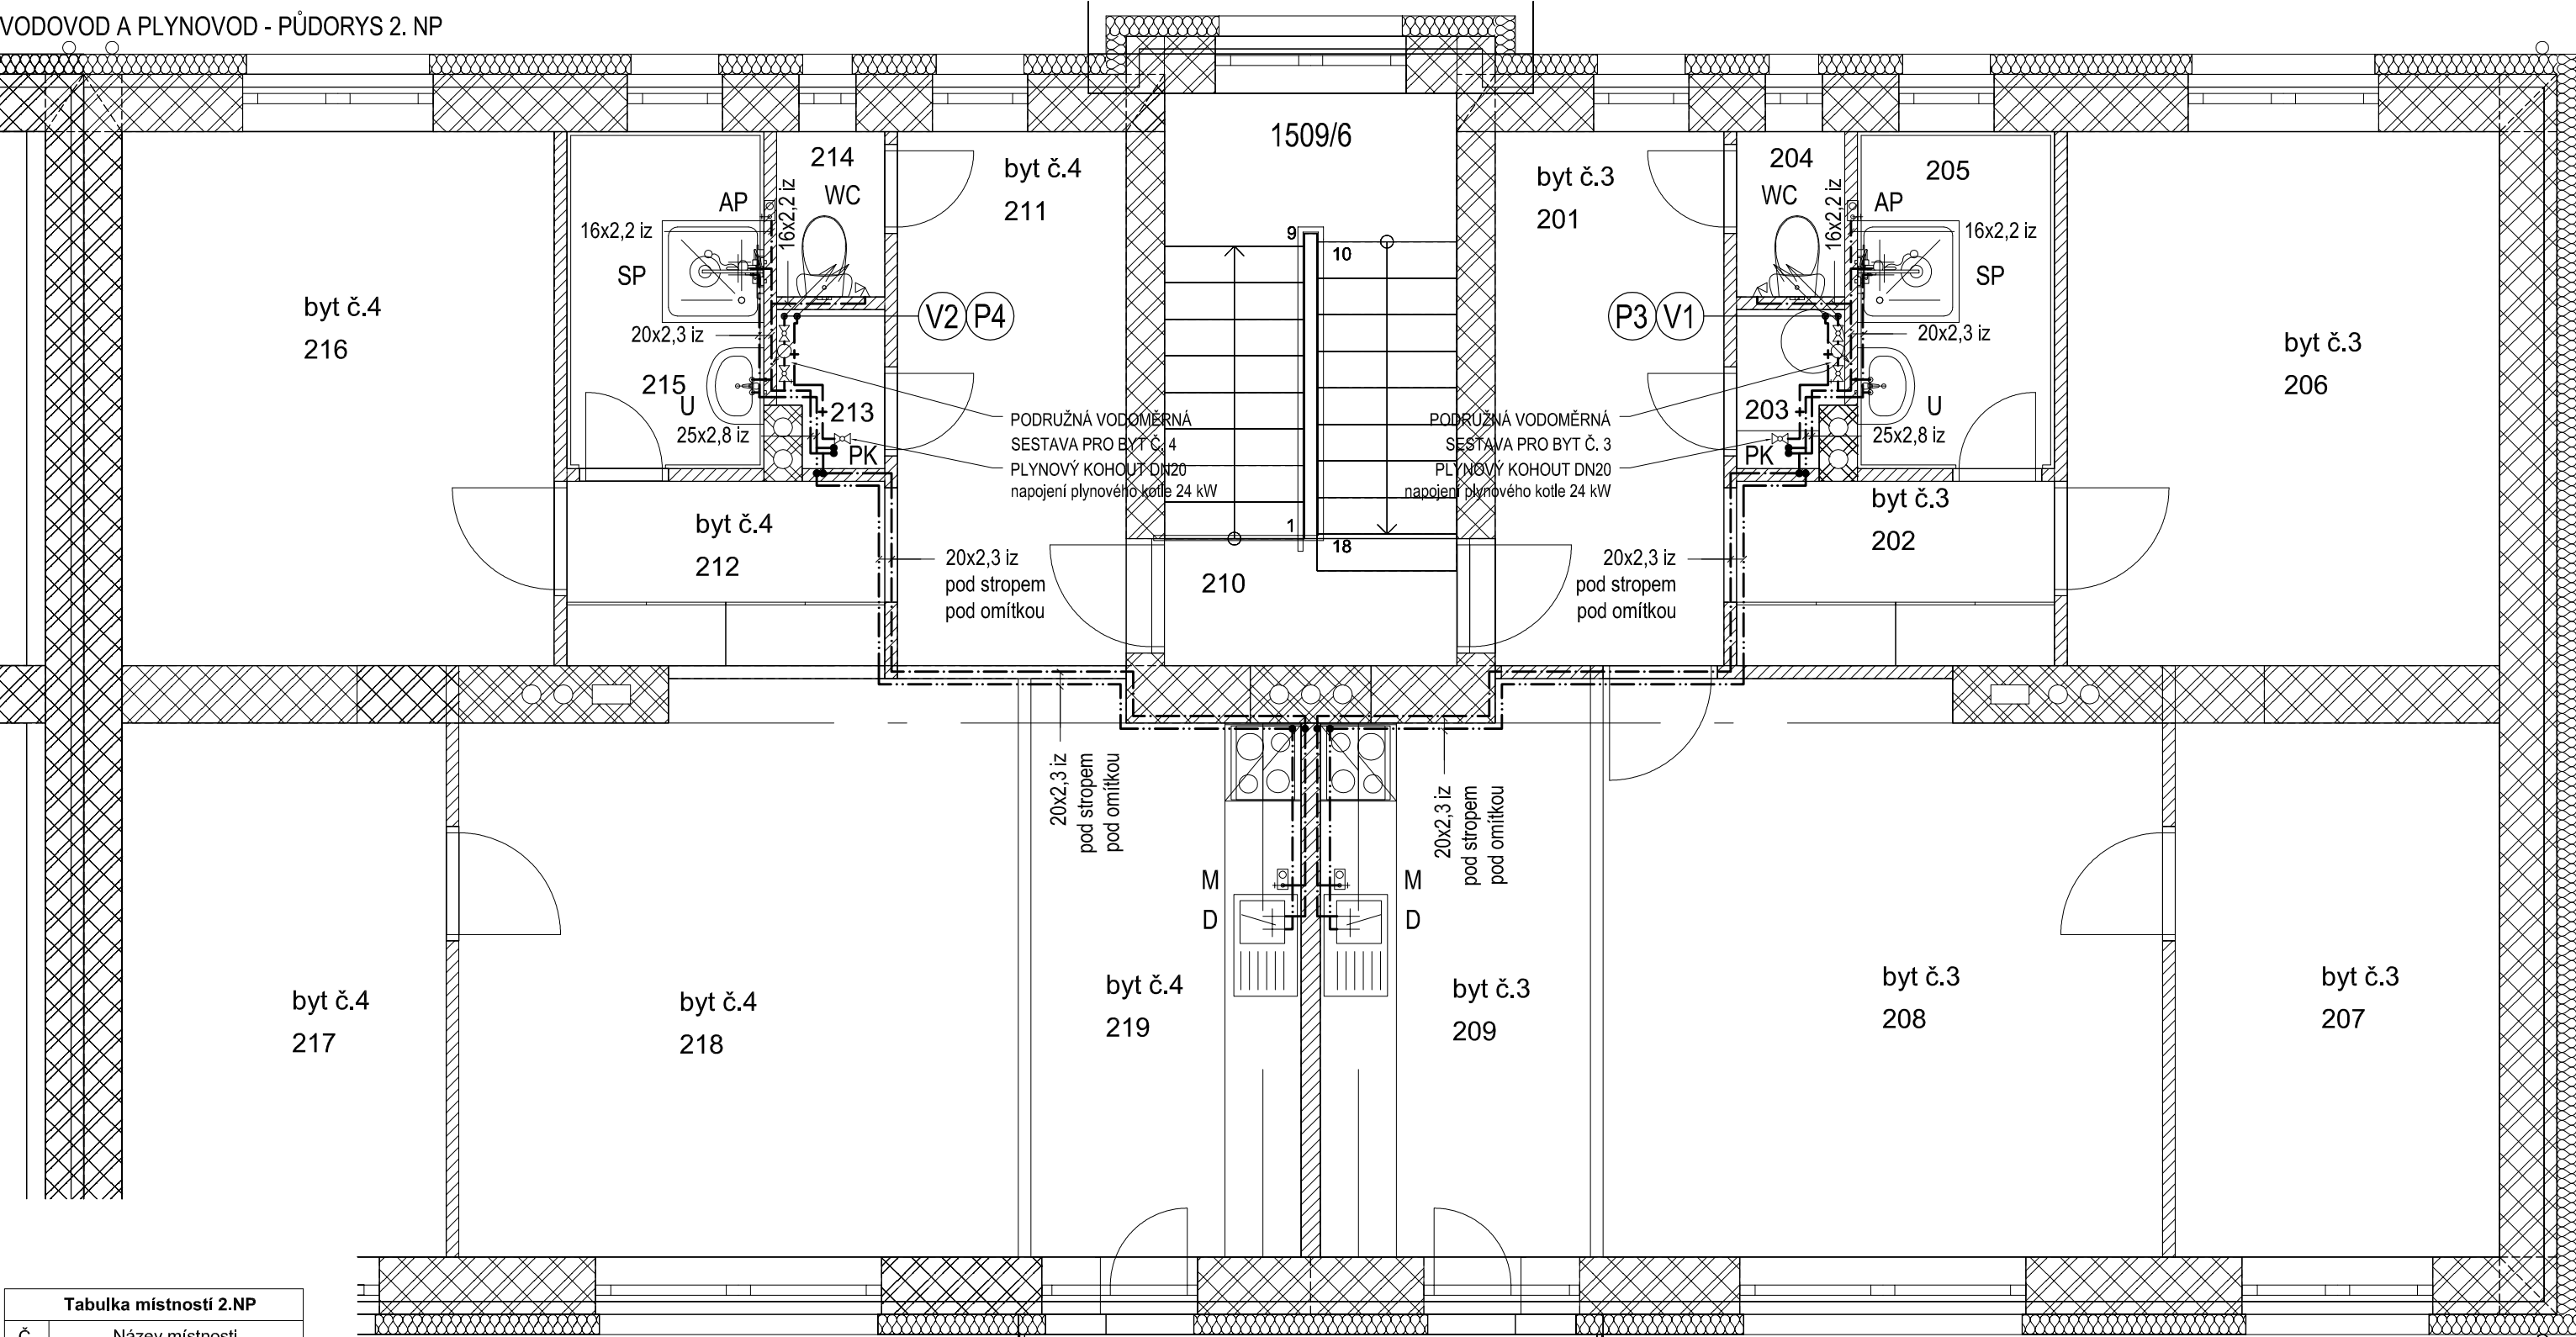

Tabulka místností 2.NP	
Č.	Název místnosti
201	Předsíň
202	Šatna
203	Komora
204	WC
205	Koupelna
206	Pokoj
207	Pokoj
208	Ob. pokoj
209	Kuchyně
210	Schodiště
211	Předsíň
212	Šatna
213	Komora
214	WC
215	Koupelna
216	Pokoj
217	Pokoj
218	Ob. pokoj
219	Kuchyně


LEGENDA

GRAF. ZNAČKA	OZN.	POPIS
— · — · — · —	SV	STUDENÁ PITNÁ VODA, PLASTOVÉ P. PP-RCT
— · — · — · —	TV	TEPLÁ VODA, PLASTOVÉ POTRUBÍ PP-RCT
— + — + — +	PL	PLYNOVÉ POTRUBÍ, OCEL POZINKOVANÁ

LEGENDA ZAŘÍZOVACÍCH PŘEDMĚTŮ

OZN.	POPIS
U	UMYVADLO
WC	KLOZET
SP	SPRCHA
D	DŘEZ
M	MYČKA
PK	PLYNOVÝ KOTEL S OH

SITUACE

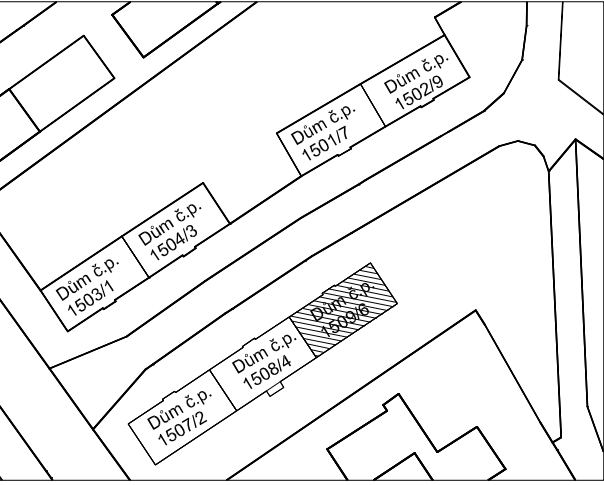

Zodpovědný projektant	Ing. Vladimír Hořelka	<div>Made 4 BIM s.r.o.</div> <div>Varšavská 1866/103 Ostrava-Hulváky, 709 00 IČ: 06923321 tel. 777 189 376 pavelklus@gmail.com</div>
Vypracoval	Ing. Jolanta Sabelová	
Investor: Statutární město Ostrava, městský obvod Slezská Ostrava Těšínská 138/35, 710 16 Ostrava-Slezská Ostrava		Datum září 2020
Název akce: „Regenerace bytového fondu Mírová Osada ulice Sionkova a ulice 8. března“		Stupeň PD DPS
Místo: Sionkova 1509/6, 713 00 Slezská Ostrava		Formát A3
		Měřítko 1:50
Název výkresu: Vodovod a plynovod - Půdorys 2.NP		Číslo výkresu D.1.4.1-9