


PŮDORYS 1.PP - STÁVAJÍCÍ STAV

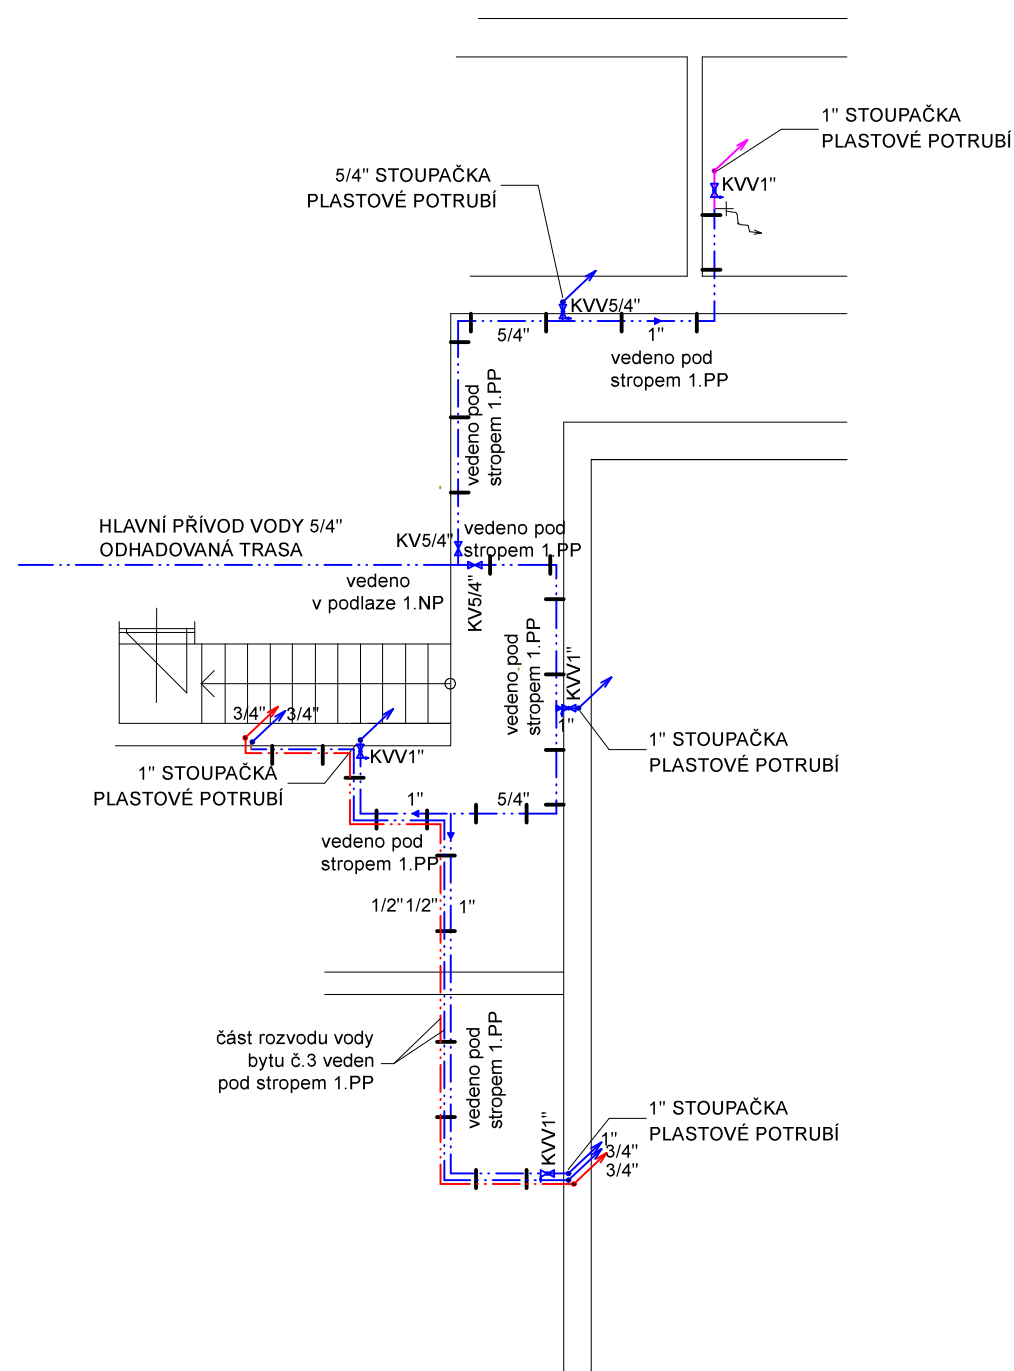

LEGENDA

STÁVAJÍCÍ ROZVOD VODY


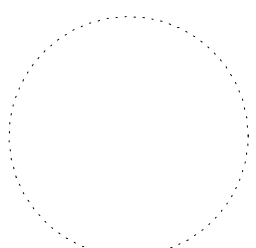
--- VODOVOD - PLASTOVÉ POTRUBÍ STUDENÁ VODA

NAVRŽENÝ ROZVOD VODY

--- VODOVOD - PLASTOVÉ POTRUBÍ STUDENÁ VODA

--- VODOVOD - PLASTOVÉ POTRUBÍ TEPLÁ VODA

MATERIÁL:
 PLASTOVÉ POTRUBÍ EKOPLASTIK PPR PN 20
 + IZOLACE (UVEDENO V TECHNICKÉ ZPRÁVĚ)

INVESTOR		PROJEKTANT STAVBY		ČÍSLO PARÉ	AUTORIZAČNÍ RAZÍTKO
SPRÁVA NEMOVITOSTÍ MĚSTA ZNOJMA PONTASSIEVSKÁ 14, ZNOJMO 669 02		 vodo hospodářská a stavební projekce VODOHOSPODÁŘSKÁ A STAVEBNÍ PROJEKCE U DOMOVINY 5, 669 00 ZNOJMO tel., fax.: +420 515 244 192, e-mail: info@aquaprojekt.cz			
ZADÁVACÍ DOKUMENTACE STAVBY					
HIP:	Ing. Petr Pokorný	Vypracoval:	Petr Kuchařík	PROJEKTANT ČÁSTI PD	
Zodp. projektant:	Ing. Petr Pokorný	Kontrola:	Ing. Petr Pokorný		
Místo stavby:	Znojmo, Horní Česká 26, 669 02 Znojmo				
Kraj:	JIHOMORAVSKÝ				
Katastrální území:	ZNOJMO MĚSTO				
Název stavby:	REKONSTRUKCE ROZVODŮ VODY V BYTOVÉM DOMĚ č.p. 226/26 Horní Česká, Znojmo				Formát: 2 x A4 Datum: 4/2021 Stupeň: PDS Číslo zakázky: 202122 Měřítko: 1:100
Název výkresu:	PŮDORYS 1.PP - NOVÝ STAV				Číslo výkresu: 4