


PŮDORYS 1.NP – KANALIZACE

M 1:100

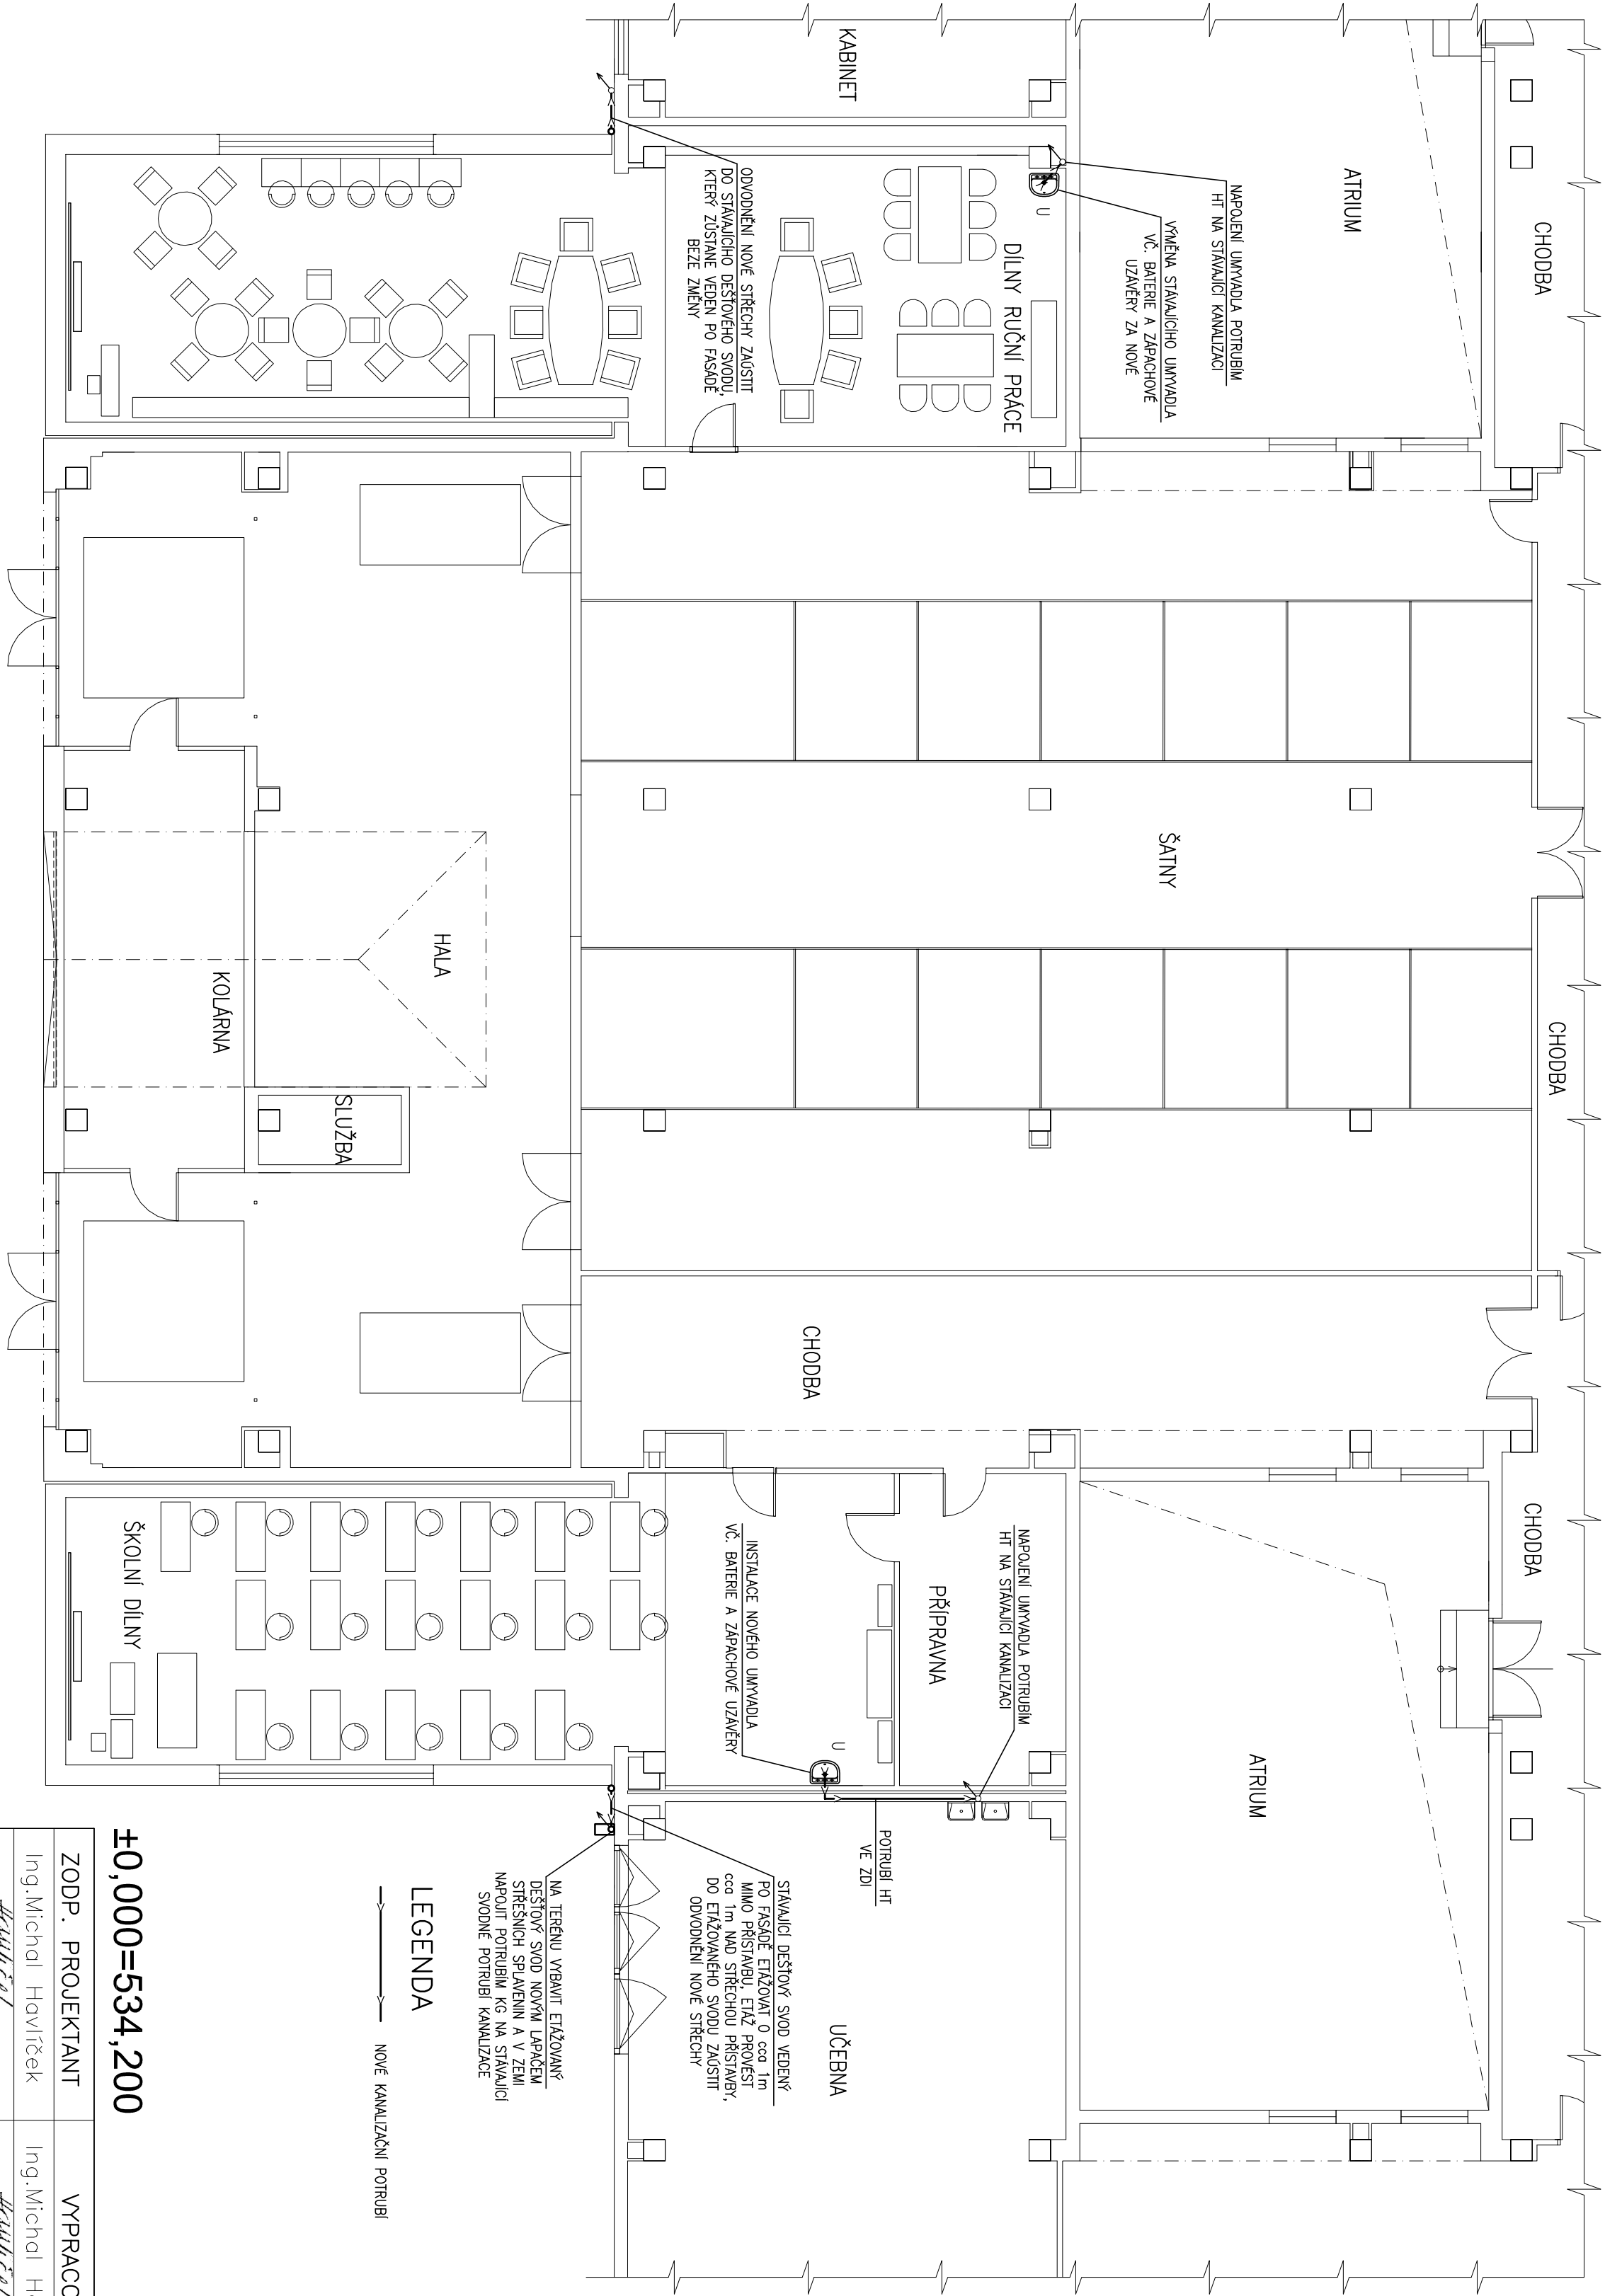

±0,000=534,200

ZODP. PROJEKTANT	VYPRACOVAL	KRESLIL	MAXXI – THERM s.r.o. projekce vytápění a vzduchotechniky Poděbradova 2738/16, 702 00 OSTRAVA 2 tel./fax: 596 913 265 tel.: 736 163 711 IČO: 277 77 685, DIČ: CZ27777685 e-mail: maxxitherm@seznam.cz
Ing. Michal Havlíček	Ing. Michal Havlíček	Ing. Michaela Hudcová	
INVESTOR: MĚSTO BRUNTÁL, NÁDRAŽNÍ 994/20, 792 01 BRUNTÁL			
AKCE: PŘÍSTAVBA A STAVEBNÍ ÚPRAVY ZŠ OKRUŽNÍ 38, BRUNTÁL k.ú. BRUNTÁL–MĚSTO na parc. č. 4845, 4851, 4853			DATUM: V/2018
ČÁST: D.1.4 TECHNICKA PROSTŘEDÍ STAVEB			ARCH.Č.: /18
OBSAH: ZDRAVOTNĚ TECHNICKÉ INSTALACE			POČ. A4: 4
NÁZEV: PŮDORYS 1.NP – KANALIZACE			MĚŘÍTKO: 1:100
			STUPEŇ PD: DŮR+DSP
			VÝKR.Č.: D.1.4–B2