



B - 4 PŮDORYS 1.PP

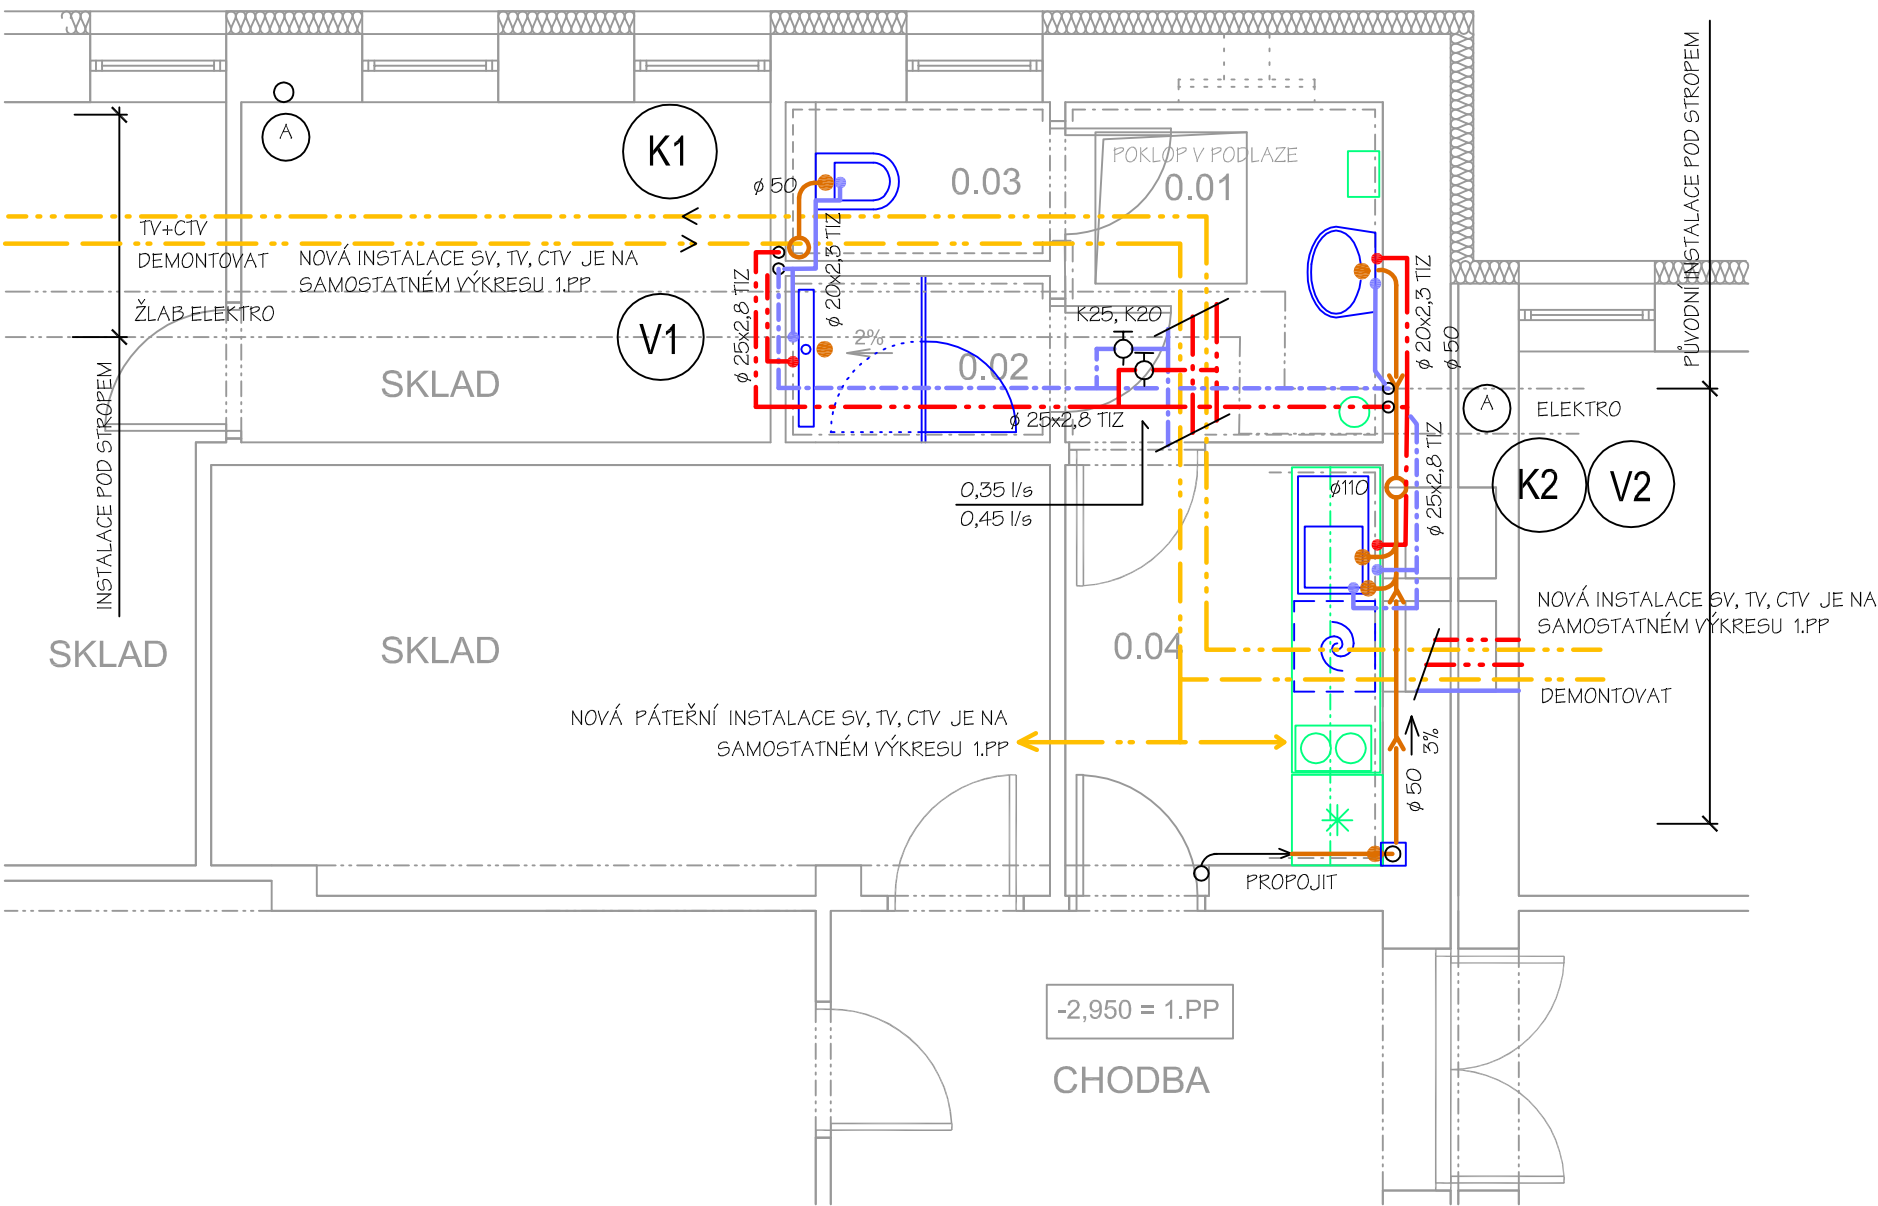


B - 4 PŮDORYS ZÁKLADŮ

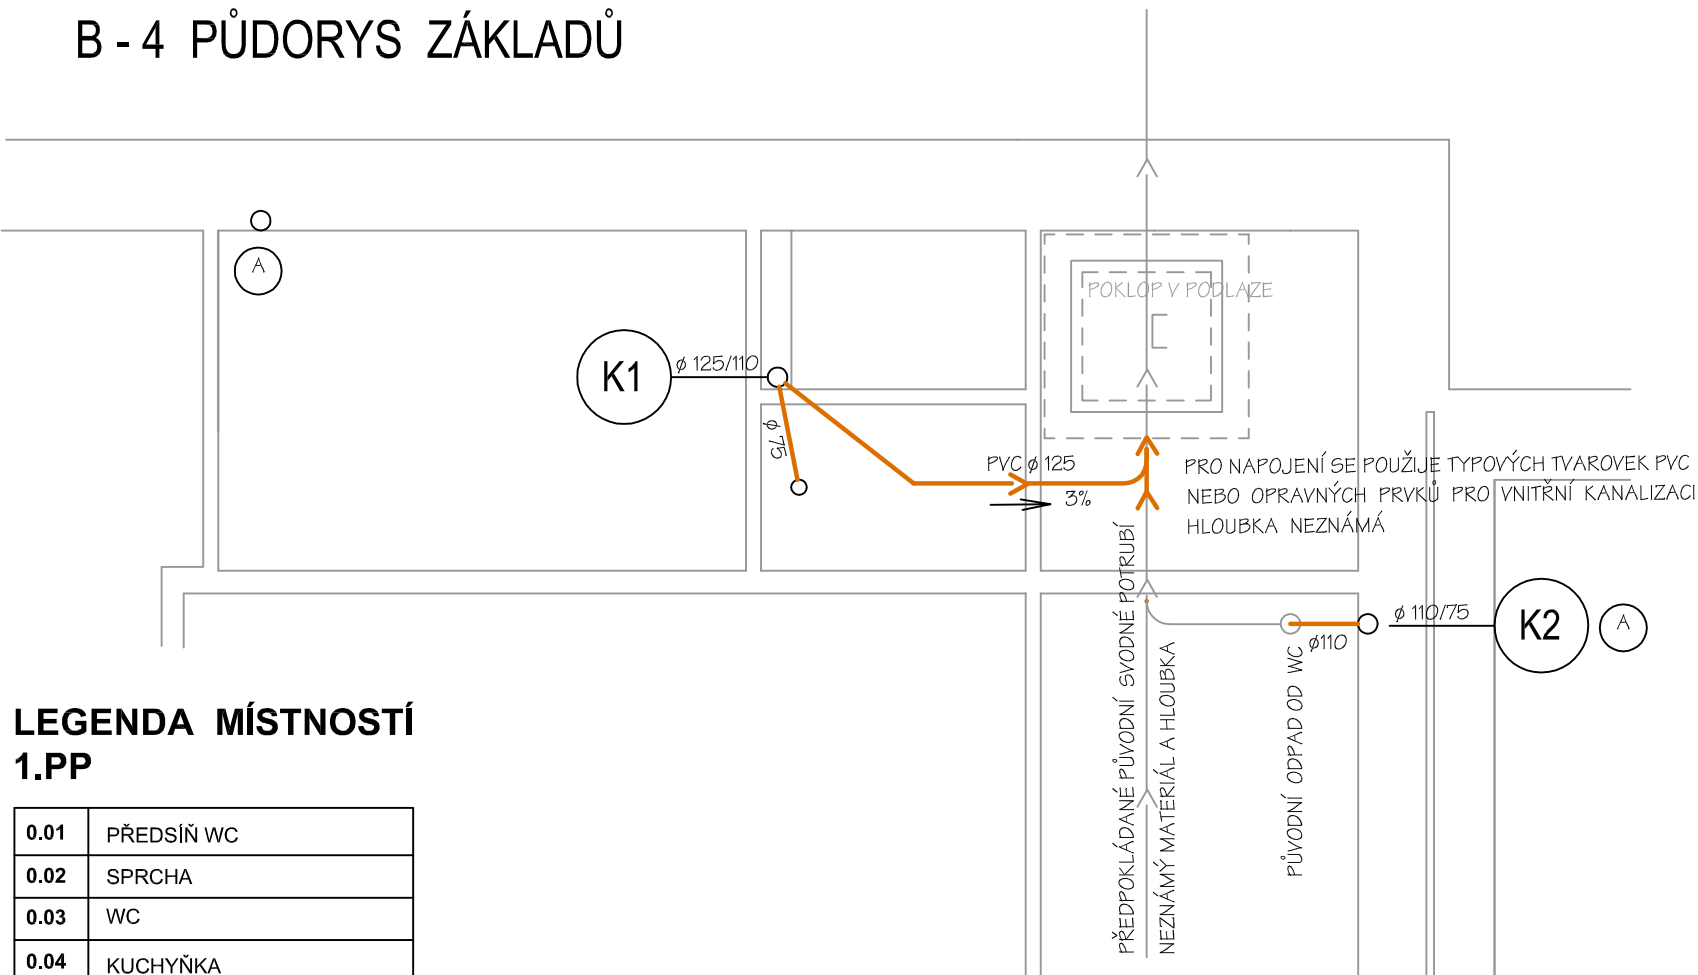

LEGENDA MÍSTNOSTÍ 1.PP


0.01	PŘEDSÍŇ WC
0.02	SPRCHA
0.03	WC
0.04	KUCHYŇKA

B - 4 ŘEZ

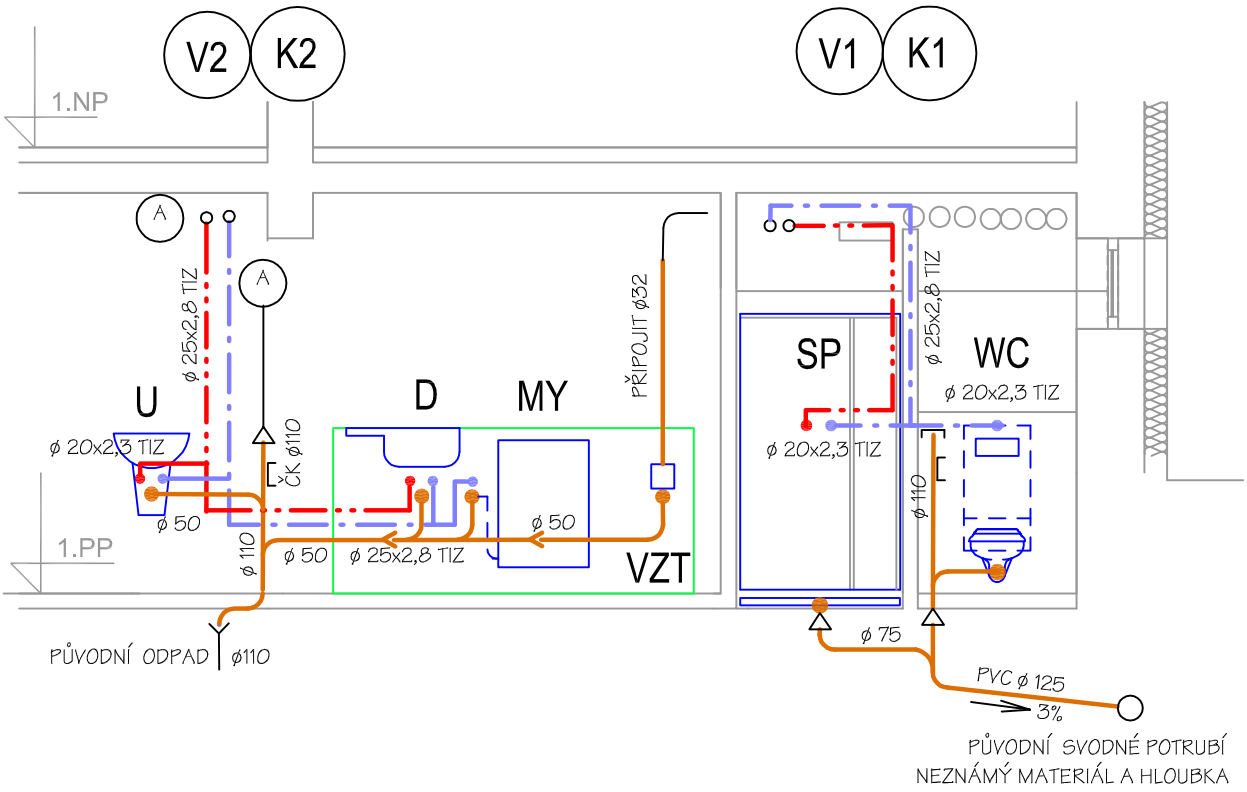


PŘIPOJENÍ ZAŘÍZOVACÍCH PŘEDMĚTŮ

VYVEDENÍ PŘIPOJOVACÍCH NÁTRUBKŮ SE PODŘÍDÍ TYPU ZAŘÍZOVACÍHO PŘEDMĚTU

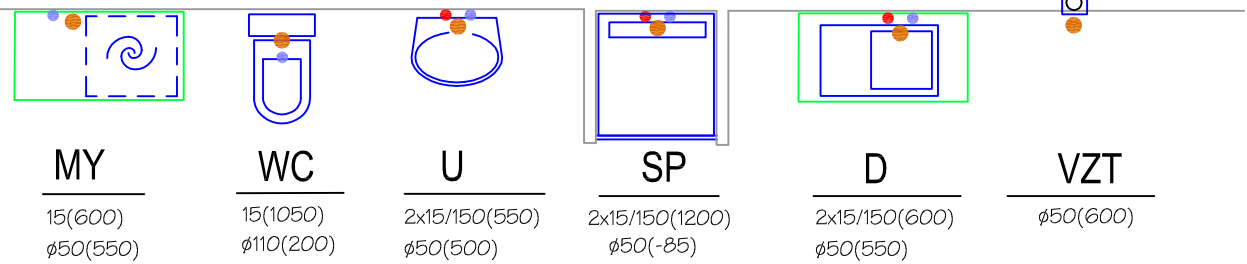


SIFON PRO KONDENZÁT VZT

SIFON PODOMÍTKOVÝ PLASTOVÝ PRO ODKAPÁVAJÍCÍ KONDENZÁT DO 3l/min, HADIČKA Ø20, DODÁ ZTI

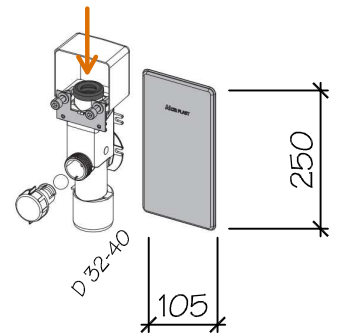

ZAŘÍZOVACÍ PŘEDMĚT KLÍČ K POPISU

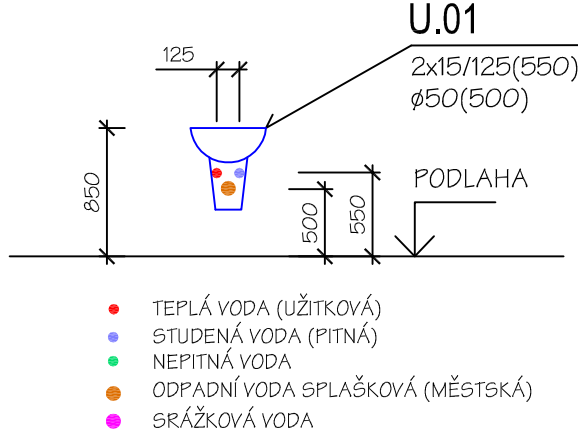

LEGENDA HLAVNÍCH ZNAČEK


- DEMONTÁŽ HLAVNÍ TRASY VODOVODU
- PITNÁ STUDENÁ VODA 10-15°C
- TEPLÁ (UŽITKOVÁ) VODA 50-60°C
- CIRKULACE TV - CTV 45-55°C
- KANALIZACE - SPLAŠKOVÁ
- VZDUCHOTECHNIKA, PEVNÉ POTRUBÍ
- VZT, OHEBNÉ POTRUBÍ
- PŘIPOJENÍ ZAŘÍZOVACÍHO PŘEDMĚTU
- EL. OSOUEČ
- KOŠ NA ODPADKY
- ZÁSOBNÍK UTĚREK

LEGENDA ZAŘÍZOVACÍCH PŘEDMĚTŮ

U	UMÝVADLO KERAMICKÉ, STOJÁNKOVÁ BATERIE
WC	KERAMICKÉ ZÁVĚSNÉ WC S PŘÍSLUŠENSTVÍM
VY	VÝLEVKA KERAMICKÁ BEZ NÁDRŽKY
SP	SPRCHA S KERAMICKÝM OBKLADEM A DLAŽBOU SPRCHOVÁ TERM. BATERIE, RUČNÍ A HLAVOVÁ SPRCHA SPRCHOVÁ ZÁSTĚNA OTEVÍRAVÁ, TVRZENÉ SKLO
D	DŘEZ NEREZ S ODKL. PLOCHOU - SOUČÁST NÁBYTKU
MY	MYČKA KUCHYŇSKÁ VESTAVNÁ - SOUČÁST NÁBYTKU
VZT	ZÁPACHOVÁ UZÁVĚRKA PODOMÍTKOVÁ PRO KONDENZ.

LEGENDA MÉDIÍ

VYTÁPĚNÍ - VODA	80/60°C, PŘETLAK 200-300 kPa
TV	50-60°C, PŘETLAK 0,6 MPa
PITNÁ VODA	10-15°C, PŘETLAK 0,3-0,6 MPa
ODPADNÍ VODA	SPLAŠKOVÁ (MĚSTSKÁ)
OSTATNÍ VODA	SRÁŽKOVÁ
CHLADIVO	NENÍ NAVRHOVÁNO
EXTERIER	TE = - 13°C, POLOHA NECHRÁNĚNÁ

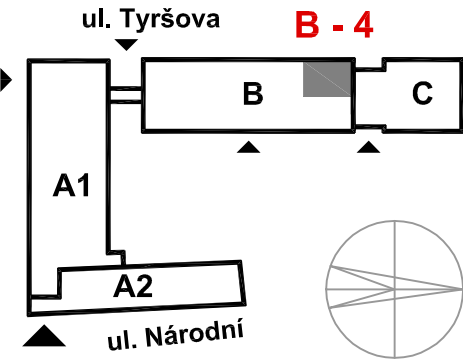

projektant	Ing.Javora Stanislav	město,obec	HODONÍN	 <div>Radějov 330 696 67 Radějov tel 606277481 info@javor.cz</div>	
zodp.projektant	Ing.Javora Stanislav	kat.území	HODONÍN		
podpis		stavební úřad	HODONÍN		
objednatel MĚSTO HODONÍN, MASARYKOVO NÁMĚSTÍ 1, 695 35 HODONÍN			formát		610x420
stavba	REKONSTRUKCE HYGIENICKÝCH ZAŘÍZENÍ, MĚÚ HODONÍN, NÁR.TŘÍDA 373/25 1. ETAPA D.1.4.a ZDRAVOTNĚ TECHNICKÉ INSTALACE			datum	01/2021
obsah				stupeň	DPS
				číslo zakáz.	027/2020/PD
				arch.číslo	
PŮDORYS SEKCE 4 V BUDOVĚ B			měřítko 1:50	číslo výkr. 5	