



A1-1 PŮDORYS 1.PP

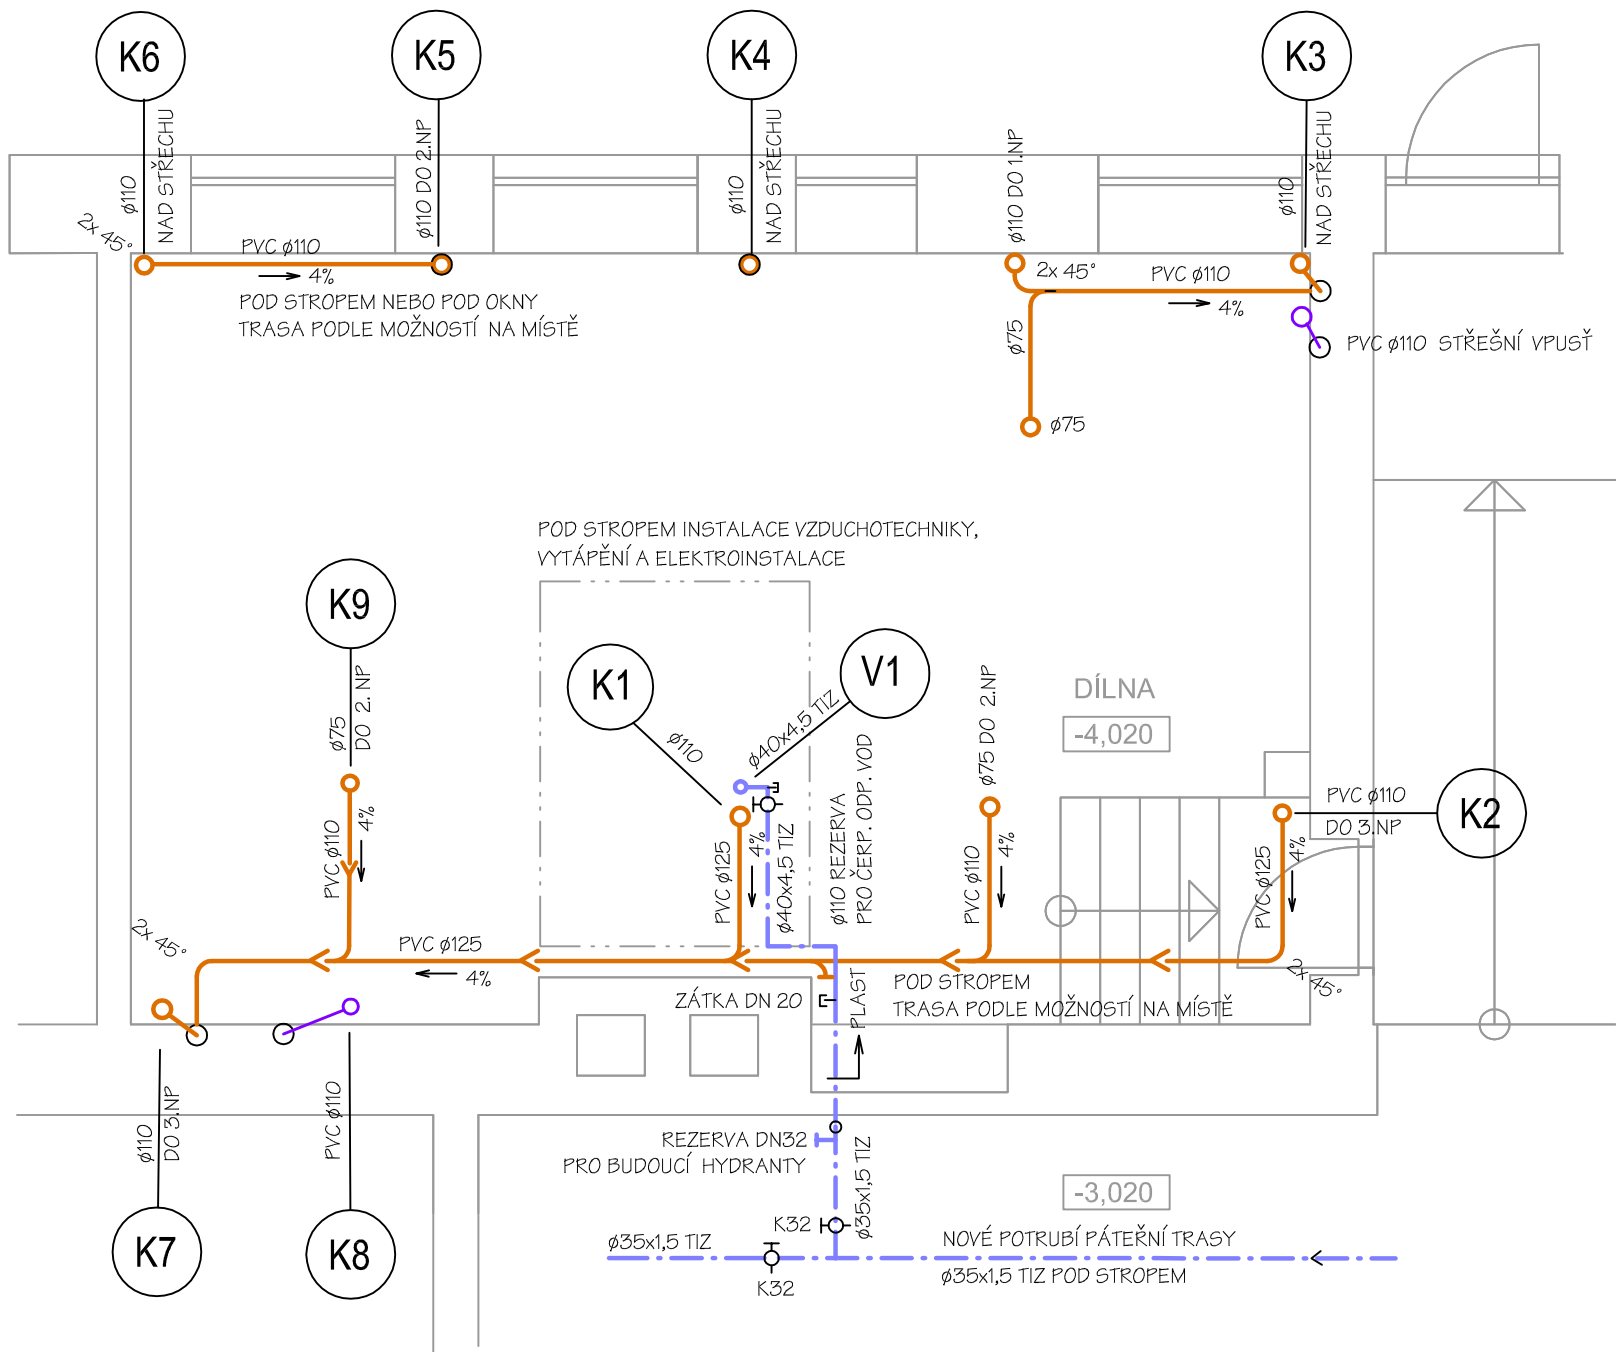

LEGENDA HLAVNÍCH ZNAČEK

- PITNÁ STUDENÁ VODA 10-15°C
- TEPLÁ (UŽITKOVÁ) VODA 55-60°C
- CIRKULACE TV - CTV 50-55°C
- KANALIZACE - SPLAŠKOVÁ
- KANALIZACE DEŠŤOVÁ
- STOUPACÍ POTRUBÍ (V PODLAŽÍ)
- STOUPACÍ POTRUBÍ (DO JINÉHO PODL.)

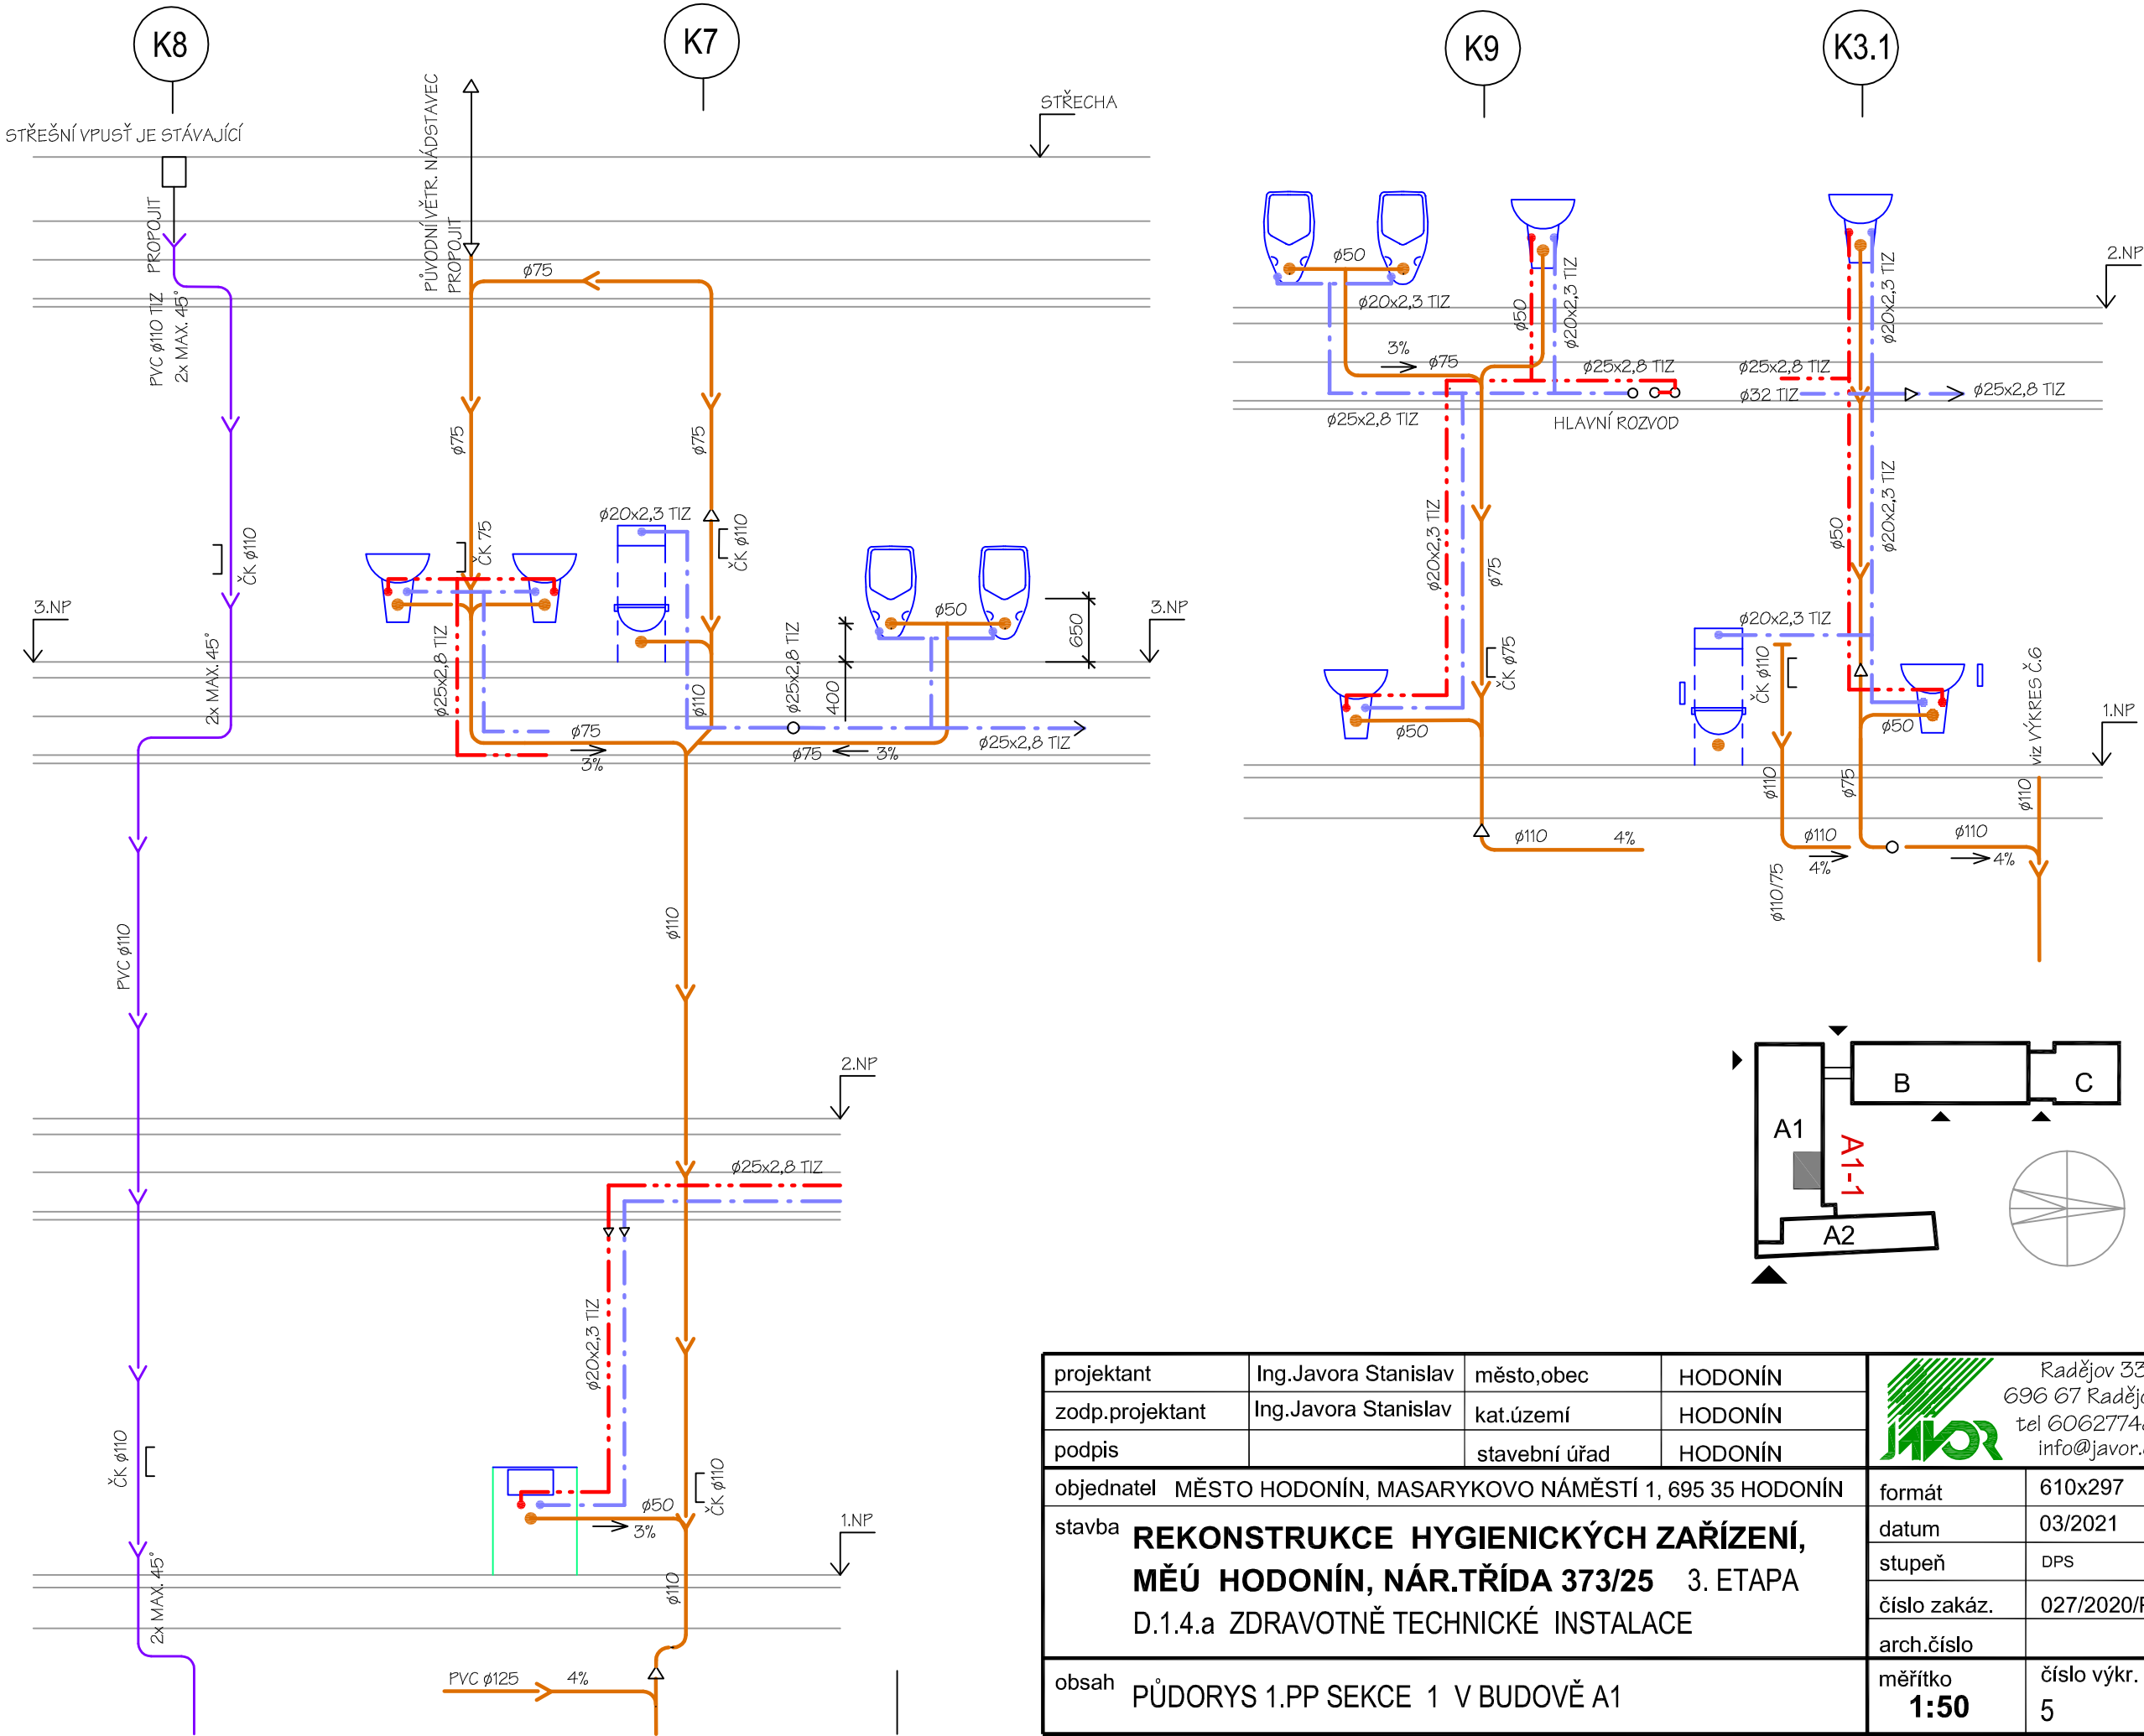

projektant	Ing.Javora Stanislav	město,obec	HODONÍN	 <div>Radějov 330 696 67 Radějov tel 606277481 info@javor.cz</div>	
zodp.projektant	Ing.Javora Stanislav	kat.území	HODONÍN		
podpis		stavební úřad	HODONÍN		
objednatel	MĚSTO HODONÍN, MASARYKOVO NÁMĚSTÍ 1, 695 35 HODONÍN			formát	610x297
stavba	REKONSTRUKCE HYGIENICKÝCH ZAŘÍZENÍ, MĚÚ HODONÍN, NÁR.TŘÍDA 373/25 3. ETAPA D.1.4.a ZDRAVOTNĚ TECHNICKÉ INSTALACE			datum	03/2021
				stupeň	DPS
				číslo zakáz.	027/2020/PD
				arch.číslo	
obsah	PŮDORYS 1.PP SEKCE 1 V BUDOVĚ A1			měřítko 1:50	číslo výkr. 5