


B - 4 PŮDORYS 1.PP

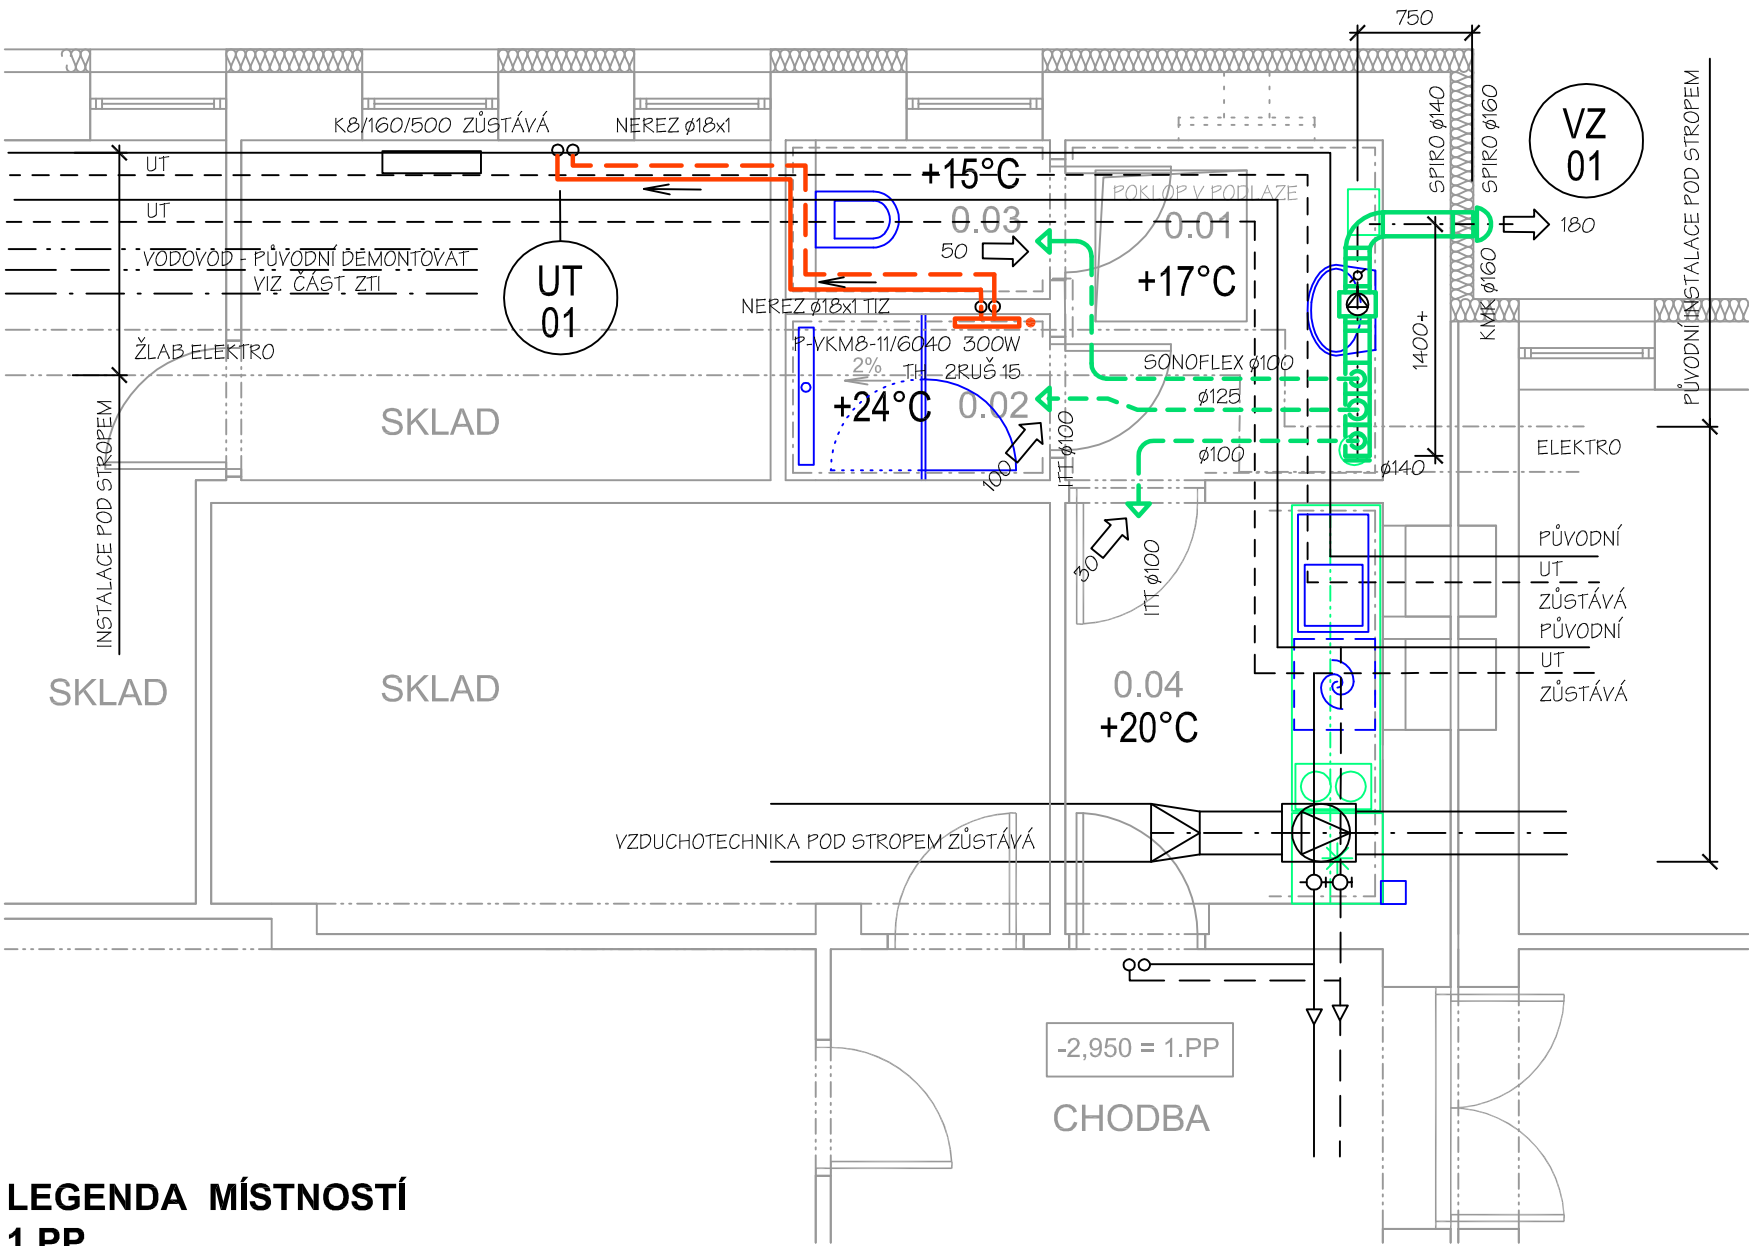


LEGENDA MÍSTNOSTÍ 1.PP

0.01	PŘEDSÍŇ WC
0.02	SPRCHA
0.03	WC
0.04	KUCHYŇKA

LEGENDA MÉDIÍ

VYTÁPĚNÍ - VODA	80/60°C, PŘETLAK 200-300 kPa
TV	50-60°C, PŘETLAK 0,6 MPa
PITNÁ VODA	10-15°C, PŘETLAK 0,3-0,6 MPa
ODPADNÍ VODA	SPLAŠKOVÁ (MĚSTSKÁ)
OSTATNÍ VODA	SRÁŽKOVÁ
CHLADIVO	NENÍ NAVRHOVÁNO
EXTERIER	TE = - 13°C, POLOHA NECHRÁNĚNÁ


B - 4 ŘEZ

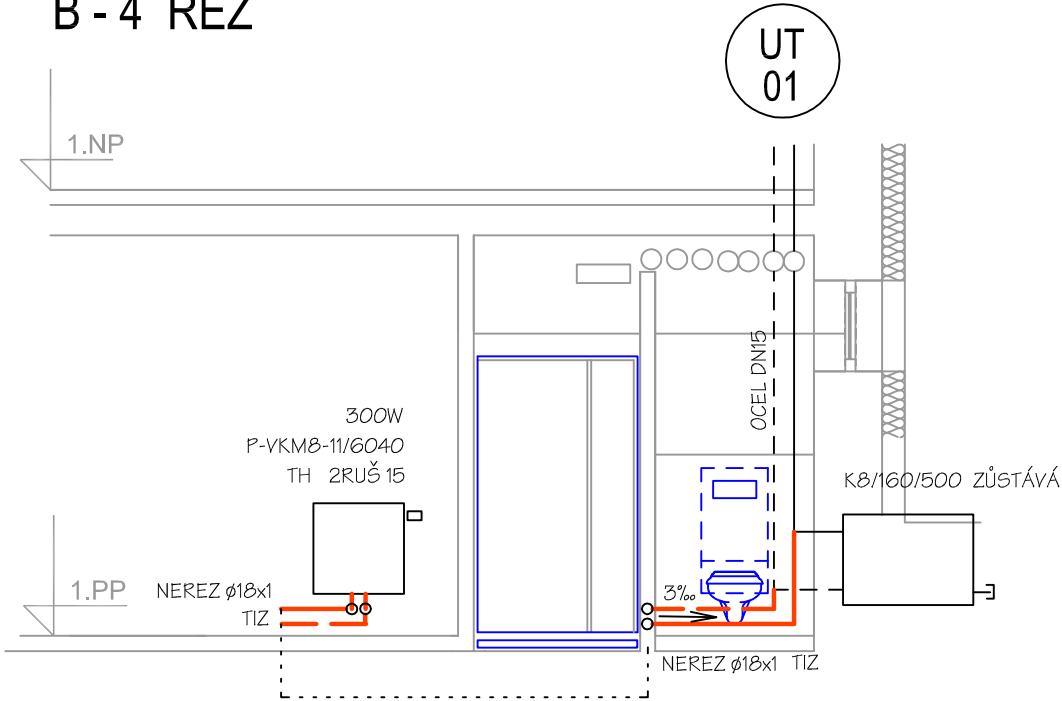

LEGENDA HLAVNÍCH ZNAČEK


	PITNÁ STUDENÁ VODA 10-15°C
	TEPLÁ (UŽITKOVÁ) VODA 50-60°C
	CIRKULACE TV - CTV 45-55°C
	KANALIZACE - SPLAŠKOVÁ
	VZDUCHOTECHNIKA, PEVNÉ POTRUBÍ
	VZT, OHEBNÉ POTRUBÍ
	PŘIPOJENÍ ZAŘIZOVACÍHO PŘEDMĚTU
	EL. OSOUSHČ
	KOŠ NA ODPADKY
	ZÁSOBNÍK UTĚREK
	VZDUCHOTECHNIKA - VĚTEV
	NUCENÝ PROUD VZDUCHU (m3/h)
	PŘIROZENÉ PROUDĚNÍ VZDUCHU
	TALÍŘOVÝ VENTIL
	MŘÍŽKA, VÝUSTKA
	VENTILÁTOR NA STĚNĚ

SESTAVA S VENTILÁTOREM

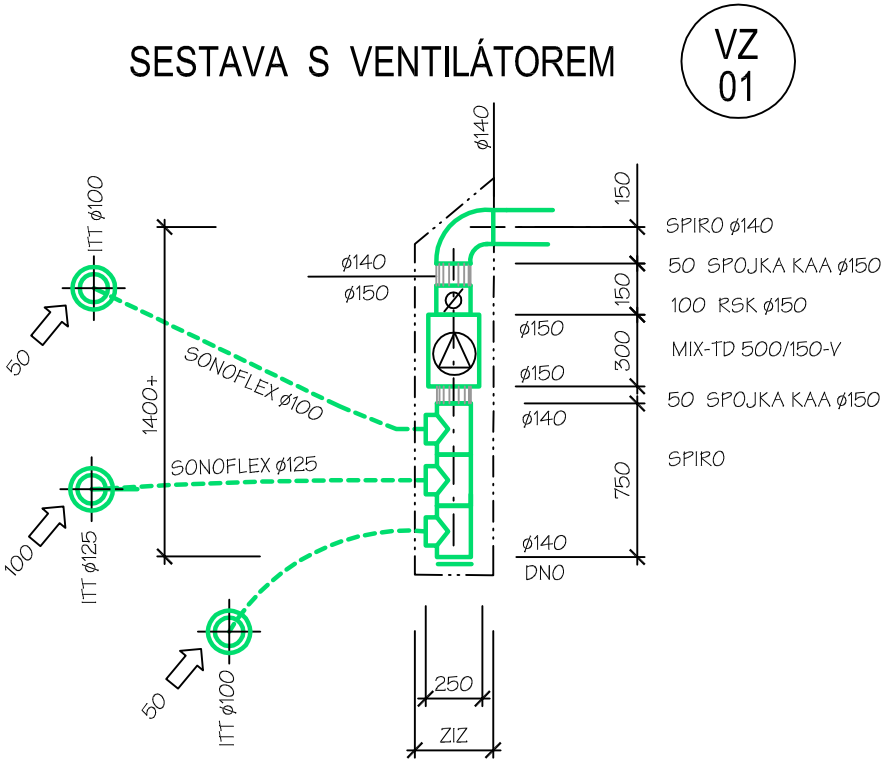

MEZI VÝUSTKOU / TALÍŘOVÝM VENTILEM A VENTILÁTOREM BUDE VŘÁZEN ÚSEK POTRUBÍ SONOFLEX DL. MIN. 1,5m. PRO ZBYTEK TRASY LZE POUŽÍT BĚŽNÉ OHEBNÉ POTRUBÍ.

VŠECHNY STYČNÉ BODY MEZI VZDUCHOVODEM A OSTATNÍMI INSTALACEMI NEBO STAVBOU BUDOU DILATOVÁNY PÁSEM PPE TL. 5-10mm.

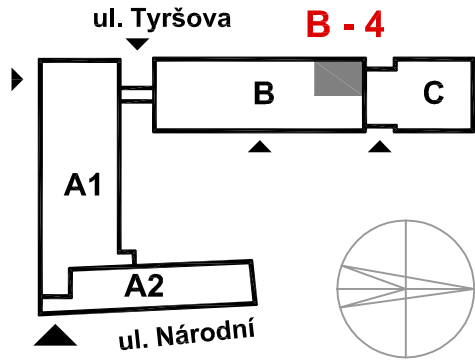

projektant	Ing.Javora Stanislav	město,obec	HODONÍN	 <div>Radějov 330 696 67 Radějov tel 606277481 info@javor.cz</div>	
zodp.projektant	Ing.Javora Stanislav	kat.území	HODONÍN		
podpis		stavební úřad	HODONÍN		
objednatel MĚSTO HODONÍN, MASARYKOVO NÁMĚSTÍ 1, 695 35 HODONÍN				formát	610x420
stavba	REKONSTRUKCE HYGIENICKÝCH ZAŘÍZENÍ, MĚÚ HODONÍN, NÁR.TRÍDA 373/25 1. ETAPA D.1.4.b VZDUCHOTECHNIKA D.1.4.c VYTÁPĚNÍ			datum	01/2021
				stupeň	DPS
				číslo zakáz.	027/2020/PD
				arch.číslo	
obsah	PŮDORYS SEKCE 4 V BUDOVĚ B			měřítko 1:50	číslo výkr. 5