



C - 8 PŮDORYS 2.NP

LEGENDA MÍSTNOSTÍ 2.NP


2.01	PŘEDSÍŇ WC - MUŽI
2.02	WC - MUŽI
2.03	WC - MUŽI
2.04	WC - MUŽI
2.05	ÚKLIDOVÁ MÍSTNOST
2.06	SPRCHA
2.07	PŘEDSÍŇ WC - ŽENY
2.08	WC - ŽENY
2.09	WC - ŽENY

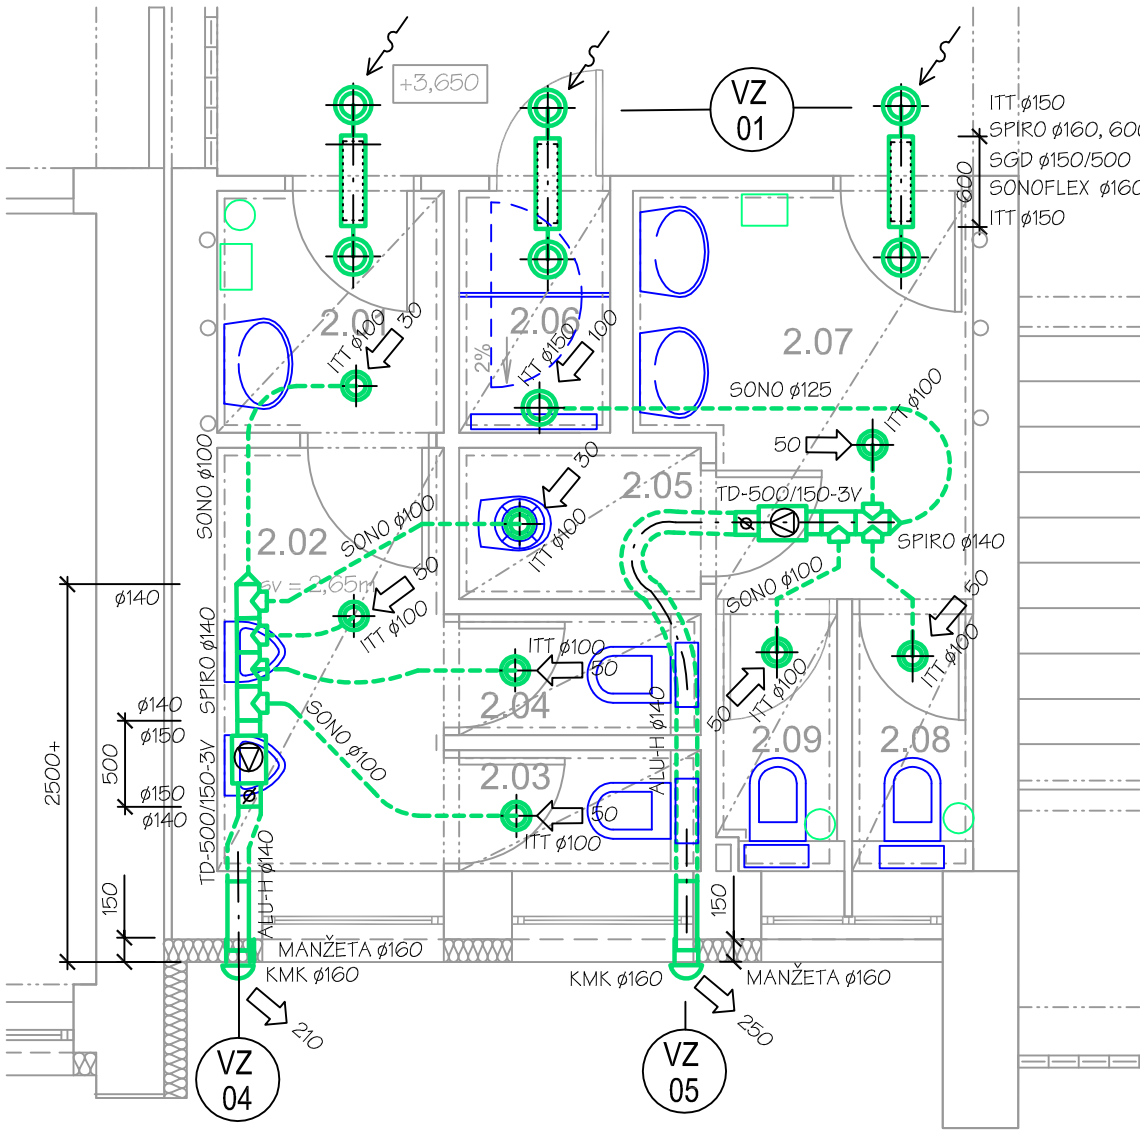

LEGENDA HLAVNÍCH ZNAČEK - VZT

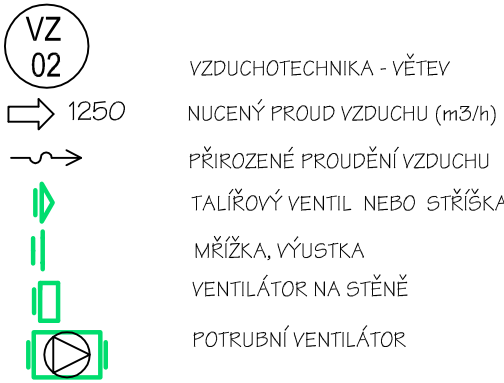

SESTAVA S VENTILÁTOREM

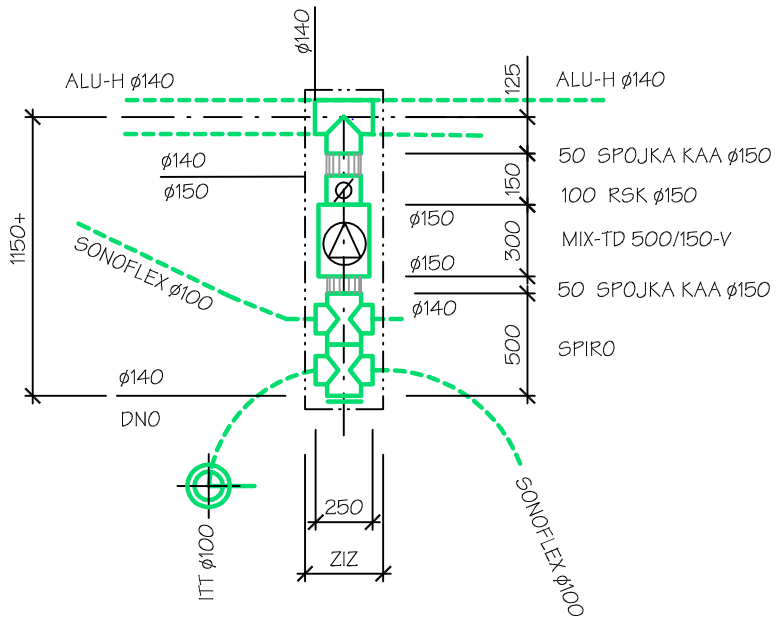

MEZI VÝUSTKOU / TALÍŘOVÝM VENTILEM A VENTILÁTOREM BUDE VŘAZEN ÚSEK POTRUBÍ SONOFLEX DL. MIN. 1,5m. PRO ZBYTEK TRASY LZE POUŽÍT BĚŽNÉ OHEBNÉ POTRUBÍ.

VŠECHNY STYČNÉ BODY MEZI VZDUCHOVODEM A OSTATNÍMI INSTALACEMI NEBO STAVBOU BUDOU DILATOVÁNY PÁSEM PPE TL. 5-10mm.

LEGENDA MÉDIÍ

VYTÁPĚNÍ - VODA	80/60°C, PŘETLAK 200-300 kPa
TV	50-60°C, PŘETLAK 0,6 MPa
PITNÁ VODA	10-15°C, PŘETLAK 0,3-0,6 MPa
ODPADNÍ VODA	SPLAŠKOVÁ (MĚSTSKÁ)
OSTATNÍ VODA	SRÁŽKOVÁ
CHLADIVO	NENÍ NAVRHOVÁNO
EXTERIER	TE = - 13°C, POLOHA NECHRÁNĚNÁ

LEGENDA ZAŘÍZOVACÍCH PŘEDMĚTŮ

U	UMÝVADLO KERAMICKÉ, STOJÁNKOVÁ BATERIE
WC	KERAMICKÉ ZÁVĚSNÉ WC S PŘÍSLUŠENSTVÍM
VY	VÝLEVKVA KERAMICKÁ BEZ NÁDRŽKY
SP	LINIOVÁ PODL. VPUSŤ, MĚLKÁ ZÁP. UZÁV., NEREZ MŘÍŽKA SPRCHOVÁ ZÁSTĚNA OTEVÍRAVÁ, TVRZENÉ SKLO BATERIE TERMOSTAT. S RUČNÍ A HLAVOVOU SPRCHOU
P	PISOÁR KERAMICKÝ S AUTOMATICKÝM SPLACHOVÁNÍM




LEGENDA HLAVNÍCH ZNAČEK

—	TOPNÁ VODA - PŘÍVOD POD STROPEM
- - -	TOPNÁ VODA - VRAT POD STROPEM
—	TOPNÁ VODA - PŘÍVOD
- - -	TOPNÁ VODA - VRAT
—	ZAŘÍZENÍ PRO VYTÁPĚNÍ - DEMONTÁŽ
- - -	PITNÁ VODA POD STROPEM
—	TEPLÁ (UŽITKOVÁ) VODA POD STROPEM
- - -	CIRKULACE TV POD STROPEM
—	PITNÁ STUDENÁ VODA 10-15°C
- - -	TEPLÁ (UŽITKOVÁ) VODA 50-60°C
—	CIRKULACE TV - CTV 45-55°C
—	KANALIZACE - SPLAŠKOVÁ
—	VZDUCHOTECHNIKA, PEVNÉ POTRUBÍ
- - -	VZT, OHEBNÉ POTRUBÍ
□	PŘIPOJENÍ ZAŘÍZOVACÍHO PŘEDMĚTU
2x 15/150(450)	NÁSTĚNKA / ROZTEČ (NAD PODLAHOU mm)
φ 50(900)	VÝPUSTKA (STŘED NAD PODLAHOU mm)
—	STOUPACÍ POTRUBÍ (V PODLAŽÍ)
—	STOUPACÍ POTRUBÍ (DO JINÉHO PODLAŽÍ)
DNO (900)	VÝŠKA INSTALACE NAD PODLAHOU /mm/
DN 32	SVĚTLOST POTRUBÍ - OCEL
PEX φ32x4,4	OSTATNÍ MATERIÁL DLE POPISU
□	EL. OSOUIŠEČ
○	KOŠ NA ODPADKY
□	ZÁSOBNÍK UTĚREK
□	OSTATNÍ VYBAVENÍ (DÁVKOVAČ MÝDLA, ZÁSOBNÍK HYG. SÁČKŮ, WC KARTÁČ, DRŽÁK TOALETNÍHO PAPIRU, DVOUHÁČEK NEREZ)
□	PODHLAD S MINERÁLNÍMI KAZETAMI 600 x 600 mm, V 1.NP SV = 2 900 mm, VE 2. NP SV = 2 650 mm

C - 8 PŮDORYS 1.NP 1:50

LEGENDA MÍSTNOSTÍ 1.NP

1.01	PŘEDSÍŇ WC - MUŽI
1.02	WC - MUŽI
1.03	WC - MUŽI
1.04	SPRCHA
1.05	ÚKLIDOVÁ MÍSTNOST
1.06	PŘEDSÍŇ WC - ŽENY
1.07	WC - ŽENY
1.08	WC - ŽENY
1.09	WC - ŽENY

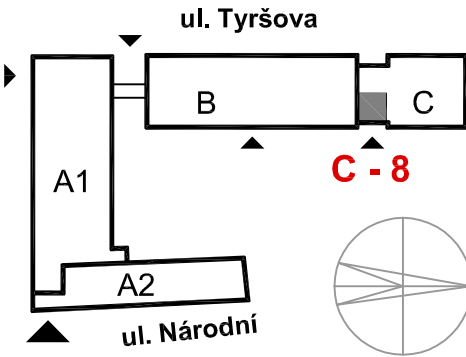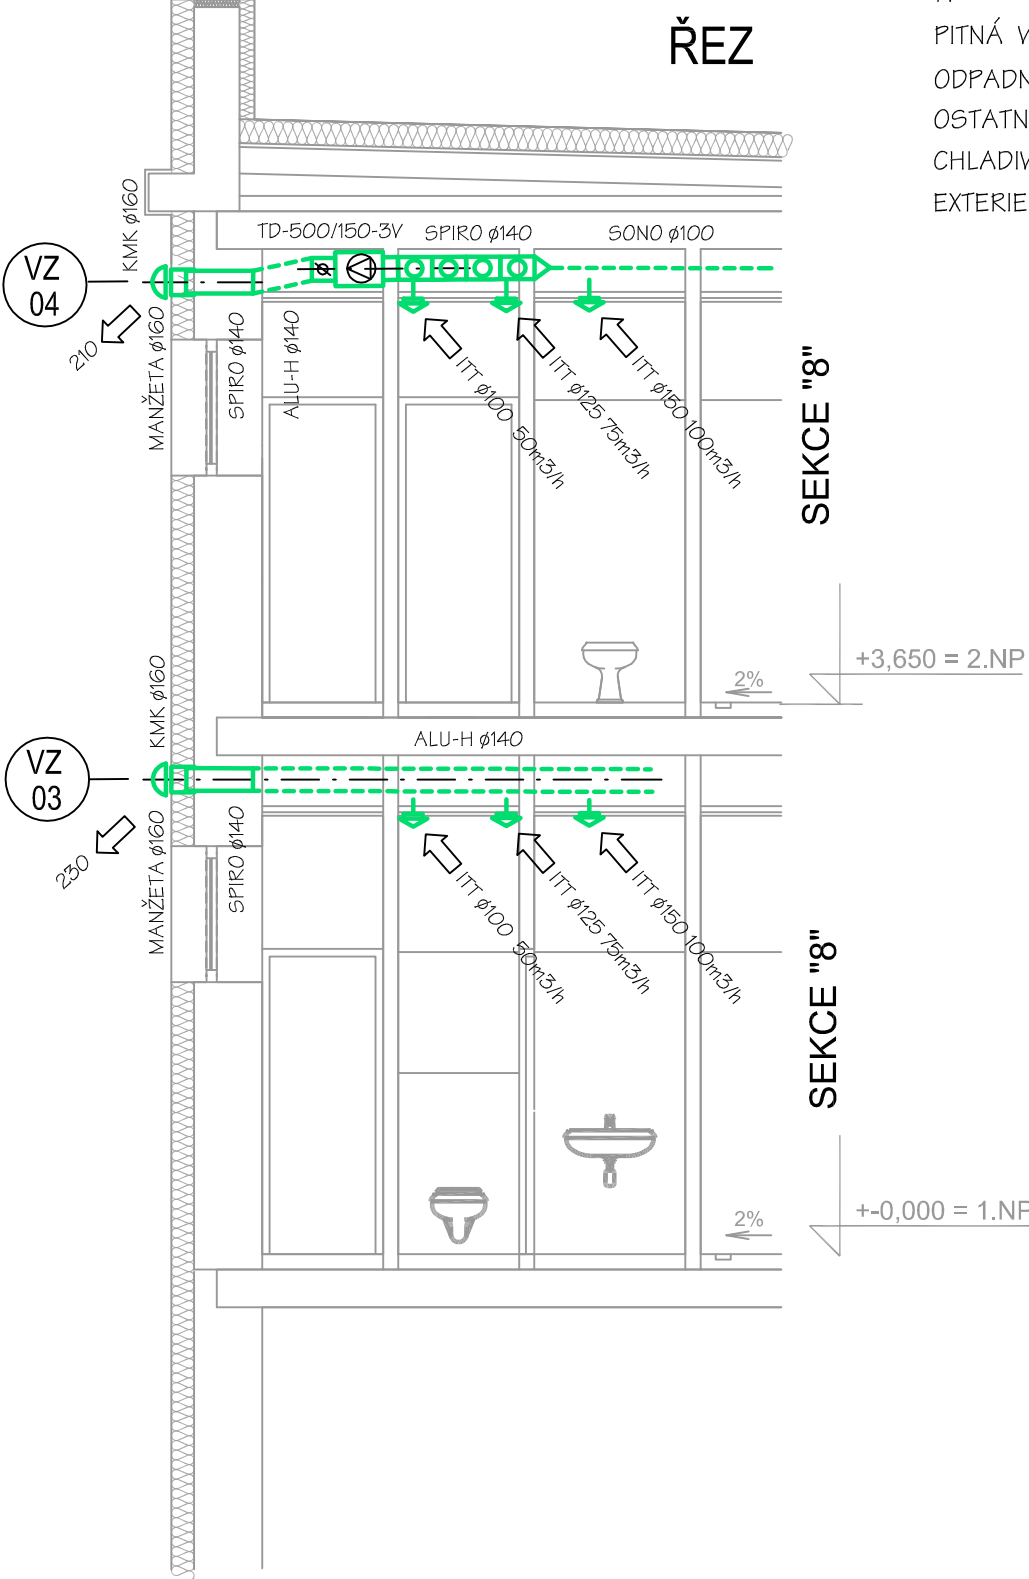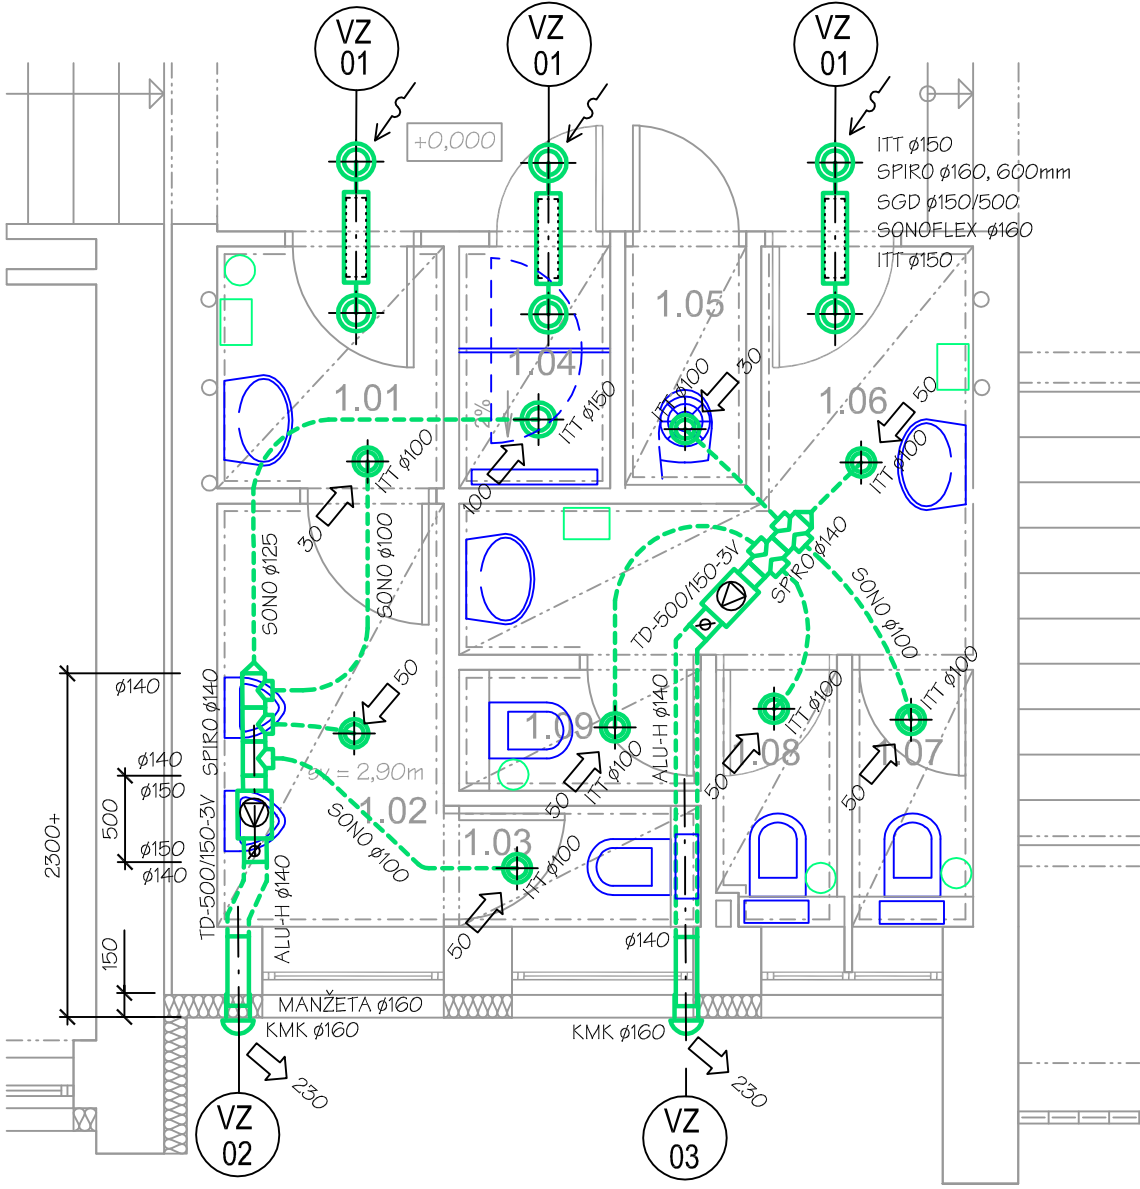


C - 8 PŮDORYS 1.PP 1:100

PŮVODNÍ VEDENÍ INSTALACÍ NAD PODHLEDEM NENÍ ZCELA ZŘEJMÉ. V PO ZJIŠTĚNÍ SKUTEČNOSTÍ BUDE NUTNÉ TRASY PŘÍMĚRNĚ UPRAVIT.

LEGENDA MÍSTNOSTÍ 1.PP

0.01	ZÁDVEŘÍ - CHODBA
------	------------------

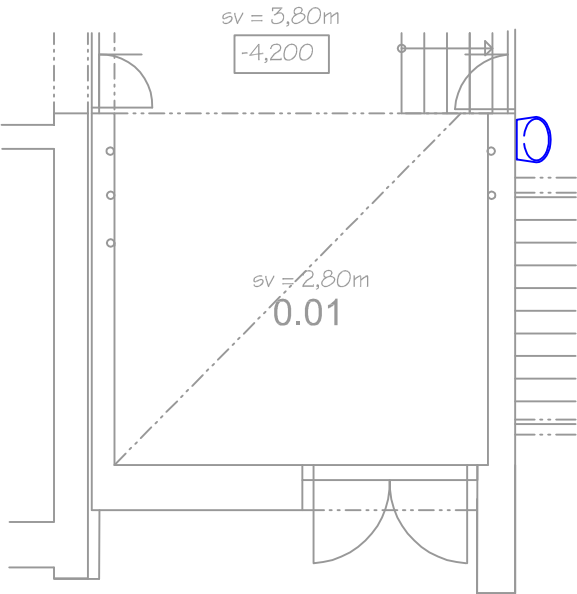

projektant	Ing.Javora Stanislav	město,obec	HODONÍN	 <div>Radějov 330 696 67 Radějov tel 606277481 info@javor.cz</div>	
zodp.projektant	Ing.Javora Stanislav	kat.území	HODONÍN		
podpis		stavební úřad	HODONÍN		
objednatel MĚSTO HODONÍN, MASARYKOVO NÁMĚSTÍ 1, 695 35 HODONÍN				formát	610x420
stavba REKONSTRUKCE HYGIENICKÝCH ZAŘÍZENÍ, MĚÚ HODONÍN, NÁR.TŘÍDA 373/25 1. ETAPA D.1.4.b VZDUCHOTECHNIKA				datum	01/2021
				stupeň	DPS
				číslo zakáz.	027/2020/PD
				arch.číslo	
obsah PŮDORYS SEKCE 8 V BUDOVĚ C				měřítko 1:50	číslo výkr. 6