


ER112+SS3/N250 + PP3/N dle specifikace

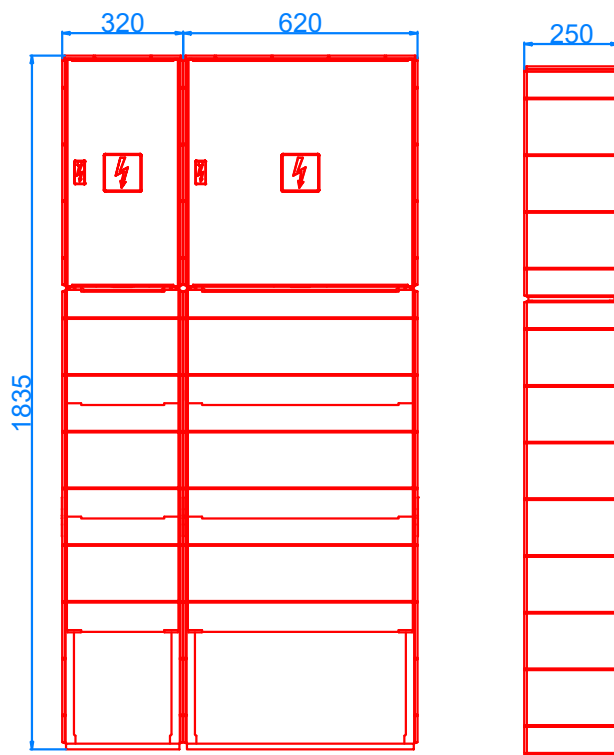

PROVEDENÍ

část elektroměrová : typ – ER 112 / NKP7P
 část vývodová : skříň SS3/N250 uzavírání 2+PP3/N
 s výzbrojí dle tohoto výkresu


ROZMĚRY : (320+620) x 1835 x 250 mm
 celkem : 940 x 1835 x 250 mm

KRYTÍ : IP44 / IP20

VÝROBCE : DCK Holoubkov

JMENOVITÝ PROUD : 20A

VYPRACOVAL	Jiří Novák	<div>Jiří Novák Erbenova 7 695 03 Hodonín Tel. 603 748 060</div>	
KONTRLOVAL	Jiří Novák		
STAVEBNÍK	Město Hodonín, Masarykovo nám. 53/1, 695 35 Hodonín		
MÍSTO STAVBY	Hodonín, ul. Měšťanská / k.ú. Hodonín		
NÁZEV STAVBY	Hodonín, VO ul. Měšťanská za Černým mostem	ČÍSLO STAVBY	01–2019–01
STAVEBNÍ OBJEKT	ELEKTROINSTALACE	FORMÁT	A4
ČÁST	STAVEBNÍ ČÁST	DATUM	08/2019
OBSAH:	RVO ZM HO***	STUPEŇ PD	DUR + DPS
		MEŘITKO	Č. VÝKRESU D.1.4

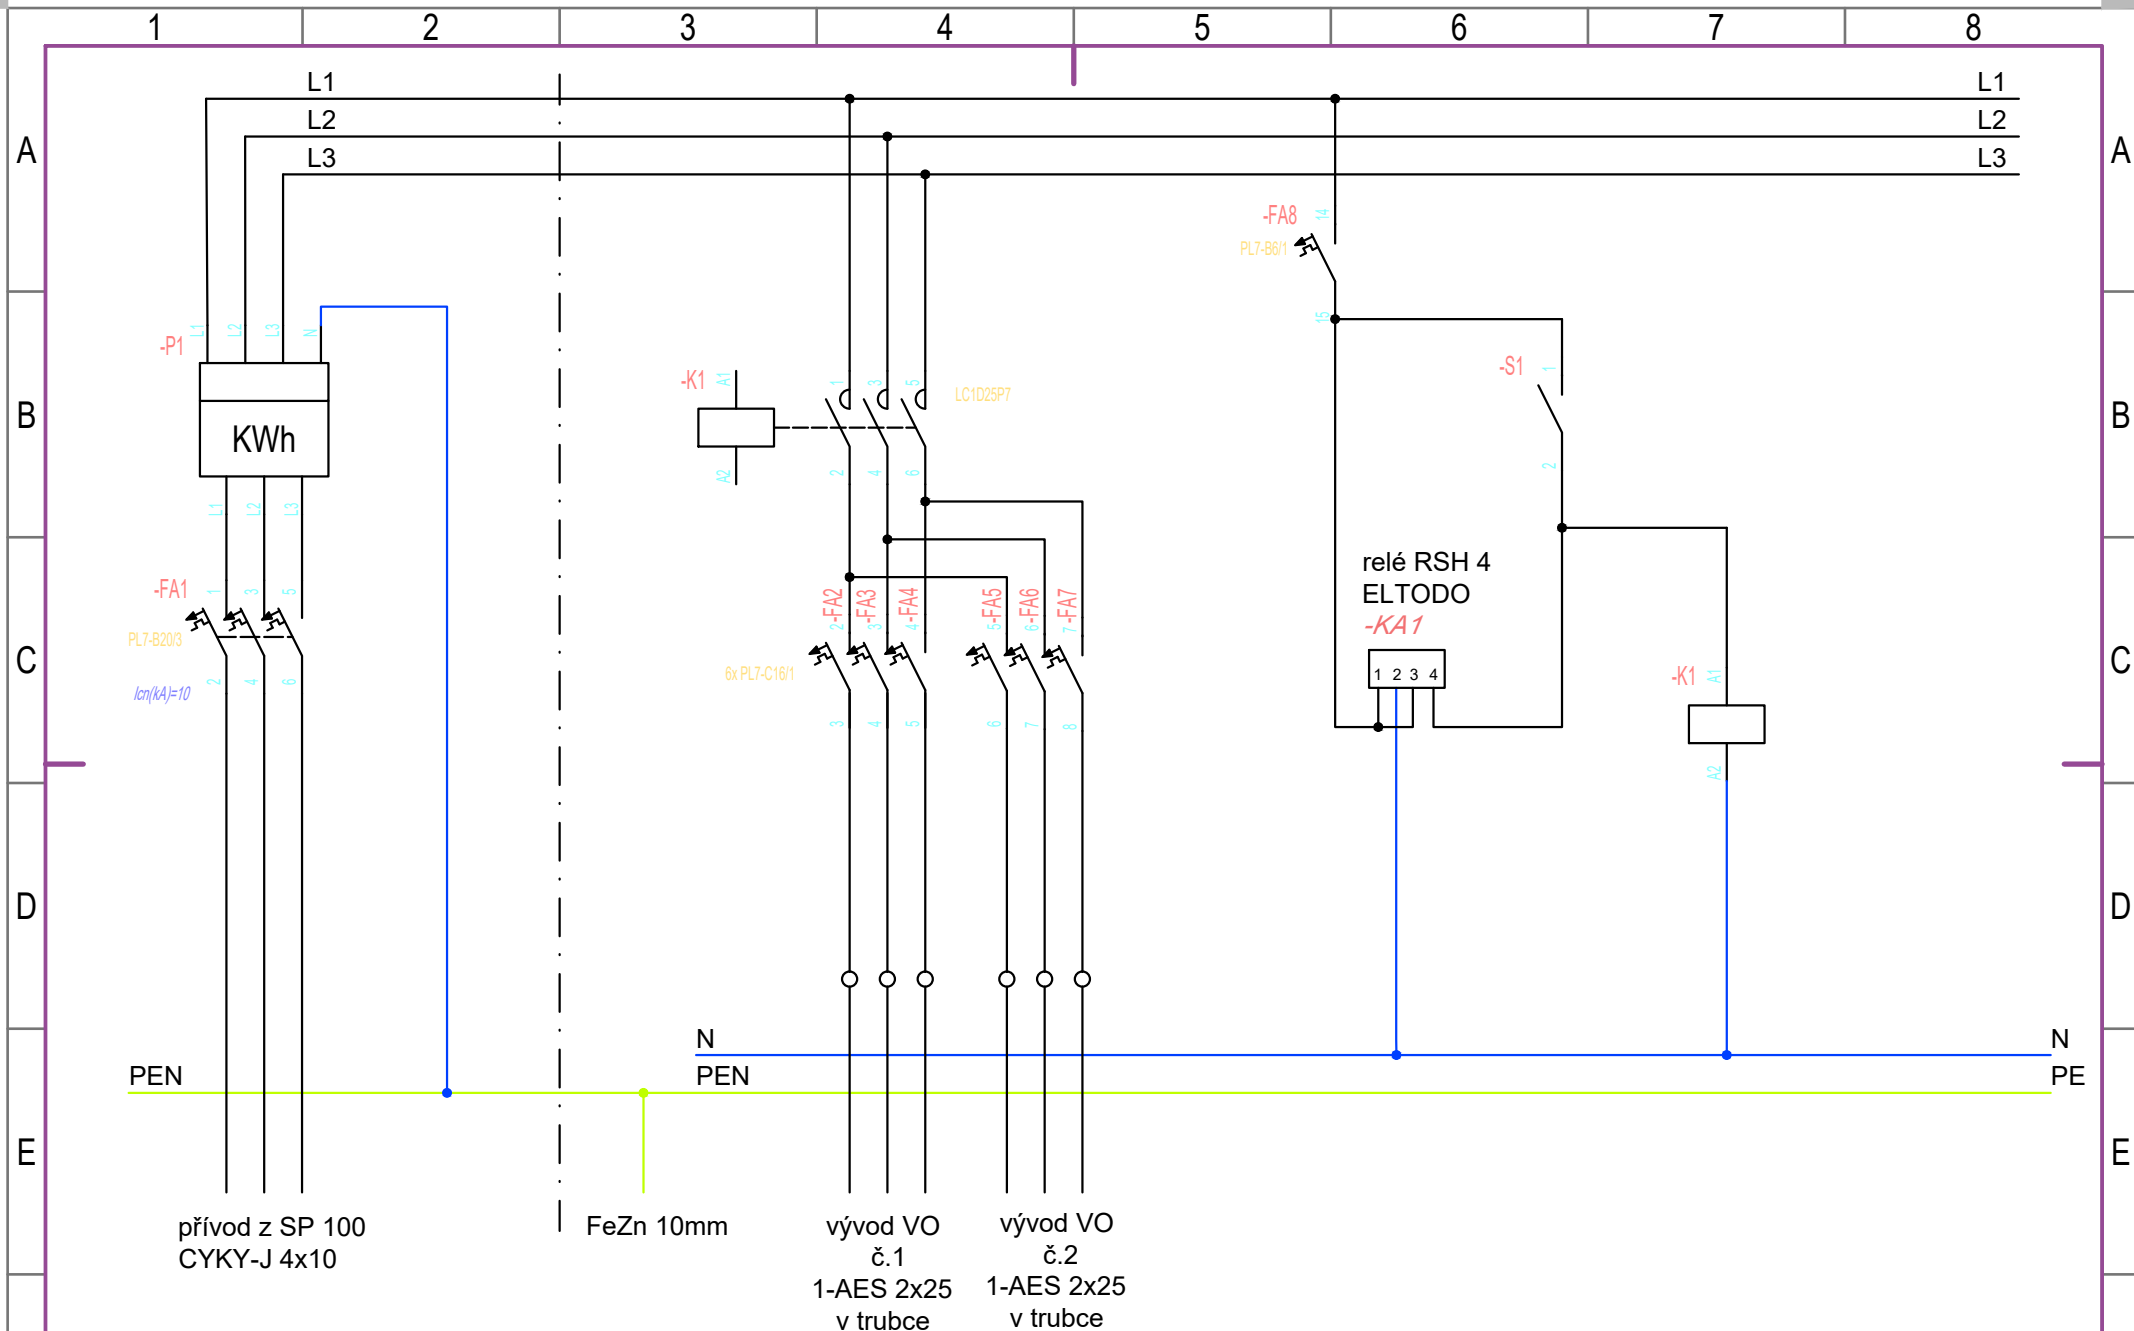

F				Datum	08.19	Nadpis Hodonín, VO ul. Měšťanská za Černým mostem				RVO ZM HO***		Distribution		= --		F
				Creat.	--							--		+ --		
	--	--	08.19	Check.	--							Jiné		DWG No		
	No.	Revize	Datum	Name	Norm	--	Origin: --	Replac. by: --	Replac. for: --	Sheet name	--	--	Nr of sh.	--		