


KOORDINAČNÍ SITUACE

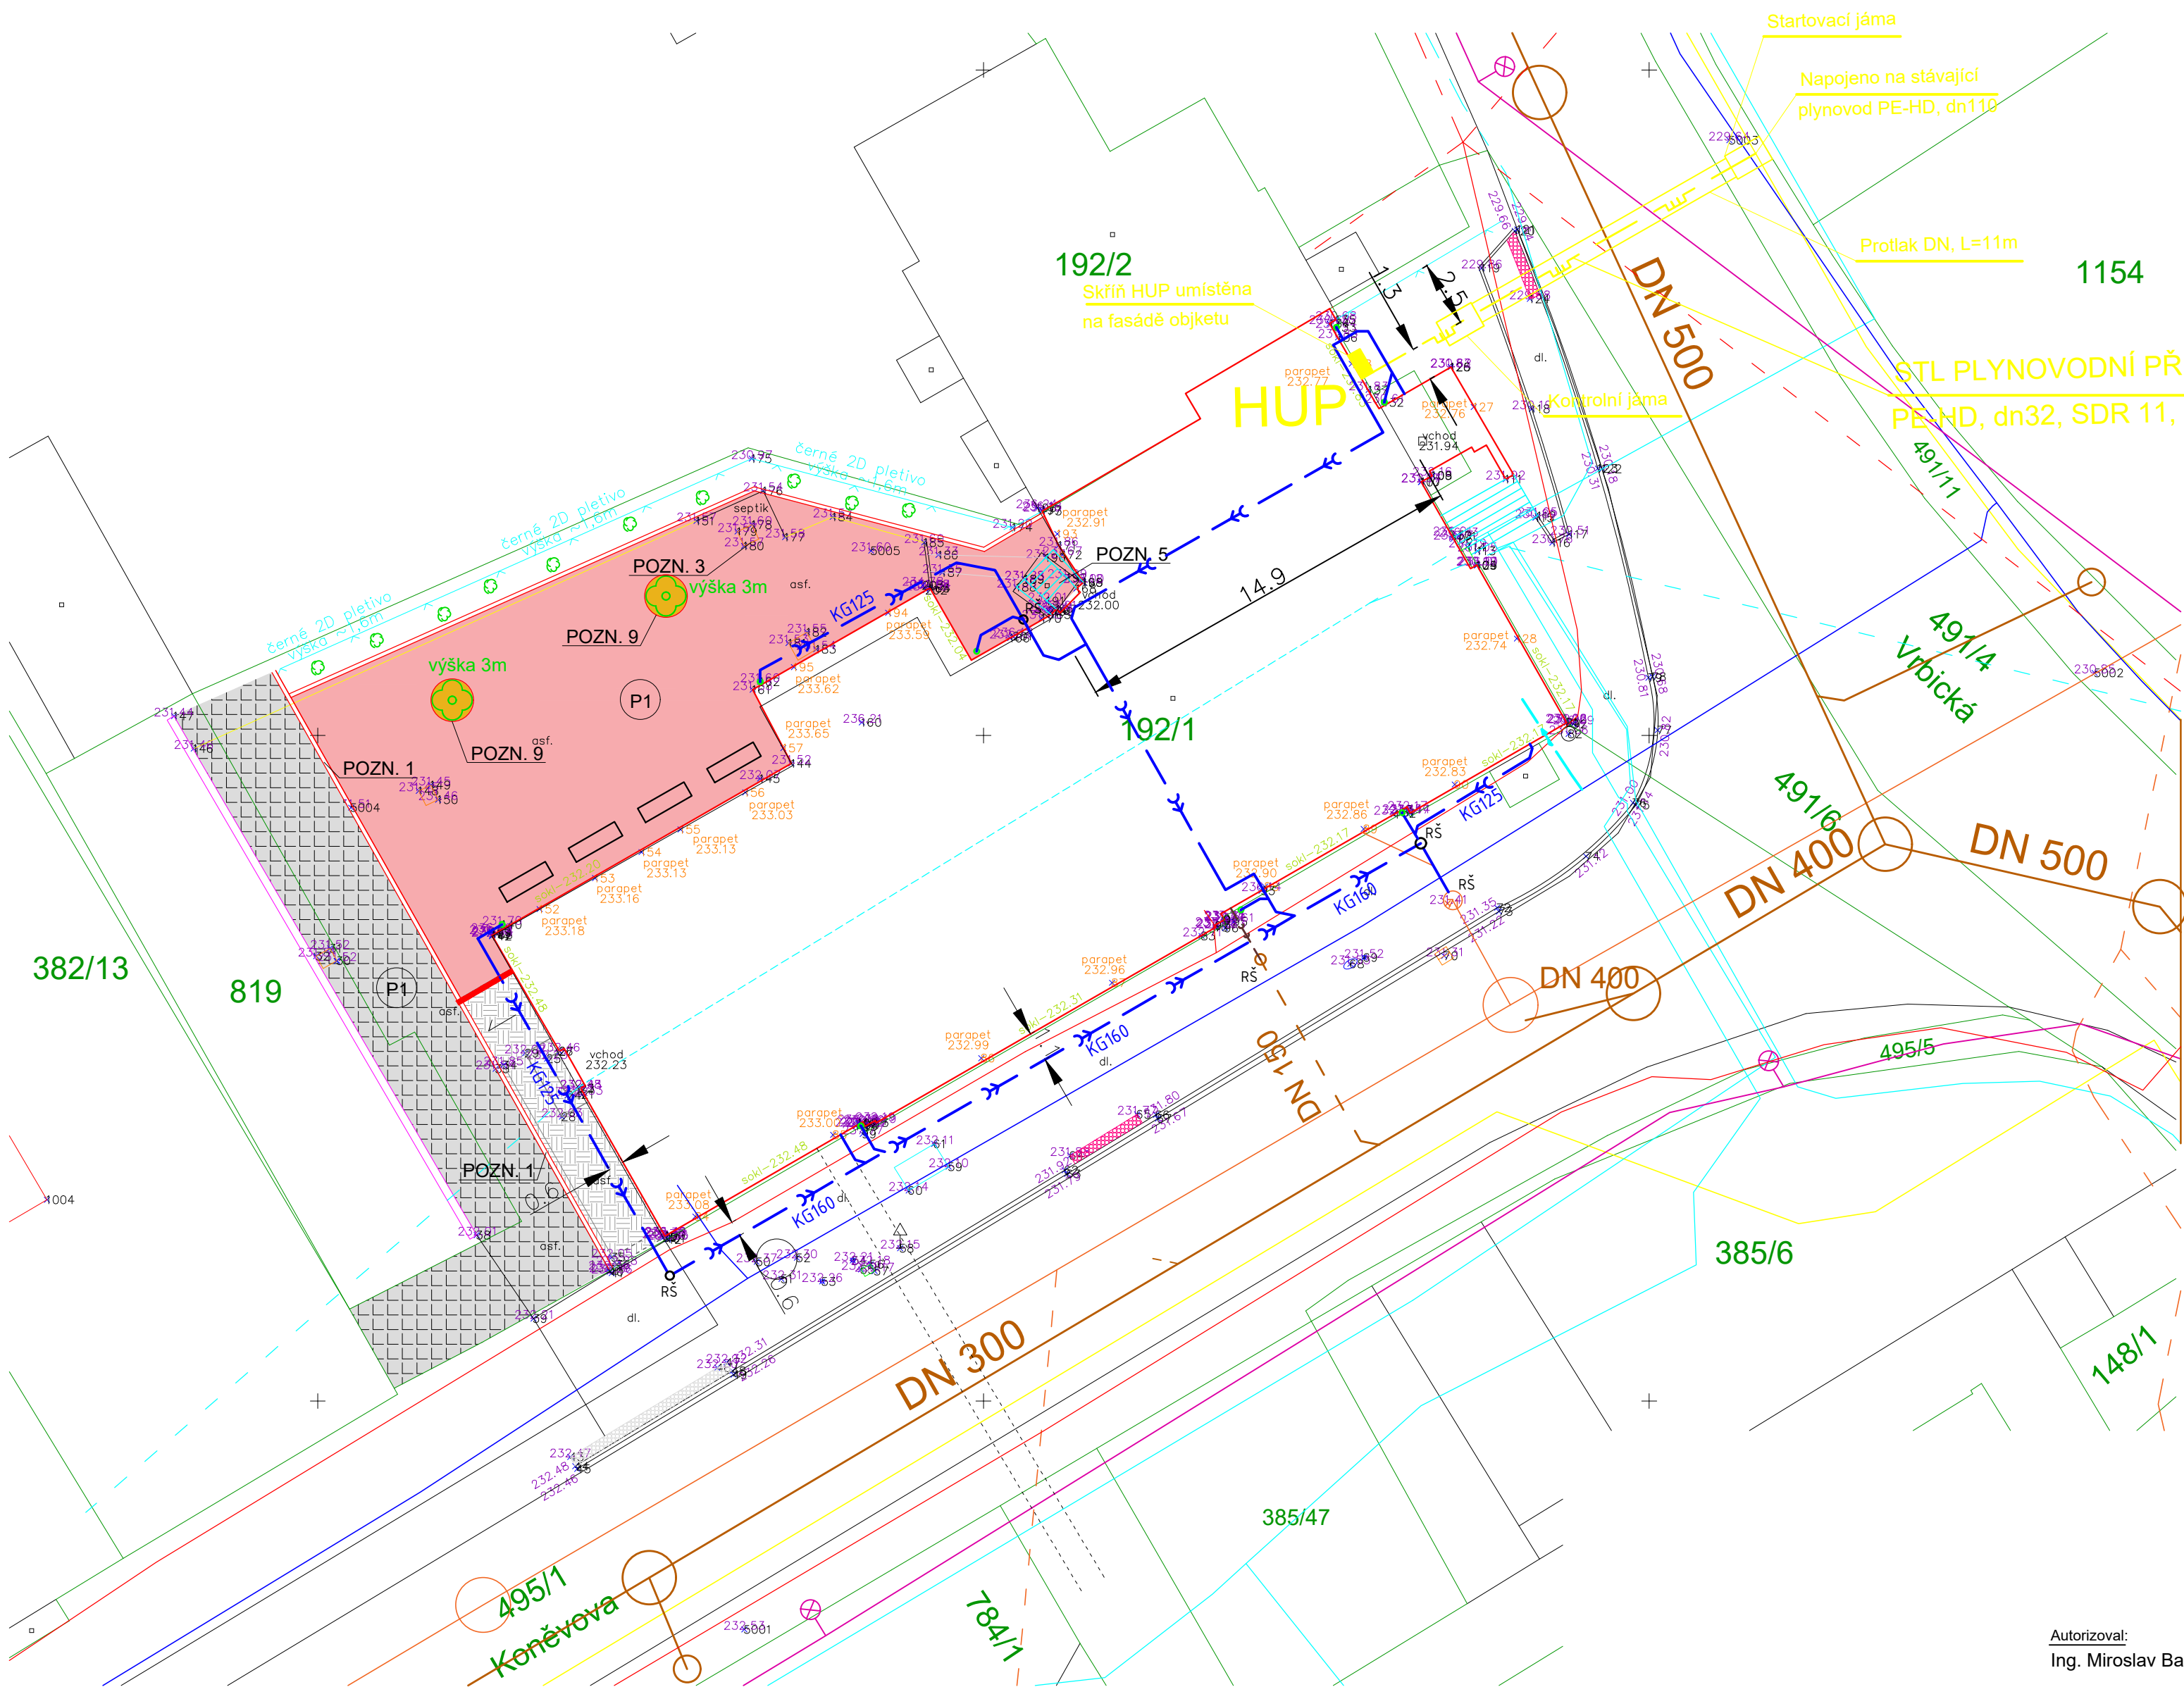

LEGENDA ČAR / OBJEKTŮ

- ŘEŠENÝ OBJEKT KD HEŘMANICE
- HRANICE PARCEL
- 793/36

PARCELNÍ ČÍSLO
- NOVÁ ZELEŇ - KEŘE / STROMY

LEGENDA INŽENÝRSKÝCH SÍTÍ

STÁVAJÍCÍ INŽENÝRSKÉ SÍTĚ

- PODZEMNÍ / NADZEMNÍ VEDENÍ - CETIN
- NN - PODZEMNÍ / NADZEMNÍ VEDENÍ DO 1 KV
- STL
- VODOVOD (OVAK)
- DEŠŤOVÁ KANALIZACE (OVAK) - DN DLE VYJÁDRĚNÍ
- KANALIZACE (MIMO SPRÁVU OVAK)
- VEŘEJNÉ OSVĚTLENÍ
- STÁVAJÍCÍ VODOVODNÍ PŘÍPOJKA

NOVÉ INŽENÝRSKÉ SÍTĚ

- KANALIZACE PLÁNOVANÁ (VÝSTAVBA 2022), DN 300-500
- PŘÍPOJKA JEDNOTNÉ KANALIZACE - POSUN 9m (PLÁNOVANÁ (VÝSTAVBA 2022)), DN 150
- PLÁNOVANÁ PŘÍPOJKA DEŠŤOVÉ KANALIZACE - POSUN
- SPLAŠKOVÁ KANALIZACE, MATERIÁL PVC KG
- DEŠŤOVÁ KANALIZACE, MATERIÁL PVC KG
- STL PLYNOVODNÍ PŘÍPOJKA PE-HD ROBUST

POZNÁMKA IS

PRŮBĚH SÍTÍ POUZE INFORMATIVNÍ, PŘED ZAČÁTKEM STAVEBNÍCH PRACÍ JE INVESTOR (DODAVATEL) POVINEN ZAJISTIT VYTÝČENÍ SÍTÍ U JEJICH VLASTNÍKŮ (SPRÁVCŮ), PŘI KŘÍŽENÍ SÍTÍ JE NUTNO OVĚŘIT POLOHU A HLOUBKU ULOŽENÍ STÁVAJÍCÍCH SÍTÍ. VÝKOPY V BLÍZKOSTI KŘÍŽENÍ PODZEMNÍCH SÍTÍ MUSÍ BÝT PROVEDENY RUČNĚ MIN. 1 M PŘED A ZA KŘÍŽENÍM, S MAXIMÁLNÍ OPATRNOSTÍ, POKUD VLASTNÍK (SPRÁVCE) NEPOŽADUJE JINAK.

Autorizoval:
Ing. Miroslav Bartoš

Vypracoval:
Martin Kopecký

INVESTOR: **Městský obvod Slezská Ostrava Těšínská 138/35, 710 16 Ostrava, Zastoupený: Ing. Richard Vereš, starosta**

STAVBA: **Modernizace kulturního domu v Heřmanicích**

MÍSTO STAVBY:
k.ú. Heřmanice, parc. č. st. 192/1

ČÁST: D.1.4.6 PLYNOINSTALACE
NÁZEV VÝKRESU

SITUACE



PROJEKČNÍ A INŽENÝRSKÁ ČINNOST
Martin Kopecký, IČO:07860056
Růždka 287,756 25 Růždka
tel.+420 603 544 735
e-mail:projekce@tzb-projekt-kopecky.cz

FORMÁT A2
DATUM ŘÍJEN 2021
STUPEŇ DPS
OBJEKT

MĚŘÍTKO

1:200

Č. VÝKRESU

002

SADA 1 2 3 4 5 6 7 8