


KOORDINAČNÍ SITUACE

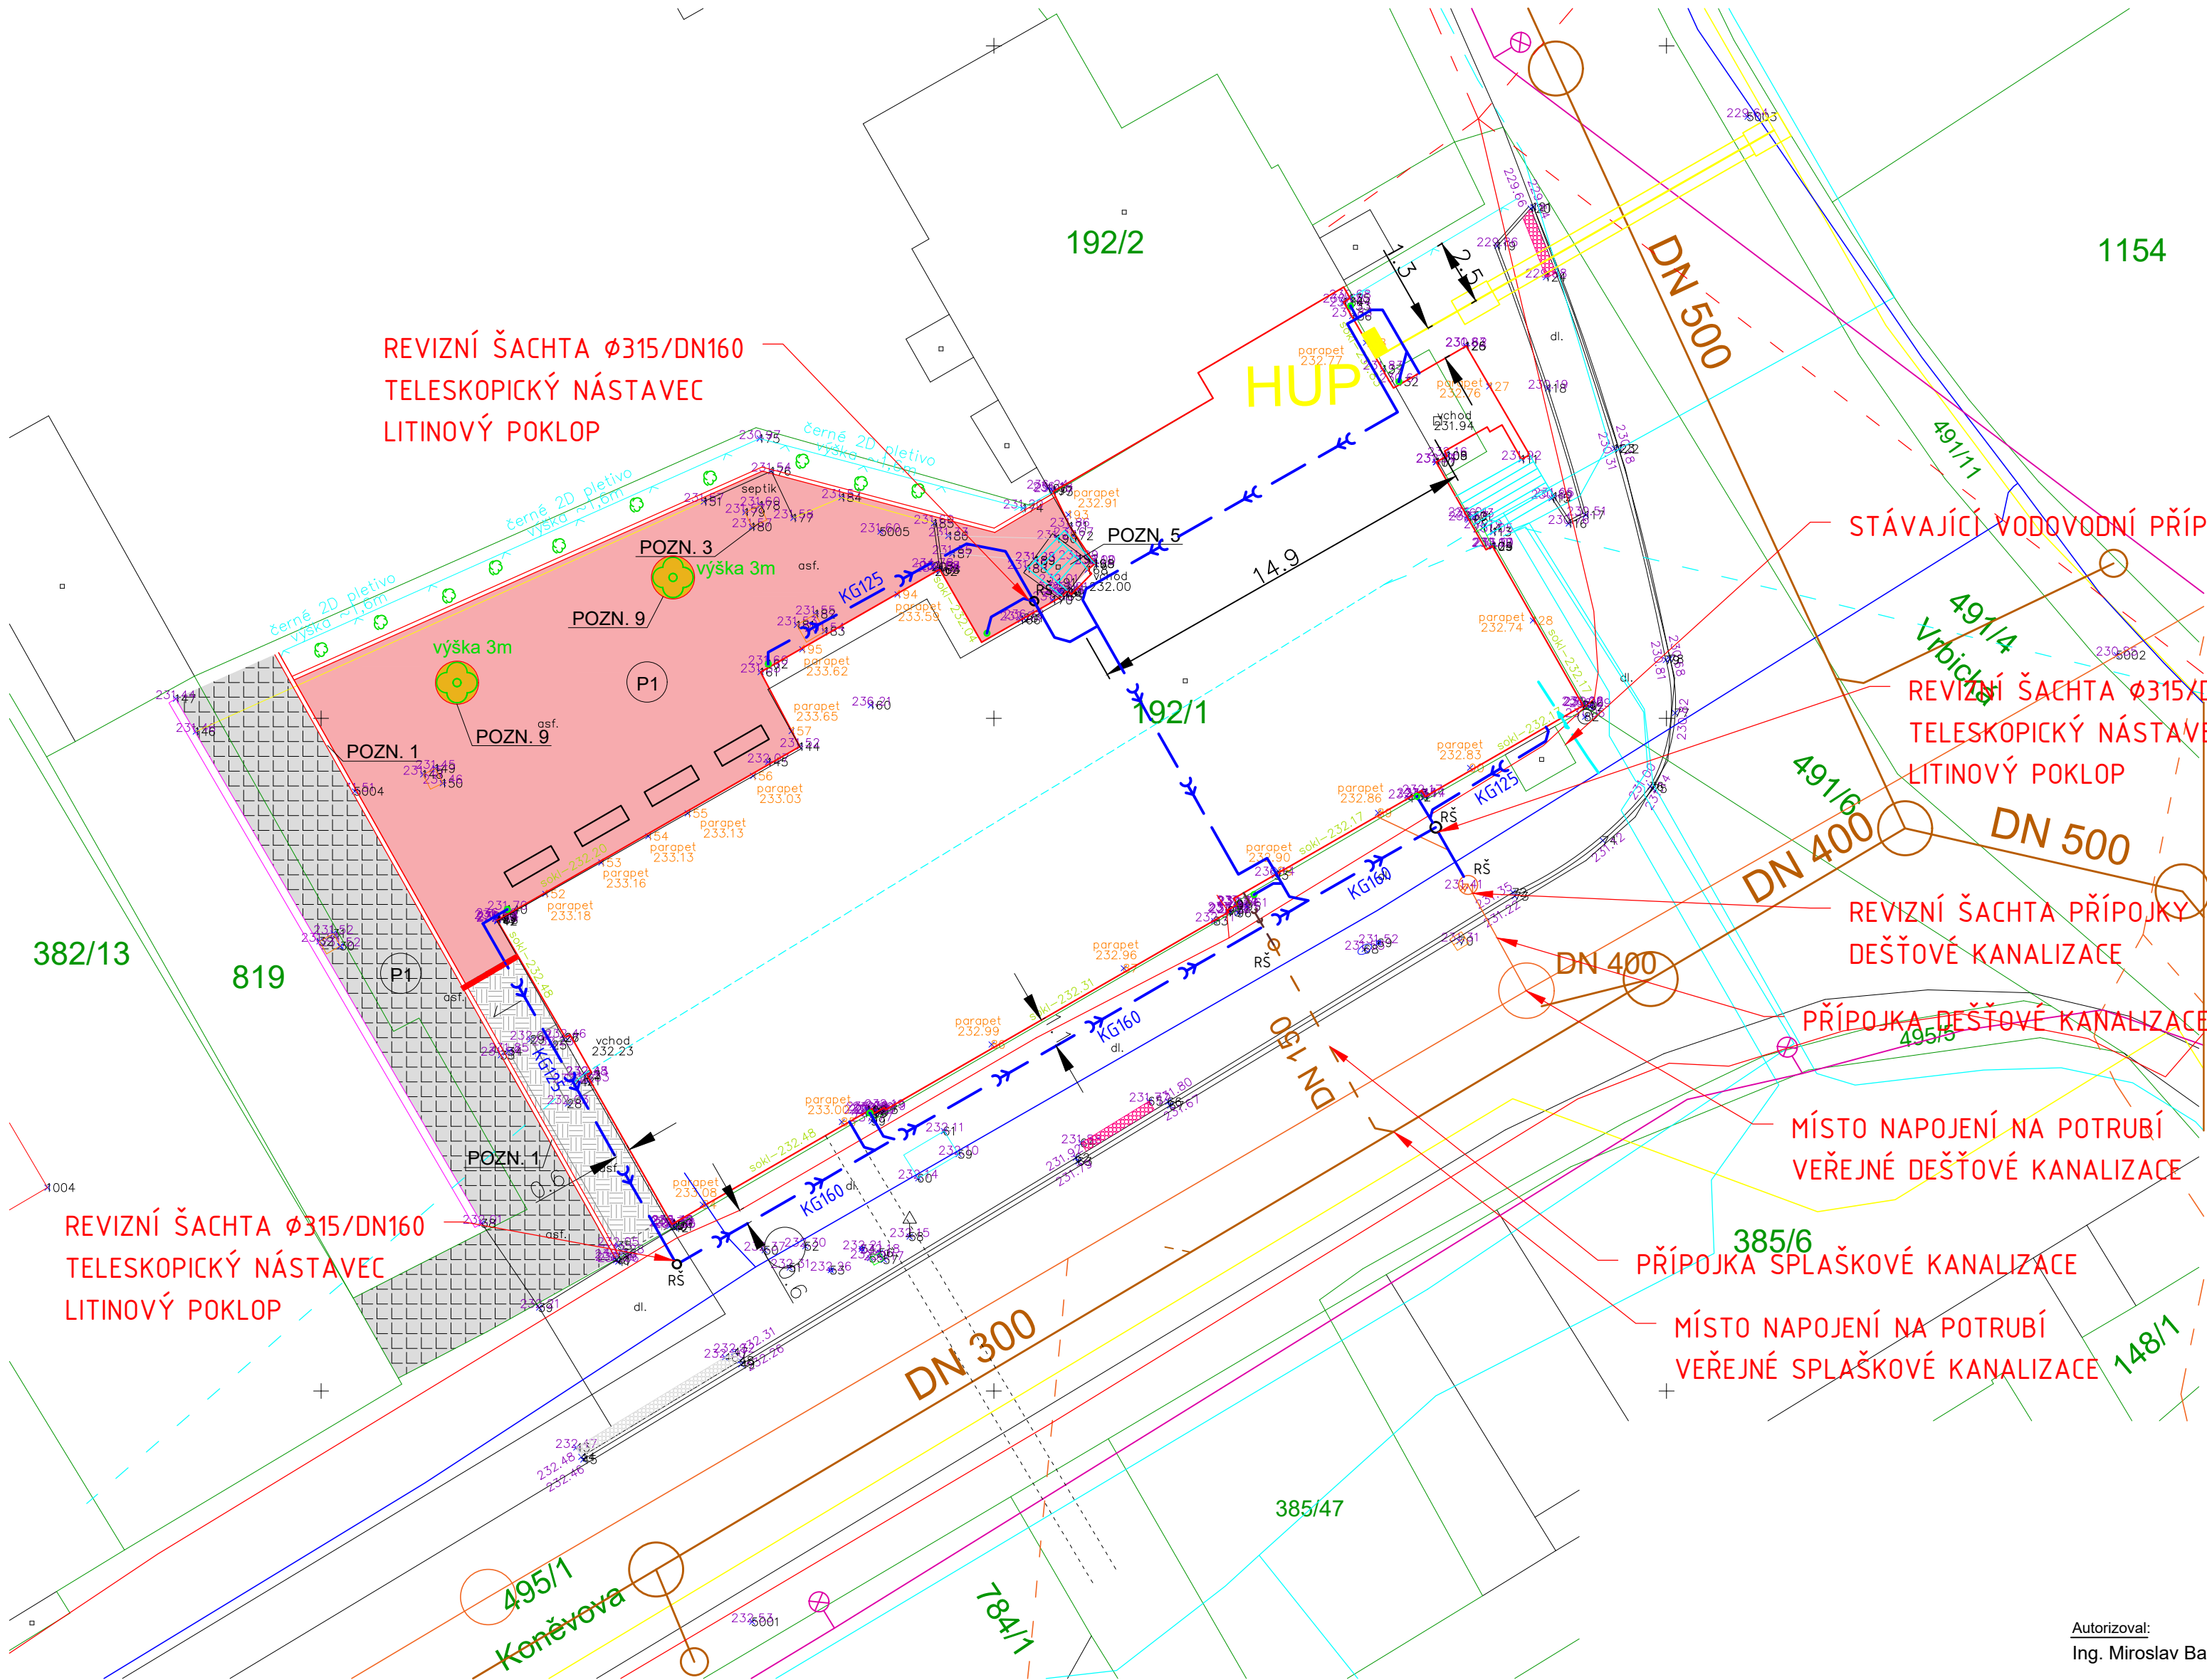

LEGENDA ČAR / OBJEKTŮ

- ŘEŠENÝ OBJEKT KD HEŘMANICE
- HRANICE PARCEL
- 793/36

PARCELNÍ ČÍSLO
- NOVÁ ZELEŇ - KEŘE / STROMY

LEGENDA INŽENÝRSKÝCH SÍTÍ

STÁVAJÍCÍ INŽENÝRSKÉ SÍTĚ

- PODZEMNÍ / NADZEMNÍ VEDENÍ - CETIN
- NN - PODZEMNÍ / NADZEMNÍ VEDENÍ DO 1 kV
- STL
- VODOVOD (OVAK)
- DEŠŤOVÁ KANALIZACE (OVAK) - DN DLE VYJÁDRĚNÍ
- KANALIZACE (MIMO SPRÁVU OVAK)
- VEŘEJNÉ OSVĚTLENÍ
- STÁVAJÍCÍ VODOVODNÍ PŘÍPOJKA

NOVÉ INŽENÝRSKÉ SÍTĚ

- KANALIZACE PLÁNOVANÁ (VÝSTAVBA 2022), DN 300-500
- PŘÍPOJKA JEDNOTNÉ KANALIZACE - POSUN 9m (PLÁNOVANÁ (VÝSTAVBA 2022)), DN 150
- PLÁNOVANÁ PŘÍPOJKA DEŠŤOVÉ KANALIZACE - POSUN
- SPLAŠKOVÁ KANALIZACE, MATERIÁL PVC KG
- DEŠŤOVÁ KANALIZACE, MATERIÁL PVC KG
- STL PLYNOVODNÍ PŘÍPOJKA

POZNÁMKA IS

PRŮBĚH SÍTÍ POUZE INFORMATIVNÍ, PŘED ZAČÁTKEM STAVEBNÍCH PRACÍ JE INVESTOR (DODAVATEL) POVINEN ZAJISTIT VYTÝČENÍ SÍTÍ U JEJICH VLASTNÍKŮ (SPRÁVCŮ), PŘI KRÍŽENÍ SÍTÍ JE NUTNO OVĚRIT POLOHU A HLOUBKU ULOŽENÍ STÁVAJÍCÍCH SÍTÍ. VÝKOPY V BLÍZKOSTI KRÍŽENÍ PODZEMNÍCH SÍTÍ MUSÍ BÝT PROVEDENY RUČNĚ MIN. 1 M PŘED A ZA KRÍŽENÍM, S MAXIMÁLNÍ OPATRNOSTÍ, POKUD VLASTNÍK (SPRÁVCE) NEPOŽADUJE JINAK.

Autorizoval:  
Ing. Miroslav Bartoš

Vypracoval:  
Martin Kopecký

INVESTOR: **Městský obvod Slezská Ostrava Těšínská 138/35, 710 16 Ostrava, Zastoupený: Ing. Richard Vereš, starosta**

STAVBA: **Modernizace kulturního domu v Heřmanicích**

MÍSTO STAVBY:  
**k.ú. Heřmanice, parc. č. st. 192/1**

ČÁST: D.1.4.1 ZDRAVOTECHNIKA  
NÁZEV VÝKRESU

SITUACE



PROJEKČNÍ A INŽENÝRSKÁ ČINNOST  
Martin Kopecký, IČO:07860056  
Růždka 287,756 25 Růždka  
tel.+420 603 544 735  
e-mail:projekce@tzb-projekt-kopecky.cz

FORMÁT A2  
DATUM ŘÍJEN 2021  
STUPEŇ DPS  
OBJEKT

MĚŘÍTKO  
**1:200**  
Č. VÝKRESU  
**002**

SADA 1 2 3 4 5 6 7 8