


Pavilon A,C – Půdorys 1.PP

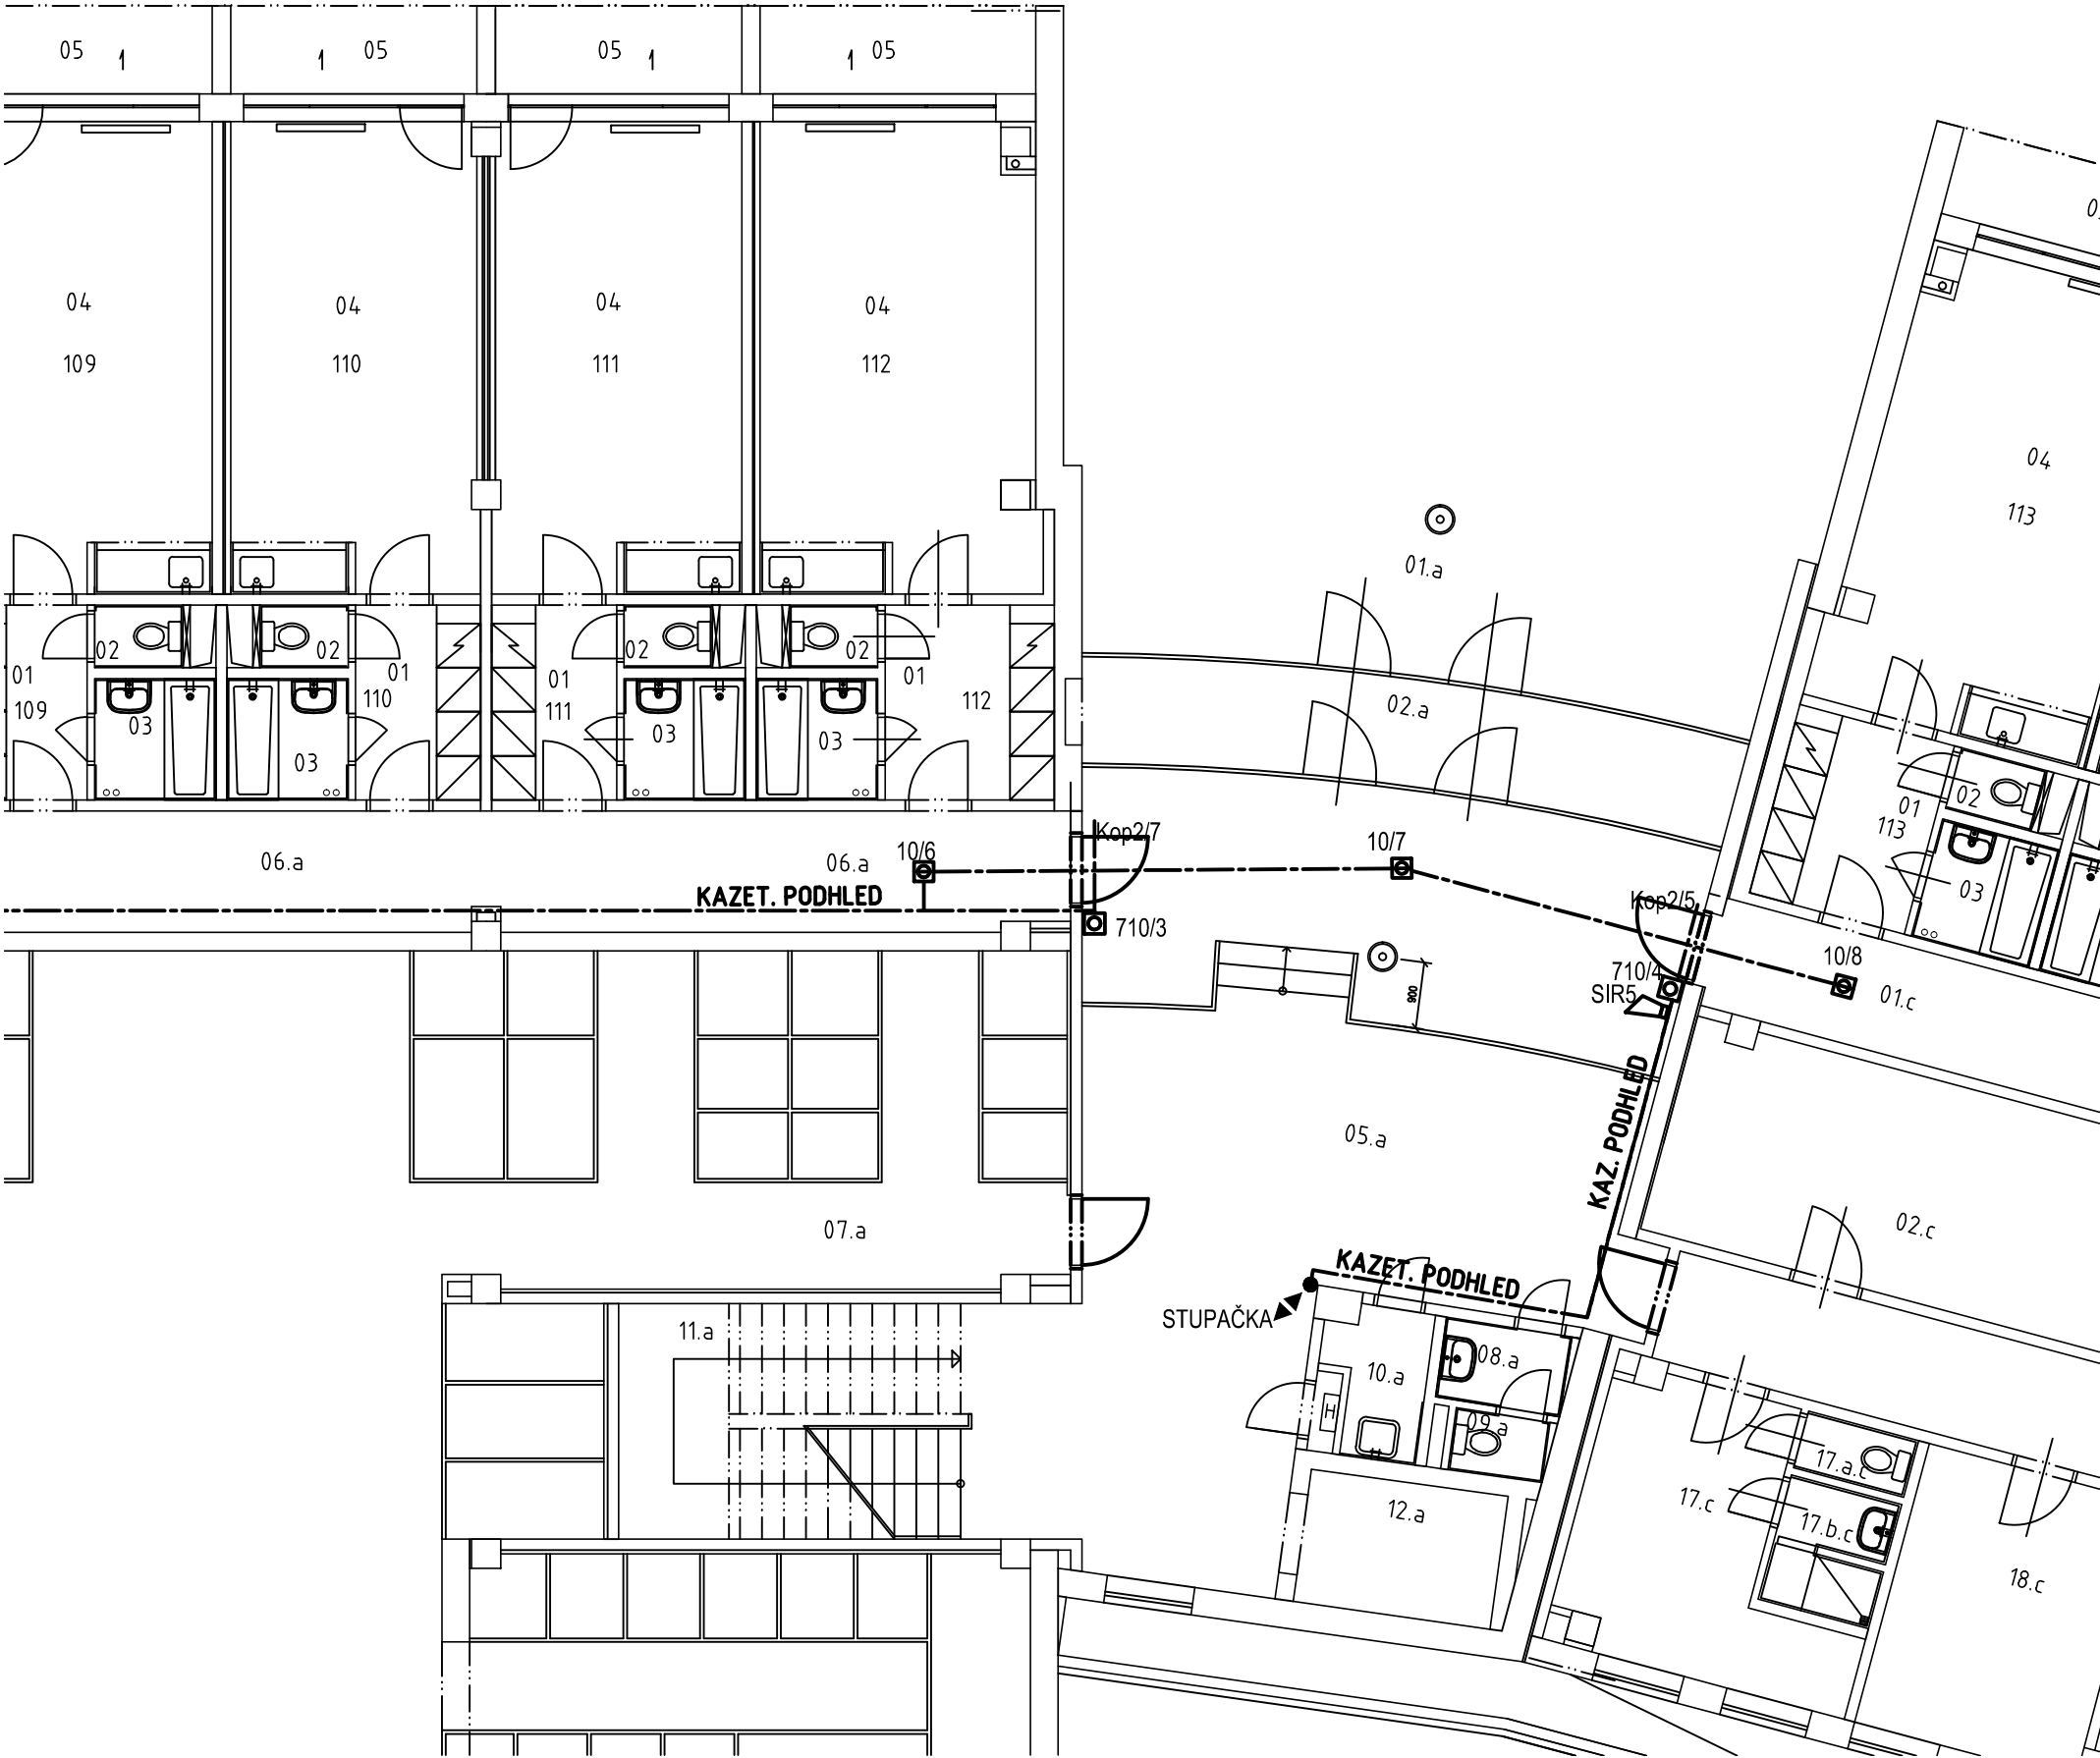

VÝPIS STAVEBNÍCH PRACÍ

- 1./ VYBOURÁNÍ STÁVAJÍCÍ OCEL. ZÁRUBNĚ A DVEŘÍ
- 2./ OSAZENÍ NOVÉ OCEL. ZÁRUBNĚ
- 3./ ZAPRAVENÍ PRŮČKY, VČETNĚ OMÍTEK
- 4./ ZAPRAVENÍ PODLAHY
- 5./ PROVEDENÍ MALBY V POTŘEBNÉM ROZSAHU
- 6./ OSAZENÍ JEDNOKŘÍDLOVÝCH DVEŘÍ

VYSVĚTLIVKY:

- KABELOVÉ TRASY SLP SYSTÉMU
- KABELOVÉ TRASY SLP SYSTÉMU
- TLAČÍTKOVÝ HLÁSIČ
- OPTO-KOŮROVÝ HLÁSIČ
- SIRENA
- JEDNOTKA VYSTUPU/CISLO VYSTUPU

LEGENDA DVEŘÍ

1. POŽÁRNÍ DVEŘE BUDOU OSAZENY ODPOVÍDAJÍCÍM SAMOZAVÍRAČEM S POŽÁRNÍ KONZOLÍ S ELEKTROMAGNETICKÝM ZAJISTĚNÍM JEDNOKŘÍDLOVÝCH DVEŘÍ V OTEVŘENÉ POLOZE. S KAŽDÉ STRANY DVEŘÍ BUDE INSTALOVÁN POŽÁRNÍ HLÁSIČ.

LEGENDA DVEŘÍ

1. POŽÁRNÍ DVEŘE BUDOU OSAZENY ODPOVÍDAJÍCÍM SAMOZAVÍRAČEM S POŽÁRNÍ KONZOLÍ S ELEKTROMAGNETICKÝM ZAJISTĚNÍM JEDNOKŘÍDLOVÝCH DVEŘÍ V OTEVŘENÉ POLOZE. S KAŽDÉ STRANY DVEŘÍ BUDE INSTALOVÁN POŽÁRNÍ HLÁSIČ.
2. POŽÁRNÍ DVEŘE BUDOU OSAZENY ODPOVÍDAJÍCÍM SAMOZAVÍRAČEM A ZA PROVOZU BUDOU TRVALE UZAVŘENY.


PAVILON A
LEGENDA MÍSTNOSTÍ

| ČÍSLO BYTU | OZN. | ÚČEL MÍSTNOSTI | PLOCHA V M ² |
|------------|-------|-----------------------|-------------------------|
| 1 | 2 | 3 | 4 |
| | 01.a | KRYTÝ VSTUP | |
| | 02.a | ZÁDVEŘÍ | 5,51 |
| | 03.a | REGULACE MĚŘENÍ+PLYNU | 6,14 |
| | 04.a | SKLAD ZAHR. NÁŘADÍ | 6,14 |
| | 05.a | HALA | 71,73 |
| | 06.a | SPOLEČNÁ CHODBA | 40,62 |
| | 07.a | SKLEPNÍ BOXY | 226,00 |
| | 08.a | PŘEDSÍŇ WC | 1,68 |
| | 09.a | WC | 1,16 |
| | 10.a | ÚKLIDOVÁ KOMORA | 2,15 |
| | 11.a | SCHODIŠTĚ | 14,88 |
| | 12a | VÝTAH | 4,86 |
| | H | HYDRANTOVÁ MÍSTNOST | 0,38 |
| 107 112 | 01 | CHODBA | 4,96 |
| | 01a,b | ŠATNÍ SKŘÍŇ | 1,08 |
| | 02 | WC | 1,02 |
| | 03 | KOUPELNA | 2,72 |
| | 04 | OBYTNÁ KUCHYŇ | 23,99 |
| | 05 | TERASA | 4,57 |
| 108 111 | 01 | CHODBA | 4,50 |
| | 02 | WC | 1,02 |
| | 03 | KOUPELNA | 2,72 |
| | 04 | OBYTNÁ KUCHYŇ | 25,08 |
| | 05 | TERASA | 3,85 |

PAVILON C
LEGENDA MÍSTNOSTÍ

| ČÍSLO BYTU | OZN. | ÚČEL MÍSTNOSTI | PLOCHA V M ² |
|------------|--------|-----------------|-------------------------|
| 1 | 2 | 3 | 4 |
| | 01.c | SPOLEČNÁ CHODBA | 38,91 |
| | 02.c | KOLA, KOČÁRKY | 20,59 |
| | 03.c | SKLAD DKP | 9,65 |
| | 17.c | UKLÍZEČKY | 11,70 |
| | 17.a.c | WC | 1,25 |
| | 17.b.c | SPRCHA | 2,48 |
| 113 | 01 | CHODBA | 4,35 |
| | 01a,b | ŠATNÍ SKŘÍŇ | 1,08 |
| | 02 | WC | 1,02 |
| | 03 | KOUPELNA | 2,72 |
| | 04 | OBYTNÁ KUCHYŇ | 23,54 |
| | 05 | TERASA | 4,65 |
| 114 | 01 | CHODBA | 4,50 |
| | 02 | WC | 1,02 |
| | 03 | KOUPELNA | 2,72 |
| | 04 | OBYTNÁ KUCHYŇ | 21,41 |
| | 05 | LODŽIE | 3,85 |

SCHÉMA

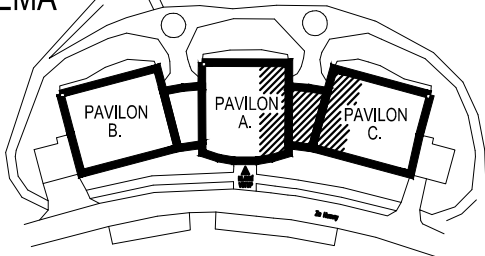

±0,000=258,500 m n. m.

| | | |
|---|--|-------------------------------|
| Projektant: Ing. Milan Surovec 687 71 Záhrovice, 602 713 655 | Divize: | Číslo zakázky: Su-10/2021 |
| Investor: Město Uherský Brod, Masarykovo nám. 100 Uherský Brod | Objekt: Provozní soubor: | |
| Místo stavby: Budova DPS č. p. 2292, Za Humny, Uherský Brod | Datum: 03/2021 | Měřítko: 1:100 |
| Název akce: Název výkresu: | Výměna požárních dveří v budově DPS č.p. 2292, Za Humny v Uherském Brodě D.1.3. Zařízení slaboproudé elektrotechniky PAVILON A, C – Půdorys 1.PP | |
| Vypracoval: Kandrnal | Formát: A3 / 3x4 | Pořadové číslo výkresu: 02 |
| Projektant: Kandrnal | Archivní číslo: | |
| Kontroloval: Ing. Surovec | | |
| HIP: | | |