


KANALIZACE  
PŮDORYS 1.NP

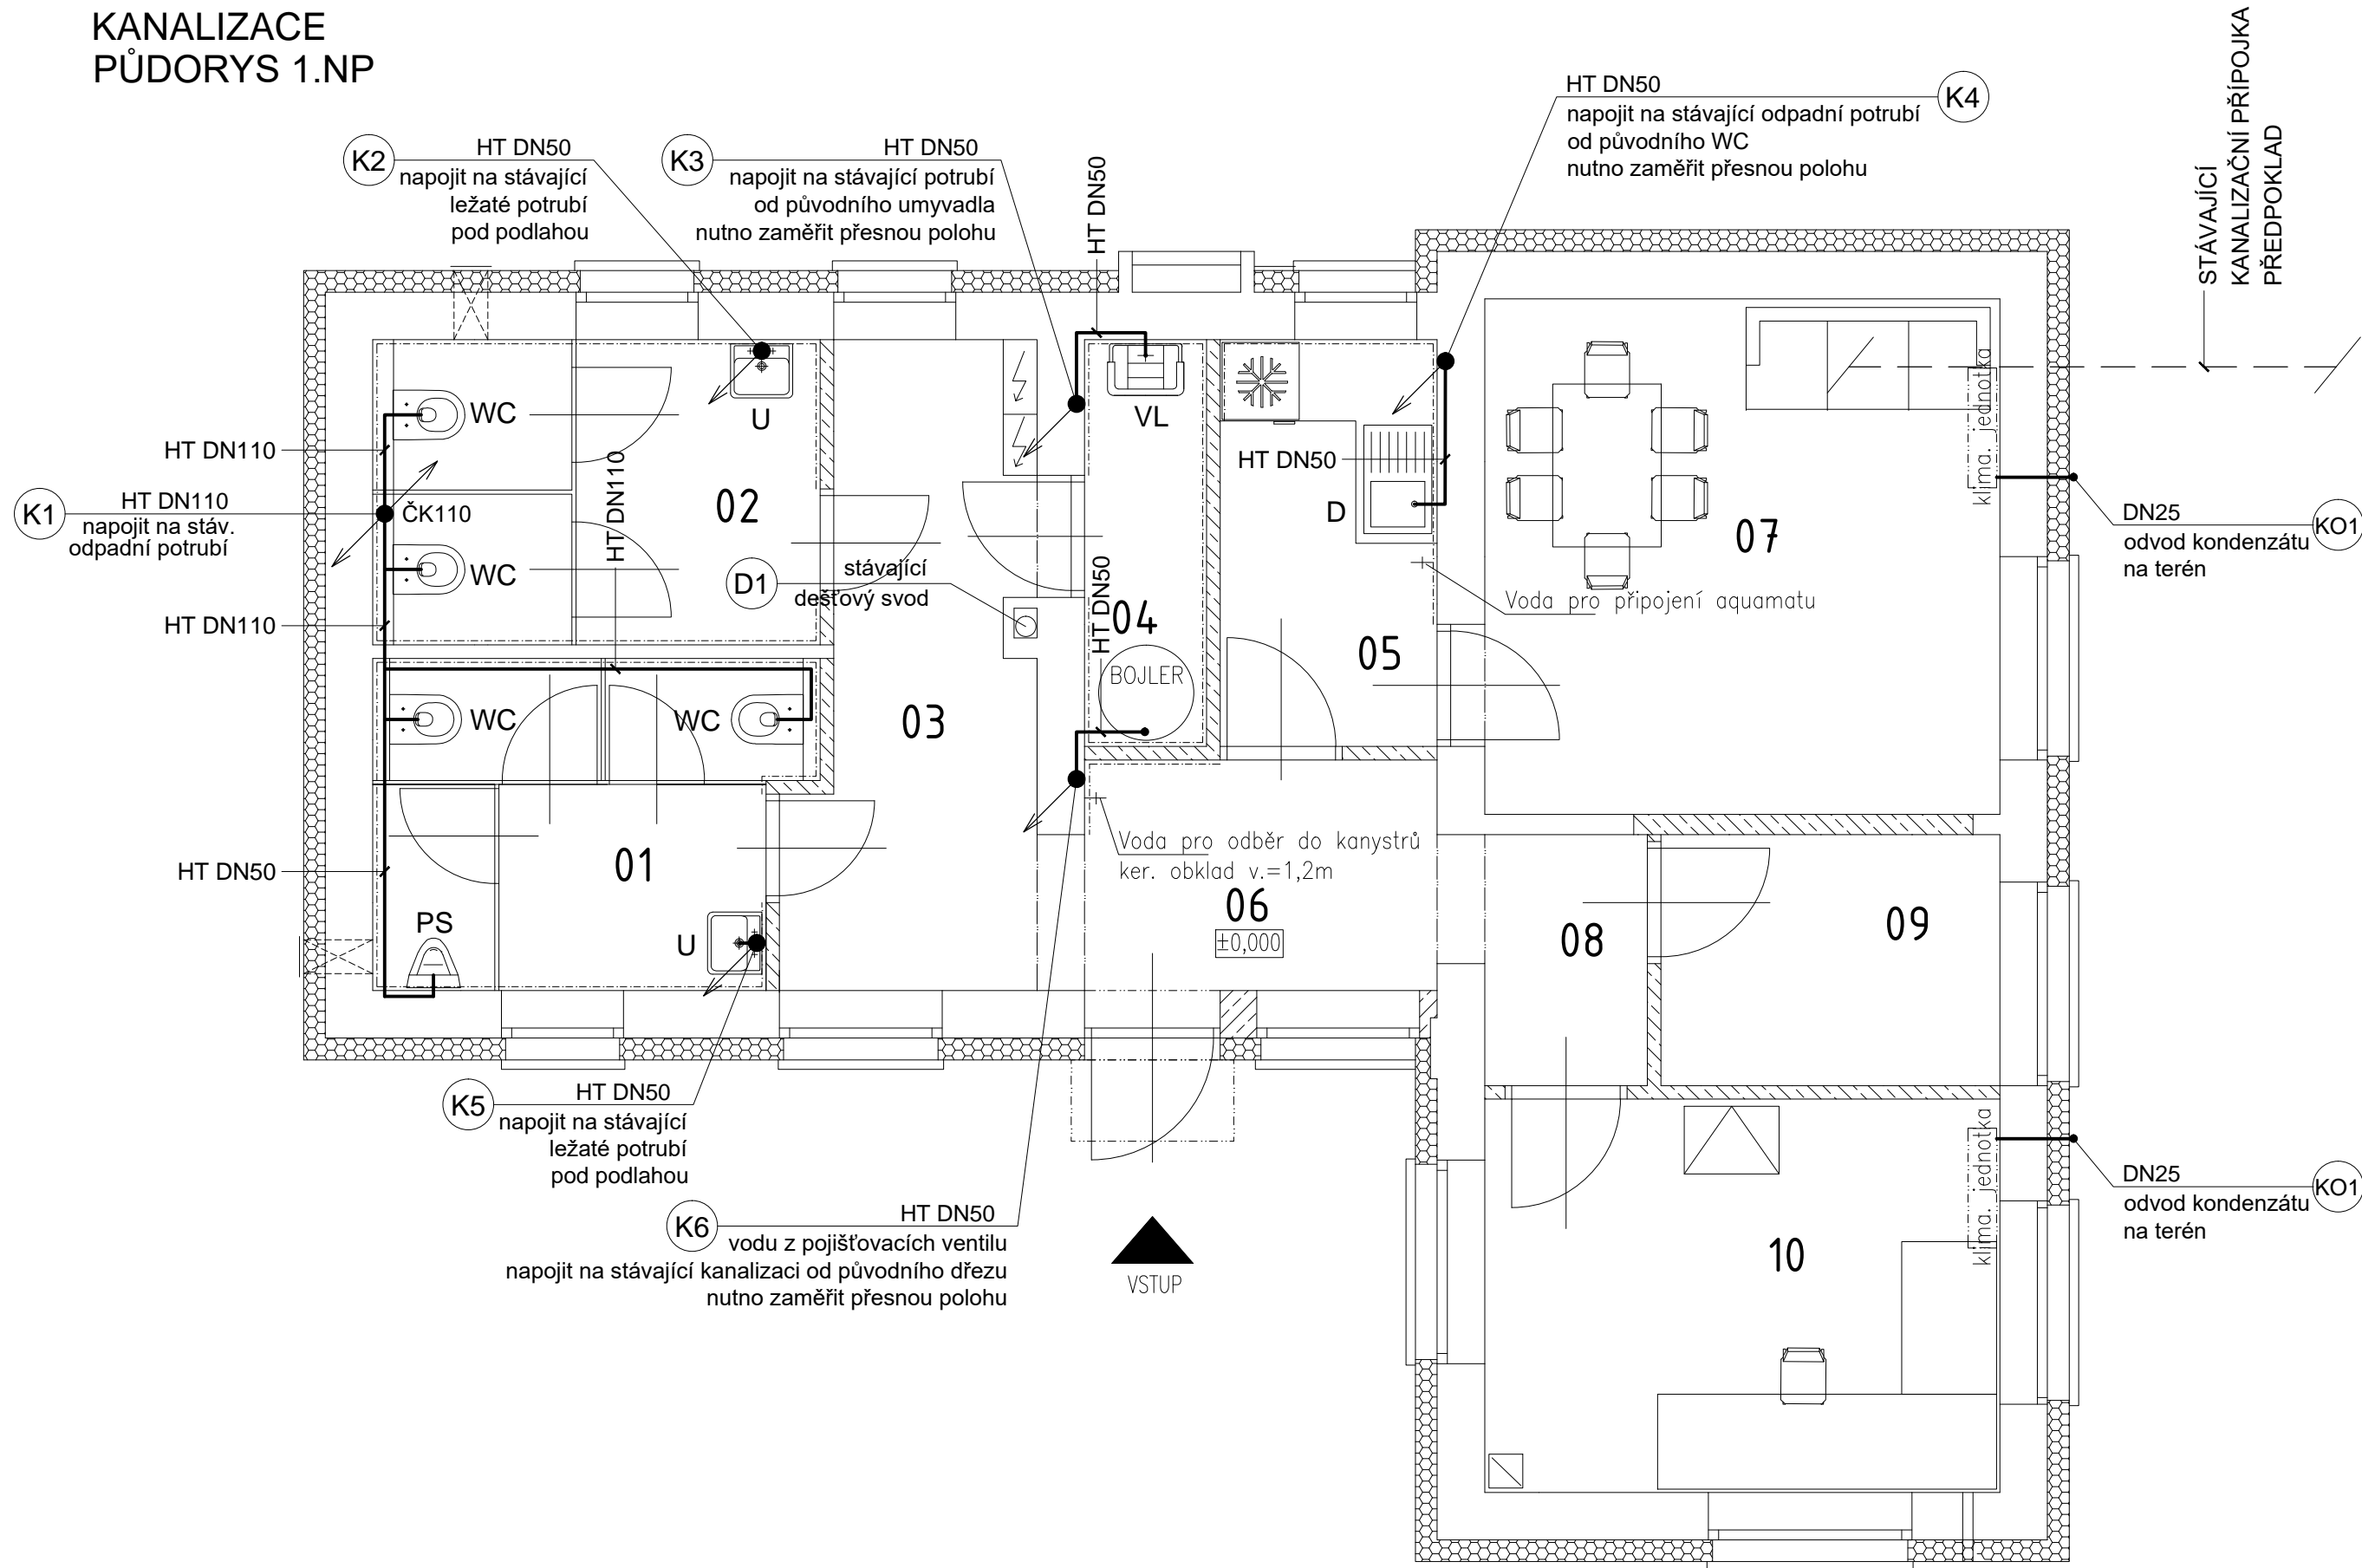

TABULKA MÍSTNOSTÍ

Č.	ÚČEL MÍSTNOSTI	PLOCHA (m <sup>2</sup> )
01	WC MUŽI	7,47
02	WC ŽENY	7,42
03	CHODBA	7,70
04	ÚKLID	2,70
05	KUCHYŇKA	4,80
06	CHODBA (ZÁDVEŘÍ)	4,70
07	DENNÍ MÍSTNOST	14,44
08	CHODBA	2,55
09	TECHNICKÁ MÍSTNOST	4,63
10	MÍSTNOST DISPEČERA	11,02

LEGENDA

POTRUBÍ


- PŘIPOJOVACÍ POTRUBÍ KANALIZACE  
- - - - - ZAVĚŠENÉ POTRUBÍ KANALIZACE

ZAŘIZOVACÍ PŘEDMĚTY

- U UMYVADLO  
WC KLOZET  
D DŘEZ  
VL VÝLEVKA  
PS PISOÁR

POZNÁMKY

PŘED ZAPOČETÍM PRACÍ JE NUTNO ZAMĚŘIT VŠECHNA STÁVAJÍCÍ POTRUBÍ KANALIZACE.

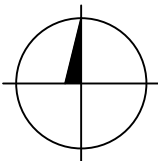

2				
1				
Č. změny	Předmět změny	Změnu provedl	Podpis	Datum

Vedoucí projektant - HIP		Ing. Ludmila Rojíčková		<div>R&amp;P PROJEKT STATIKA, PROJEKCE S.R.O.</div> <div>Havlíčkovo nábřeží 2728/38 702 00 Ostrava–Moravská Ostrava Česká republika www.rpprojekt.cz IČ: 278 51 443 DIČ: CZ27851443</div> <div>mobil: +420 775 33 43 18 +420 777 19 20 39  e-mail: rojickova@rpprojekt.cz polach@rpprojekt.cz</div>	
Projektant		Ing. Jolanta Sabelová			
Vypracoval		Ing. Jolanta Sabelová			
Stavebník	Dopravní podnik Ostrava Poděbradova 494/2, Moravská Ostrava				
Název stavby: PD - Rekonstrukce SZ Výškovice				Profese	Zdravotechnika
Část: D.1.4.1 - Zdravotně technická instalace				Č. zak.	020920
				Stupeň	DSP+DPS
				Datum	11/2020
				Formát	2x44 (A3)
Název výkresu: Kanalizace - půdorys 1.NP				Měřítko 1:50	Číslo výkresu 050319-D.1.4.1-3