


Pavilon A,B – Půdorys 1.PP

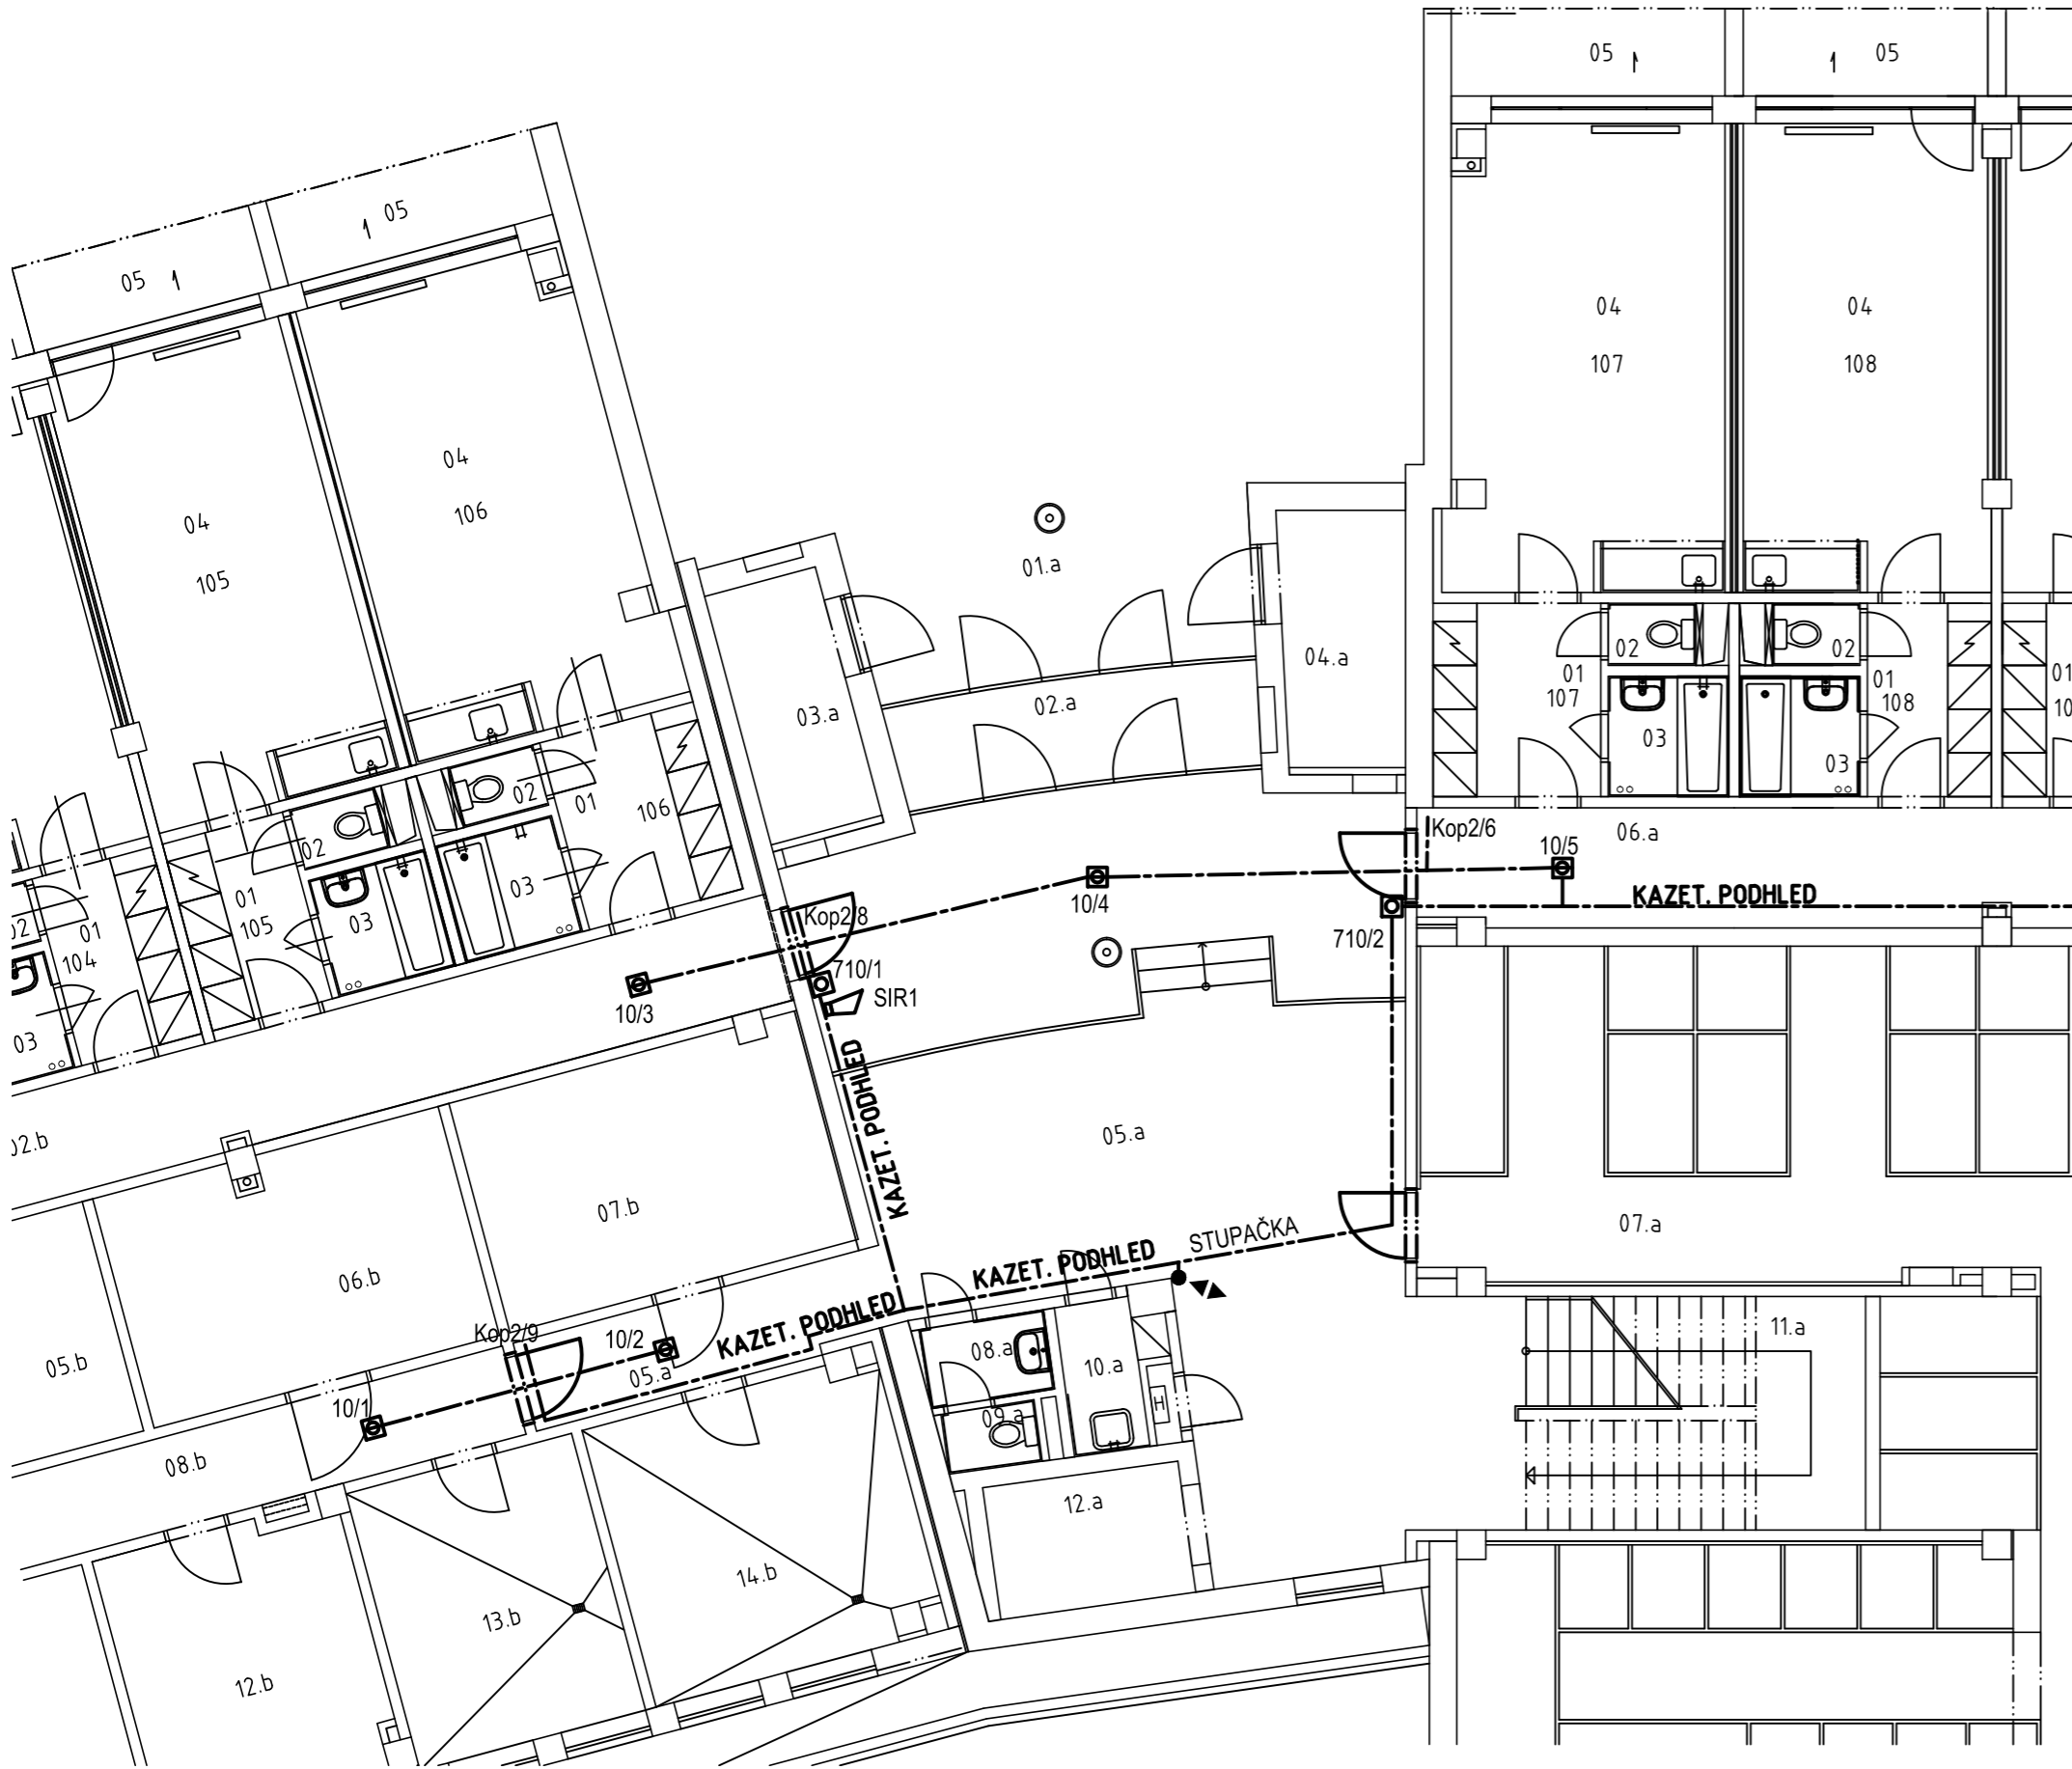

VÝPIS STAVEBNÍCH PRACÍ

- 1./ VYBOURÁNÍ STÁVAJÍCÍ OCEL. ZÁRUBNĚ A DVEŘÍ
- 2./ OSAZENÍ NOVÉ OCEL. ZÁRUBNĚ
- 3./ ZAPRAVENÍ PRŮČKY, VČETNĚ OMÍTEK
- 4./ ZAPRAVENÍ PODLAHY
- 5./ PROVEDENÍ MALBY V POTŘEBNÉM ROZSAHU
- 6./ OSAZENÍ JEDNOKŘÍDLOVÝCH DVEŘÍ

VYSVĚTLIVKY:

- KABELOVÉ TRASY SLP SYSTÉMU
- KABELOVÉ TRASY SLP SYSTÉMU
- TLAČÍTKOVÝ HLÁSIČ
- OPTO-KOUŘOVÝ HLÁSIČ
- SIRENA
- JEDNOTKA VYSTUPU/CISLO VYSTUPU

LEGENDA

- STÁVAJÍCÍ ZDIVO
- ČÍSLO MÍSTNOSTÍ, a – PAVILON A

VÝPIS ZÁMEČNÍKŮ

- LEVÉ VNITŘNÍ DVEŘE S OCEL. ZÁRUBNÍ DVEŘE 900/1970mm DVEŘE POŽÁRNÍ – EI30 DP3-C PROSKLENÉ V PÁSU BEZPEČNOSTNÍ TŘÍDA RC2
- PRÁVÉ VNITŘNÍ DVEŘE S OCEL. ZÁRUBNÍ DVEŘE 900/1970mm DVEŘE POŽÁRNÍ – EI30 DP3-C PROSKLENÉ V PÁSU BEZPEČNOSTNÍ TŘÍDA RC2

LEGENDA DVEŘÍ

- POŽÁRNÍ DVEŘE BUDOU OSAZENY ODPOVÍDAJÍCÍM SAMOZAVRAČEM S POŽÁRNÍ KONZOLÍ S ELEKTROMAGNETICKÝM ZAJIŠTĚNÍM JEDNOKŘÍDLOVÝCH DVEŘÍ V OTEVŘENÉ POLOZE. S KAŽDÉ STRANY DVEŘÍ BUDE INSTALOVÁN POŽÁRNÍ HLÁSIČ.
- POŽÁRNÍ DVEŘE BUDOU OSAZENY ODPOVÍDAJÍCÍM SAMOZAVRAČEM A ZA PROVOZU BUDOU TRVALE UZAVŘENY.


PAVILON B
LEGENDA MÍSTNOSTÍ

ČÍSLO BYTU	OZN.	ÚČEL MÍSTNOSTI	PLOCHA V M ²
1	2	3	4
	02.b	SPOLEČNÁ CHODBA	40,74
	05.b	SUŠÁRNA	12,71
	06.b	INVALIDNÍ VOZÍK	15,43
	07.b	KOLA	15,43
	08.b	CHODBA	18,06
	12.b	MANDLOVNA	15,43
	13.b	SUŠÁRNA	12,36
	14.b	PRÁDELNA	15,62
104 105	01	CHODBA	4,50
	02	WC	1,02
	03	KOUPELNA	2,72
	04	OBYTNÁ KUCHYŇ	21,41
	05	LODŽIE	3,85
106	01	CHODBA	4,35
	01a,b	ŠATNÍ SKŘÍŇ	1,08
	02	WC	1,02
	03	KOUPELNA	2,72
	04	OBYTNÁ KUCHYŇ	23,54
	05	TERASA	4,65

PAVILON A
LEGENDA MÍSTNOSTÍ

ČÍSLO BYTU	OZN.	ÚČEL MÍSTNOSTI	PLOCHA V M ²
1	2	3	4
	01.a	KRYTÝ VSTUP	
	02.a	ZÁDVEŘÍ	5,51
	03.a	REGULACE MĚŘENÍ+PLYNU	6,14
	04.a	SKLAD Zahr. NÁRADÍ	6,14
	05.a	HALA	71,73
	06.a	SPOLEČNÁ CHODBA	40,62
	07.a	SKLEPNÍ BOXY	226,00
	08.a	PŘEDŠÍŇ WC	1,68
	09.a	WC	1,16
	10.a	ÚKLIDOVÁ KOMORA	2,15
	11.a	SCHODIŠTĚ	14,88
	12a	VÝTAH	4,86
	H	HYDRANTOVÁ MÍSTNOST	0,38
107 112	01	CHODBA	4,96
	01a,b	ŠATNÍ SKŘÍŇ	1,08
	02	WC	1,02
	03	KOUPELNA	2,72
	04	OBYTNÁ KUCHYŇ	23,99
	05	TERASA	4,57
108 111	01	CHODBA	4,50
	02	WC	1,02
	03	KOUPELNA	2,72
	04	OBYTNÁ KUCHYŇ	25,08
	05	TERASA	3,85

SCHEMA

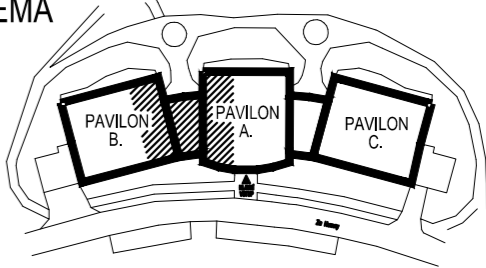

±0,000=258,500 m n. m.

Projektant: Ing. Milan Surovec 687 71 Záhrovice, 602 713 655	Divize:	Číslo zakázky: Su-10/2021
Investor: Město Uherský Brod, Masarykovo nám. 100 Uherský Brod	Objekt: Provozní soubor:	
Místo stavby: Budova DPS č. p. 2292, Za Humny, Uherský Brod	Datum: 03/2021	Měřítko: 1:100
Název akce: Výměna požárních dveří v budově DPS č.p. 2292, Za Humny v Uherském Brodě Název výkresu: D.1.3. Zařízení slaboproudé elektrotechniky PAVILON A, B – Půdorys 1.PP		
Vypracoval: Kandrnal	Formát: A3 / 3x4	Pořadové číslo výkresu: 01
Projektant: Kandrnal	Archivní číslo:	
Kontroloval: Ing. Surovec		
HIP:		