


Pavilon A,B- Půdorys 2.NP

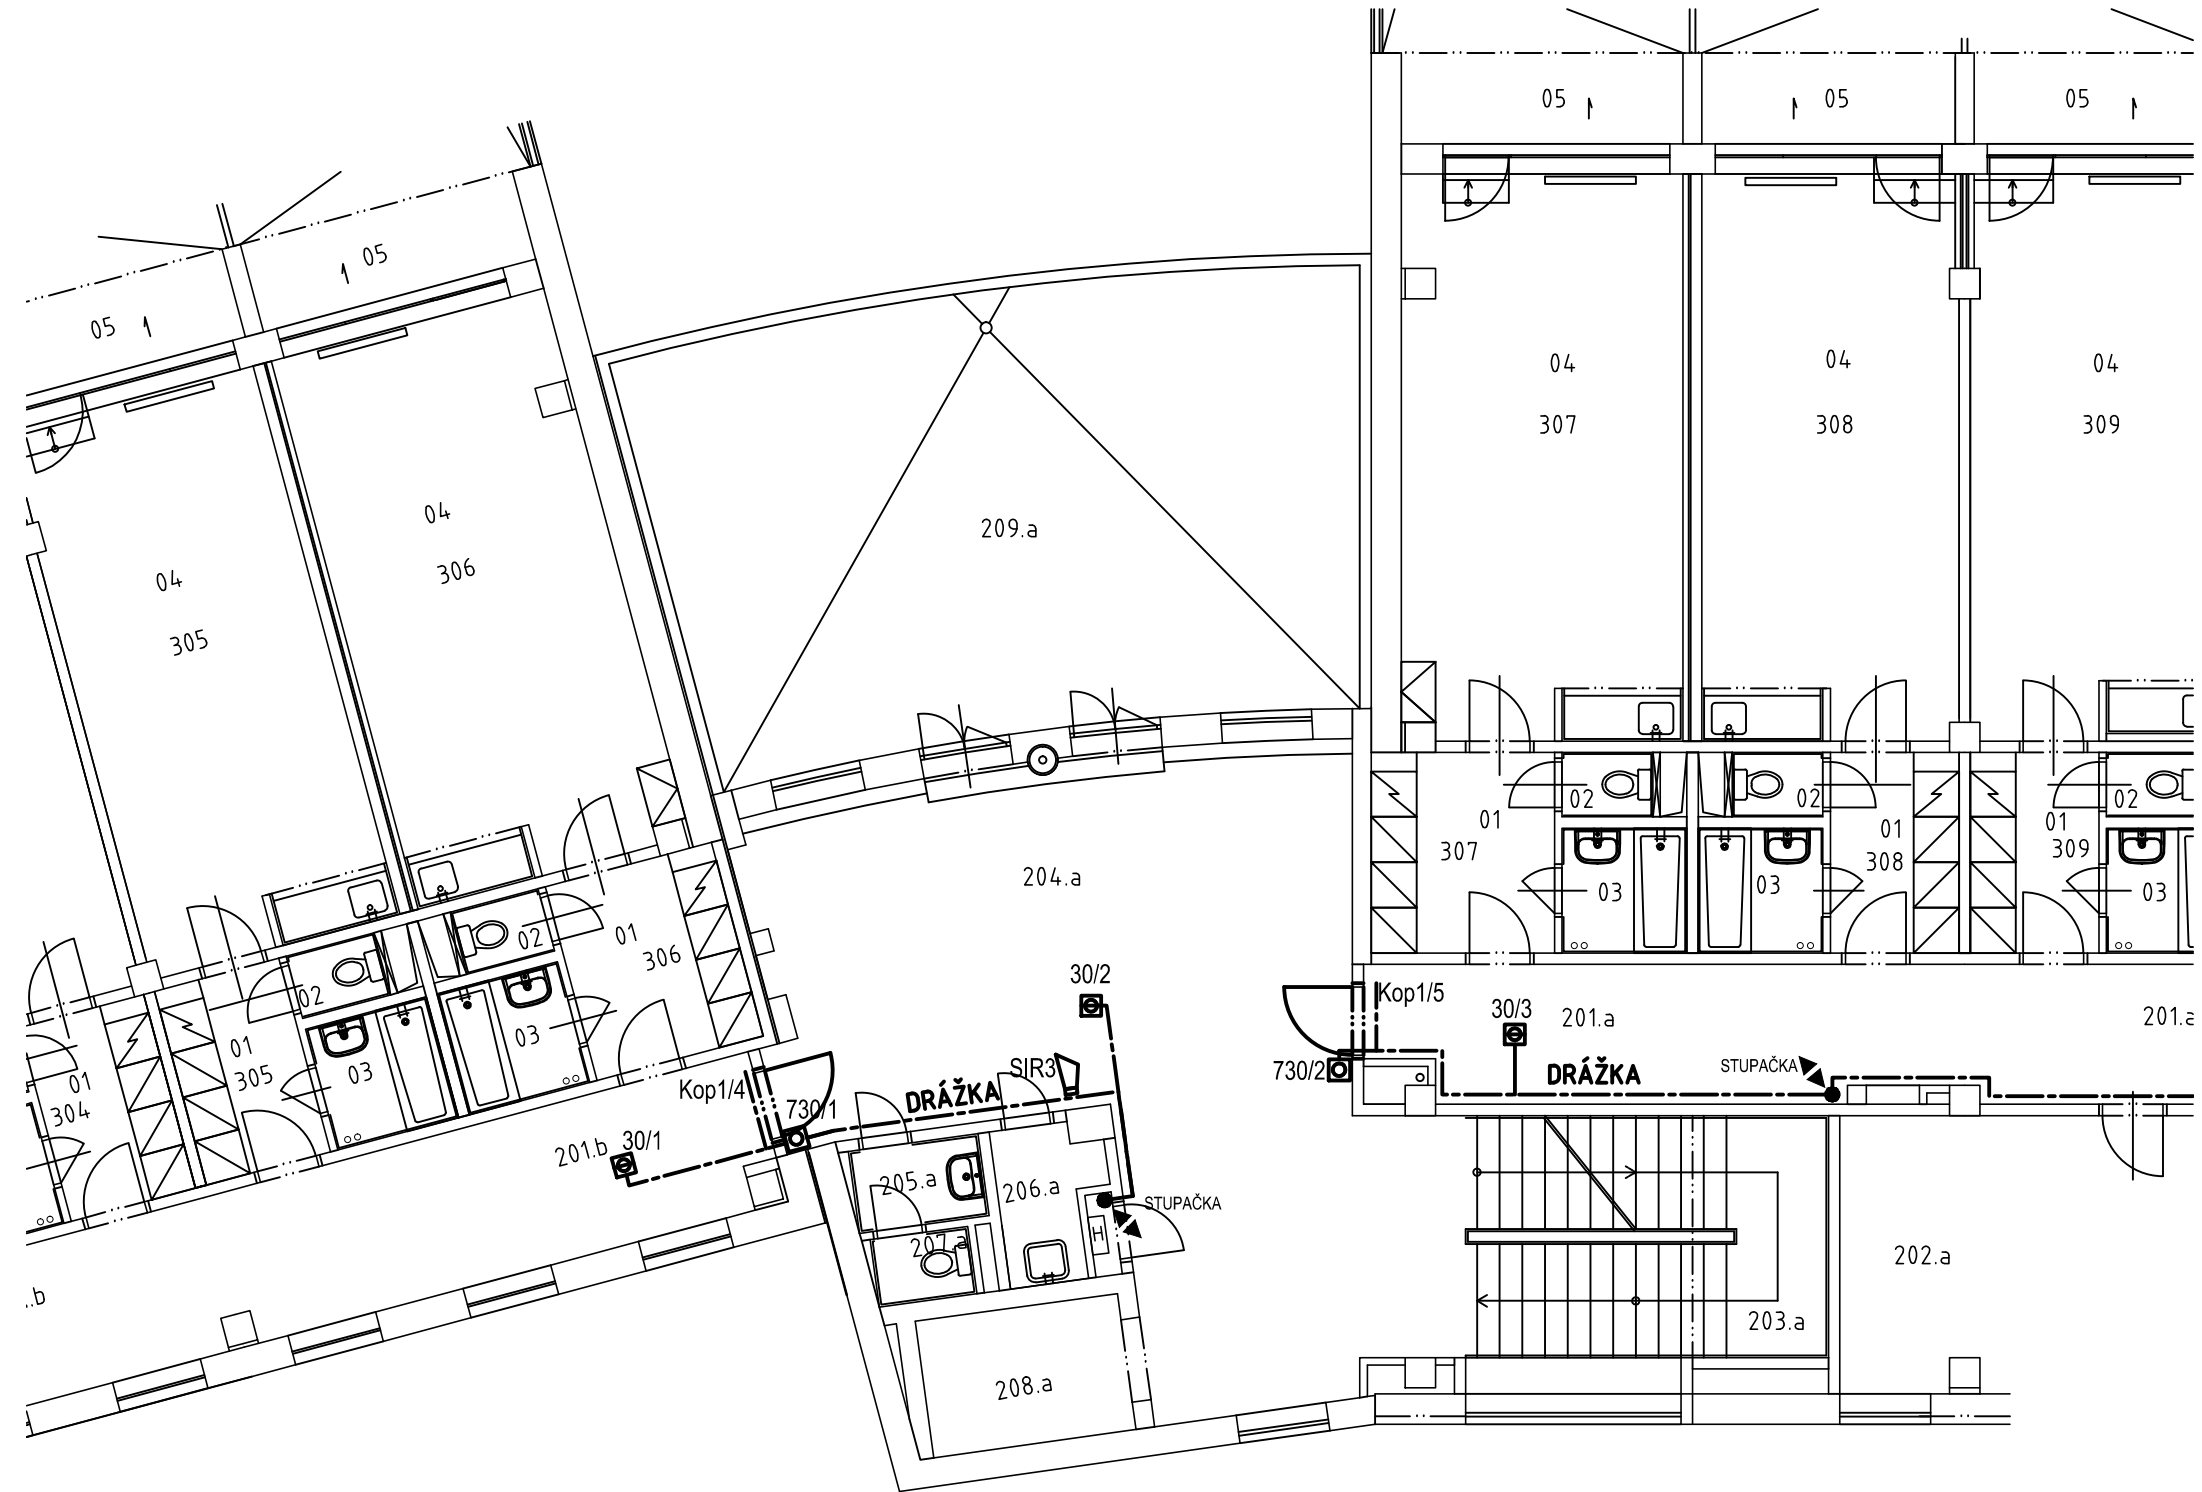

VÝPIS STAVEBNÍCH PRACÍ

- 1./ VYBOURÁNÍ STÁVAJÍCÍ OCEL. ZÁRUBNĚ A DVEŘÍ
- 2./ OSAZENÍ NOVE OCEL. ZÁRUBNĚ
- 3./ ZAPRAVENÍ PRÍČKY, VČETNĚ OMÍTEK
- 4./ ZAPRAVENÍ PODLAHY
- 5./ PROVEDENÍ MALBY V POTŘEBNÉM ROZSAHU
- 6./ OSAZENÍ JEDNOKŘÍDOVÝCH DVEŘÍ

VYSVĚTLIVKY:

- KABELOVÉ TRASY SLP SYSTÉMU
- KABELOVÉ TRASY SLP SYSTÉMU
- TLAČÍTKOVÝ HLÁSIČ
- OPTO-KOUŘOVÝ HLÁSIČ
- SIRENA
- KopX/X JEDNOTKA VYSTUPU/CISLO VYSTUPU

LEGENDA

- STÁVAJÍCÍ ZDIVO

204.a ČÍSLO MÍSTNOSTI, a – PAVILON A

VÝPIS ZÁMEČNÍKŮ

LEVÉ VNITŘNÍ DVEŘE S OCEL. ZÁRUBNÍ
DVEŘE 900/1970mm
DVEŘE POŽÁRNÍ – EI30 DP3-C
PROSKLENÉ V PÁSU
BEZPEČNOSTNÍ TŘÍDA RC2

PRÁVÉ VNITŘNÍ DVEŘE S OCEL. ZÁRUBNÍ
DVEŘE 900/1970mm
DVEŘE POŽÁRNÍ – EI30 DP3-C
PROSKLENÉ V PÁSU
BEZPEČNOSTNÍ TŘÍDA RC2

LEGENDA DVEŘÍ

- 1. POŽÁRNÍ DVEŘE BUDOU OSAZENY ODPOVÍDAJÍCÍM SAMOZAVÍRAČEM S POŽÁRNÍ KONZOLÍ S ELEKTROMAGNETICKÝM ZAJISTĚNÍM JEDNOKŘÍDOVÝCH DVEŘÍ V OTEVŘENÉ POLOZE. S KAŽDÉ STRANY DVEŘÍ BUDE INSTALOVÁN POŽÁRNÍ HLÁSIČ.


PAVILON B
LEGENDA MÍSTNOSTÍ

ČÍSLO BYTU	OZN.	ÚČEL MÍSTNOSTI	PLOCHA V M ²
1	2	3	4
	201.b	SPOLEČNÁ CHODBA	43,13
305	01	CHODBA	4,50
	02	WC	1,02
	03	KOUPELNA	2,72
	04	OBYTNÁ KUCHYŇ	25,08
	05	LODŽIE	11,30
306	01	CHODBA	4,95
	01a,b	ŠATNÍ SKŘÍŇ	1,08
	02	WC	1,02
	03	KOUPELNA	2,72
	04	OBYTNÁ KUCHYŇ	27,93
	05	LODŽIE	13,13

PAVILON A
LEGENDA MÍSTNOSTÍ

ČÍSLO BYTU	OZN.	ÚČEL MÍSTNOSTI	PLOCHA V M ²
1	2	3	4
	201.a	SPOLEČNÁ CHODBA	42,92
	202.a	KANCELÁŘ	20,10
	203.a	SCHODIŠTĚ	20,00
	204.a	HALA	52,00
	205.a	PŘEDSÍN WC	1,78
	206.a	ÚKLIDOVÁ MÍSTNOST	2,06
	207.a	WC	1,09
	208.a	VÝTAH	4,86
	209.a	TERASA	53,43
	H	HYDRANTOVÁ MÍSTNOST	0,38
307 312	01	CHODBA	5,35
	01a,b	ŠATNÍ SKŘÍŇ	1,08
	02	WC	1,02
	03	KOUPELNA	2,72
	04	OBYTNÁ KUCHYŇ	27,41
	05	TERASA	13,13
308 311	01	CHODBA	4,50
	02	WC	1,02
	03	KOUPELNA	2,72
	04	OBYTNÁ KUCHYŇ	25,08
	05	TERASA	11,30

SCHÉMA

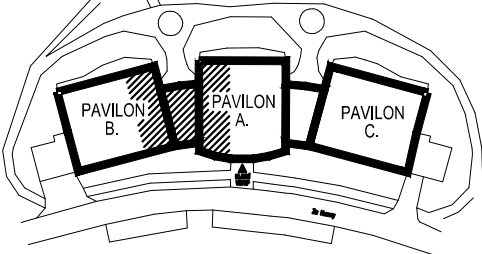

±0,000=258,500 m n. m.

Projektant: Ing Milan Surovec 687 71 Záhovovice, 602 713 655	Divize:	Číslo zakázky: Su-10/2021
Investor: Město Uherský Brod, Masarykovo nám. 100 Uherský Brod	Objekt: Provozní soubor:	
Místo stavby: Budova DPS č. p. 2292, Za Humny, Uherský Brod	Datum: 03/2021	Měřítko: 1:100
Název akce: Výměna požárních dveří v budově DPS č.p. 2292, Za Humny v Uherském Brodě Název výkresu: D.1.3. Zařízení slaboproudé elektrotechniky PAVILON A, B – Půdorys 2.NP		
Vypracoval: Kandrnal	Formát: A3 / 3x4	Pořadové číslo výkresu: 05
Projektant: Kandrnal	Archivní číslo:	
Kontroloval: Ing. Surovec		
HIP:		