


D
D.1.1.27

D
D.1.1.27

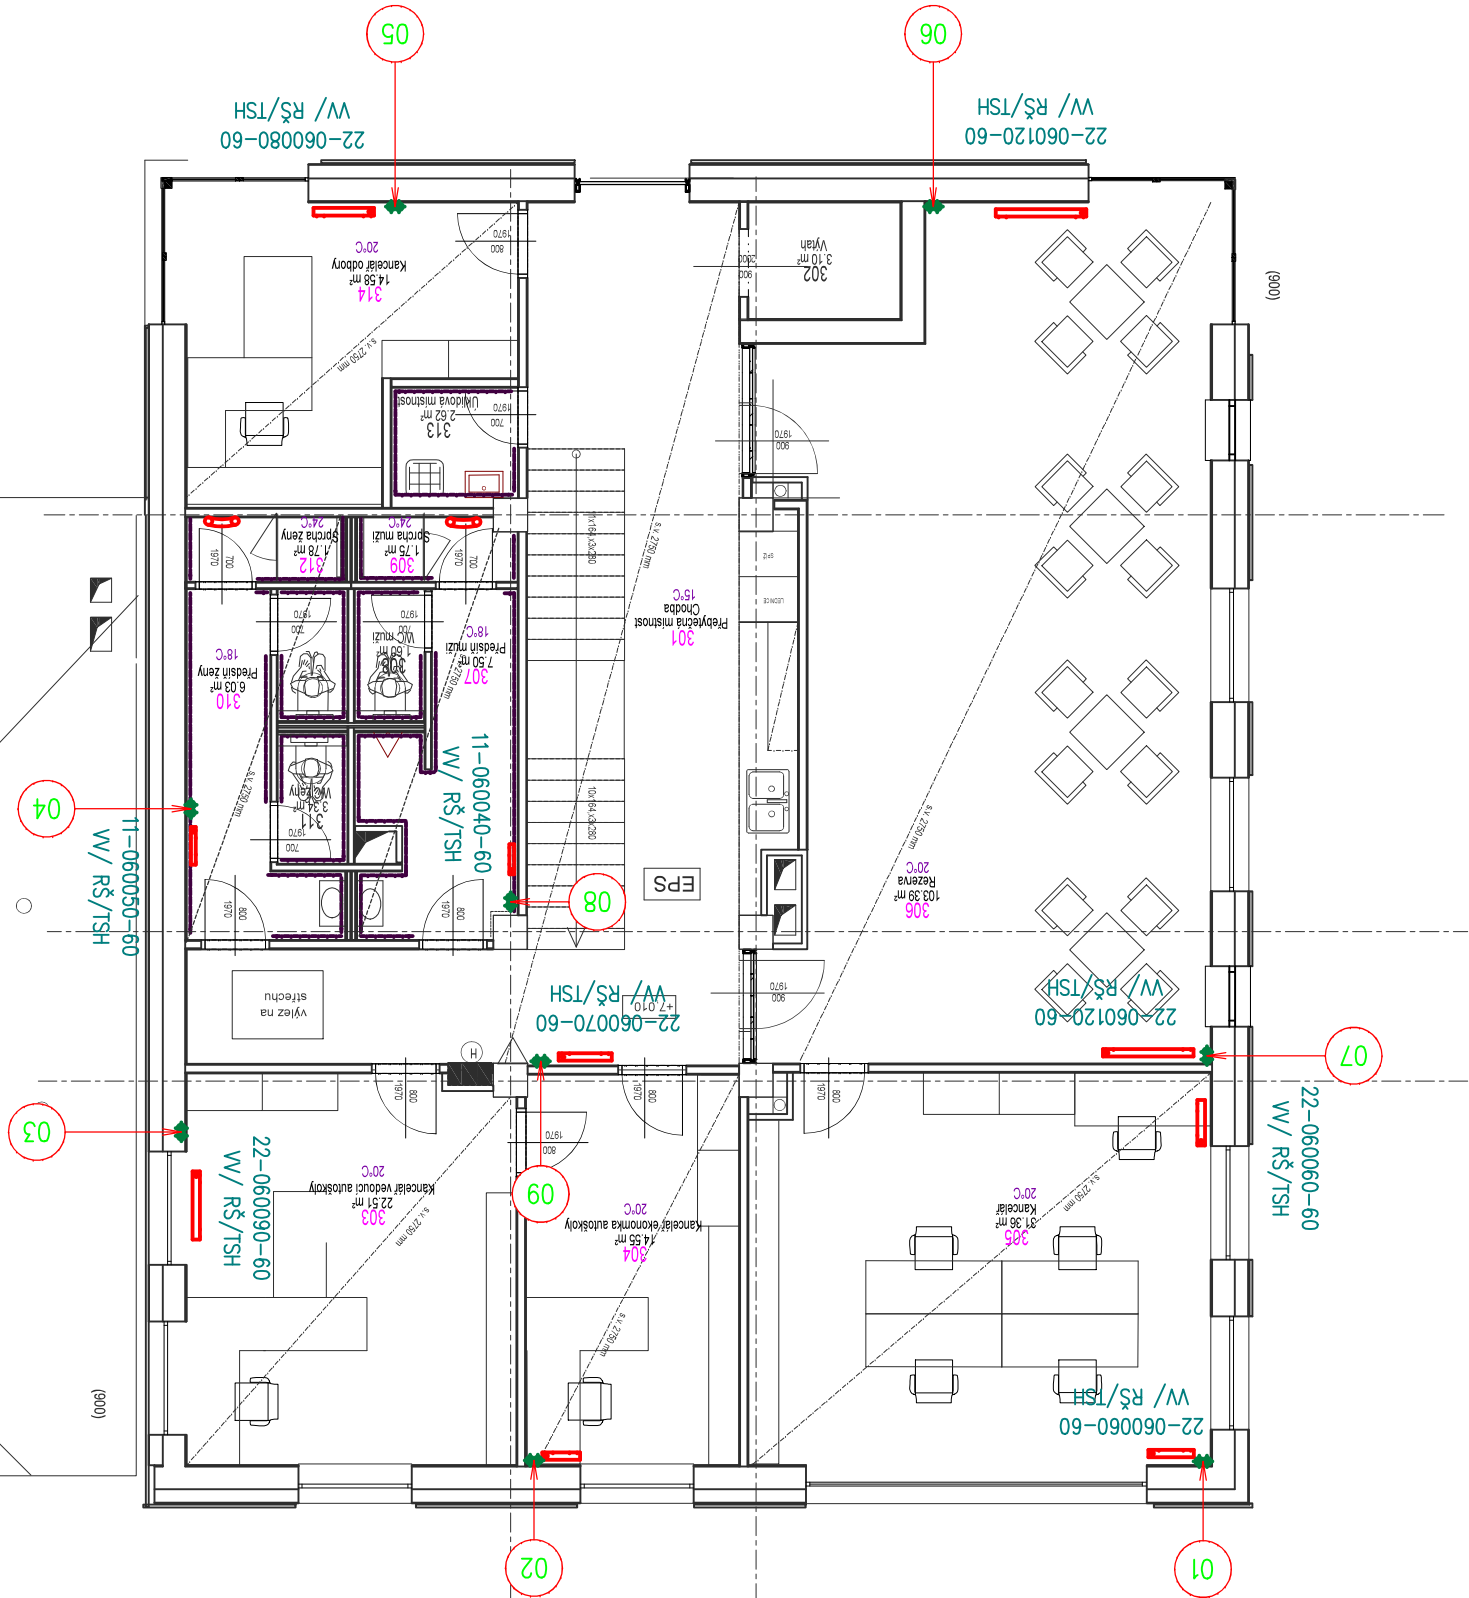

ZHOTOVITEL		MR Design CZ, s.r.o.		projekční kancelář		Nábřeží SPB 457/30		708 00 Ostrava Poruba		tel.: 605 258 711		OBJEDNATEL		Dopravní podnik Ostrava, a.s.		Poděbradova 494/2, 702 00 Ostrava		STUPEŇ PD : Dokumentace pro vydání stavebního povolení		NÁZEV PROJEKTU :		Rekonstrukce administrativní budovy střediska trolejbusů		K.ú. Moravská Ostrava		1088, 1140/1, 1140/9, 1151/1, 1096/22, 1092/5, 1084/3		NÁZEV VÝKRESU :		PŮDORYS 3.NP.		DATUM: 05/2021		MĚŘÍTKO: 1 : 100		FORMÁT: A3		Č. VÝKRESU: D.1.4.2-05	
------------	--	----------------------	--	--------------------	--	--------------------	--	-----------------------	--	-------------------	--	------------	--	-------------------------------	--	-----------------------------------	--	--	--	------------------	--	--	--	-----------------------	--	---	--	-----------------	--	---------------	--	----------------	--	------------------	--	------------	--	------------------------	--

SO 01 D.1.4.2- Vytápění		Projektant: profese:		TPS Projece Jerašasová, spol. s r.o.		Zahumenní 2226/82, 708 00 Ostrava-Poruba		zodp. projektant:		Lenka Jerašasová		vyracoval:		Lenka Jerašasová	
-------------------------	--	----------------------	--	--------------------------------------	--	--	--	-------------------	--	------------------	--	------------	--	------------------	--

