
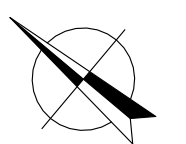


- LEGENDA**
- stávající trasa kabelů DPO
 - vyměřovaná trasa kabelů — 4 x AYKCY 1x500mm² — 4 x 200m
— 2 x AYKCY 1x500mm² — 2 x 500m
 - stávající trasa čtyřlankového multikanálu
 - stávající trasa prostupu pod komunikací — obetonované chráničky
 - nová trasa čtyřlankového multikanálu — 440m
 - stávající asfaltový povrch chodníku
 - stávající dlaždice 30x30 cm
 - stávající zámková dlažba — kost

POZNÁMKA

Jedná se o výměnu stávající kabelové trasy ve stejném počtu kabelů.
Mezery mezi trasami budou provedeny v ohebných chráničkách.
Napájecí skříň NS123, NS124 budou vyměněny za nové.
Kabel AYKCY 1x500 ze skříně NS123 na napájecí bod 43/12 bude vyměněn za nový — 11m.
Kabel AYKCY 1x500 ze skříně NS124 na napájecí bod 43/37 bude vyměněn za nový — 12m.

- DĚLKY KABELŮ:**
- * spojky — NB 43/0 = 2 x 200m
 - * spojky — skříň NS123 = 2 x 300m
 - * skříň NS123 — NB 43/12 = 1 x 11m
 - * skříň NS123 — skříň NS124 = 2 x 400m
 - * skříň NS124 — NB 43/37 = 1 x 12m
- CELKEM cca 1850m

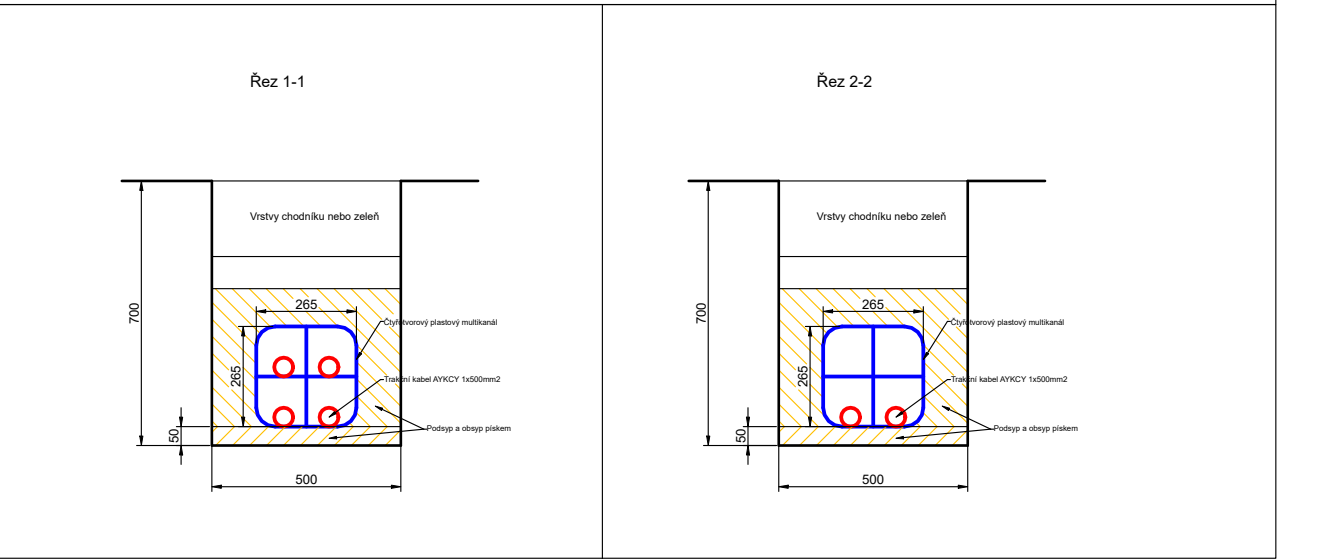

Kreslil Ing. Motýčková	Vypracoval Ing. Motýčková	Schválil Ing. Holuše	Dopravní podnik Ostrava a.s. Podmoleva 494/2 702 00 Ostrava-Moravská Ostrava
Místo: Ostrava	Stavebník: DPO a.s.		Datum 02/2022
Stavba: KABELOVÁ TRASA DPO HLUCÍNSKÁ V OŠEKU PODMOLOVA — SLOVENSKÁ SO 01 TRAKČNÍ KABELY			Formát 6x44
Příloha: SITUACE A ŘEZY			Měřítko 1:500 č. Výkresu 02