 


LEGENDA




Odvod vzduchu



Potrubí plast DN 150

POZNÁMKA

- odsavač par nástěnný hloubka 900 mm – nerezový
- nerezový plech AISI 430 tl. 1mm
- s vykrývacími plechy
- vypouštěcí ventil kondenzátu 3/8
- základní výška 400 mm
- včetně filtrů dle délky odsavače
- doplněno osvětlení
- vyústění dle vzduchotechniky
- doplnit regulaci otáček
- obsahuje zpětnou klapku
- na fasádě ukončeno bílou krycí plast mřížkou
- typový vzor např. onlinegastro.cz

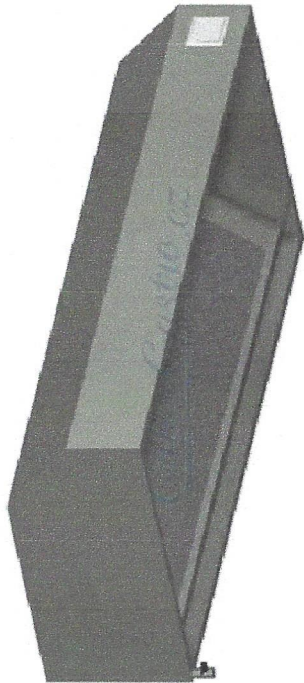

POZNÁMKA

- Všechny rozměry ověřit na místě před započítím prací

0,000 = úroveň současné podlahy v kuchyni = 337,60 m n. m. BALT p

| | | | | | |
|---|--|--|--|-------------------------------------|------------|
| standesign SA | | stancimichal@seznam.cz / +420 605 55 82 73 | | DOKUMENTACE PRO PROVEDENÍ STAVBY | |
| Navrhl: Ing. arch. Michal Štancil | | [Signature] | | Místo: | Znojmo |
| Vypracoval: Ing. arch. Michal Štancil | | | | Rozměr: | A3 |
| Zodpovědný projektant: Ing. A. Čeleda (2568/92) | | | | Datum: | 7/2022 |
| Rekonstrukce kuchyně MŠ Mramotice, p. č. 73, 65, k. ú. Mramotice | | | | Měřítko: | 1:50 |
| Investor: Město Znojmo, Obroková 1/12, Znojmo, 669 22 | | | | Č. výkresu: | Č. revize: |
| Obsah: VZT | | | | D.1.1.b.5.1 | |