


Legenda

- STÁVAJÍCÍ JÍMACÍ SOUSTAVA URČENÁ K DEMONTÁŽI
- REVITALIZOVANÁ STÁVAJÍCÍ JÍMACÍ SOUSTAVA PLNÍCÍ FUNKCI EKVIPOTENCIÁLNÍHO POSPOJOVÁNÍ
- NAVRŽENÁ JÍMACÍ A SVODOVÁ SOUSTAVA S VYUŽITÍM VYSOKONAPĚŤOVÝCH IZOLOVANÝCH VODIČŮ HVI (HIGH VOLTAGE INSULATION)

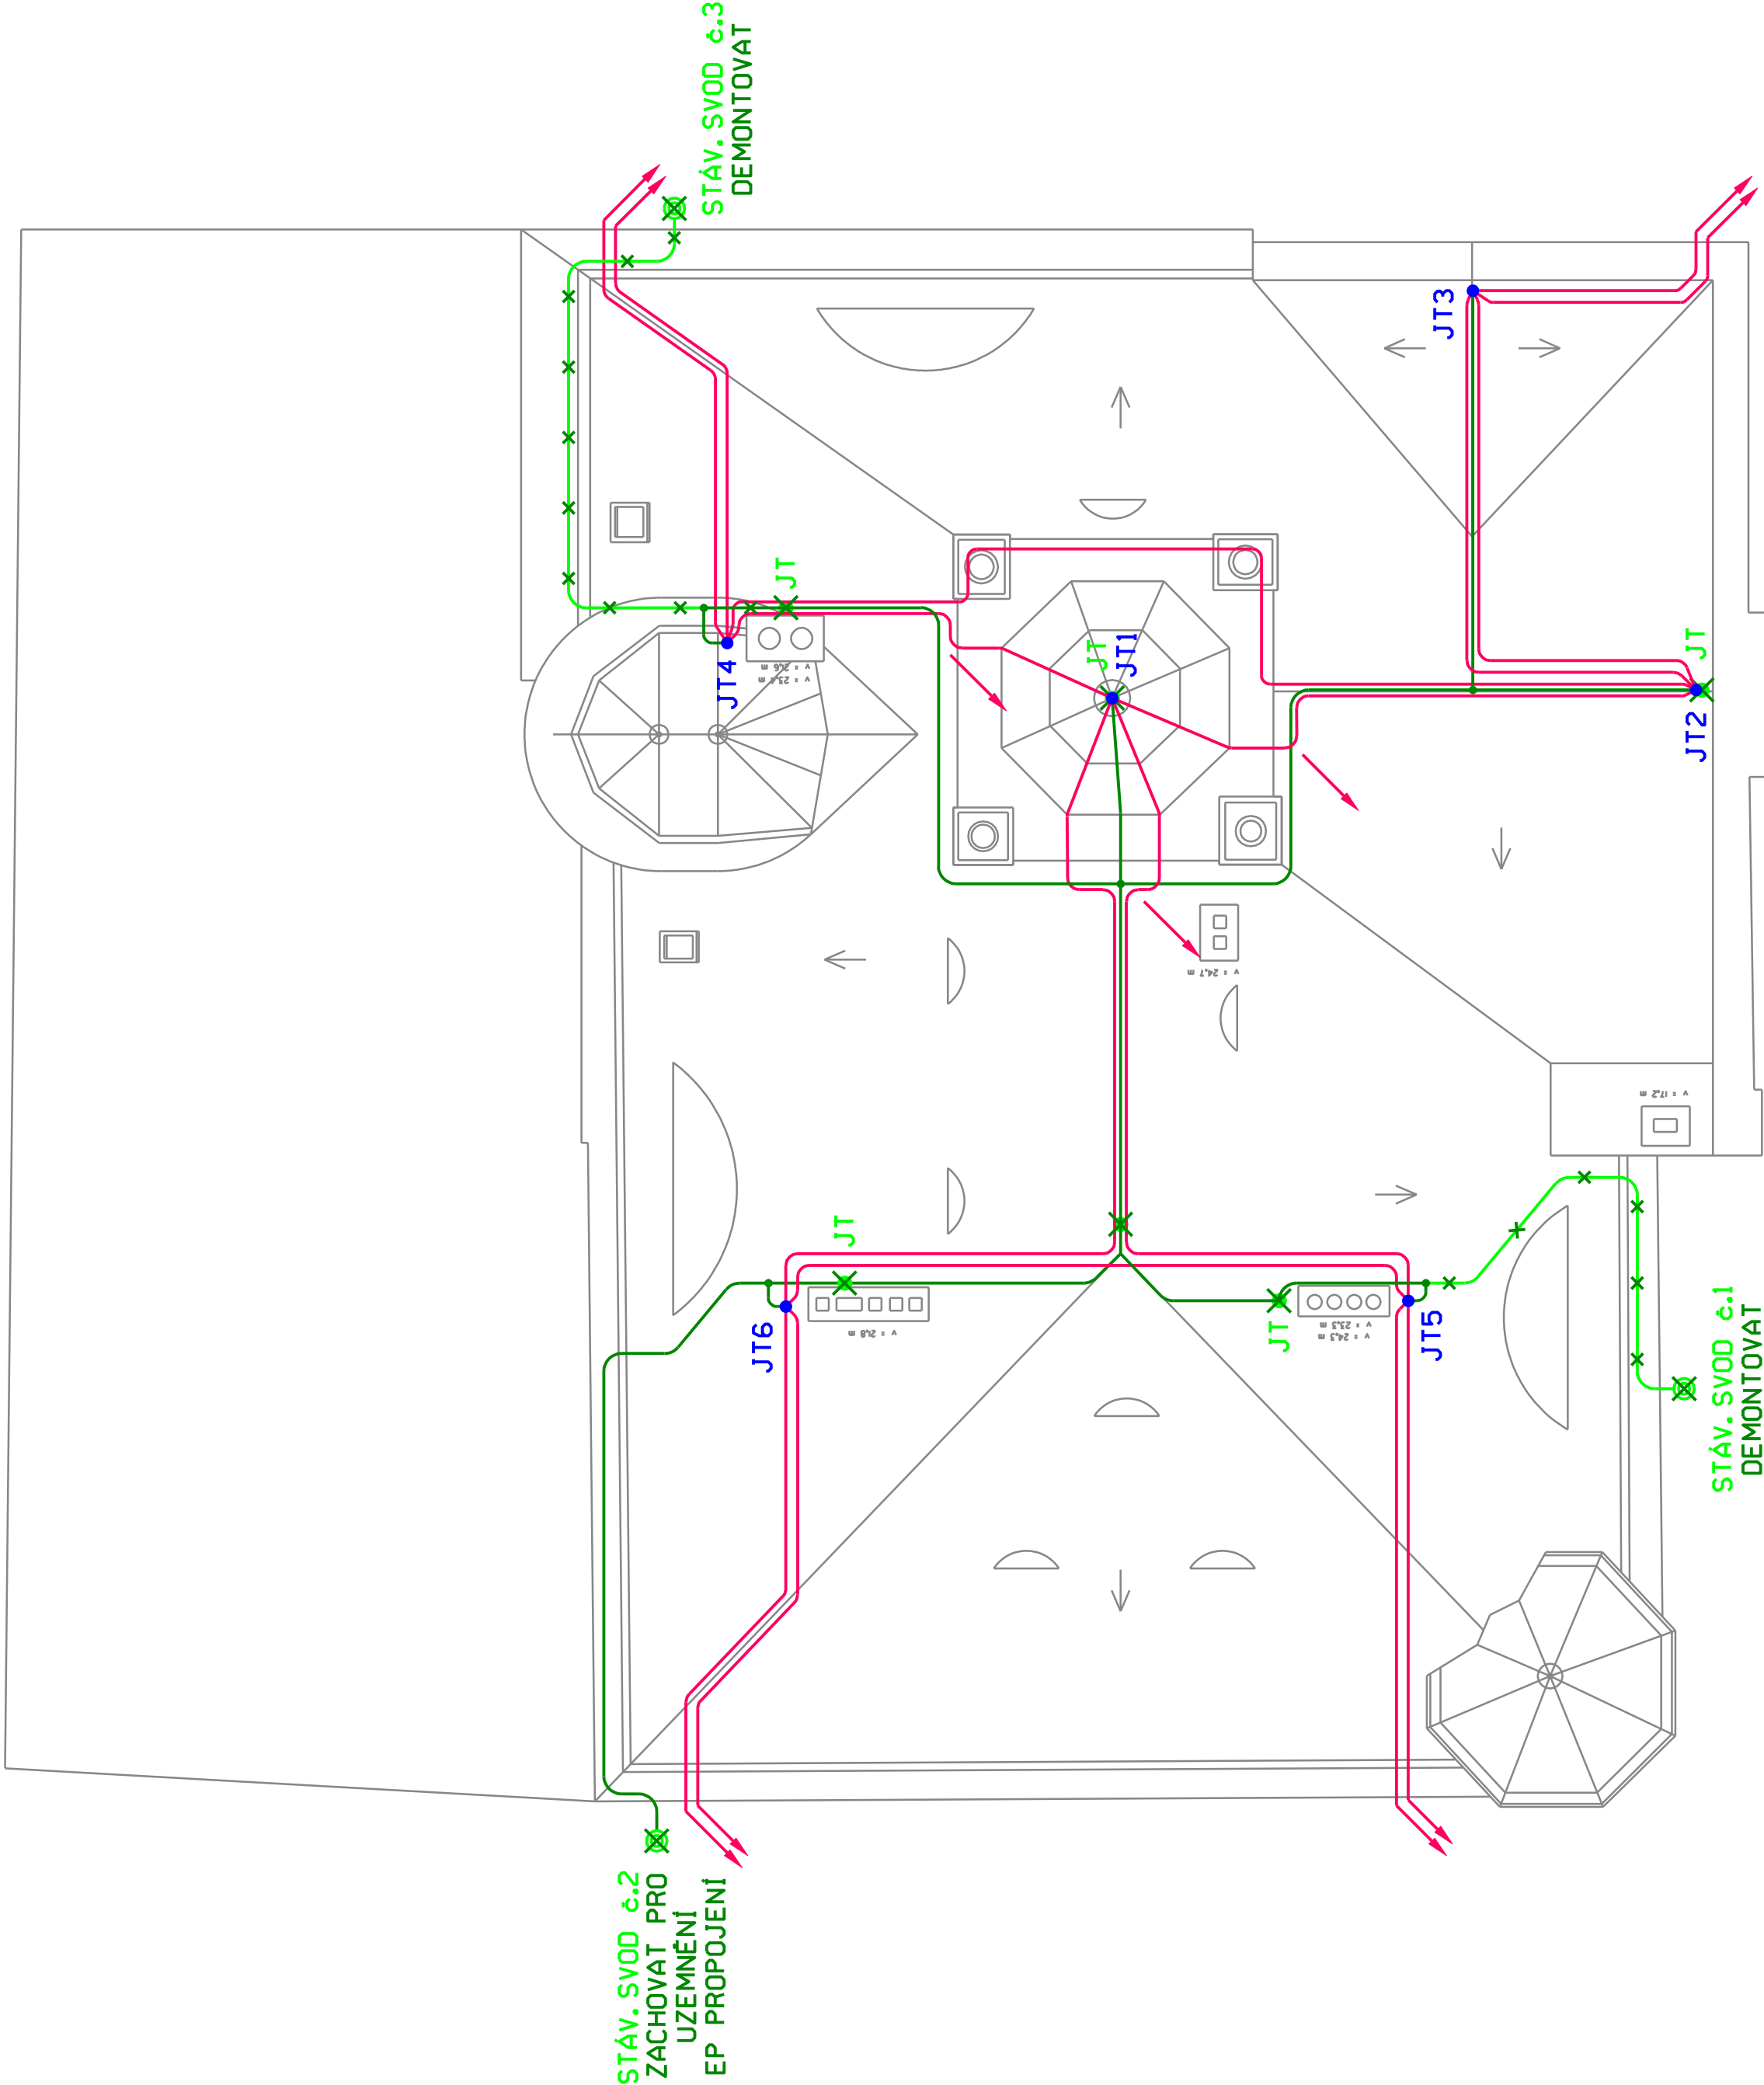

projektant : Hrbotický Marek	datum : červen 2021	Hrbotický projektování elektrických zařízení Kasárská 4, 695 01 Hodonín IČ: 680 22 999
stupeň PD : DPS	zakázka : 04-2021	
investor : Město Hodonín, Masarykovo nám. 1, 695 35 Hodonín		
stavba : Rekonstrukce vnější ochrany před bleskem na objektu radnice v Hodoníně	formát : 6x44	
obsah : D. Dokumentace objektů a technických a technolog. zařízení	měřítko : 1 : 100	
Půdorys střechy		výkres č. : D.2