


- NAVRŽENÝ ZEMNÍ PÁSEK V ZEMNÍM VÝKOPU
- NAVRŽENÝ ZEMNÍ PÁSEK VE STÁVAJÍCÍM PROVĚTRÁVACÍM KOLEKTORU
- KABELOVÁ - PODZEMNÍ DISTRIBUČNÍ SÍŤ NN (EG.D, a.s.)
- KABELOVÝ - PODZEMNÍ ROZVOD VO (ELTODO OSVĚTLENÍ, s.r.o.)
- KABELOVÉ - PODZEMNÍ SDĚLOVACÍ VEDENÍ (CETIN a.s.)
- STL PLYNOVOD (GASNET, s.r.o.)
- VODOVOD (Město Hodonín)
- VODOVOD (Vodovody a Kanalizace Hodonín, a.s.)
- KANALIZACE (Vodovody a Kanalizace Hodonín, a.s.)

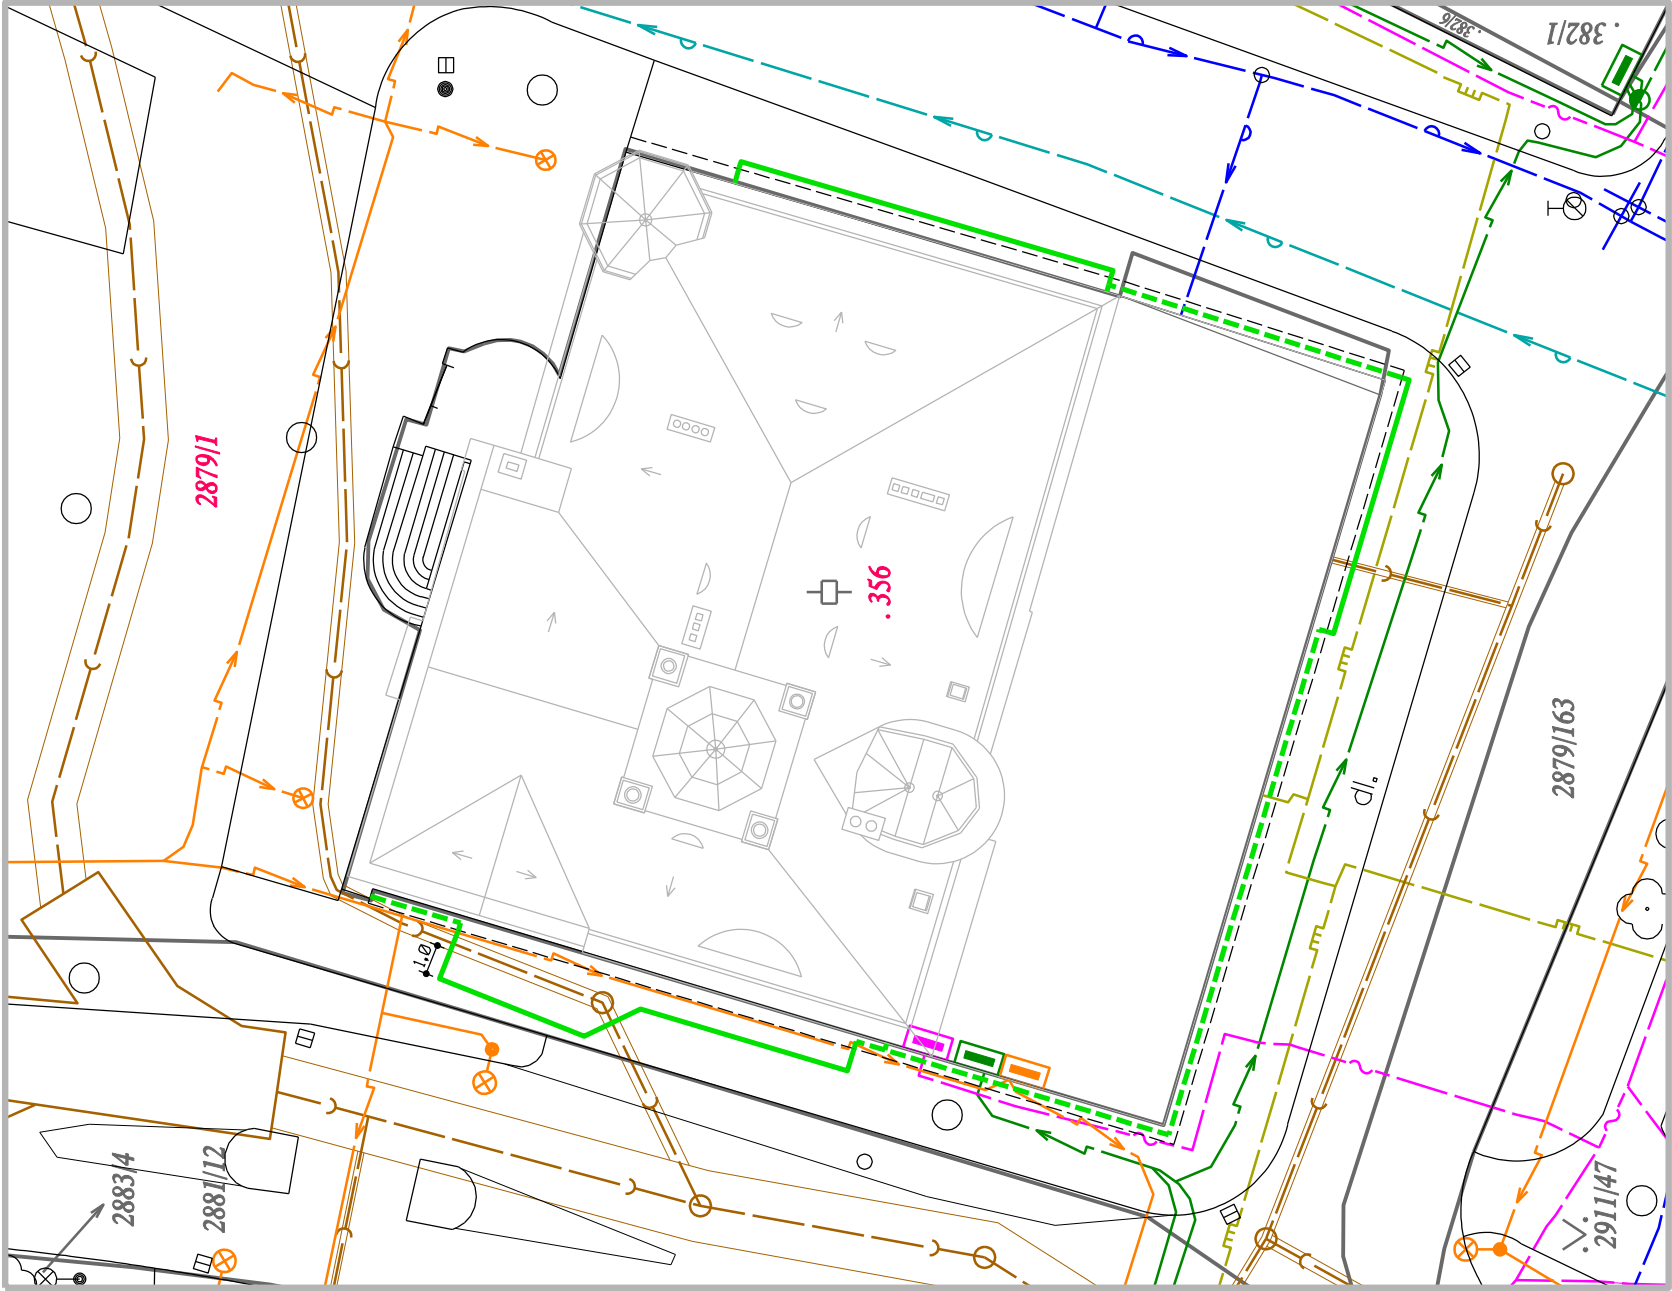

projektant : Hrbotický Marek	datum : červen 2021	<b>Marek Hrbotický</b> projektování elektrických zařízení Kasárenská 4, 695 01 Hodonín IČ: 680 22 999
stupeň PD : DPS	zakázka : 04-2021	
investor : Město Hodonín, Masarykovo nám. 1, 695 35 Hodonín		
stavba : Rekonstrukce vnější ochrany před bleskem na objektu radnice v Hodoníně		formát : 2xA4
obsah : D. Dokumentace objektů a technických a technolog. zařízení		měřítko : 1 : 250
Situace		výkres č. : D.7