


# VÝŠKOVÁ ÚPRAVA KANALIZAČNÍ ŠACHTY DN1000


## ŠACHTA V KOMUNIKACI

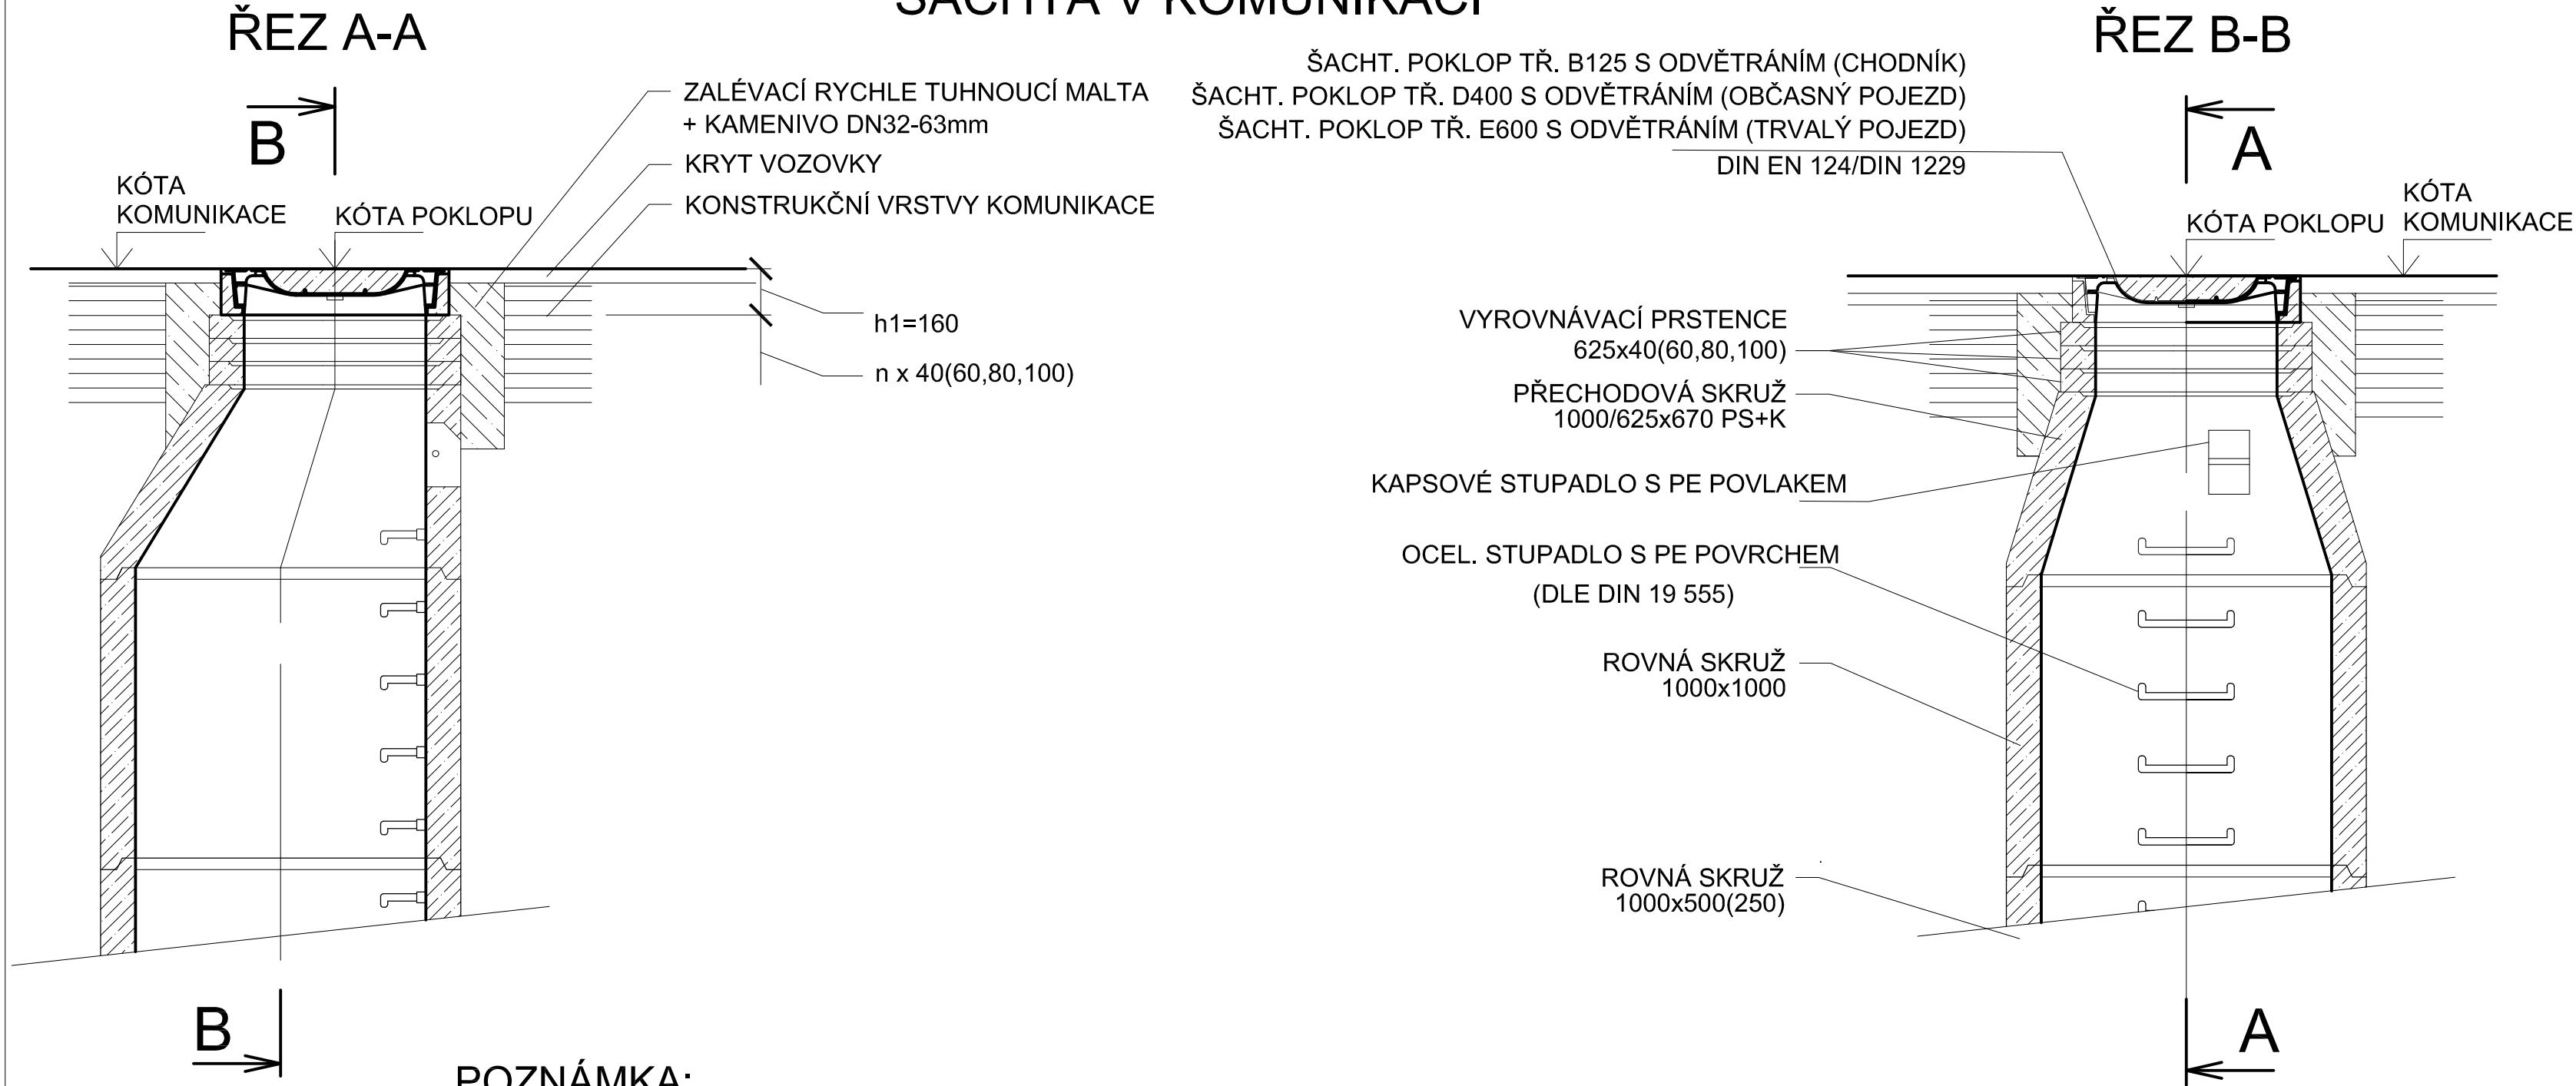

### POZNÁMKA:

V rámci opravy zpevněných ploch se provede osazení kanalizačních poklopů revizních šachet na betonové prstence (BEGU D400 s odvětráním v pěší komunikaci s možností pojezdu, BEGU B125 s odvětráním v pěší komunikaci). Poklopy v trvale pojížděných komunikacích budou certifikovány pro třídu zatížení E600, provedení s integrovaným těsněním PUR v rámu i poklopu. Stávající poškozené kónusy revizních šachet budou vyměněny v rámci výstavby nových povrchů. Poklopy kanalizačních šachet, vodovodních armatur a zákopové soupravy šoupátek včetně přípojek budou osazeny do nivelety navrhovaných úprav, budou vždy přístupné. S výměnou přechodových skruží se v projektu neuvažuje, změny nivelety jsou minimální.

## ULIČNÍ VPUŠŤ S PLASTOVOU MŘÍŽÍ

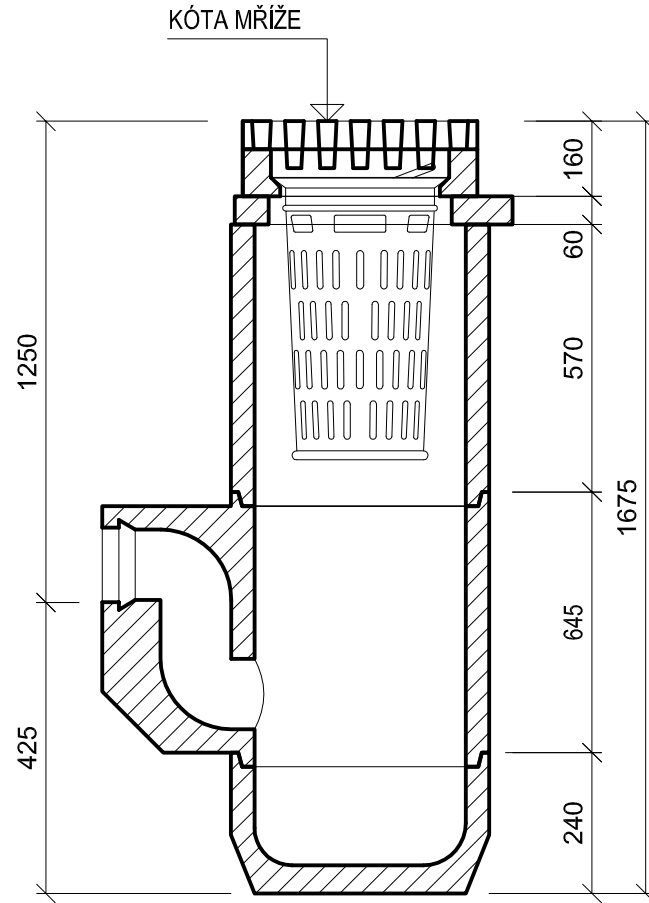

LITINOVÁ MŘÍŽ D400 S RÁMEM  
A KOŠEM NA HRUBÉ NEČISTOTY

VYROVNÁVACÍ PRSTENEC

45/6

SKRUŽ HORNÍ

45/57


SKRUŽ STŘEDOVÁ  
SE ZÁPACHOVOU UZÁVĚRKOU DN150

45/65

DNO S KALOVOU PROHLUBNÍ

45/24

### PŮDORYS

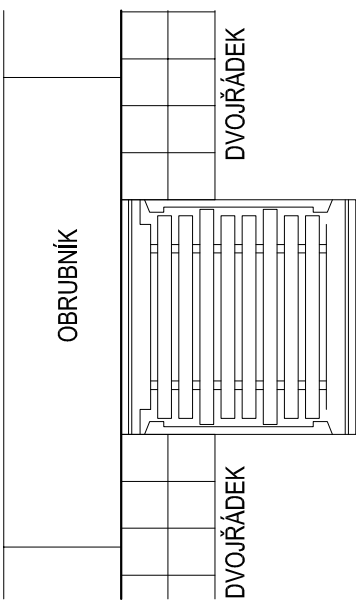

Tabulka vpustí				mříž	vyrovnávací prstenec	skruž horní		skruž středová se zápachovou uzávěrkou	dno s kalovou prohlubní
				160	60	295	570	645	240
označení v pusti	komunikace	napojení do	délka nového potrubí DN150 (půdorysná)						
UV 1	Zámostní	stávající přípojky	0,00	1	1		1	1	1
UV 2	Zámostní	stávající přípojky	4,20	1	1		1	1	1
UV 3	Zámostní	stávající přípojky	0,00	1	1		1	1	1
UV 4	Zámostní	stávající přípojky	0,00	1	1		1	1	1
UV 5	Zámostní	kanalizace	5,70	1	1		1	1	1
UV 6	Zámostní	stávající přípojky	0,00	1	1		1	1	1
UV 7	Zámostní	stávající přípojky	0,00	1	1		1	1	1
UV 8	Zámostní	kanalizace	2,85	1	1		1	1	1
UV 9	Zámostní	kanalizace	2,75	1	1		1	1	1
UV 10	Zámostní	kanalizace	2,45	1	1		1	1	1
UV 11	Zámostní	stávající přípojky	0,00	1	1		1	1	1
UV 12	Zámostní	stávající šachty	2,45	1	1		1	1	1
UV 13	Zámostní	stávající přípojky	0,00	1	1		1	1	1
UV 14	Zámostní	stávající přípojky	0,00	1	1		1	1	1
UV 15	Sazečská	kanalizace	2,40	1	1		1	1	1
UV 16	Sazečská	stávající přípojky	0,00	1	1		1	1	1
UV 17	Sazečská	stávající přípojky	0,00	1	1		1	1	1
UV 18	Sazečská	kanalizace	2,90	1	1		1	1	1
UV 19	Sazečská	stávající přípojky	0,00	1	1		1	1	1
UV 20	Sazečská	stávající přípojky	0,00	1	1		1	1	1
UV 21	Sazečská	stávající přípojky	0,00	1	1		1	1	1
UV 22	Vilová	kanalizace	3,35	1	1		1	1	1
UV 23	Vilová	kanalizace	2,20	1	1		1	1	1
UV 24	Vilová	stávající přípojky	0,00	1	1		1	1	1
UV 25	Vilová	stávající přípojky	0,00	1	1		1	1	1
Suma			31,25	25	25		25	25	25

KANALIZAČNÍ PŘÍPOJKA BUDE PROVEDENA SE ZÁPACHOVOU UZÁVĚRKOU. ULOČNÍ VPUŠŤ BUDE OSAZENA NA ZÁKLAD Z PROSTÉHO BETONU. PO DEMONTÁŽI ULIČNÍ VPUSTI BUDE OVĚŘENA HLoubKA STÁVAJÍCÍ PŘÍPOJKY A V PŘÍPADĚ POTŘEBY ÚPRAVE SKLADBA ULIČNÍ VPUSTI. MŘÍŽE BUDOU OSAZENY VE SKLONU 20 MM POD ÚROVNÍ NAVAZUJÍCÍ DLAŽBY!

Změna										
Popis změny					Datum	Vypracoval	Přezkoumal	Schválil		
TENTO MATERIÁL JE DUŠEVNÍM VLASTNICTVÍM PROJEKT 2010, S.R.O., RUSKÁ 43, OSTRAVA-VÍTKOVICE, IČO 48391531, A PODLEHÁ OBCHODNÍMU TAJEMSTVÍ. VLASTNÍK SI VYHRÁŽUJE S TÍMTO TAJEMSTVÍM NAKLÁDAT A JEHO VYUŽITÍ PODLEHÁ PÍSEMNÉMU SOULENÍ A STANOVENÍ PODMÍNEK TAKOVÉHO UŽITÍ.										
Vypracoval:		Ing. Petr Kohout	Č. zakázky:	51 072	Měřítko:  1:15					
Přezkoumal:		Ing. Bohumír Michal	Stupeň:	DPS						
HIP:		Ing. Petr Kohout	F A4:	4						
Datum :		05/2022	Kótováno v:	m						
Stavebník: Statutární město Ostrava, městský obvod Slezská Ostrava Těšínská 138/35, 710 16 - Ostrava - Slezská Ostrava										
Stavba : Rekonstrukce komunikace a chodníků ul. Zámostní, Vilová a Sazečská										
Objekt : IO 101 - Komunikace										
Název:					Seznam příloh: PRO-11746					
DETAIL ULIČNÍ VPUSTI A ÚPRAVA STÁVAJÍCÍ KANALIZAČNÍ ŠACHTY					Č. výkresu:  PRO-11746-20					Rev.