


VZOROVÝ BYT - TYP Č.1A

Půdorys

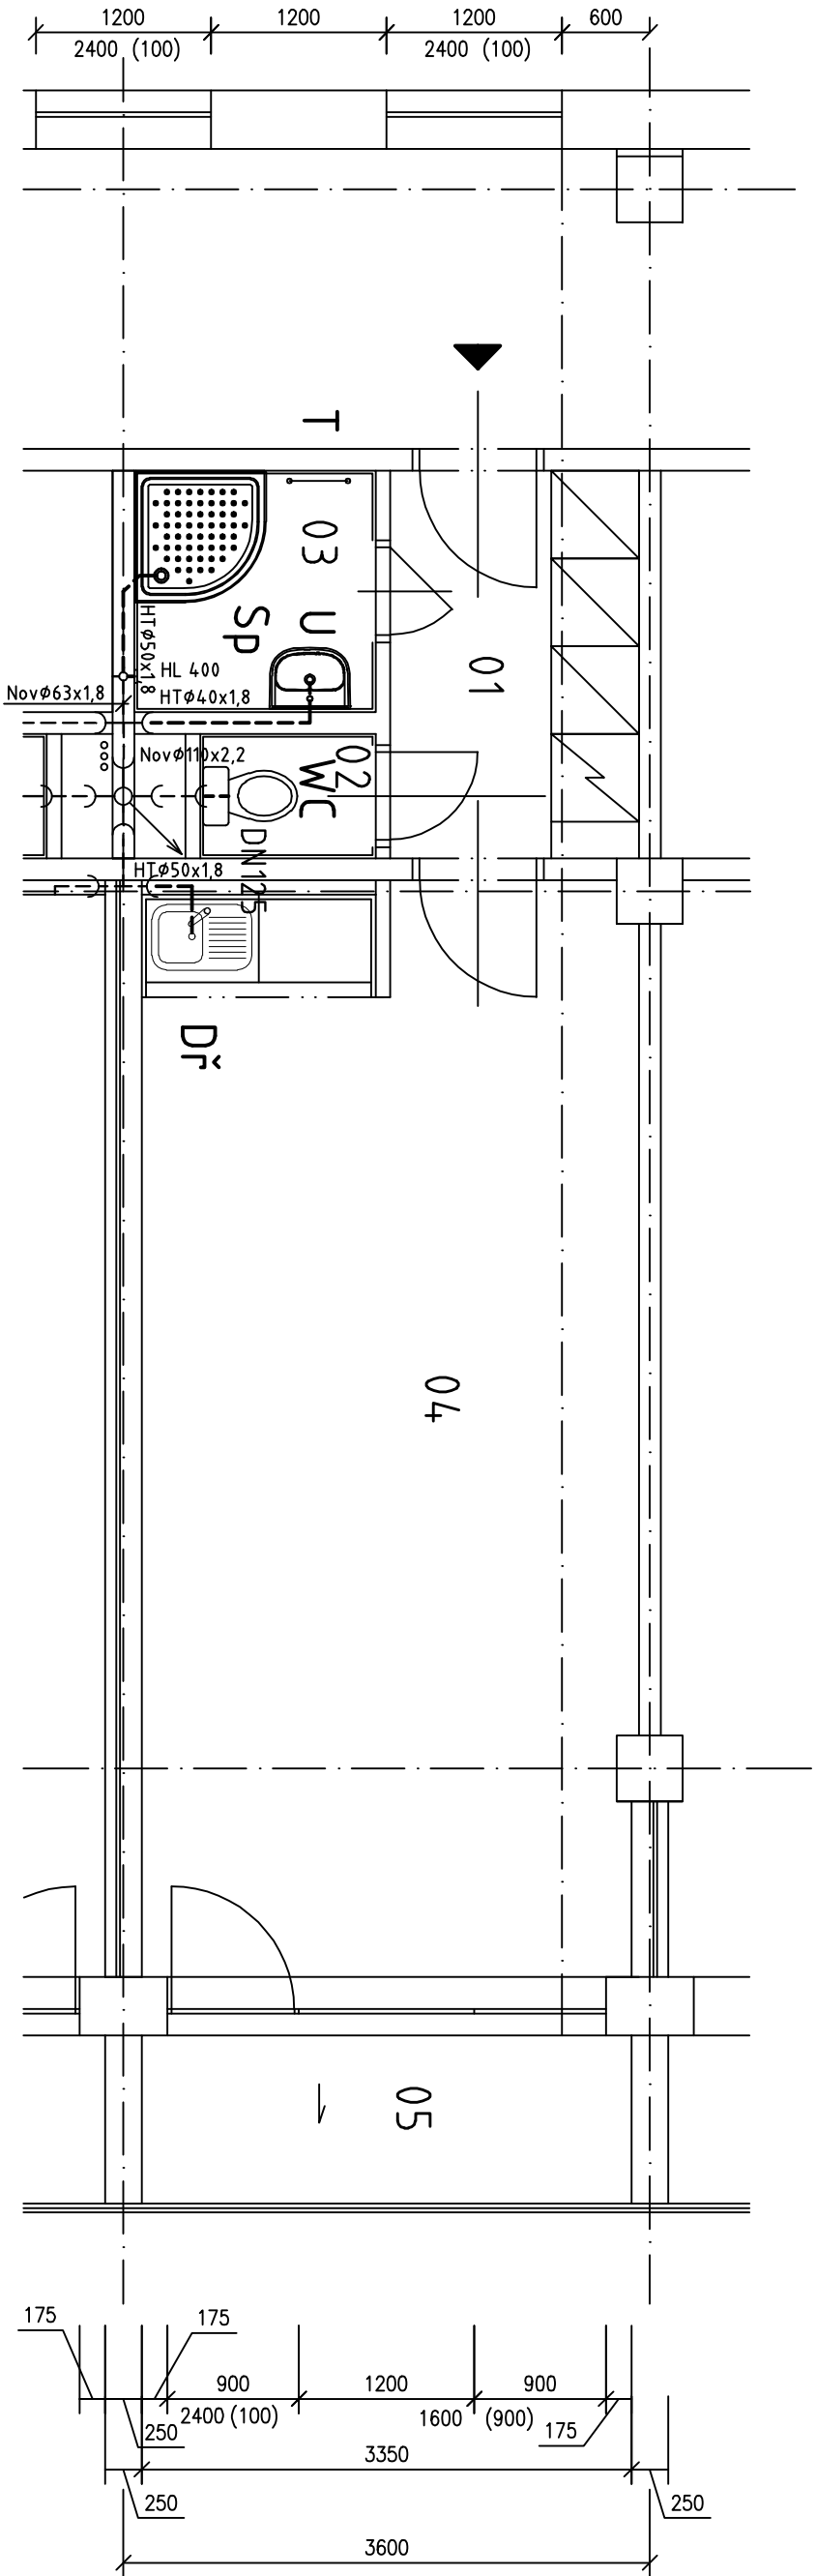

LEGENDA MÍSTNOSTÍ

OZN.	ÚČEL MÍSTNOSTI	PLOCHA VM <sup>2</sup>
1	2	3
01	CHODBA	4,50
02	WC	1,02
03	KOUPELNA	2,72
04	OBYTNÁ KUCHYŇ	25,08
05	LODŽIE	4,02

LEGENDA

---	STÁVAJÍCÍ PŘIPOJOVACÍ POTRUBÍ
---	LITINA, NOVODUR
---	PŘIPOJOVACÍ POTRUBÍ - PP-HT
○	STOUPACÍ POTRUBÍ
○	SPLAŠKOVÉ KANALIZACE

POZNÁMKA:

- 1./ LEGENDA ZAŘÍZOVACÍCH PŘEDMĚTŮ VIZ. TECHNICKÁ ZPRÁVA  
2./ PŘI OSAZOVÁNÍ ZAŘÍZOVACÍCH PŘEDMĚTŮ A VÝVODŮ STUDENÉ  
A TEPLÉ VODY NUTNO RESPEKTOVAT SPÁROŘEZ OBKLADŮ



±0,000=258,500 m n. m.

Projektant: Ing. Červenka Štěpán, Na výhledu 705, 687 62 Doňtí Němci, IČO 187 91 198		Dátum:	Číslo zakázky:
Investor: Město Uherský Brod, Masarykovo nám. 100 Uherský Brod	Objekt: Provozni soubor:	08-02-2017/07	
Místo stavby: Budova DPS č. p. 2292, Za Humny, Uherský Brod	Datum: 08/2017	Měřítko: 1:50	
Název díla: Renovace a stavební úpravy jednotlivých bytů v budově DPS č.p. 2292, Za Humny v Uherském Brodě			
Název výkresu: D.1.2 Zařízení zdravotně technických instalací			
Půdorys – KANALIZACE			
Vypracoval: Ing. Karlík	Formát: A3 / 2xA4	Podrobné číslo výkresu: 03	
Projektant: Ing. Karlík			
Kontroloval: Ing. Červenka	Archivní číslo: 08-02-2017 046/2		
HIP: Ing. Červenka			