


Pavilon B - PŮDORYS SUTERÉNU

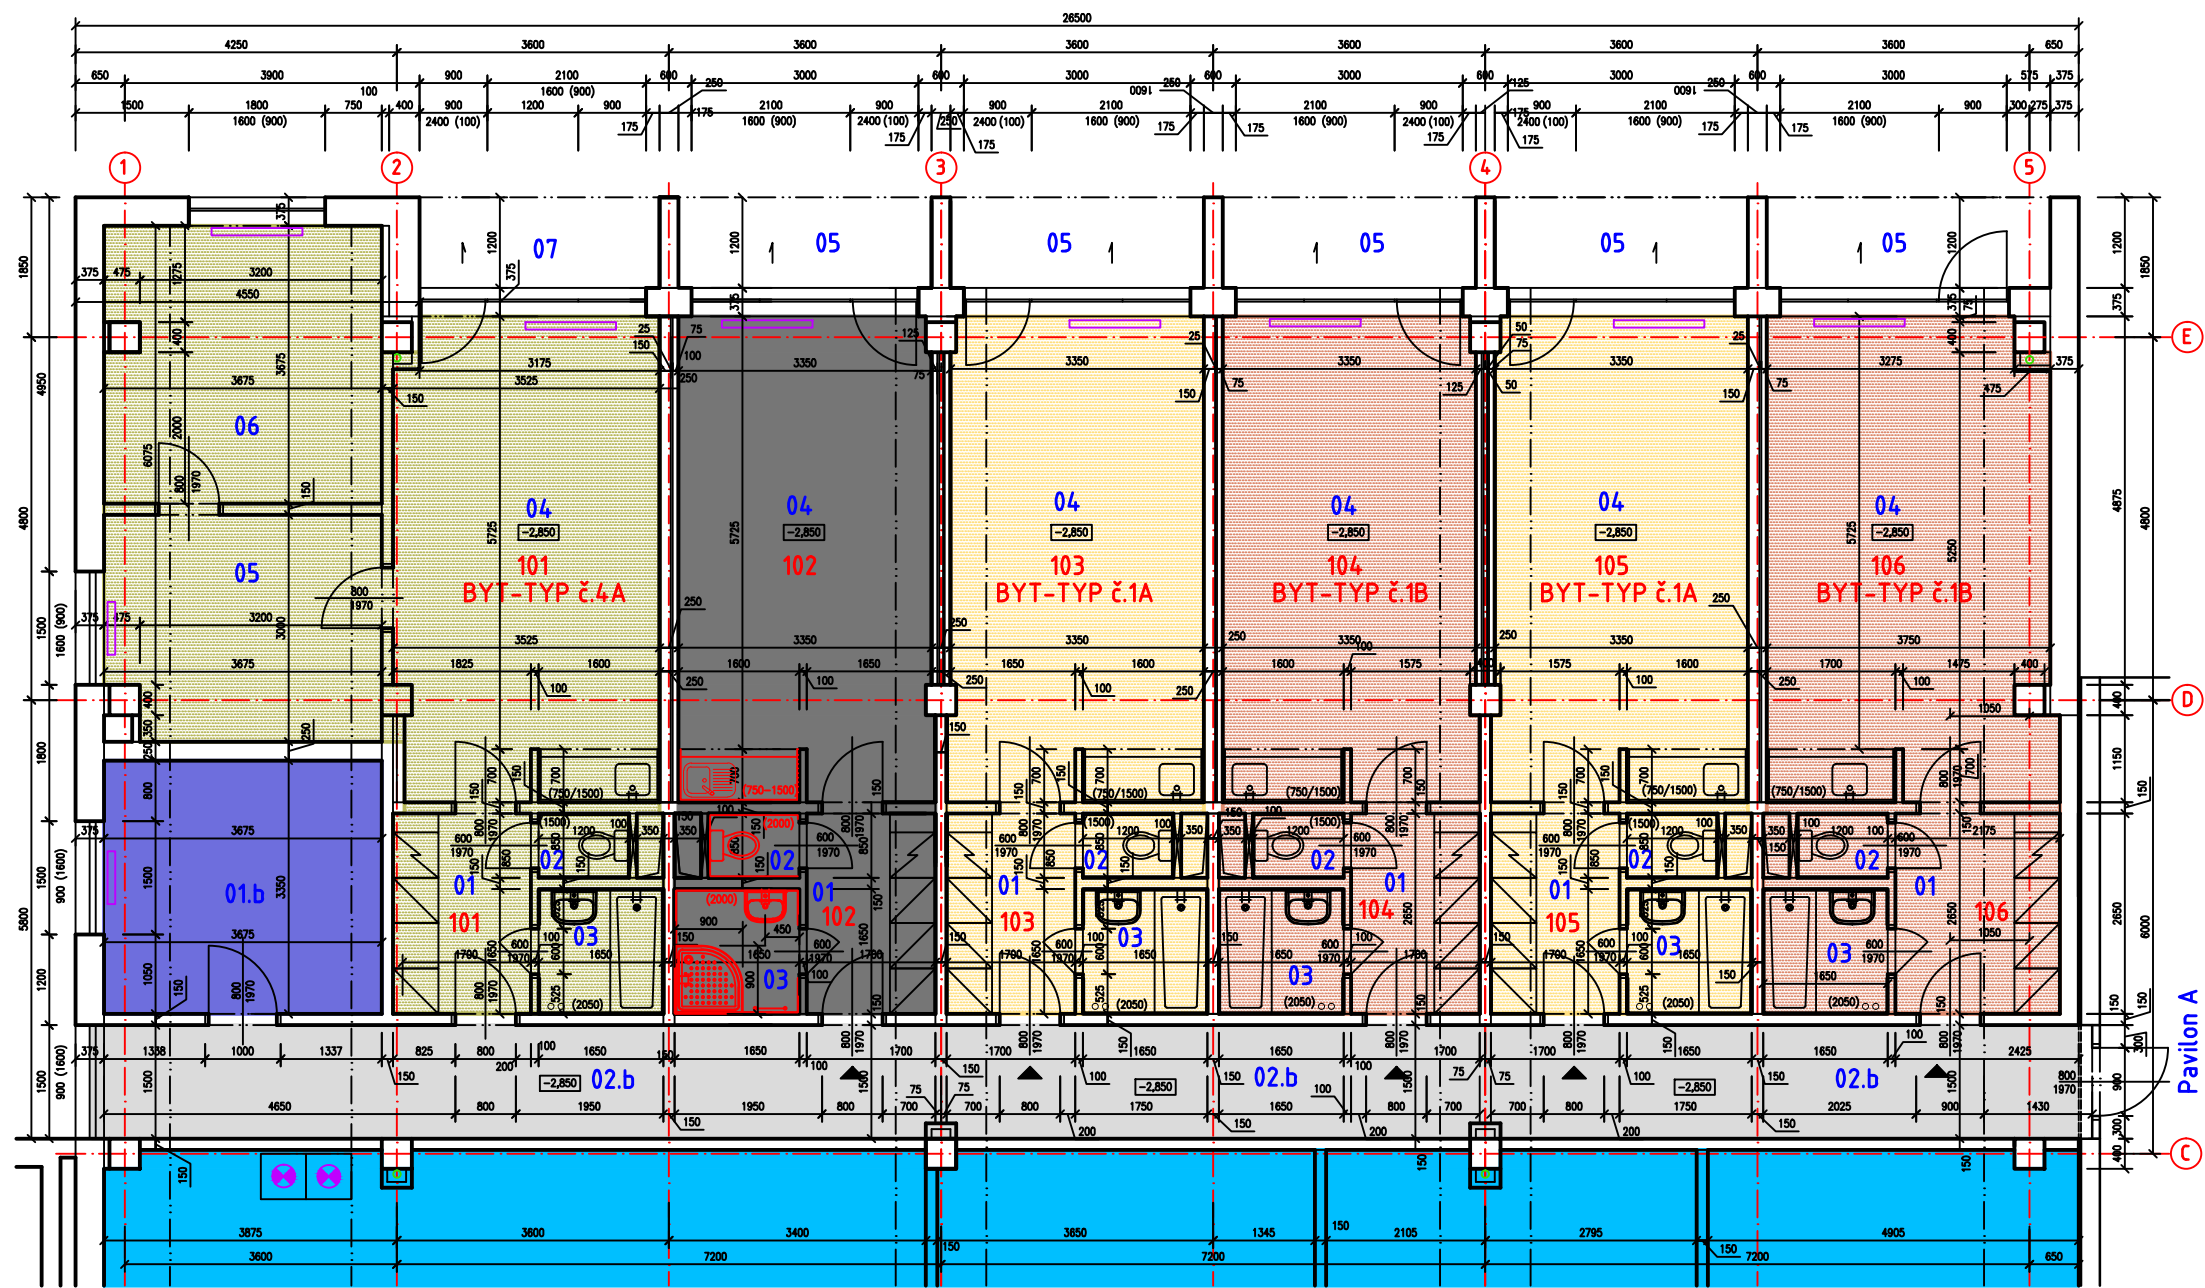

LEGENDA MÍSTNOSTÍ

ČÍSLO BYTU	OZN.	ÚČEL MÍSTNOSTI	PLOCHA V M ²
1	2	3	4
	02.b	SPOLEČNÁ CHODBA	40,74
	01.b	SKLAD DKP	12,90
101	01	CHODBA	4,96
	02	WC	1,03
	03	KOUPELNA	2,27
	04	OBYTNÁ KUCHYŇ	22,06
	05	ŠATNA	10,67
	06	LOŽNICE	13,32
	07	LODŽIE	3,96
102	01	CHODBA	4,50
	02	WC	1,02
	03	KOUPELNA	2,72
	04	OBYTNÁ KUCHYŇ	21,41
	05	LODŽIE	3,85
103	01	CHODBA	4,35
	01a,b	ŠATNÍ SKŘIŇ	1,08
	02	WC	1,02
	03	KOUPELNA	2,72
	04	OBYTNÁ KUCHYŇ	23,54
104	01	CHODBA	4,35
	01a,b	ŠATNÍ SKŘIŇ	1,08
	02	WC	1,02
	03	KOUPELNA	2,72
	04	OBYTNÁ KUCHYŇ	23,54
105	01	CHODBA	4,35
	01a,b	ŠATNÍ SKŘIŇ	1,08
	02	WC	1,02
	03	KOUPELNA	2,72
	04	OBYTNÁ KUCHYŇ	23,54
106	01	CHODBA	4,35
	01a,b	ŠATNÍ SKŘIŇ	1,08
	02	WC	1,02
	03	KOUPELNA	2,72
	04	OBYTNÁ KUCHYŇ	23,54
107	01	CHODBA	4,35
	01a,b	ŠATNÍ SKŘIŇ	1,08
	02	WC	1,02
	03	KOUPELNA	2,72
	04	OBYTNÁ KUCHYŇ	23,54

LEGENDA



STÁVAJÍCÍ ZDIVO

102

PAVILON B - SUTERÉN, ČÍSLO BYTU



LEGENDA BYTŮ



BYT - TYP č.1A = 1+kk



BYT - TYP č.1B = 1+kk



BYT - TYP č.2A = 1+kk - OSPS



BYT - TYP č.2B = 1+kk - OSPS



BYT - TYP č.4A = 2+1



BYT - TYP č.4B = 2+1



BYT - PROVEDENA REKONSTRUKCE

LEGENDA SPOLEČNÝCH PROSTOR



ZÁZEMÍ PENZIONU - ŠATNA, KANCELÁŘ



CHODBA



SPOLEČNÉ PROSTORY

VYSVĚTLIVKY

- 1.) TYP č.xA - BYT S VCHODEM VLEVO
- 2.) TYP č.xB - BYT S VCHODEM VPRAVO
- 3.) OSPS - OSOBY SE SNÍŽENOU POHYBOVOU SCHOPNOSTÍ

±0,000=258,500 m n. m.

Projektant: Ing Červenka Stanislav, Na výsluní 765, 687 62 Dolní Němčí, IČO 187 91 158		Divize:	Číslo zakázky: 08-02-2017/07
Investor: Město Uherský Brod, Masarykovo nám. 100 Uherský Bod		Objekt: Provozní soubor:	
Místo stavby: Budova DPS č. p. 2292, Za Humny, Uherský Brod		Datum: 08/2017	Měřítko: 1:100
Název akce: Renovace a stavební úpravy jednotlivých bytů v budově DPS č.p. 2292, Za Humny v Uherském Brodě			
Název výkresu: C.2 KOORDINAČNÍ VÝKRES – Pavilon B C.2.1 Půdorys SUTERÉNU			
Vypracoval: Ing. Karlík		Formát: A3 / 2x44	Pořadové číslo výkresu: C.2.1
Projektant: Ing. Karlík			
Kontroloval: Ing. Červenka		Archivní číslo: 08-02-2017 034/2	
HIP: Ing. Červenka			