



SITUACE ODVODNĚNÍ ZP. PLOCH  
TECHNOLOGIE—SITUACE 1:300

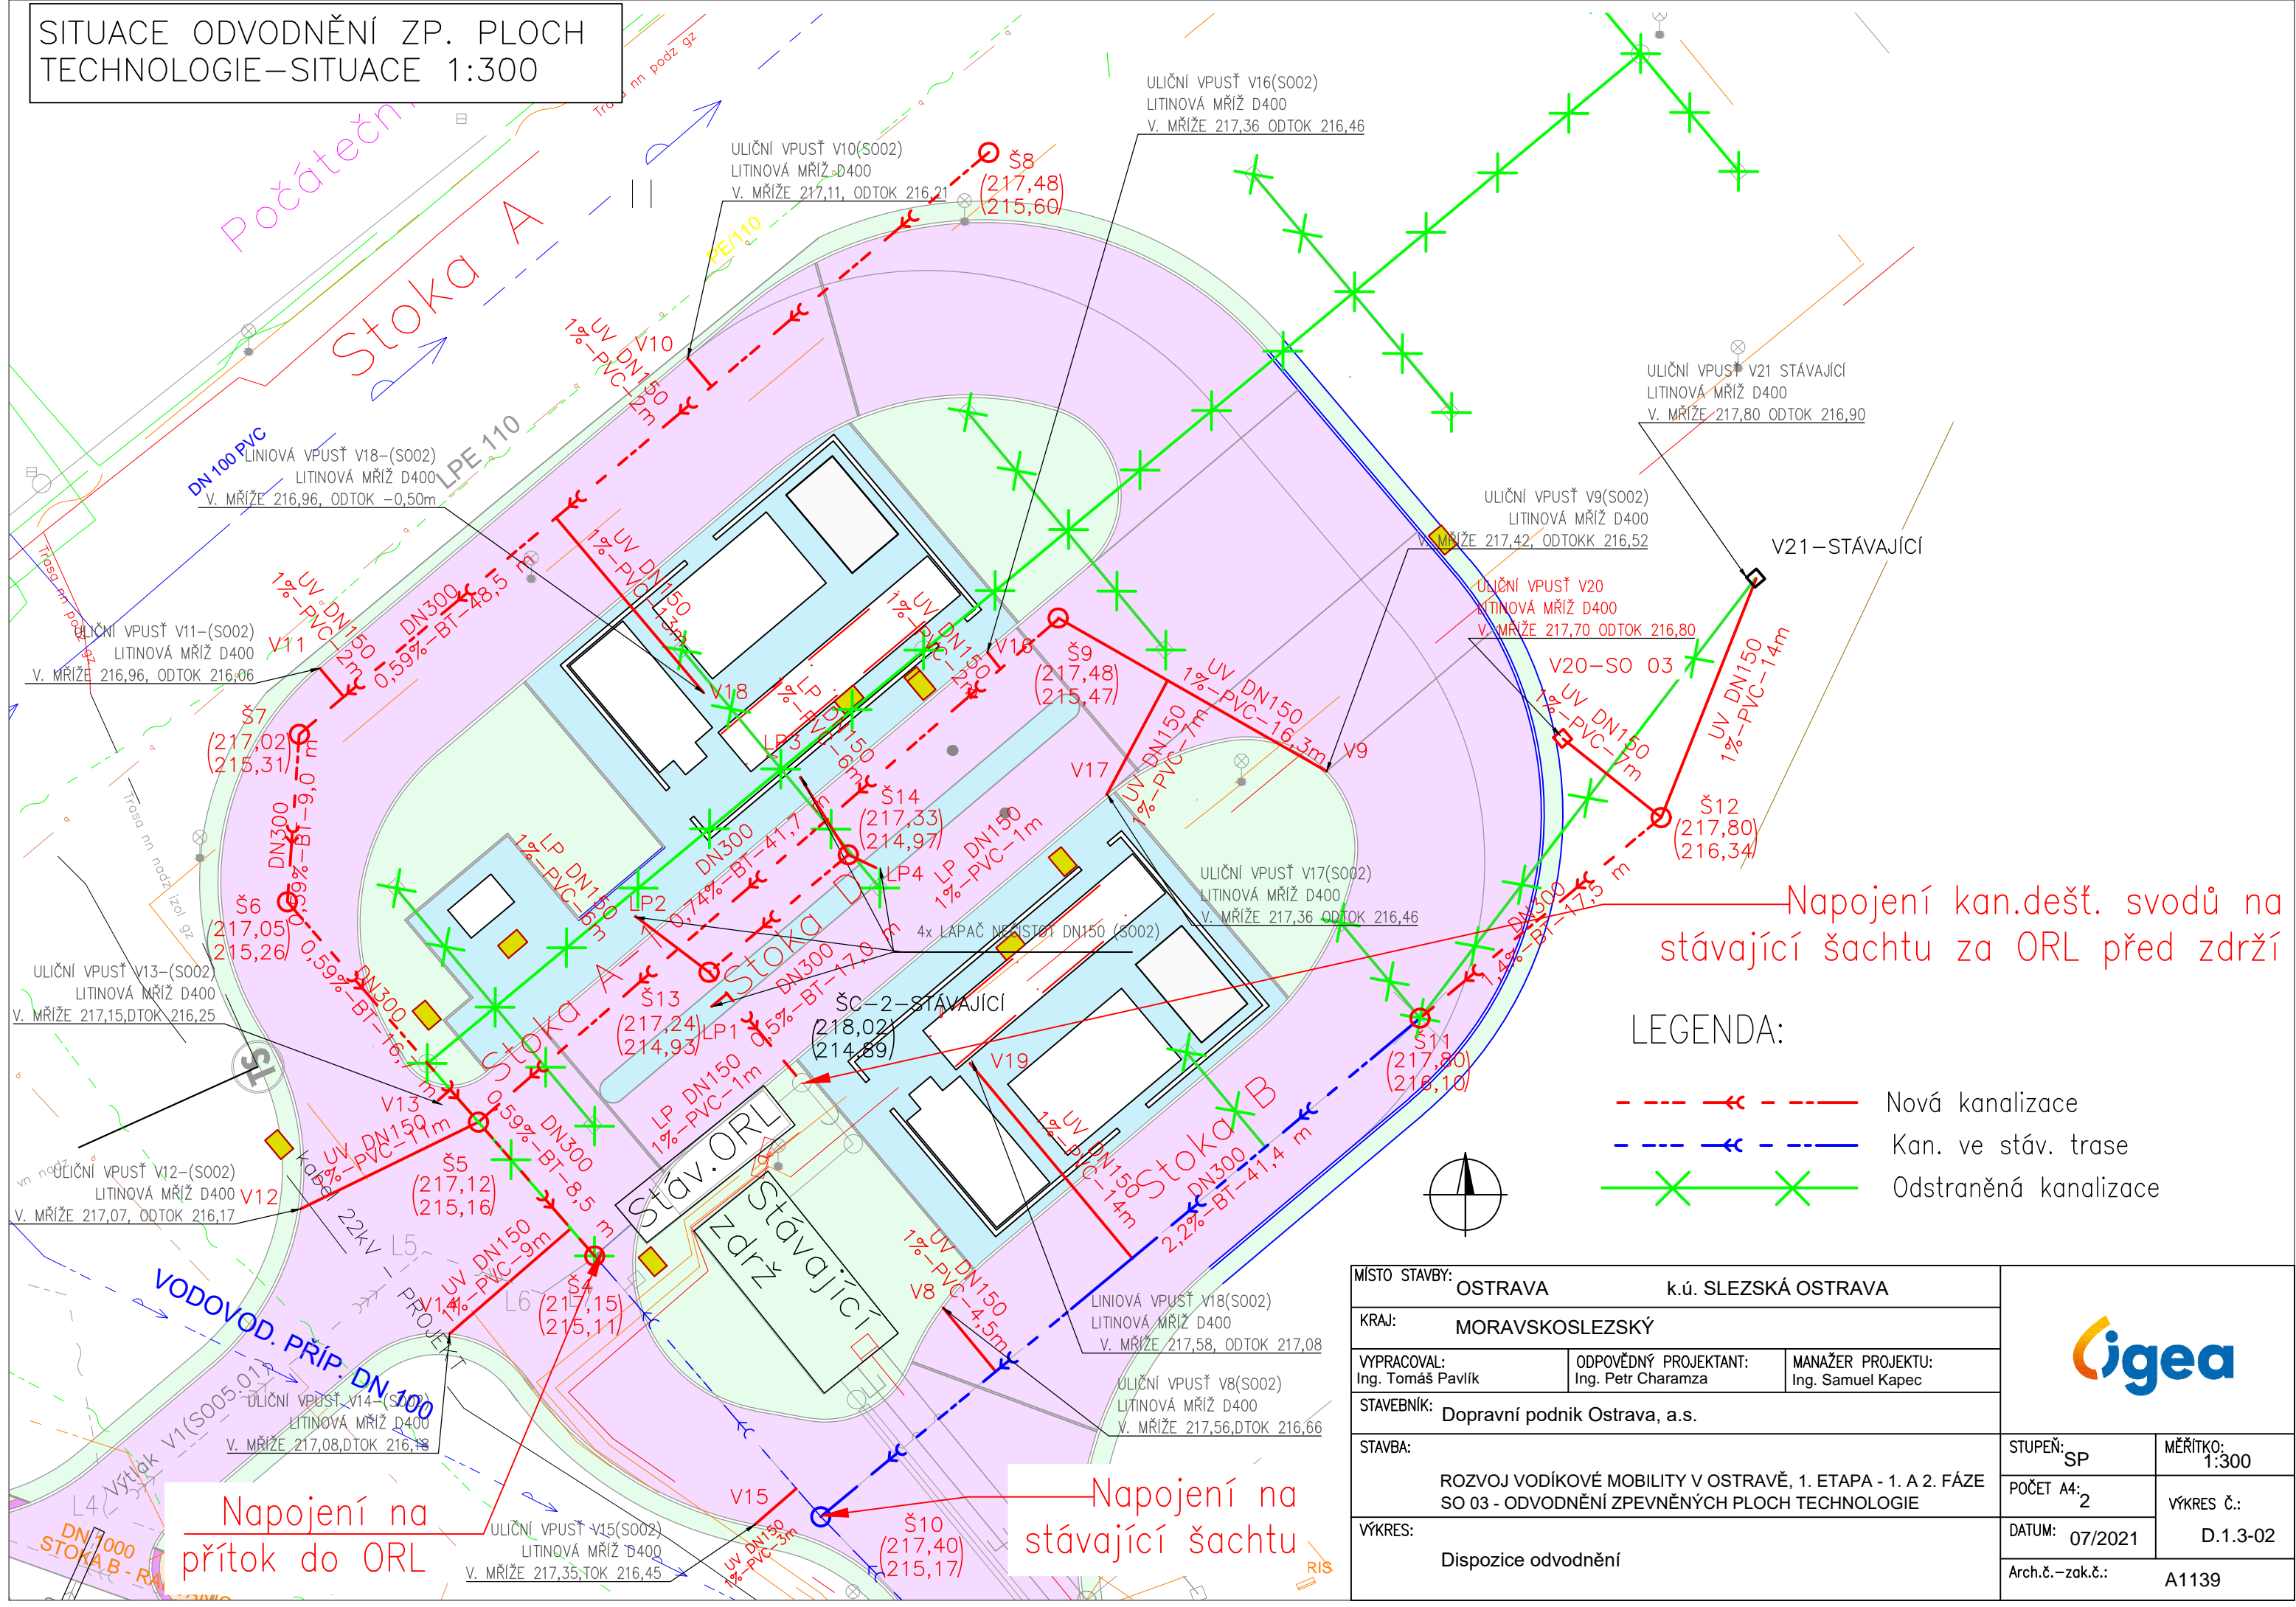

MÍSTO STAVBY: OSTRAVA k.ú. SLEZSKÁ OSTRAVA				
KRAJ: MORAVSKOSLEZSKÝ				
VYPRACOVAL: Ing. Tomáš Pavlík	ODPOVĚDNÝ PROJEKTANT: Ing. Petr Charamza	MANAŽER PROJEKTU: Ing. Samuel Kapec		
STAVEBNÍK: Dopravní podnik Ostrava, a.s.				
STAVBA:  ROZVOJ VODÍKOVÉ MOBILITY V OSTRAVĚ, 1. ETAPA - 1. A 2. FÁZE SO 03 - ODVODNĚNÍ ZPEVNĚNÝCH PLOCH TECHNOLOGIE			STUPEŇ: SP	MĚŘÍTKO: 1:300
			POČET A4: 2	VÝKRES Č.:
VÝKRES:  Dispozice odvodnění			DATUM: 07/2021	D.1.3-02
			Arch.č. – zak.č.: A1139	