


SITUACE ODKANALIZOVÁNÍ PARKOVIŠTĚ 1:300

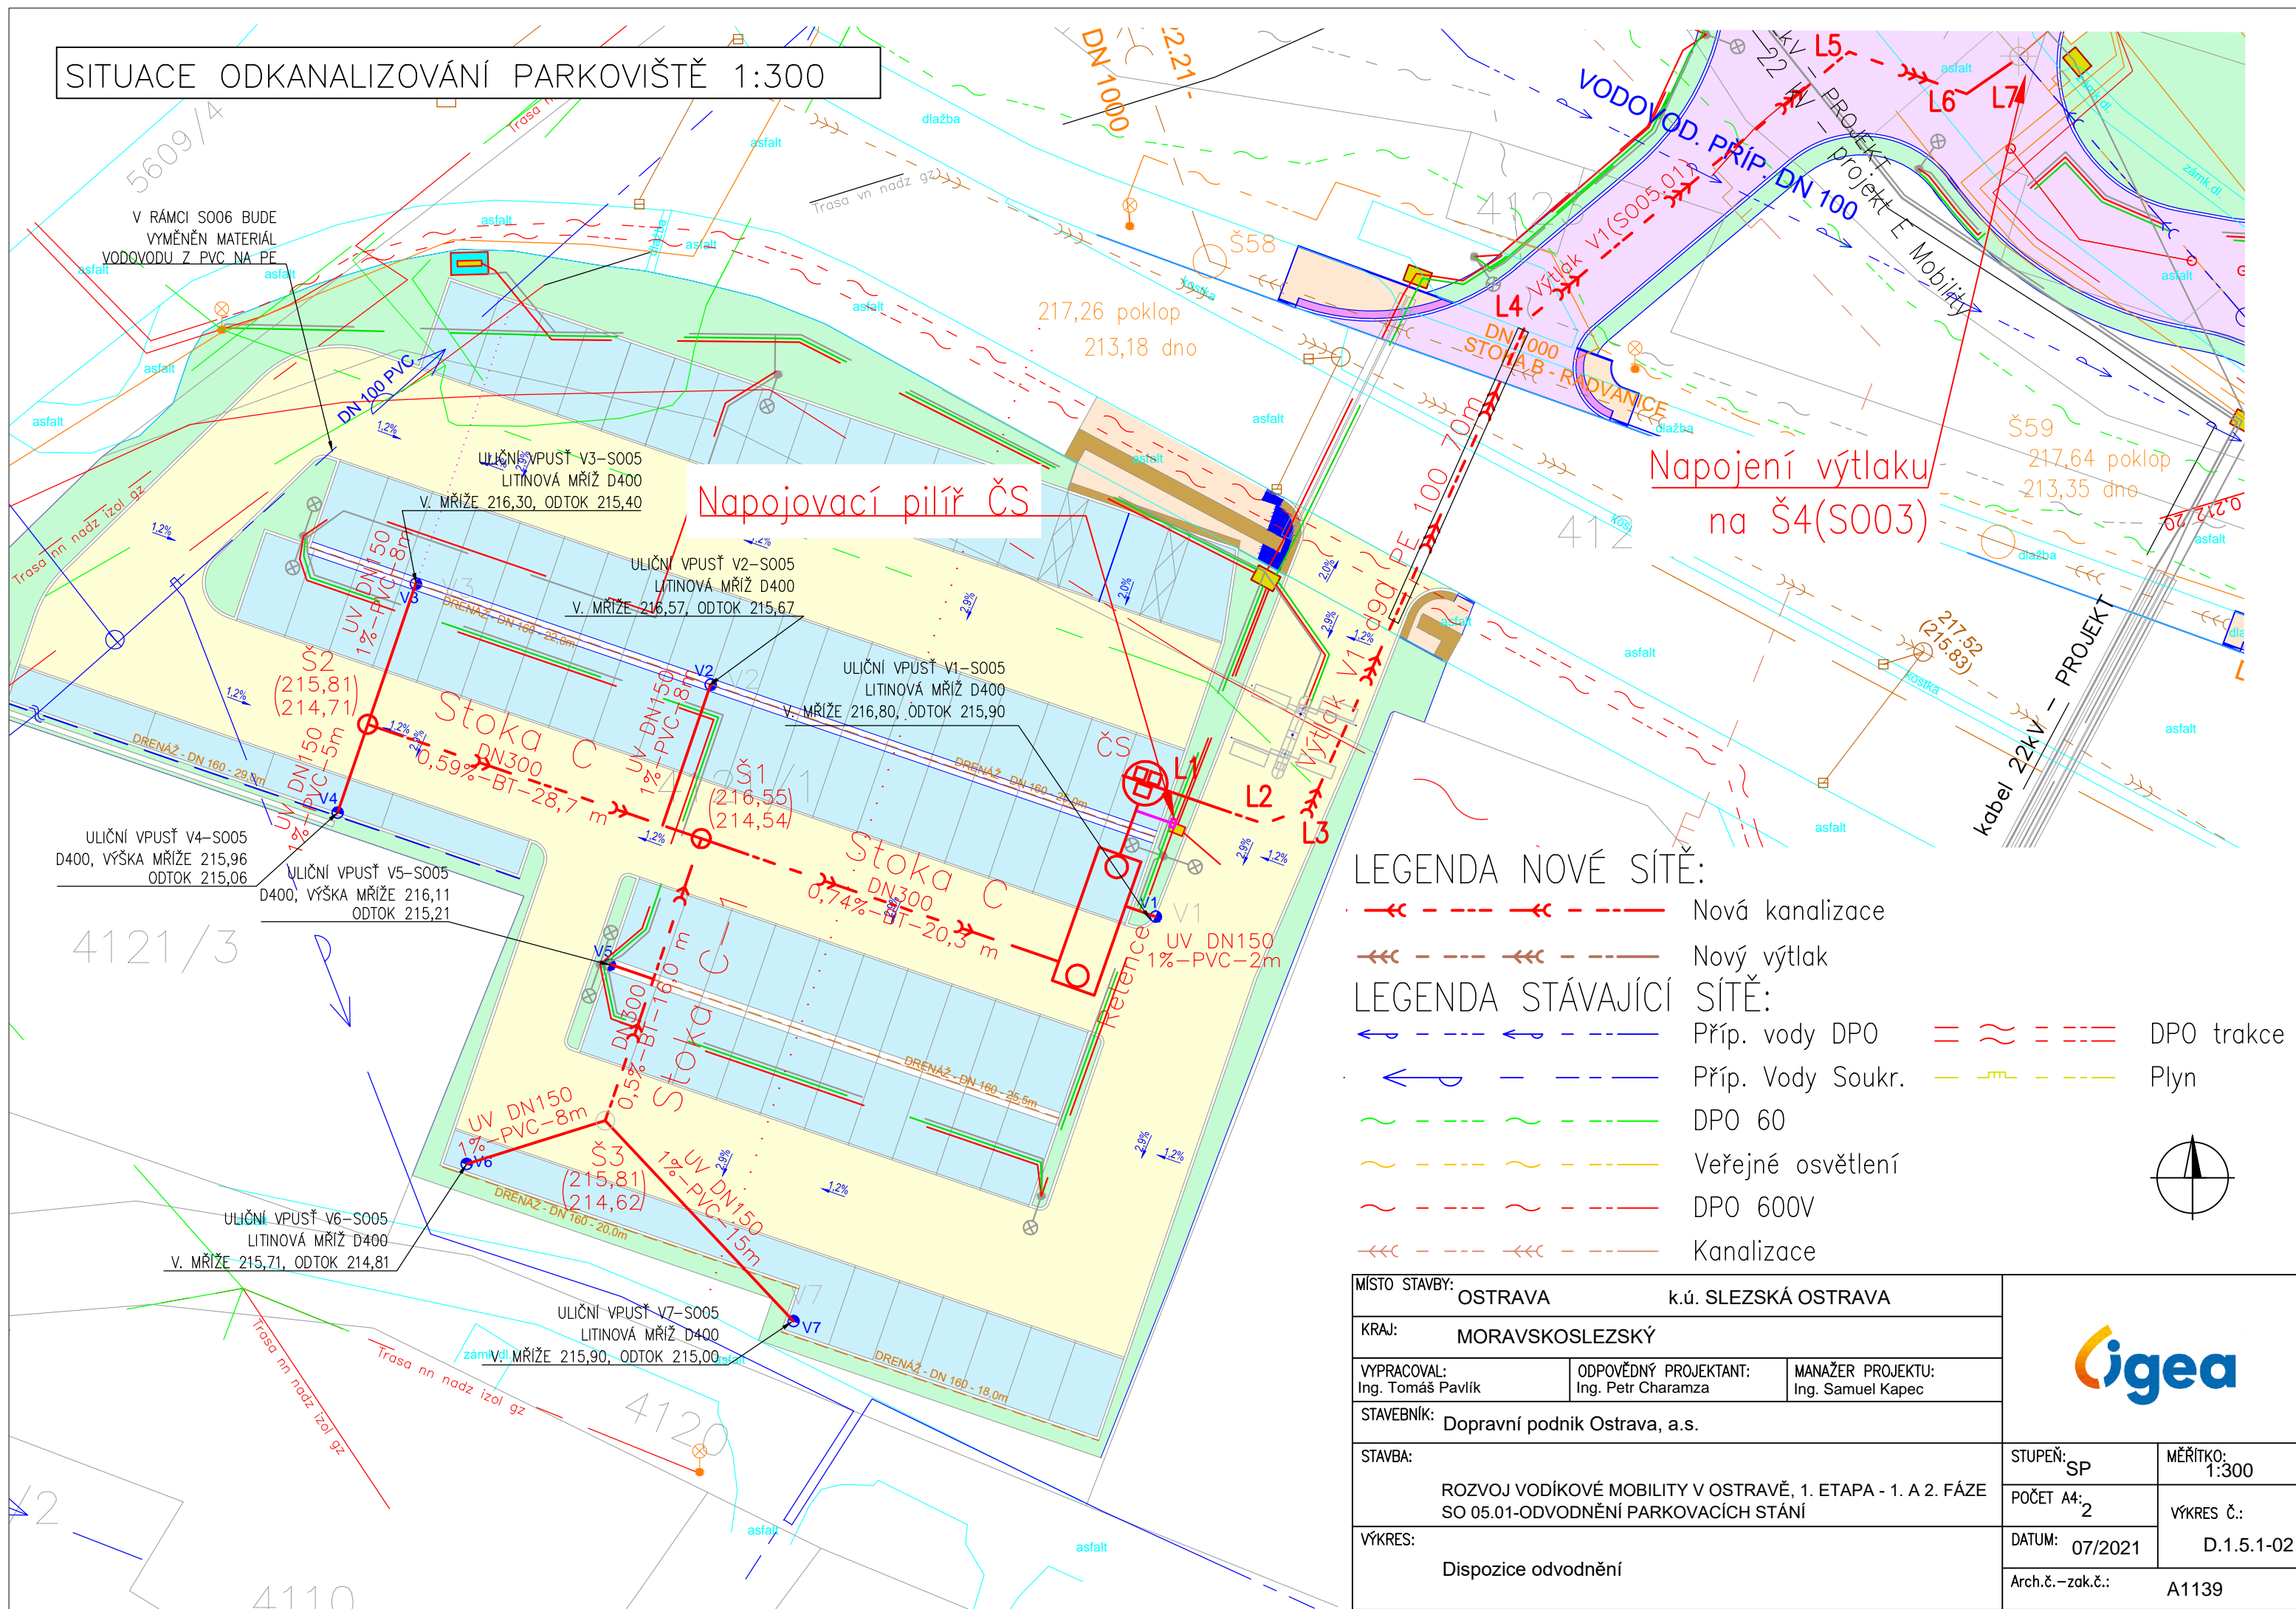

LEGENDA NOVÉ SÍTĚ:

- —←— —←— — Nová kanalizace

- Nový výtlak

LEGENDA STÁVAJÍCÍ SÍŤ:

- ← - - - ← - - - Příp. vody DPO

- ← — — — Příp. Vody Soukr.

- ~~~~~ DPO 60

- ~~~~~ Veřejné osvětlení


- ~~~~~ DPO 600V


- ←←← - - - ←←← - - - Kanalizace

- MÍSTO STAVBY: OSTRAVA k.ú. SLEZSKÁ OS

- == ≈ = - - - DPO trakce

- — — — — Plyn

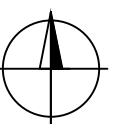

MÍSTO STAVBY: OSTRAVA k.ú. SLEZSKÁ OSTRAVA				
KRAJ: MORAVSKOSLEZSKÝ				
VYPRACOVAL: Ing. Tomáš Pavlík	ODPOVĚDNÝ PROJEKTANT: Ing. Petr Charamza	MANAŽER PROJEKTU: Ing. Samuel Kapec		
STAVEBNÍK: Dopravní podnik Ostrava, a.s.				
STAVBA: ROZVOJ VODÍKOVÉ MOBILITY V OSTRAVĚ, 1. ETAPA - 1. A 2. FÁZE SO 05.01-ODVODNĚNÍ PARKOVACÍCH STÁNÍ			STUPEŇ: SP	MĚŘÍTKO: 1:300
			POČET A4: 2	VÝKRES Č.: D.1.5.1-02
VÝKRES: Dispozice odvodnění			DATUM: 07/2021	Arch.č. – zak.č.: A1139