



Rozdělovač, sběrač

M 1:25

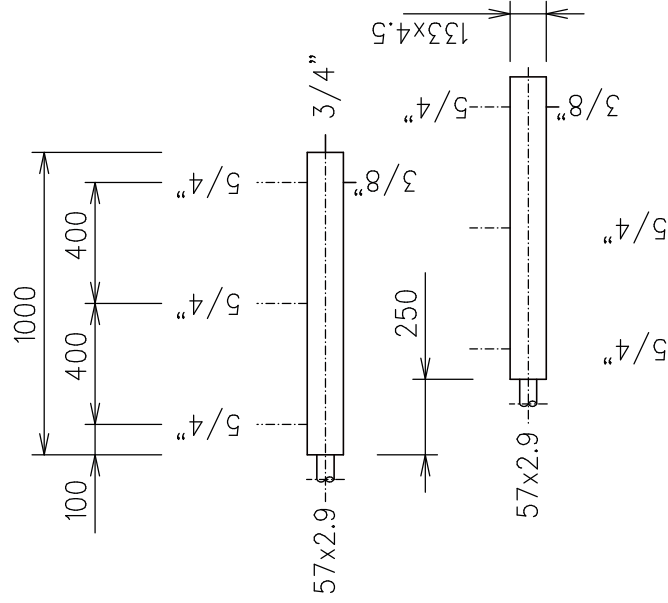

Směšovací stanice

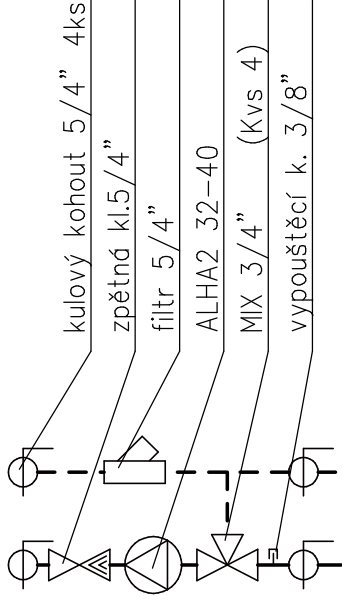

TONSTA společnost projektantů Pohorská 48 466 01 Jablonec nad Nisou E-mail: toinsta@toinsta.cz tel.: 721 636 707, 721 057 975					
Zodp. projektant:	Vypracoval:	Kreslil:	Kontroloval:		
Antonín Hník	Antonín Hník	OtherCad	Razítko:		
Kraj: Liberecký	Správní obvod: Liberec	Obec: Liberec	Rozdělení vytápění na cestmistrovství Liberec		
Stavěbník: Slnice LK a.s.	Čsl. armády 4805/24	Jablonec n.N.			
Název akce:			Stupeň:		
SO 03 Hala pro údržbu – myčka			Formát:		
			Datum: květen 2020		
			Měřítko: 1:100		
Obsah výkresu:			Č. výkresu: 333		
Větev V5 hala pro údržbu – axonometrické schéma, půdorys			Č. akce: 5-2453/20		