

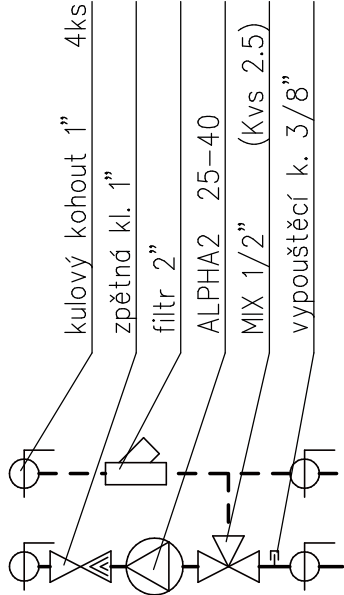
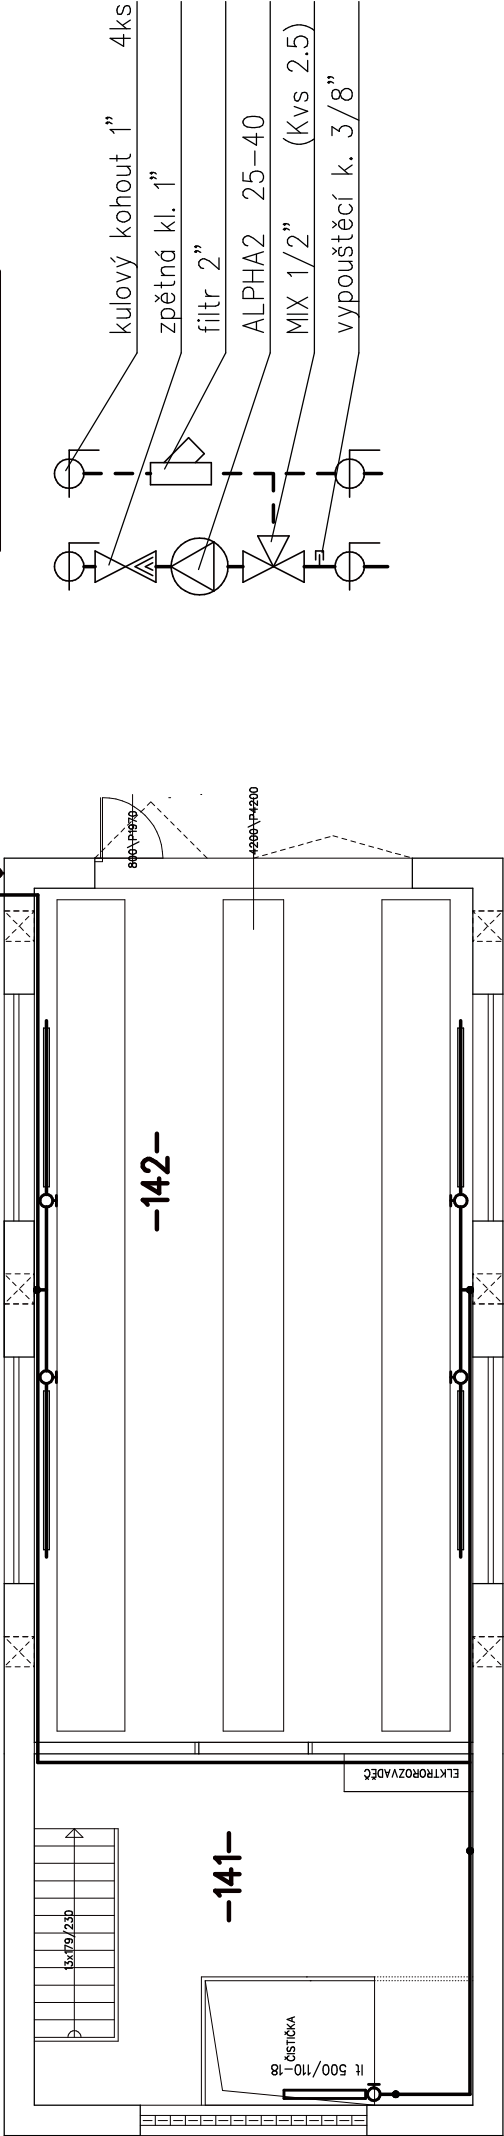


Směšovací stanice

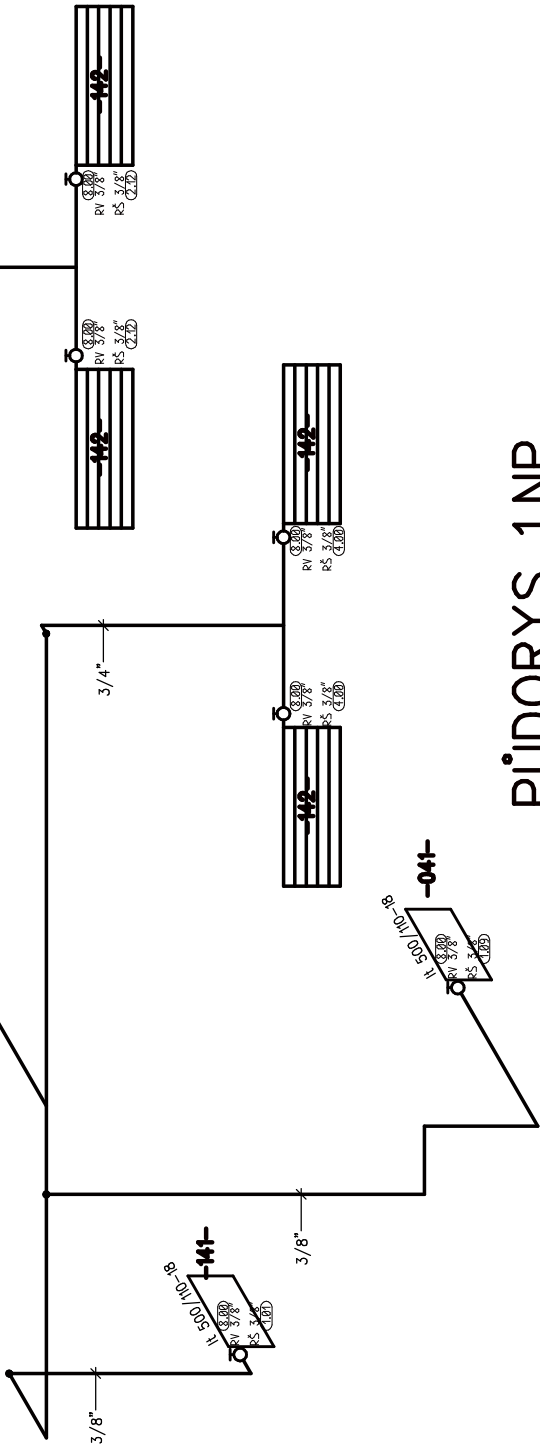

TOINSTA společnost projektantů Podhorská 48 tel. 721 636 707 466 01 Jablonec nad Nisou E-mail: toinsta@toinsta.cz		Razítko:		Zodp. projektant: Vypracoval: Antonín Hník Antonín Hník		Kreslí: Kontroloval: Hník, OtherCAD		Kraj: Liberecký		Obec: Liberec		Správní obvod: Liberec		Stavebník: Stínice LK a.s. Čsl. armády 4805/24 Jablonec nad Nisou		Název akce: Rozdělení vytápění na cestmistrovství Liberec		S0 03 Hala pro údržbu – myčka		Obsah výkresu: Větev V6 myčka axonometrické schéma, půdorys		Stupeň: Formát: Datum: září 2020		Měřítko: 1:100		Č. výkresu: 334 Č. akce: 5-2453/20	
-----------------------------------------------------------------------------------------------------------------------------------------	--	----------	--	---------------------------------------------------------	--	-------------------------------------	--	-----------------	--	---------------	--	------------------------	--	-------------------------------------------------------------------	--	-----------------------------------------------------------	--	------------------------------------------------	--	-------------------------------------------------------------	--	----------------------------------	--	----------------	--	------------------------------------	--

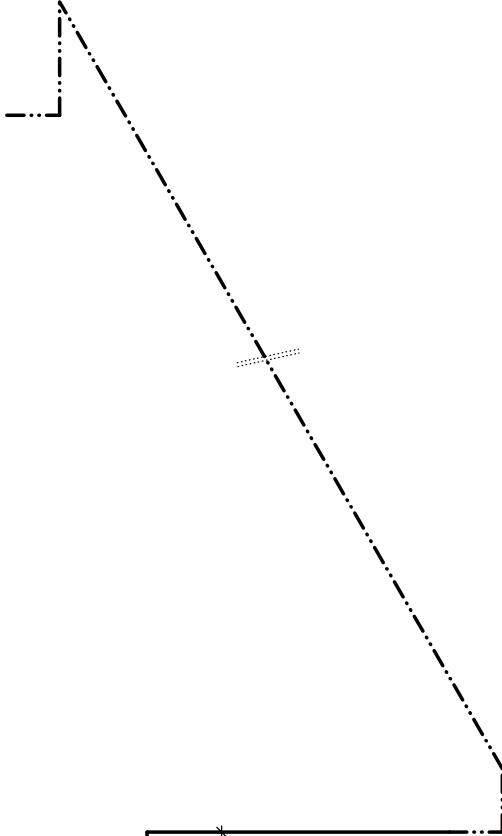

PŮDORYS 1.NP

