


SITUACE

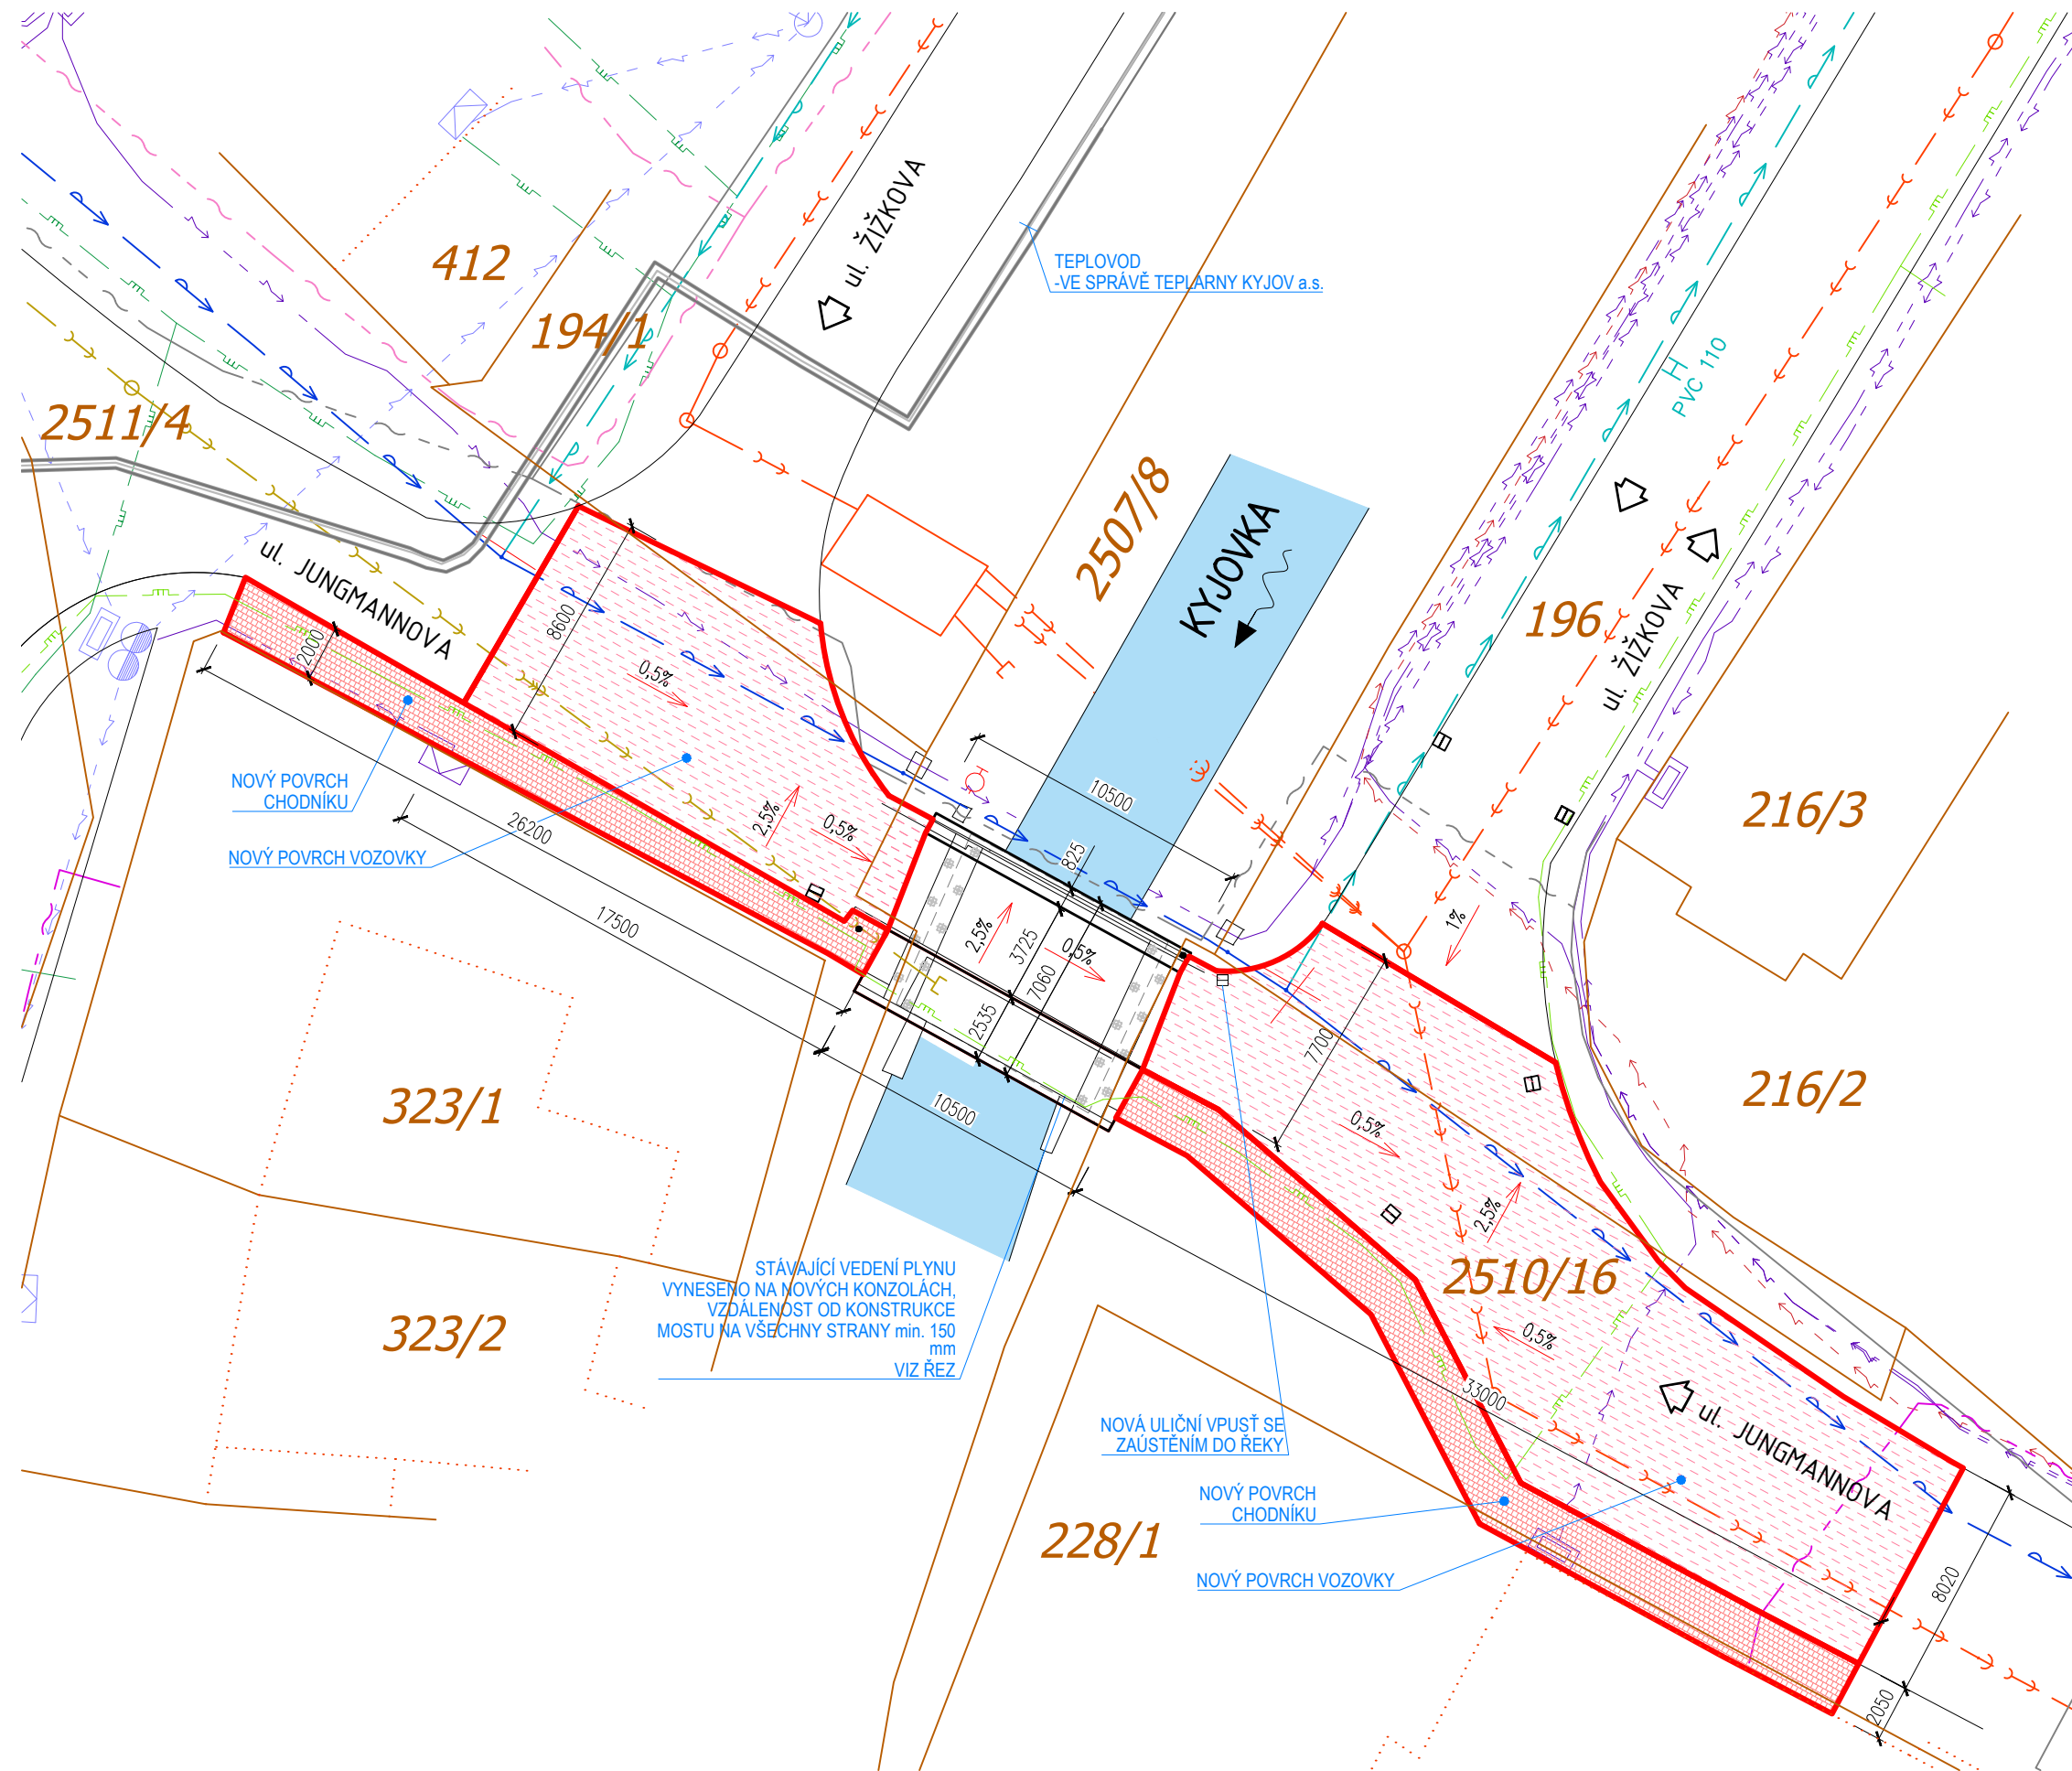

LEGENDA :

- ZÁJMOVÉ OBJEKTY - UPRAVOVANÉ
- ZÁJMOVÉ OBJEKTY - STÁVAJÍCÍ
- VOZOVKA - NOVÝ POVRCH - ASFALTOVÝ BETON
- SMĚR SPÁDOVÁNÍ VOZOVKY
- CHODNÍK - NOVÝ POVRCH - BETONOVÁ DLAŽBA
- VODNÍ TOK
- 698** PARCELNÍ ČÍSLA
- HRANICE PARCEL DLE KATASTRU

LEGENDA INŽENÝRSKÝCH SÍTÍ:

SPECIFIKACE INŽENÝRSKÉ SÍTĚ

- NADZEMNÍ VEDENÍ NN
- PODZEMNÍ VEDENÍ NN
- PODZEMNÍ VEDENÍ VN
- PLYNOVOD - STL
- PLYNOVOD - NTL
- VODOVOD
- KANALIZACE
- KANALIZACE
- METALICKÝ KABEL - PODZEMNÍ
- OPTICKÝ KABEL - PODZEMNÍ
- NEPROVOZOVANÉ SDĚLOVACÍ VEDENÍ
- TEPLOVOD

SPRÁVCE INŽENÝRSKÉ SÍTĚ

- EG.D, a.s.
- EG.D, a.s.
- EG.D, a.s.
- GasNet Služby, s.r.o.
- GasNet Služby, s.r.o.
- VaK Hodonín, a.s.
- VaK Hodonín, a.s.
- NENÍ VE SPRÁVĚ VaK Hodonín, a.s.
- Česká telekomunikační infrastruktura a.s.
- Česká telekomunikační infrastruktura a.s.
- Česká telekomunikační infrastruktura a.s.
- Teplárny Kyjov a.s.

POZNÁMKA:

- 1/ TENTO VÝKRES NESLOUŽÍ JAKO VYTÝČOVACÍ
- 2/ PRŮBĚHY INŽENÝRSKÝCH SÍTÍ JSOU POUZE INFORMATIVNÍ. PŘED ZAHÁJENÍM ZEMNÍCH PRACÍ MUSÍ INVESTITOR ZAJISTIT VYTÝČENÍ PODZEMNÍCH INŽENÝRSKÝCH SÍTÍ. PŘI KŘÍŽENÍ A SOUBĚHU VEDENÍ INŽENÝRSKÝCH SÍTÍ DODRŽET ČSN 73 6005.
- 3/ SPÁD KOMUNIKACE BUDE PŘÍZPŮSOBEN SITUACI NA STAVBĚ

SOUŘADNICOVÝ SYSTÉM S-JTSK
VÝŠKOVÝ SYSTÉM BpV

ZMĚNA	DATUM	POPIS ZMĚNY	NAVRHOVAL

PROJEKTANT:	STAVBY SR GROUP s.r.o. Pančava 128 760 01 Zlín IČ: 092 24 289	
NÁZEV PROJEKTU:	STAVEBNÍ ÚPRAVY MOSTU M 14 KYJOV, ul. JUNGMANNOVA	
ČÁST / NÁZEV DOKUMENTU:	D. DOKUMENTACE OBJEKTU	
STAVEBNÍ OBJEKT:	SO 102 - CHODNÍKY A PŘÍLEHLÁ KOMUNIKACE	
PŘÍLOHA:	SITUACE	
ZODPOVĚDNÝ PROJEKTANT:	ING. J. ŠOPÍK	STUPEŇ: ZMĚNA STAVBY
VYPRACOVAL:	ING. J. ŠOPÍK	ČÁST: D.
KONTROLA:	ING. J. ŠOPÍK	PŘÍLOHA Č.: 067/22/102/D-02
MĚŘÍTKO: 1:250	POČET A4: 3 A4	REVIZE: DATUM: 10/2022
		Č. ZAKÁZKY: 67/2022 KOPIE Č.: