

AKCE

FVE MěÚ Hodonín o instalovaném výkonu 44,69 kWp

STAVEBNÍK

Město Hodonín
Masarykovo nám. 53/1
695 01 Hodonín
IČ: 00284891

MÍSTO STAVBY

k.ú. Hodonín, p.č. st. 272/1

ČÁST D.1.1 - HLAVNÍ PROJEKTANT

Ing. Pavlína Heřmanová
Horská 2960/26
616 00 Brno
IČ: 74787080

ČÁST D.1.1 - ZODPOVĚDNÝ PROJEKTANT

Ing. Pavlína Heřmanová
ČKAIT 1004872

ČÁST D.1.3 - VYPRACOVAL

Ing. Zdeněk Jiříček ml.
tel: +420 605 438 638
email: pbs@zdenekjiricek.cz

ČÁST D.1.3 - ZODPOVĚDNÝ PROJEKTANT



Ing. Zdeněk Jiříček ml.
ČKAIT: 1302531

STUPEŇ PD

DSP

ČÁST PD

D.1.3 Požárně bezpečnostní řešení

ČÍSLO VÝKRESU

D.1.3.3

NÁZEV VÝKRESU

Půdorys technologie FVE

REVIZE

FORMÁT

421 x 297 mm

MĚŘÍTKO

1:100

DATUM

17.11.2022

PARÉ

1

2

3

4

5

6


7

8

9

BUDOVA B -
1PP

BUDOVA C -
1PP

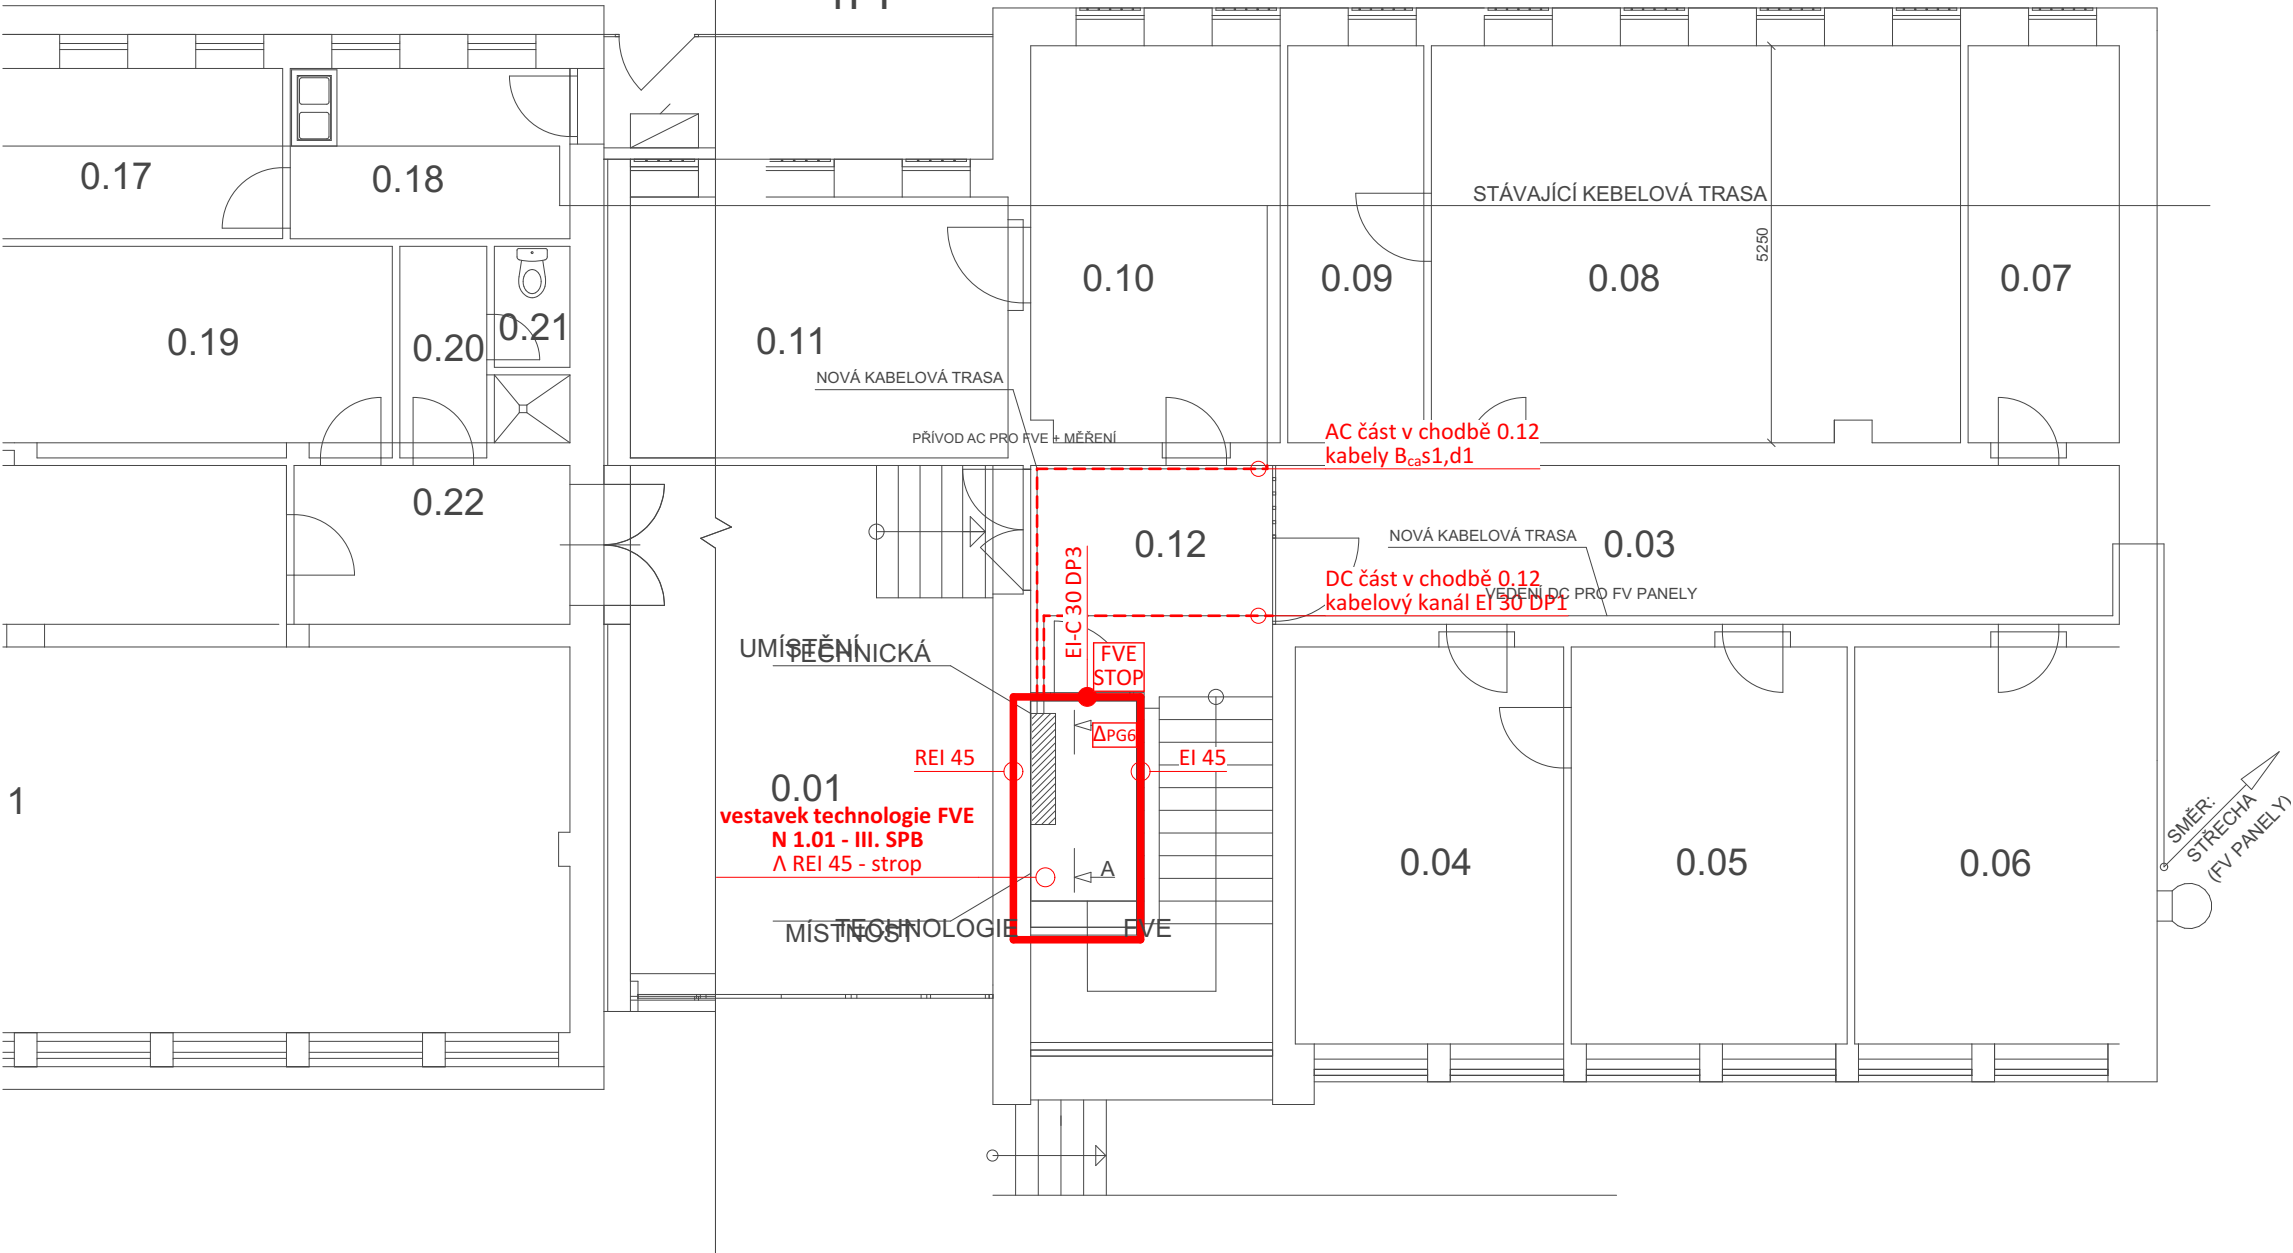

LEGENDA ZNAČEK PO - PŮDORYS

	hranice požárního úseku
N X.XX - X. SPB	nadzemní požární úsek s uvedeným stupněm požární bezpečnosti
REI 45	nejnižší požadovaná požární odolnost svislé konstrukce pro mezní stavy R,E,I,W
Λ REI 45	nejnižší požadovaná požární odolnost vodorovné konstrukce pro mezní stavy R,E,I
ΔPG6	počet a typ přenosných hasicích přístrojů (hasicí schopnost 21A)
FVE STOP	vypínací prvek FVE STOP