


KABEL NN 0,4kV

ULOŽENÍ: V PANELOVÉ PLOŠE
ULOŽENÍ: V CHRÁNIČCE DO Ø110

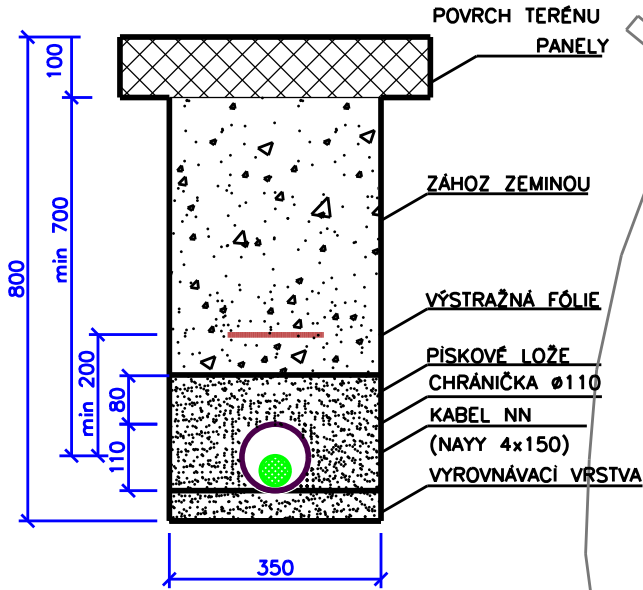

Legenda nového energetického zařízení:

- kiosková trafostanice
- kabelové vedení NN v zemi
- zemní pásek
- kabelová spojka NN
- uzemnění

Legenda stávajícího energetického zařízení:

- trafostanice zděná pochozí
- nadzemní vedení VN/NN (holé vodiče)
- kabelové vedení VN/NN
- hlavní domovní vedení
- příhradový sloup VN
- úsekový spínač
- uzemnění VN

Legenda KN:

- hranice parcel KN
- vnitřní kresba parcel
- obrys účelové mapy
- obrysy budov


Legenda nového energ zařízení (stavba EG.D - není součástí této stavby):

- kabelové vedení VN
- HDPE trubky
- chránička kabelové vedení VN
- kabelová spojka

Základní údaje
Prostory z hlediska úrazu el. proudem: nebezpečné
Větrná oblast: III.-27,5 dle podkladů EGÚ Brno
Námrazová oblast: I1. - do 1kg dle podkladů EGU Brno
Rozvodná soustava nn: 3+PEN 50Hz 230/400V TN-C
Rozvodná soustava vn: 3f 50Hz 22kV IT
Ochrana před nebezpečným dotykem živých částí
rozvodných el. zařízeních do 1000V inad 1000V: - polohou, dle PNE 33 0000-1, čl.3.2.2.1
- izolací, dle PNE 33 0000-1, čl.3.2.2.4
- prepážkami nebo kryty dle PNE 33 0000-1, čl.3.2.2.3

Ochrana před nebezpečným dotykem neživých částí:
VN - zemněním - IT
NN - samočinným odpojením od zdroje TN-C

Všechny podzemní sítě jsou zakresleny orientačně.
Před zahájením výkopových prací je nutné zabezpečit vytyčení.
Polohu podzemních vedení nelze vytyčovat odměřováním na výkrese.

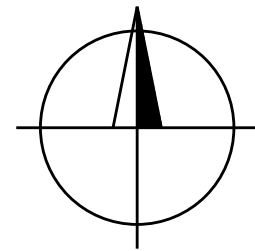

AUTORIZACE:

VYPRACOVAL	Pavel Alexa	ZOD. PROJEKTANT		Pavel Alexa Srbská 53, 612 00 Brno tel.:773 907 163 email: alexaelektro@seznam.cz	
ZHOTOVITEL PD	Pavel Alexa, Srbská 53, 612 00 Brno				
KRAJ	Jihomoravský	OKRES	Znojmo	Město Znojmo Obroková 1/12 669 02 Znojmo	
KATASTR. ÚZEMÍ	Znojmo-město 793418				
MÍSTO STAVBY	Znojmo 593711				
STAVEBNÍK	Město Znojmo, Obroková 1/12, 669 02 Znojmo			Č. STAVBY: EX2022001	
NÁZEV STAVBY	TS SNM Znojmo Dobšická			DATUM: 06/2022	
				FORMÁT: 3xA4	
				STUPEŇ PD: DŮR	
NÁZEV VÝKRESU	SITUACE PROJEKTOVANÉHO VEDENÍ			MĚŘÍTKO: 1:500	Č. VÝKRESU: C.03