


Půdorys 1.NP – kanalizace

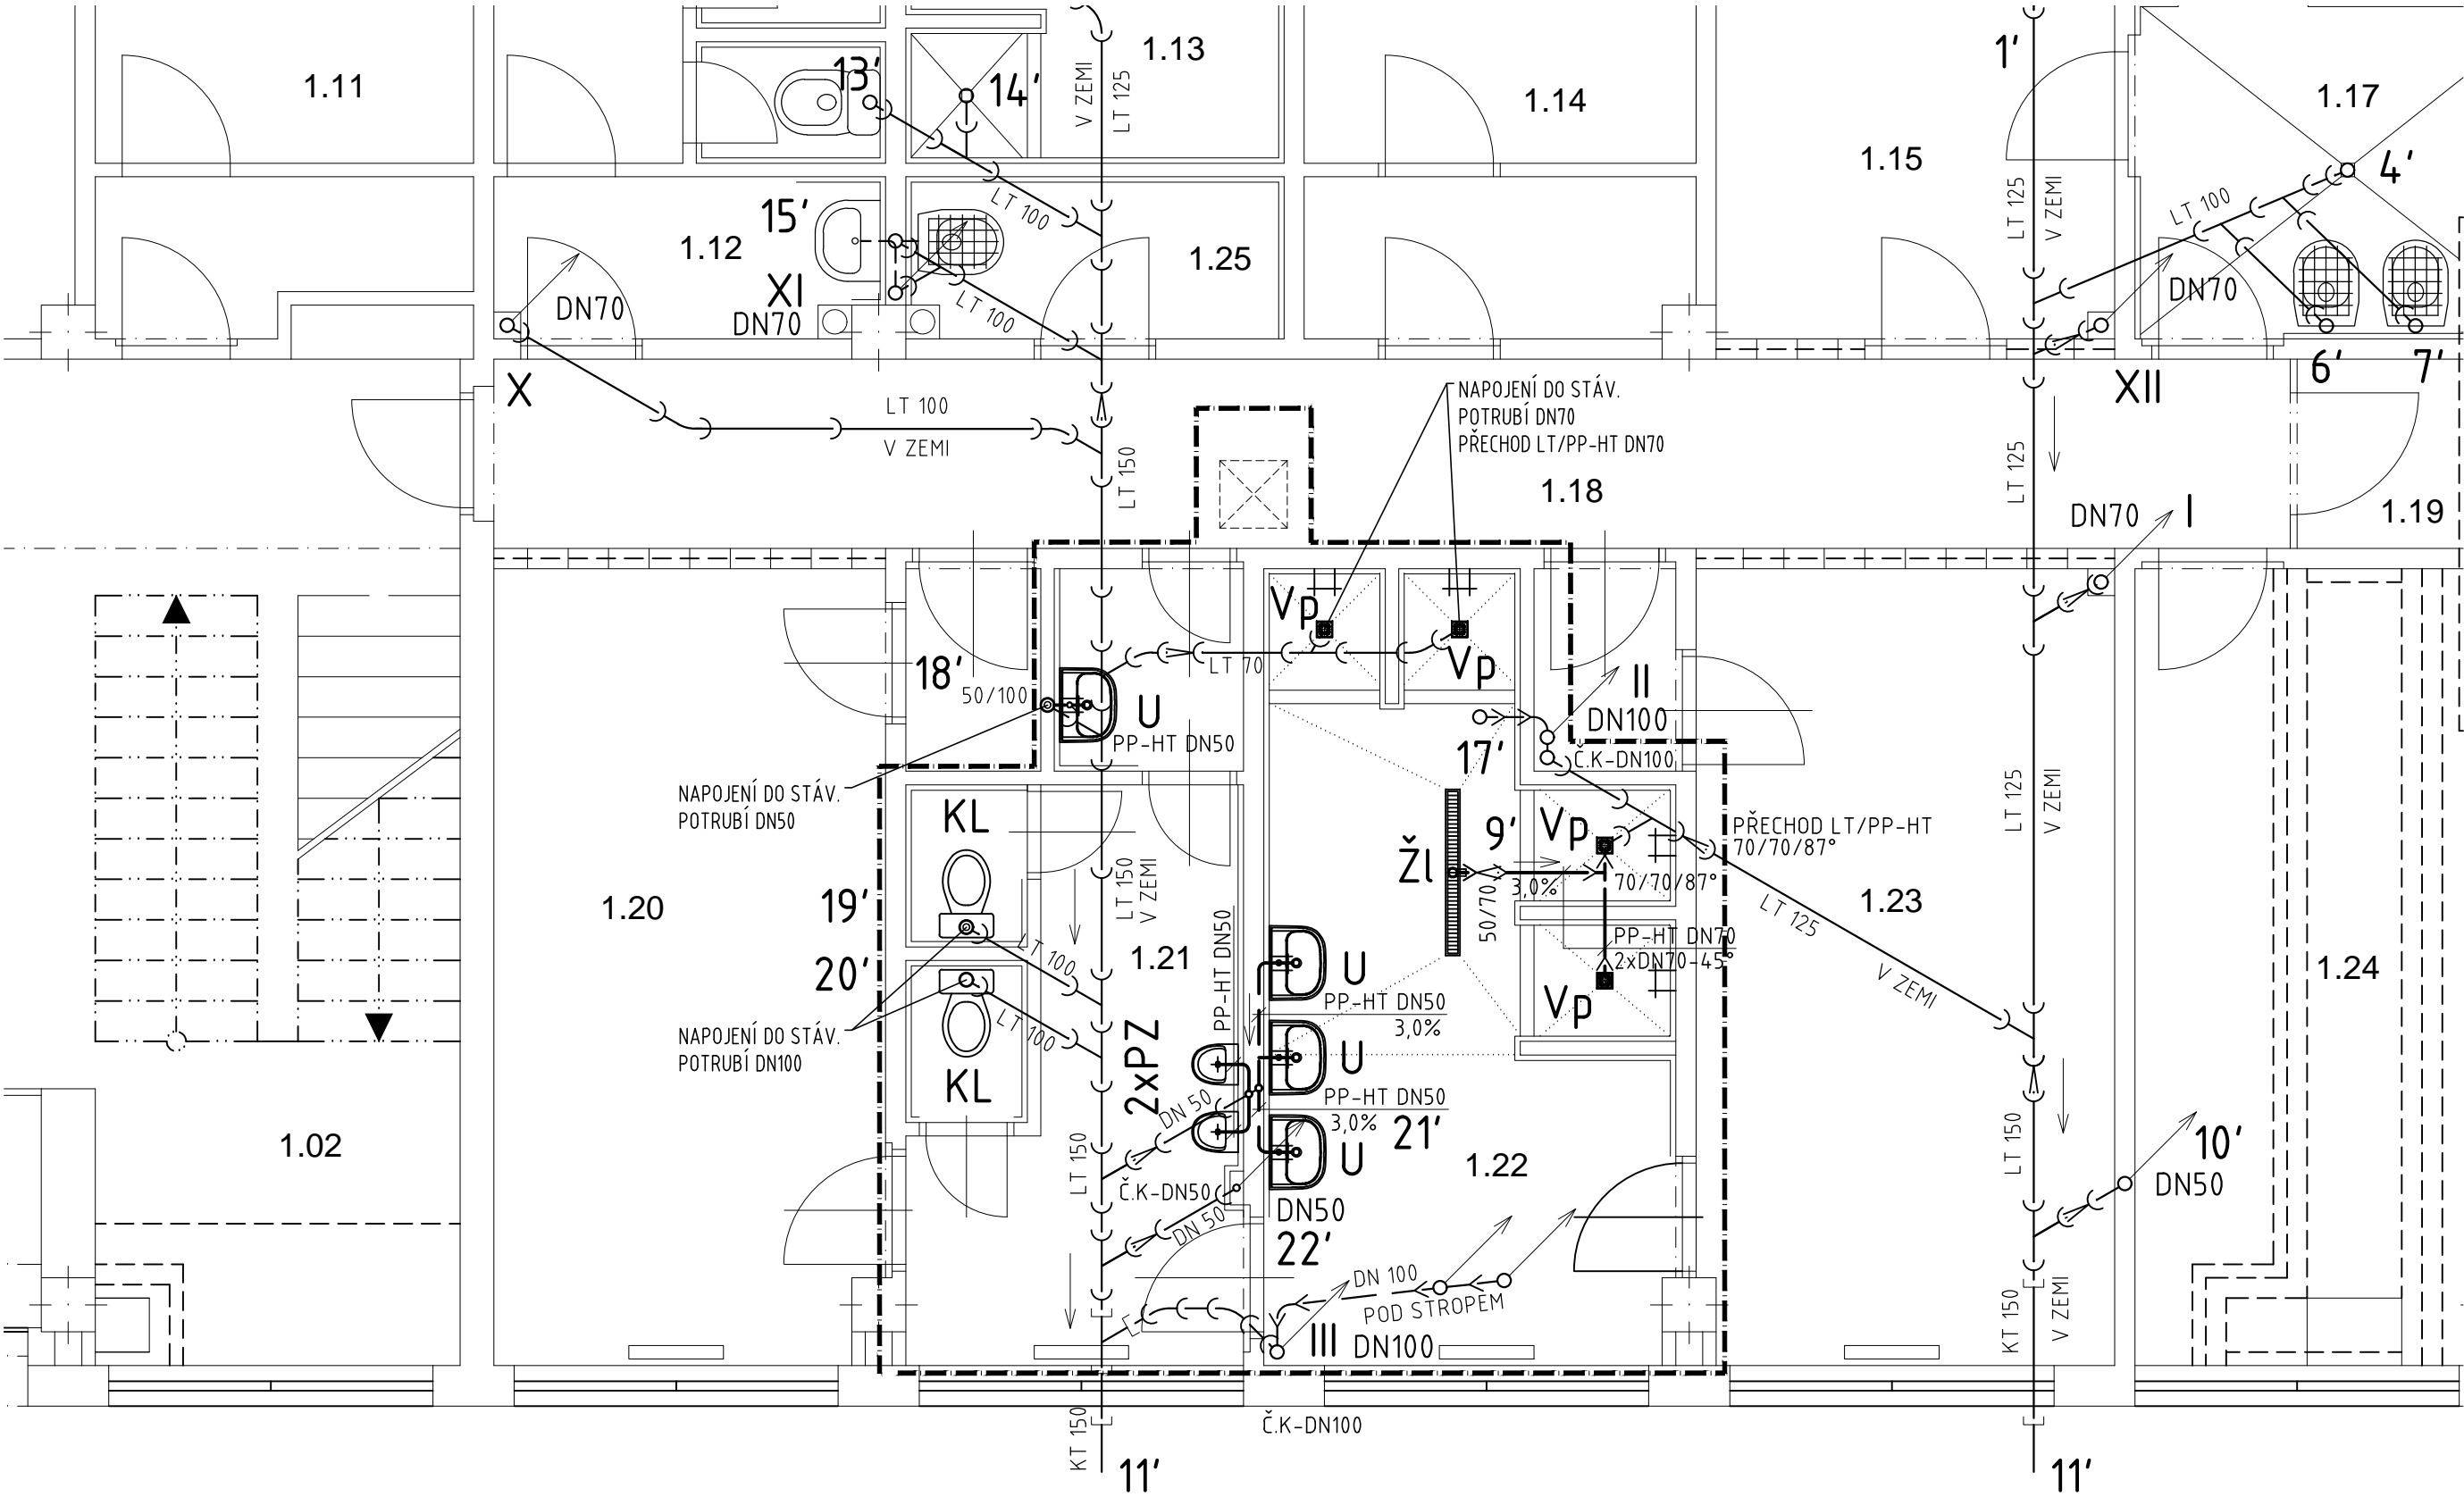

LEGENDA MÍSTNOSTÍ:

OZNAČENÍ	ÚČEL MÍSTNOSTI	PLOCHA (m ²)
1.02	CHODBA	49.00
1.10	ARCHIV	15.15
1.11	ŠATNA ŽEN	14.56
1.12	WC ŽENY	14.92
1.13	UMÝVÁRNA ŽENY	11.20
1.14	ŠATNA ŽENY	14.92
1.15	SUŠÁRNA	15.63
1.18	CHODBA	19.60
1.19	ZÁDVEŘÍ	1.75
1.20	ŠATNA MUŽŮ	17.60
1.21	WC MUŽŮ	12.83
1.22	UMÝVÁRNA MUŽŮ	15.88
1.23	ŠATNA MUŽŮ	17.62

LEGENDA

	STÁV. KAMENIVOVÉ POTRUBÍ
	STÁV. LITINOVÉ POTRUBÍ
	STÁV. NOVODUROVÉ POTRUBÍ
	NAVR. SVODNÉHO POTRUBÍ-V ZEMI
	PP-HT
	NAVR. PŘIPOJOVACÍ POTRUBÍ
	STÁVAJÍCÍ
	STOUPACÍ POTRUBÍ
	SPLAŠKOVÉ KANALIZACE
1.21	ČÍSLO MÍSTNOSTI
Č.K. DN100	ČISTÍCÍ KUS

POZNÁMKA:

- 1./ LEGENDA ZAŘÍZOVACÍCH PŘEDMĚTŮ VIZ. TECHNICKÁ ZPRÁVA
2./ PŘI OSAZOVÁNÍ ZAŘÍZOVACÍCH PŘEDMĚTŮ A VÝVODŮ STUDENÉ A TEPLÉ VODY NUTNO RESPEKTOVAT SPÁROŘEZ OBKLADŮ

±0,000=205,140 m n. m.

Projektant: Ing. Červenka Stanislav, Na výsluní 765, 687 62 Dolní Němčí, IČO 187 91 158	Divize:	Číslo zakázky: 01-02-2023/04
Investor: Město Uherský Brod, Masarykovo nám. 100 Uherský Brod	Objekt: SO 130	Provozní soubor:
Místo stavby: Budova SO130, areál ČOV, Vazová č. p. 2448, 688 01 Uherský Brod	Datum: 04/2023	Měřítko: 1:50
Název akce: Rekonstrukce sociálního zázemí na administrativně-provozní budově ČOV v Uherském Brodě	D.1.2. Zdravotně technické instalace	
Název výkresu: Půdorys 1.NP – kanalizace		
Vypracoval: Ing. Karlík	Formát: A3 / 3xA4	Pořadové číslo výkresu: 03
Projektant: Ing. Karlík		
Kontroloval: Ing. Červenka	Archivní číslo: 01-02-2023 006/3	
HIP:		