


Půdorys 1.NP – vodovod

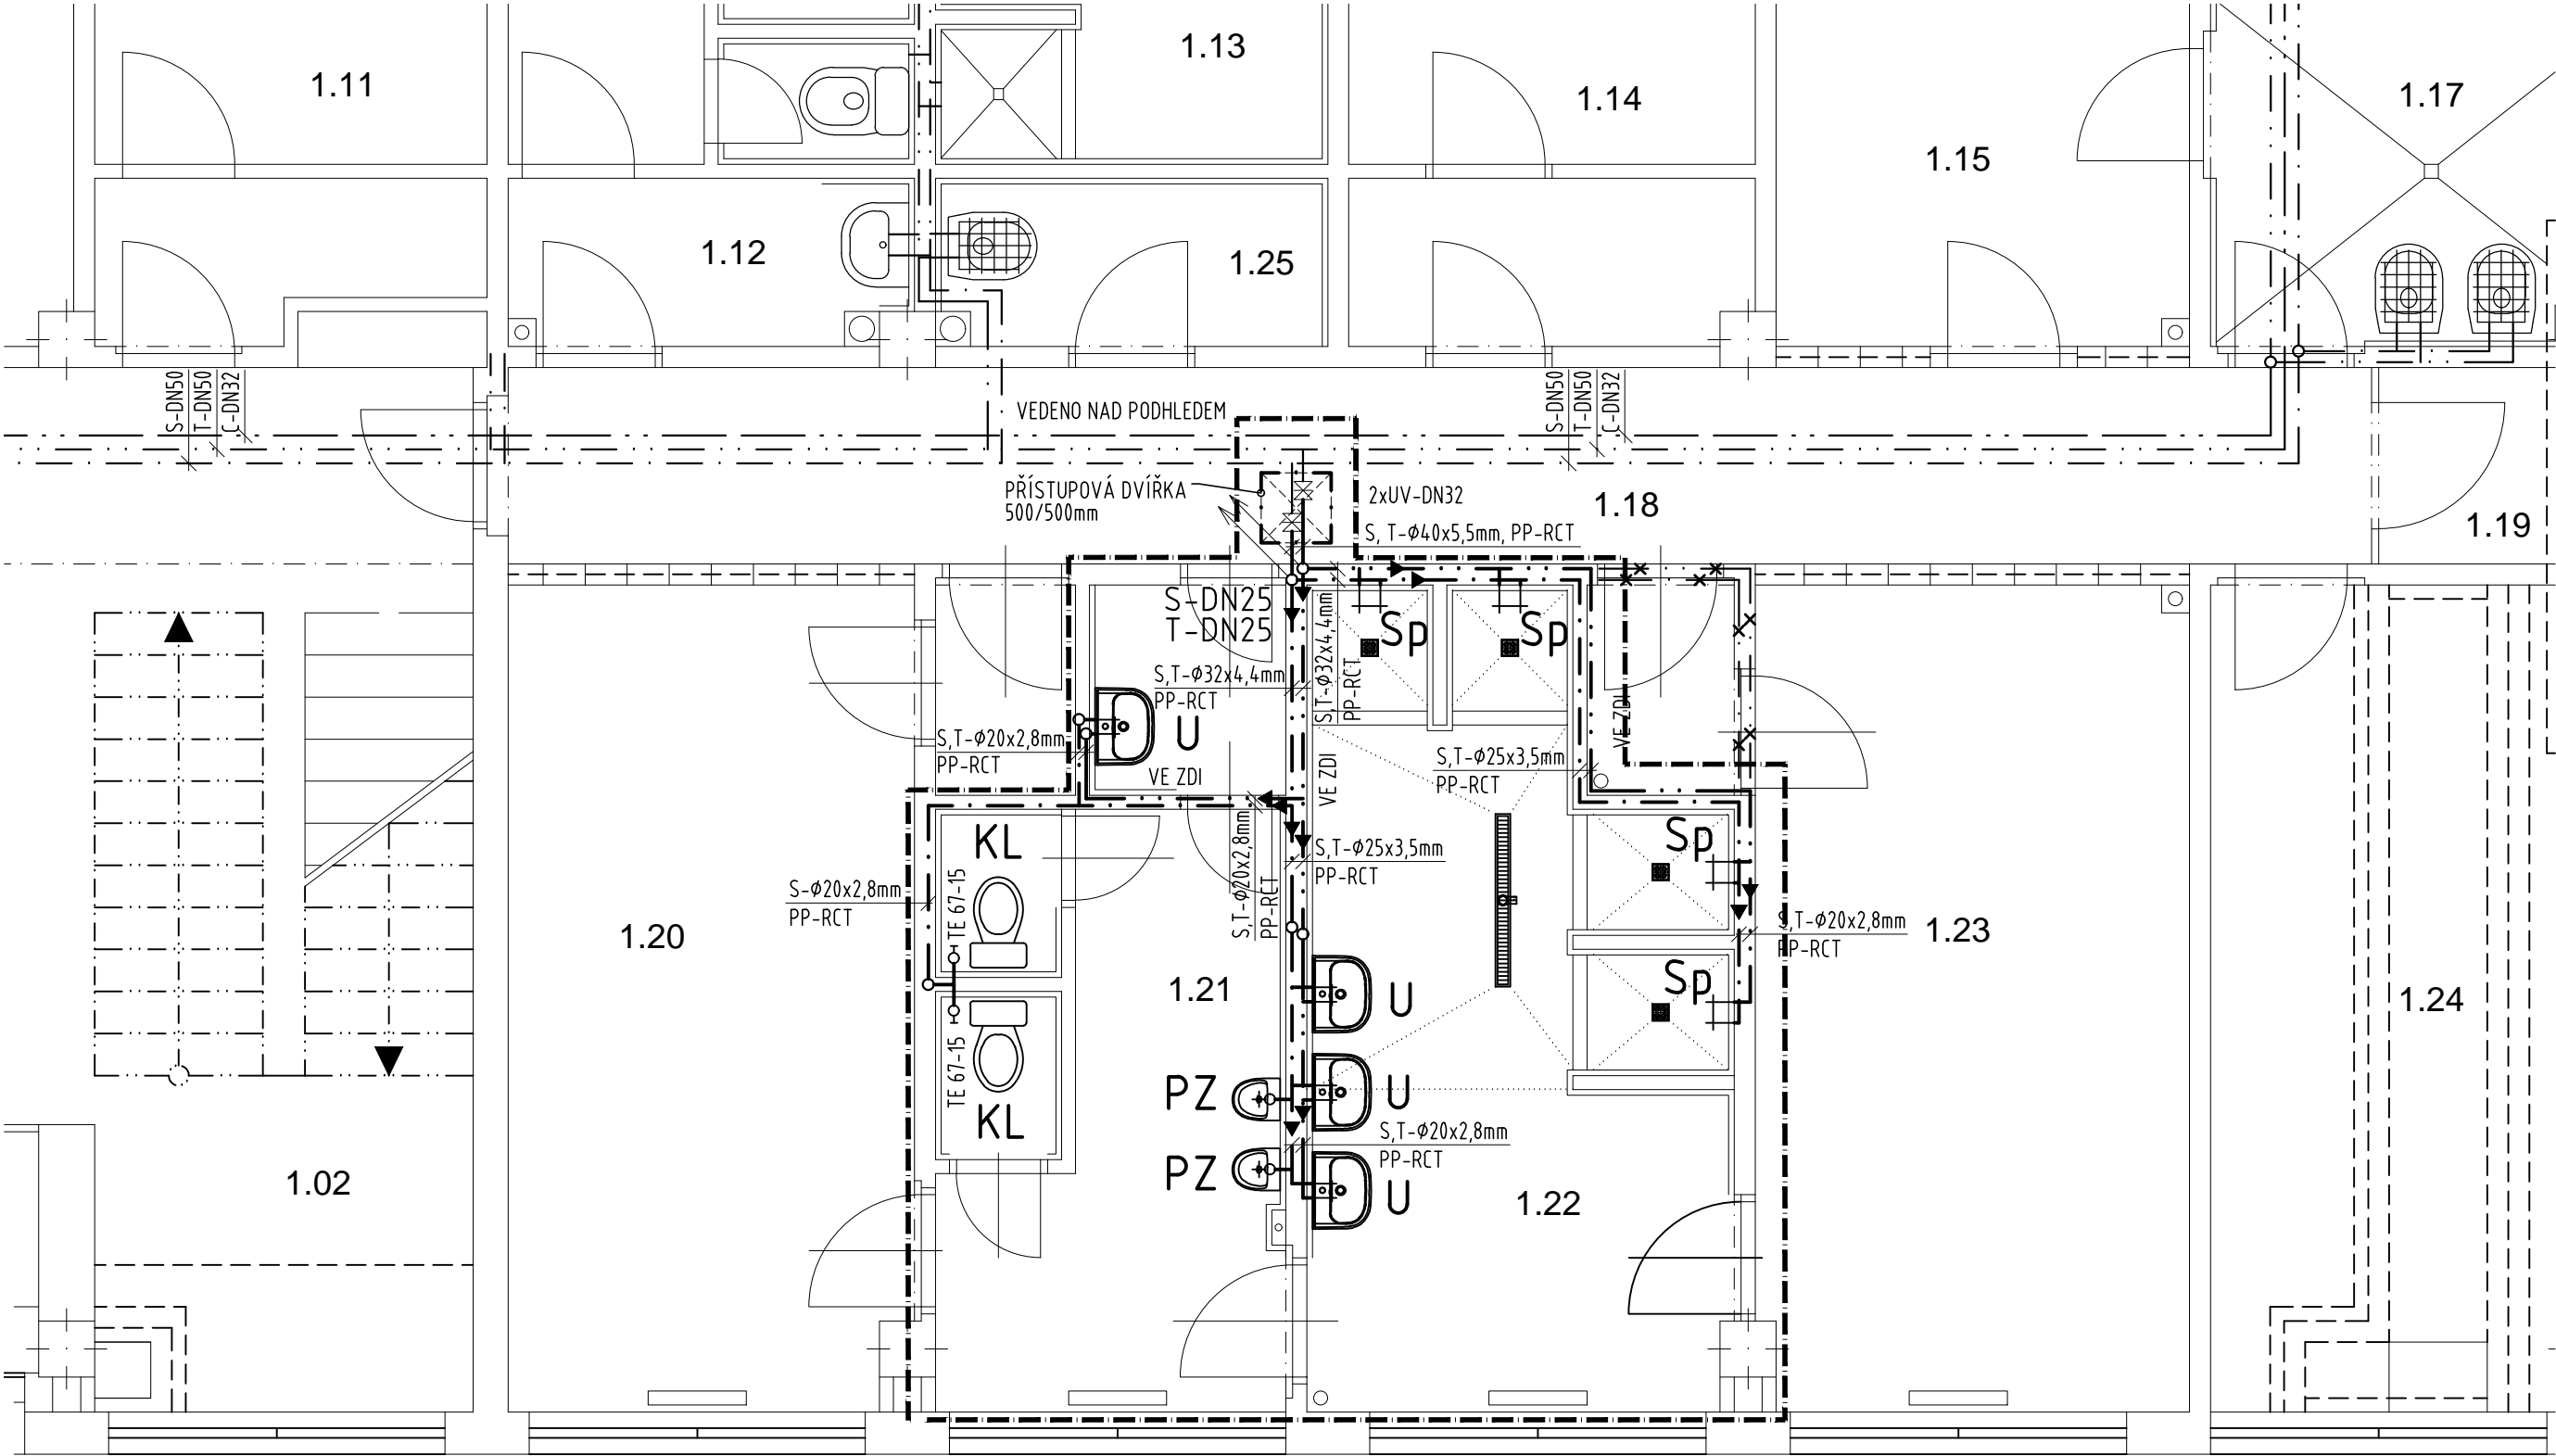

POZNÁMKA:

- 1./ LEGENDA ZAŘÍZOVACÍCH PŘEDMĚTU VIZ. TECHNICKÁ ZPRÁVA
2./ PŘI OSAZOVÁNÍ ZAŘÍZOVACÍCH PŘEDMĚTŮ A VÝVODŮ STUDENÉ A TEPLÉ VODY NUTNO RESPEKTOVAT SPÁROŘEZ OBKLADŮ

LEGENDA MÍSTNOSTÍ:

OZNAČENÍ	ÚČEL MÍSTNOSTI	PLOCHA (m ²)
1.02	CHODBA	49.00
1.10	ARCHIV	15.15
1.11	ŠATNA ŽEN	14.56
1.12	WC ŽENY	14.92
1.13	UMÝVÁRNA ŽENY	11.20
1.14	ŠATNA ŽENY	14.92
1.15	SUŠÁRNA	15.63
1.18	CHODBA	19.60
1.19	ZÁDVEŘÍ	1.75
1.20	ŠATNA MUŽŮ	17.60
1.21	WC MUŽŮ	12.83
1.22	UMÝVÁRNA MUŽŮ	15.88
1.23	ŠATNA MUŽŮ	17.62

LEGENDA

- x . — x —

— x . — x . —

—

—

—

—

↗ S-DN25

↘ T-DN25

1.21

DEMONTOVANÉ POTRUBÍ STUDENÉ VODY

DEMONTOVANÉ POTRUBÍ TEPLÉ VODY

STÁVAJÍCÍ ROZVOD STUDENÉ VODY

STÁVAJÍCÍ ROZVOD TEPLÉ VODY

STÁVAJÍCÍ ROZVOD CÍRKULACE

ROZVOD STUDENÉ VODY

ROZVOD TEPLÉ VODY

STOUPACÍ POTRUBÍ STUDENÉ A TEPLÉ VODY

ČÍSLO MÍSTNOSTI
-
- ±0,000=205,140 m n. m.
- | | | | | |
|---|--|----------------------------------|------------------------------|--|
| Projektant: Ing Červenka Stanislav, Na výsluní 765, 687 62 Dolní Němčí, IČO 187 91 158 | | Divize: | Číslo zakázky: 01-02-2023/04 | |
| Investor: Město Uherský Brod, Masarykovo nám. 100 Uherský Brod | | Objekt: SO 130 | Provozní soubor: | |
| Místo stavby: Budova SO130, areál ČOV, Vazová č. p. 2448, 688 01 Uherský Brod | | Datum: 04/2023 | Měřítko: 1:50 | |
| Název akce: Rekonstrukce sociálního zázemí na administrativně-provozní budově ČOV v Uherském Brodě | | | | |
| Název výkresu: D.1.2. Zdravotně technické instalace Půdorys 1.NP – vodovod | | | | |
| Vypracoval: Ing. Karlík | | Formát: A3 / 3xA4 | Pořadové číslo výkresu: 04 | |
| Projektant: Ing. Karlík | | | | |
| Kontroloval: Ing. Červenka | | Archivní číslo: 01-02-2023 007/3 | | |
| HIP: | | | | |