



OLŠAVA, UHERSKÝ BROD - PROTIPOVODŇOVÁ OCHRANA MĚSTA
VÝUSTNÍ OBJEKT VO 13 - NIVNICKÁ 1 : 50

PŮDORYS 1 : 50

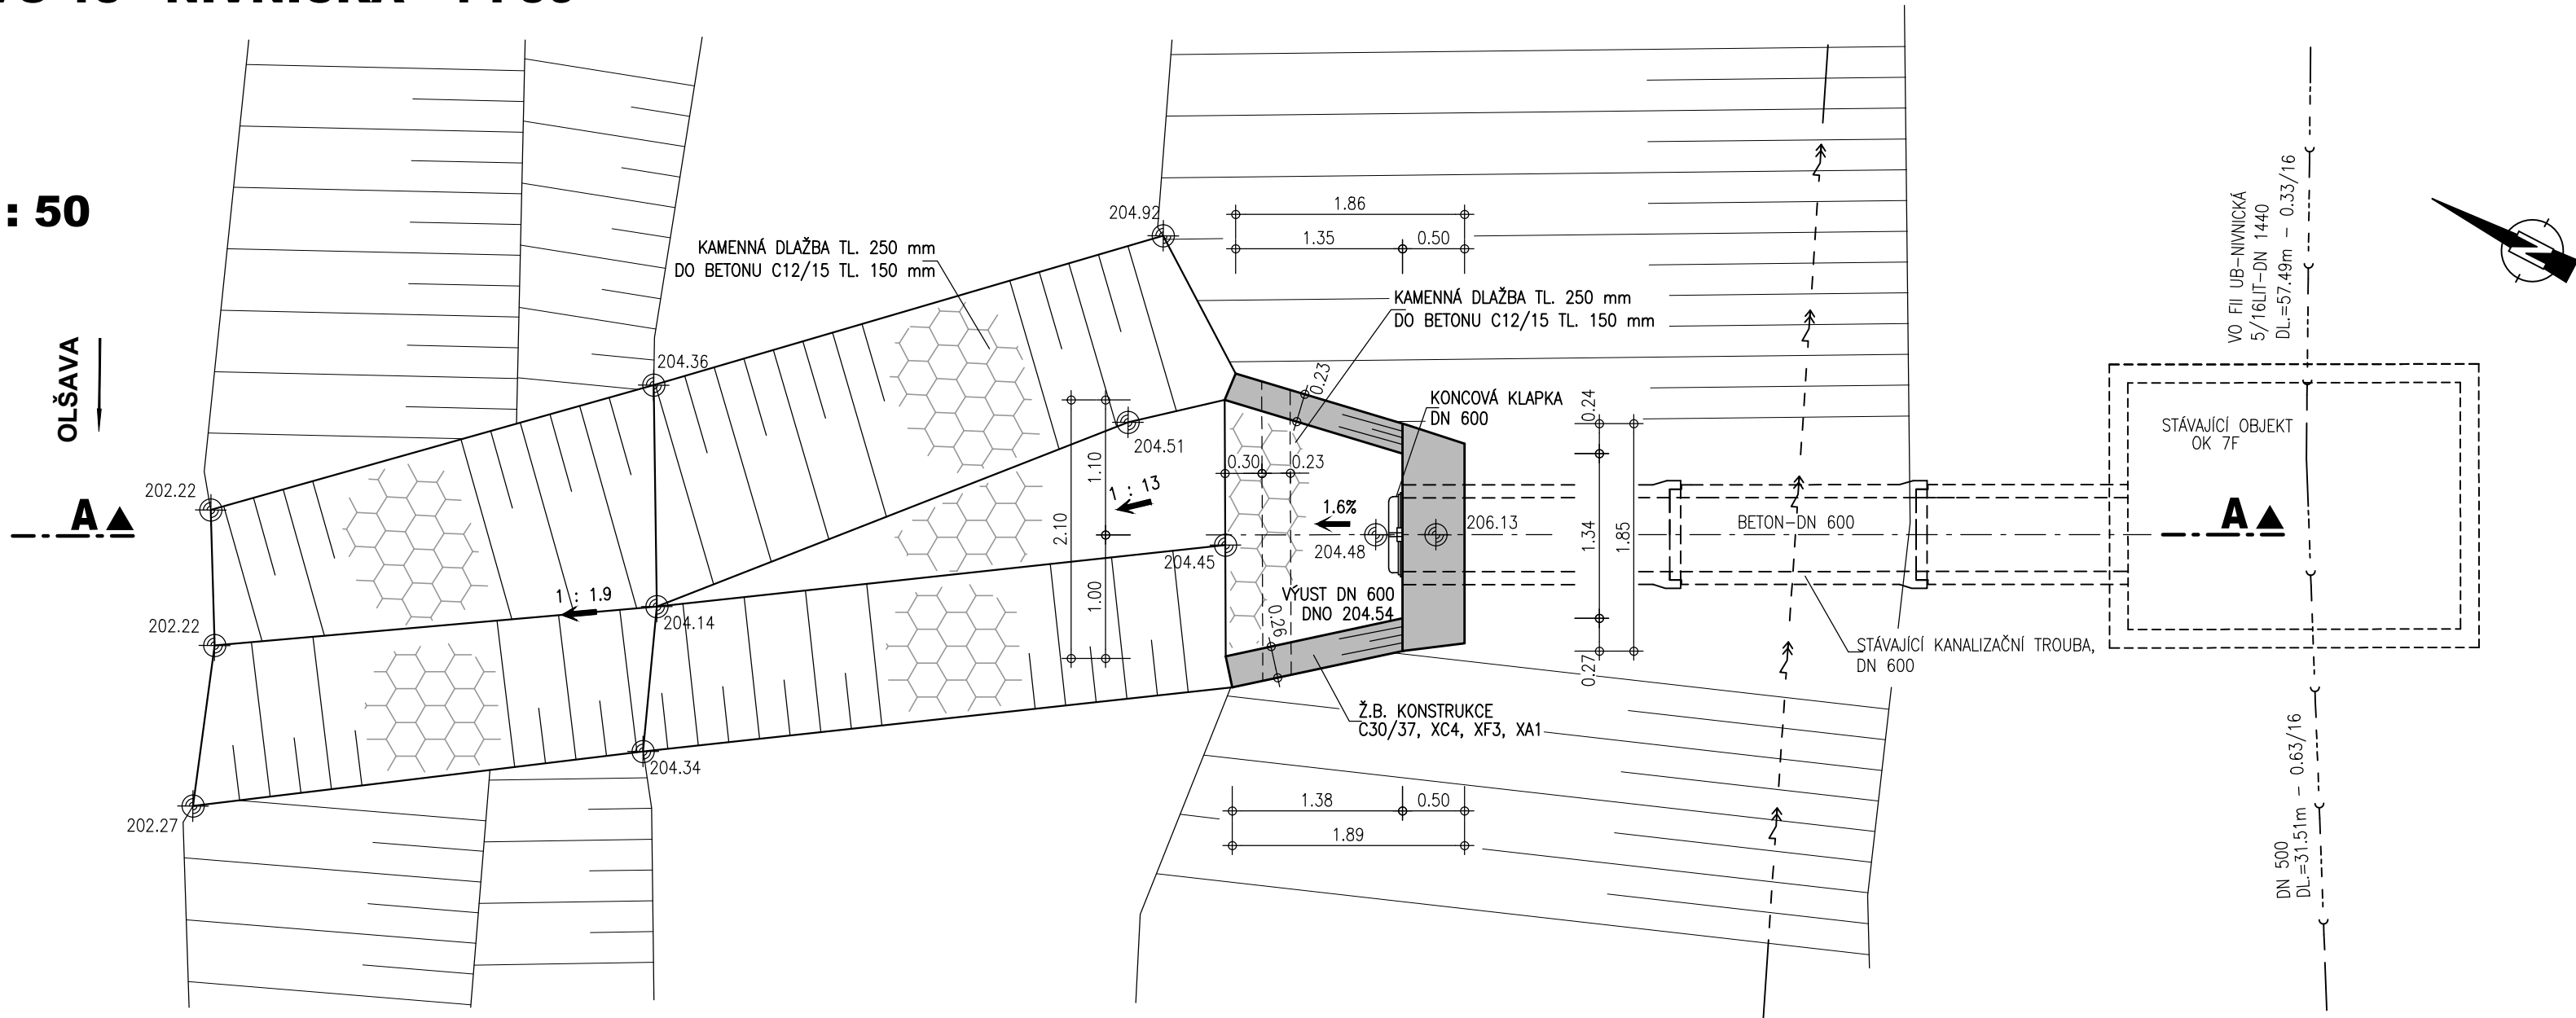

ŘEZ A - A 1 : 50

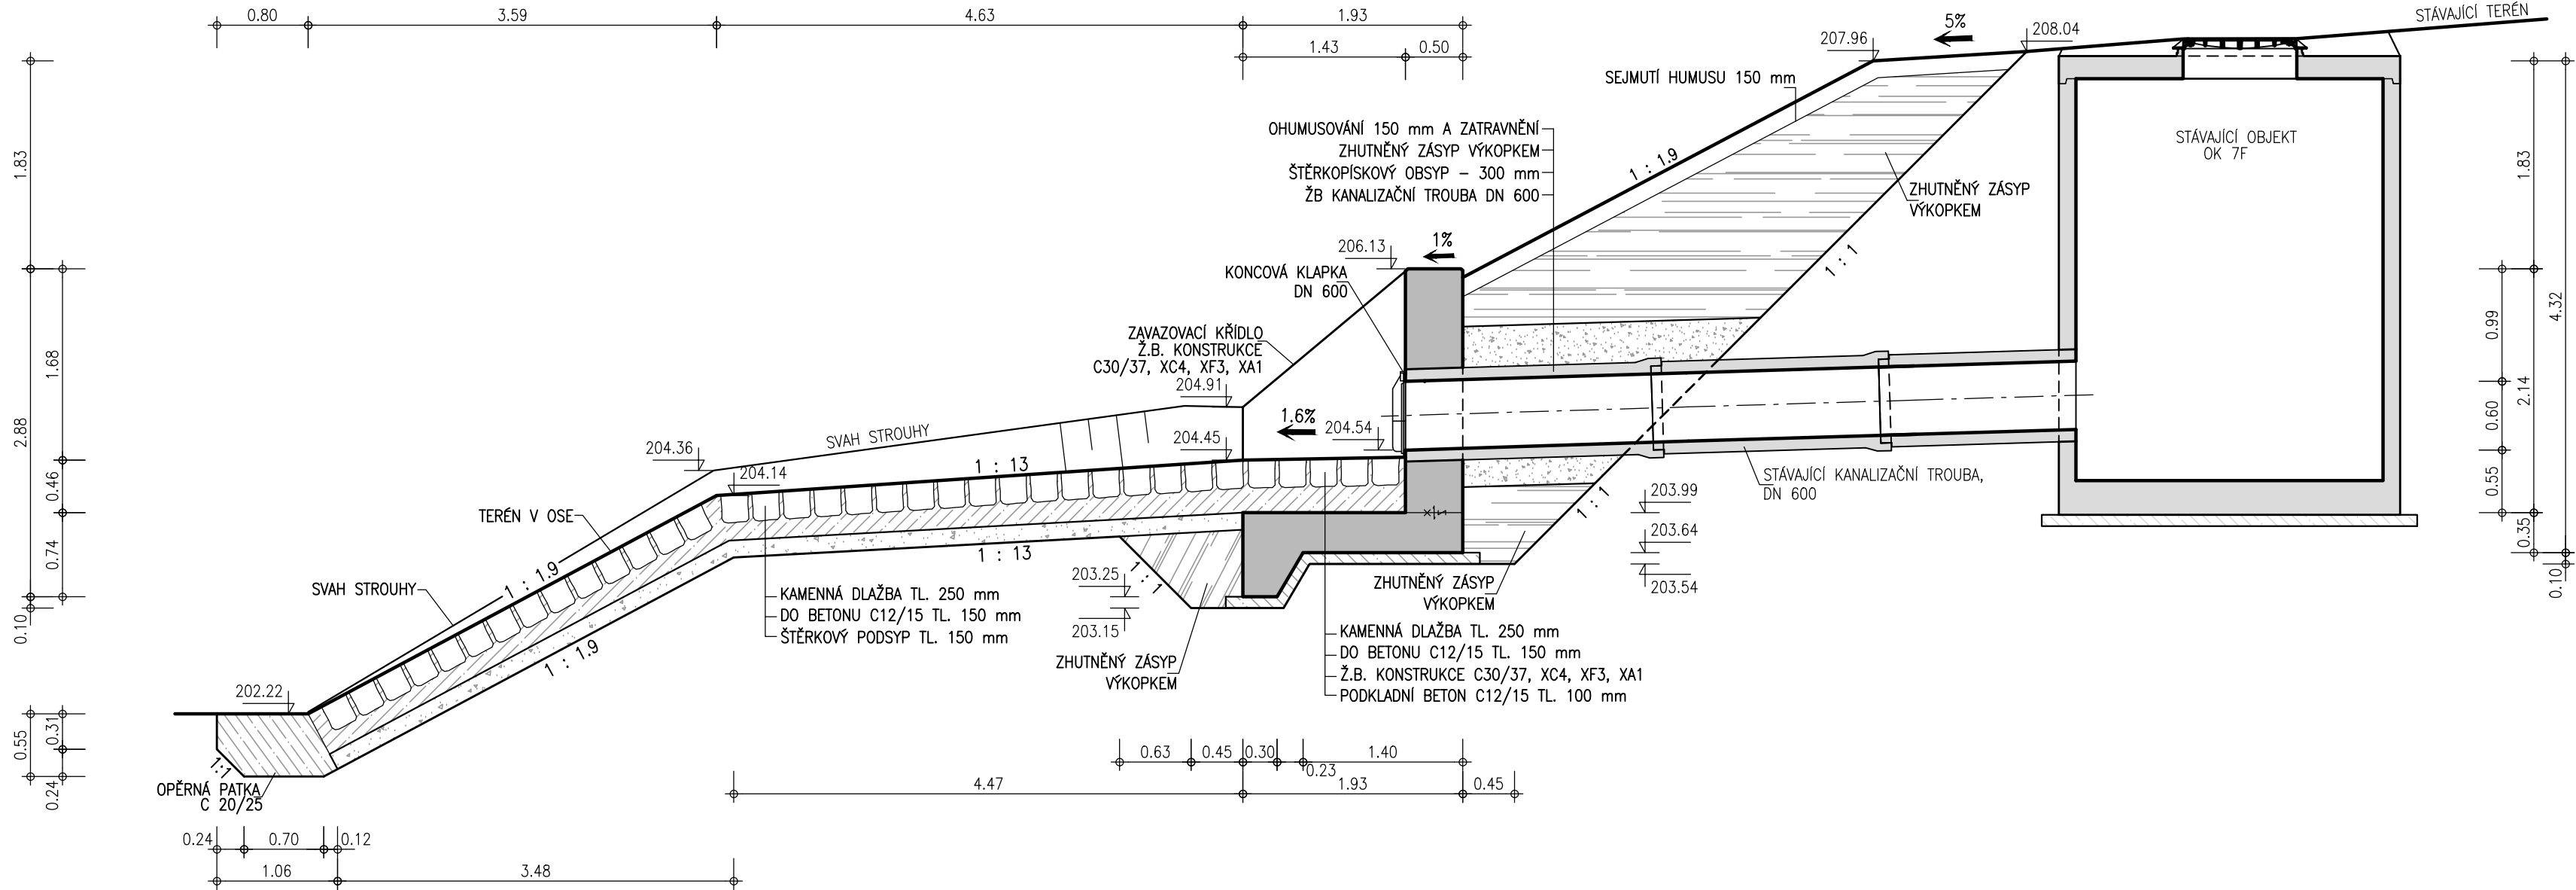

VÝŠKOVÝ SYSTÉM: B.p.v.
SOUDRŽNOST SYSTÉM: S-JTSK
KÓTOVANO V METRECH

ZPRACOVÁNO PRO:
POVODÍ MORAVY
IMOS

AQUATIS

AQUATIS a.s. Bolnická 834/56, 602 00 Brno		Tel: +420 541 554 111 Fax: +420 541 211 205		E-mail: info@aquatis.cz http://www.aquatis.cz	
Zodpovědný projektant ING. MICHAEL NOVOTNÝ		Hlavní inženýr projektu ING. MICHAEL NOVOTNÝ		Vedoucí gřediska ING. OLDŘICH NEUMAYER, CSc.	
Výpracoval Bc. KATEŘINA NĚMCOVÁ		Kontroloval ING. OLDŘICH NEUMAYER, CSc.		Zakázkové číslo 020022A	
Datum LISTOPAD, 2022		Stupeň dokumentace SKUTEČNÉ PROVEDENÍ STAVBY		Název souboru D_40.dwg	
Alce					
OLŠAVA, UHERSKÝ BROD PROTIPOVODŇOVÁ OCHRANA MĚSTA DOKUMENTACE SKUTEČNÉHO PROVEDENÍ STAVBY D. VÝKRESOVÁ DOKUMENTACE					
Příloha					
VÝUSTNÍ OBJEKT VO 13 - NIVNICKÁ					
Měřítko 1 : 50		Číslo přílohy D.40.			
Objednatel IMOS BRNO, a.s.					