



OLŠAVA, UHERSKÝ BROD - PROTIPOVODŇOVÁ OCHRANA MĚSTA  
VÝUSTNÍ OBJEKT VO 14 - KOREČNICE 1 : 50

PŮDORYS 1 : 50

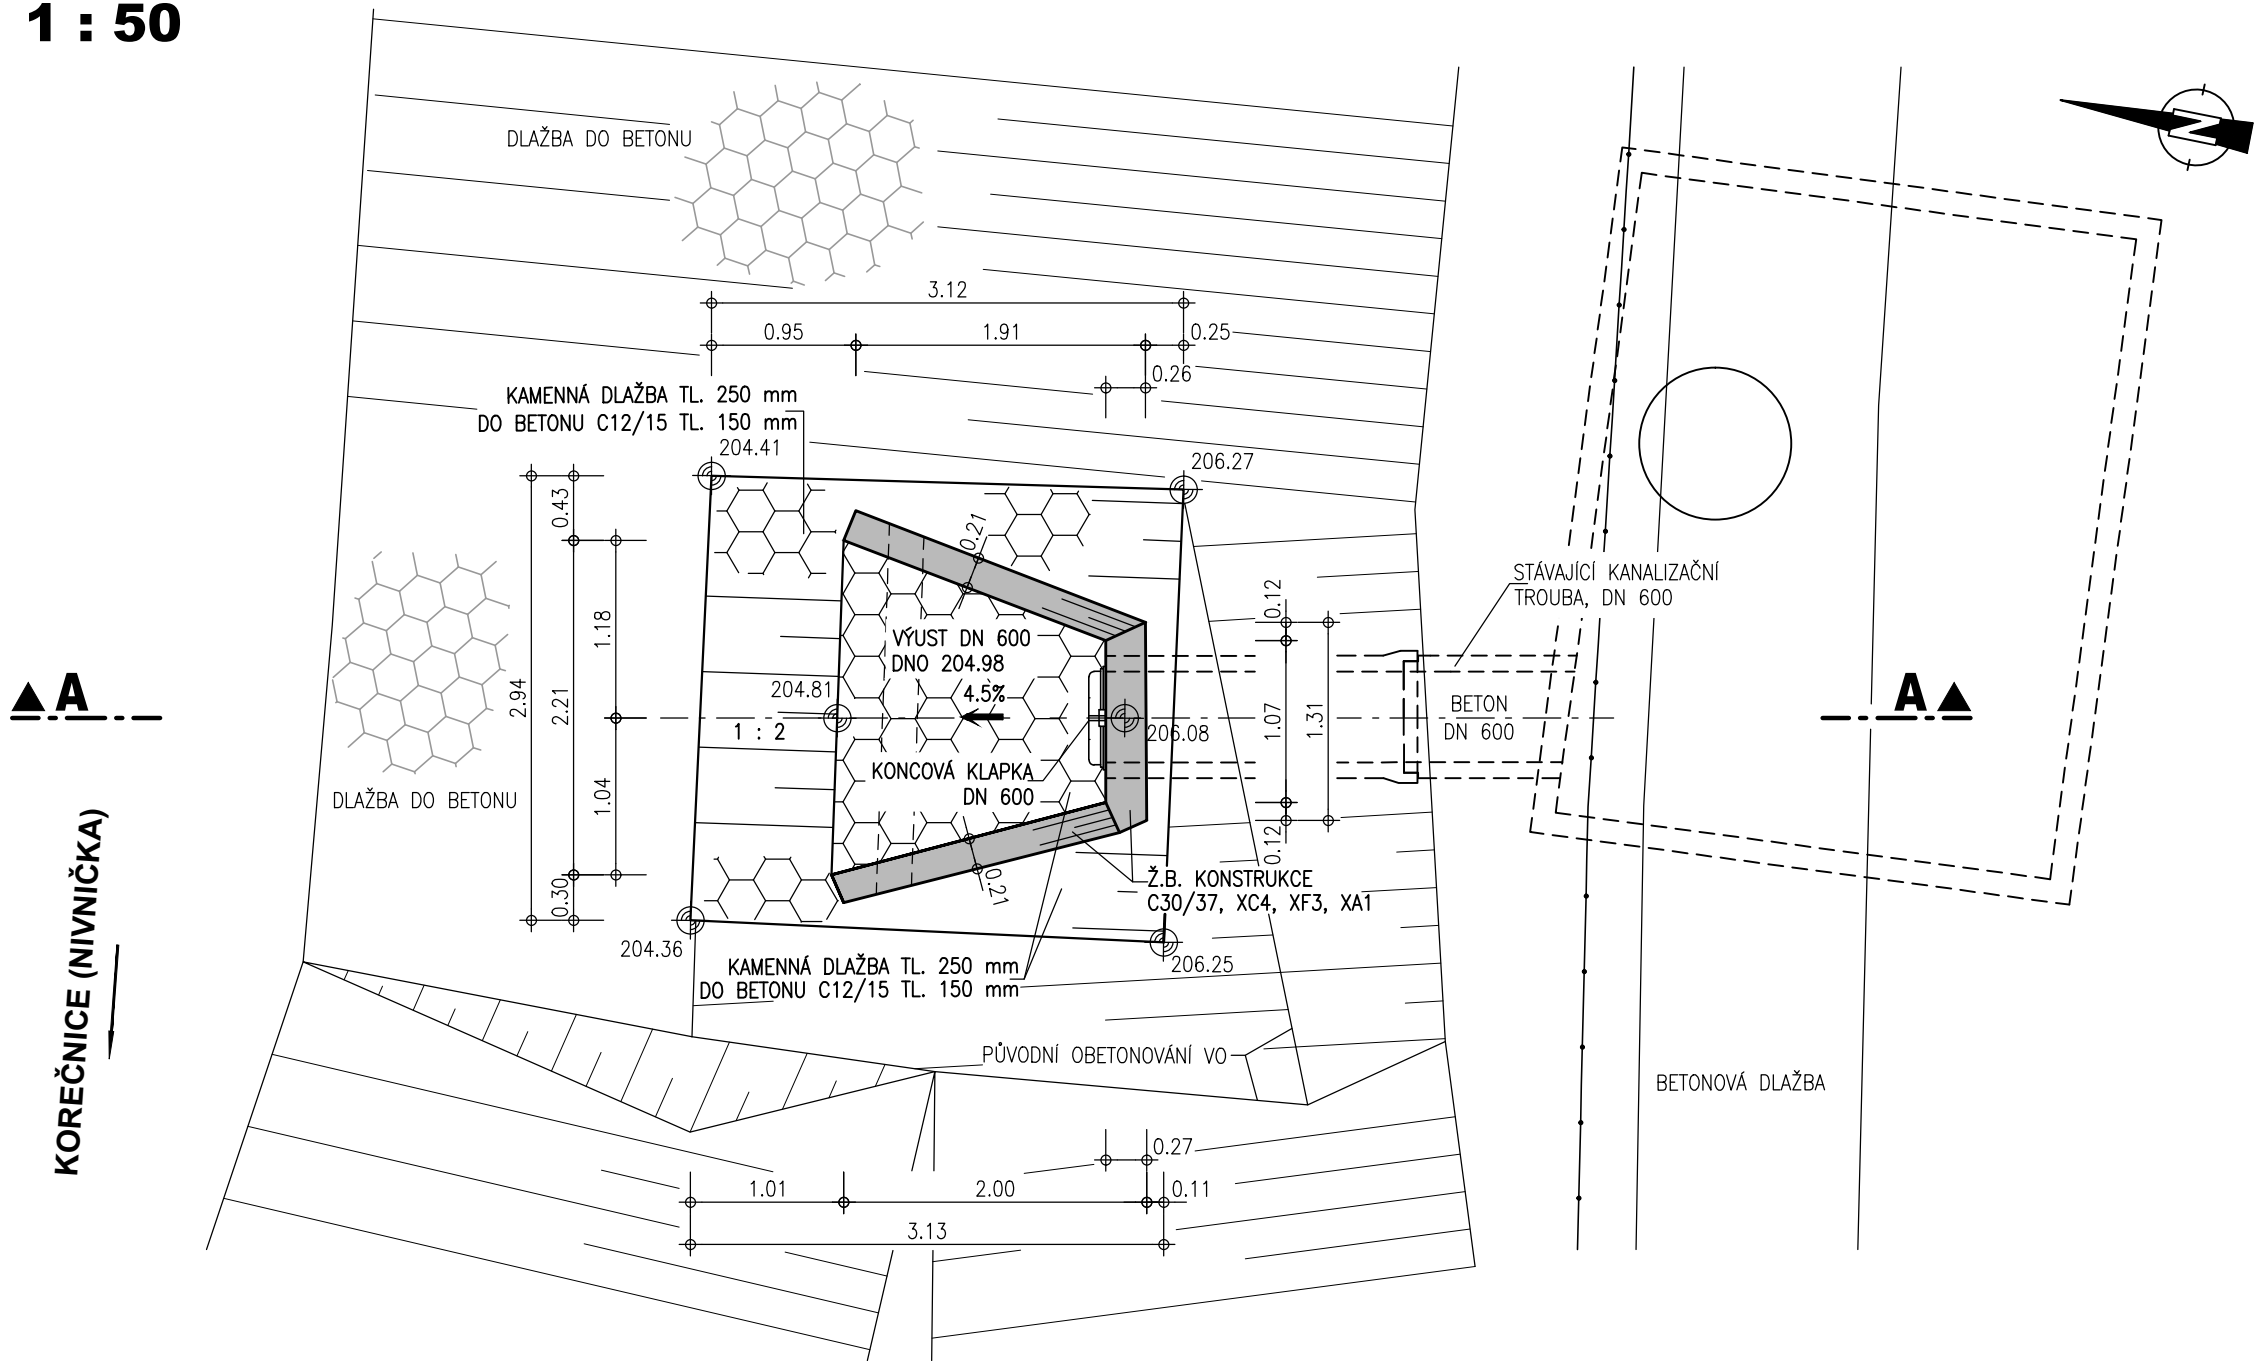

ŘEZ A - A 1 : 50

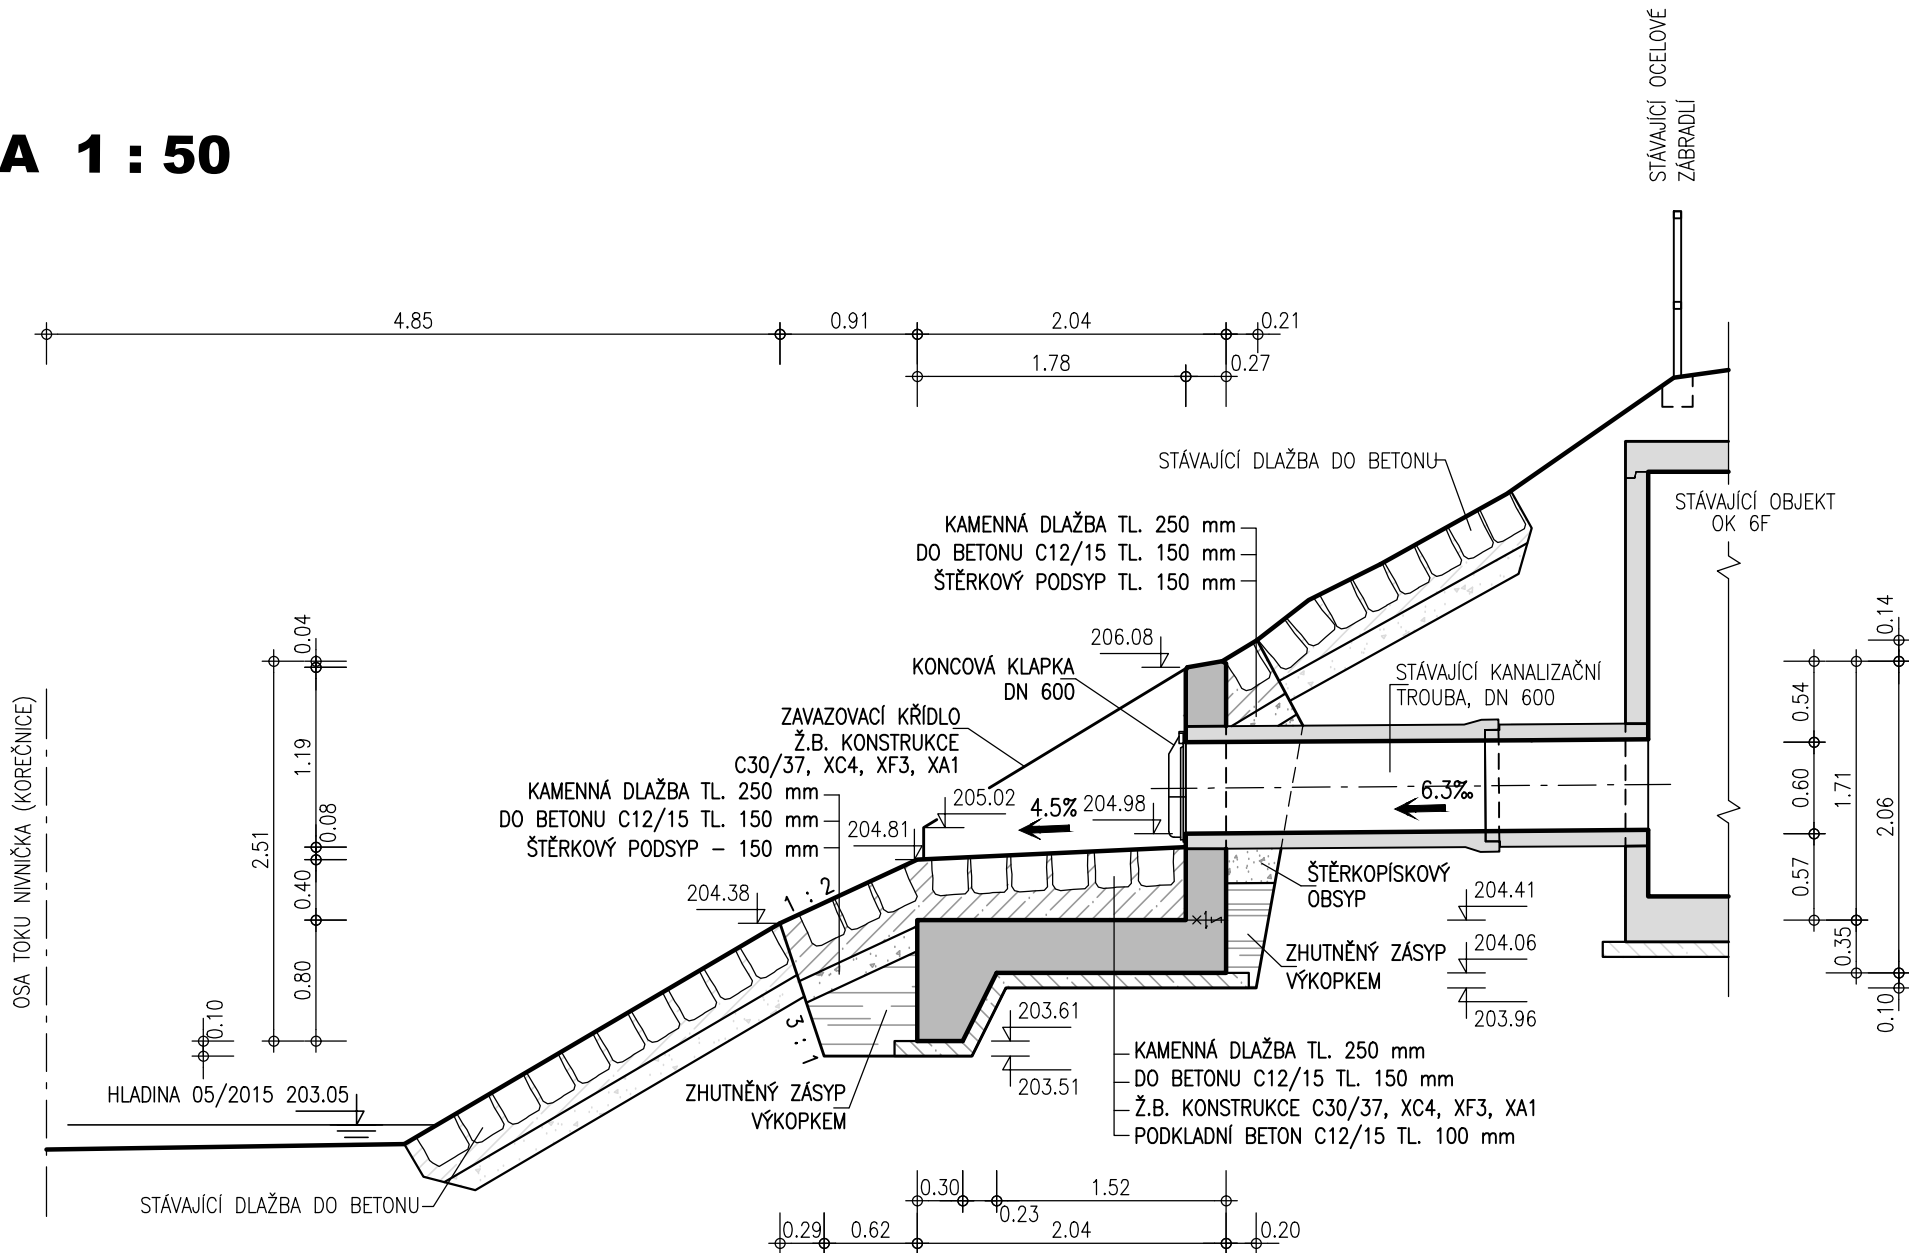

VÝŠKOVÝ SYSTÉM: B.p.v.  
SOUDADNOST SYSTÉM: S-JTSK  
KÓTOVANO V METRECH

ZPRACOVÁNO PRO :



AQUATIS

AQUATIS a.s. Botanická 834/56, 602 00 Brno	Tel: +420 541 554 111 Fax: +420 541 211 205	E-mail: info@aquatis.cz http://www.aquatis.cz
Zodpovědný projektant ING. MICHAL NOVOTNÝ	Hlavní inženýr projektu ING. MICHAL NOVOTNÝ	Vedoucí střediska ING. OLDŘICH NEUMAYER, CSc.
Vypracoval Bc. KATEŘINA NĚMCOVÁ	Kontroloval ING. OLDŘICH NEUMAYER, CSc.	Zakázkové číslo 020022A
Datum LISTOPAD, 2022	Stupeň dokumentace SKUTEČNÉ PŘEVODNÍ STAVBY	Název souboru D_42.dwg

OLŠAVA, UHERSKÝ BROD  
PROTIPOVODŇOVÁ OCHRANA MĚSTA  
DOKUMENTACE SKUTEČNÉHO PŘEVODNÍ STAVBY  
D. VÝKRESOVÁ DOKUMENTACE

Příloha  
VÝUSTNÍ OBJEKT VO 14 - KOREČNICE

Měřítko  
1 : 50

Číslo přílohy  
D.42.

Objednatel  
IMOS BRNO, a.s.