


## STŘECHY

## DEMONTÁŽ STÁVAJÍCÍHO JÍMACÍHO VEDENÍ

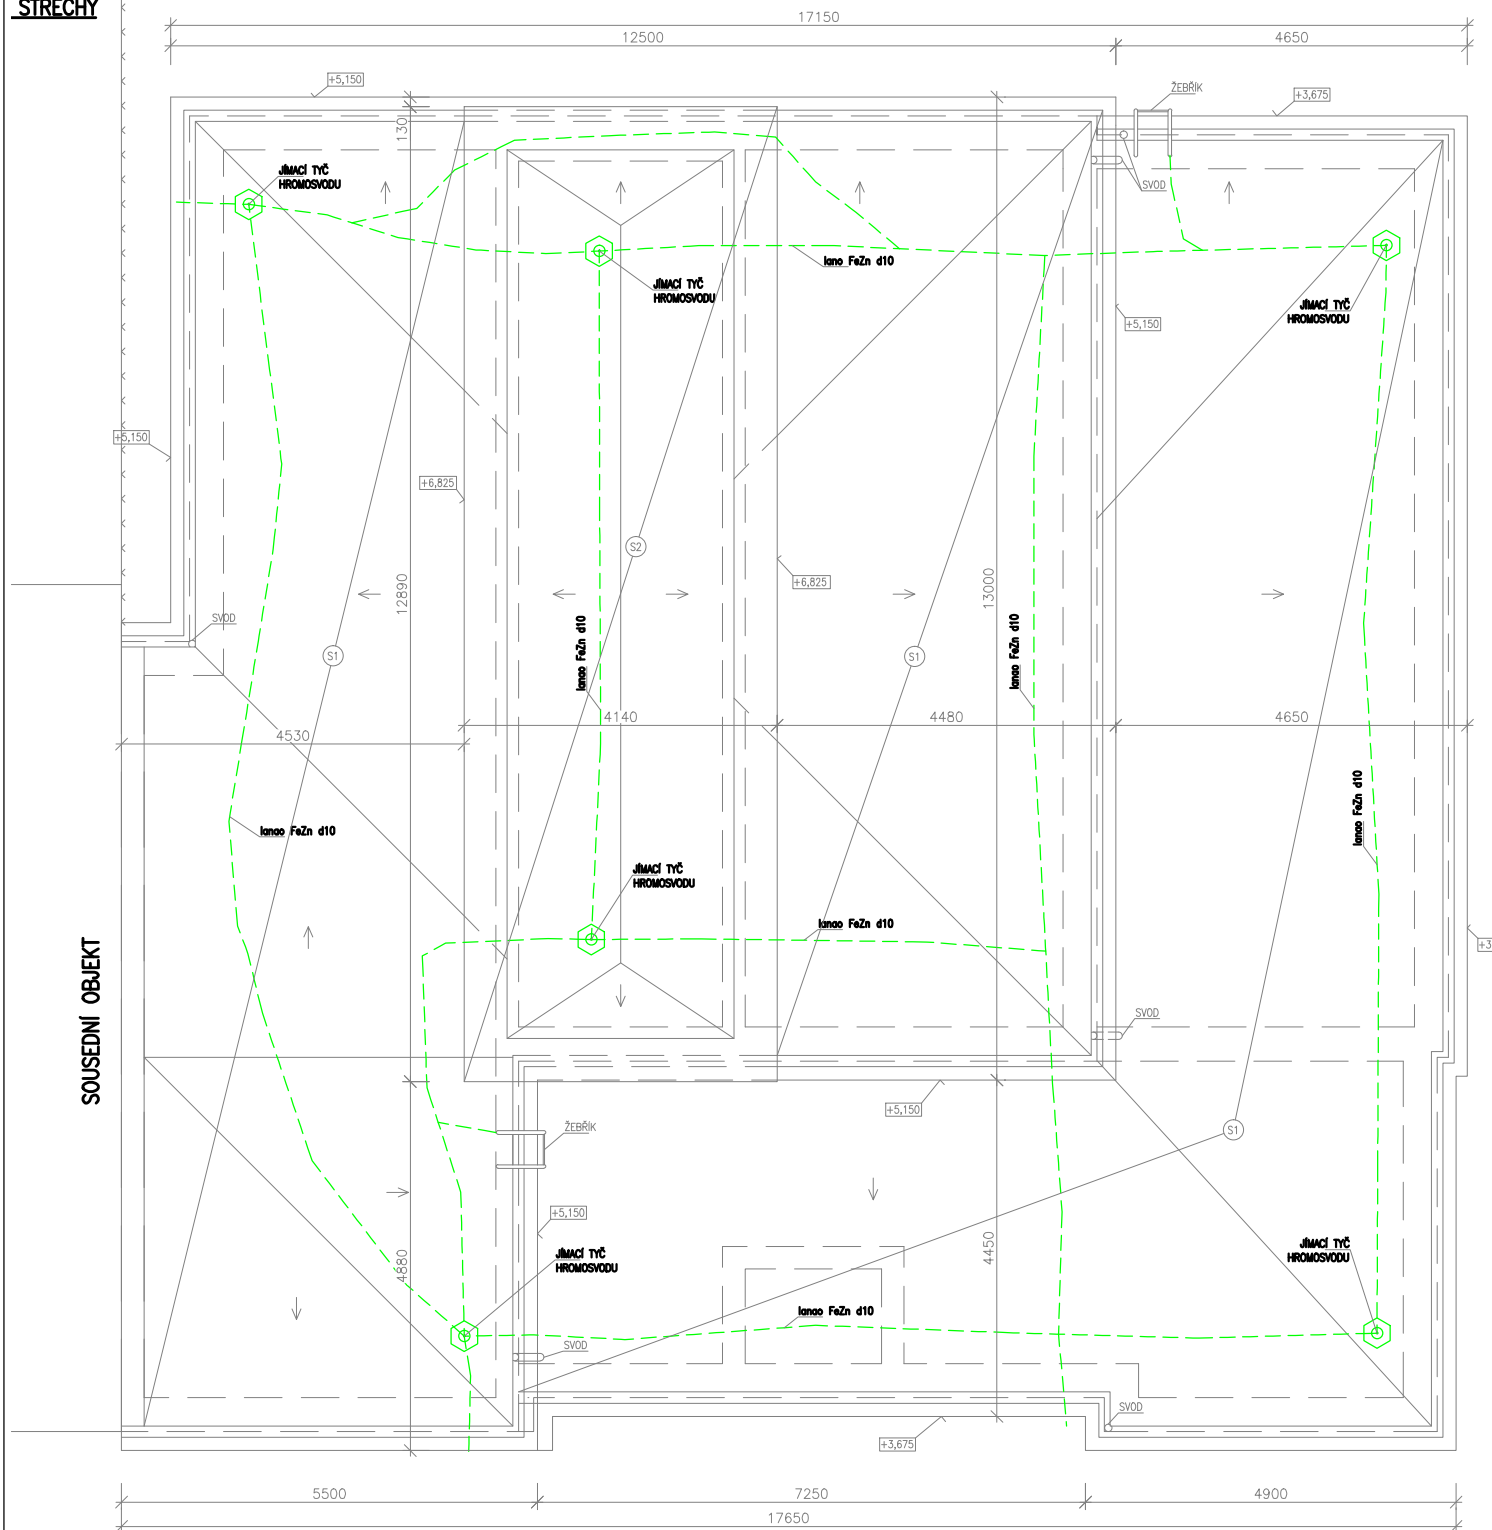

Vedoucí projektant – Hl. Ing. Ludmila Rojíčková

Projektant Libor Fiala

Vypracoval Libor Fiala

Stavebník Dopravní podnik Ostrava a.s.  
Poděbradova 494/2, 702 00 Ostrava

**R&P PROJEKT**  
 STATIKA, PROJEKCE S.R.O.

 Havlíčkovo nábřeží 2728/38  
 702 00 Ostrava-Moravská Ostrava  
 Česká republika  
 www.rpprojekt.cz  
 IČ: 278 51 443 DIČ: CZ27851443

 mobil:  
 +420 775 33 43 18  
 +420 777 19 20 39

 e-mail:  
 rojickova@rpprojekt.cz  
 polach@rpprojekt.cz

 Název stavby: **Stavební úpravy objektu DPO p.č. 850, k.ú. Mariánské Hory,  
obec Ostrava - změna 2022**
Část: **D.1.4.1-Hromosvod a uzemnění**Název výkresu: **PŮDORYS STŘECHY - DEMONTÁŽ HROMOSVODU**Profese **Elektroinstalace**Č. zak. **020322**Stupeň **DPS**Datum **08/2022**Formát **A4 (210x297)**
 Měřítko **1:100**  
 Číslo výkresu **020322-D.1.4.1-2**