



POHLED D (M 1:50)

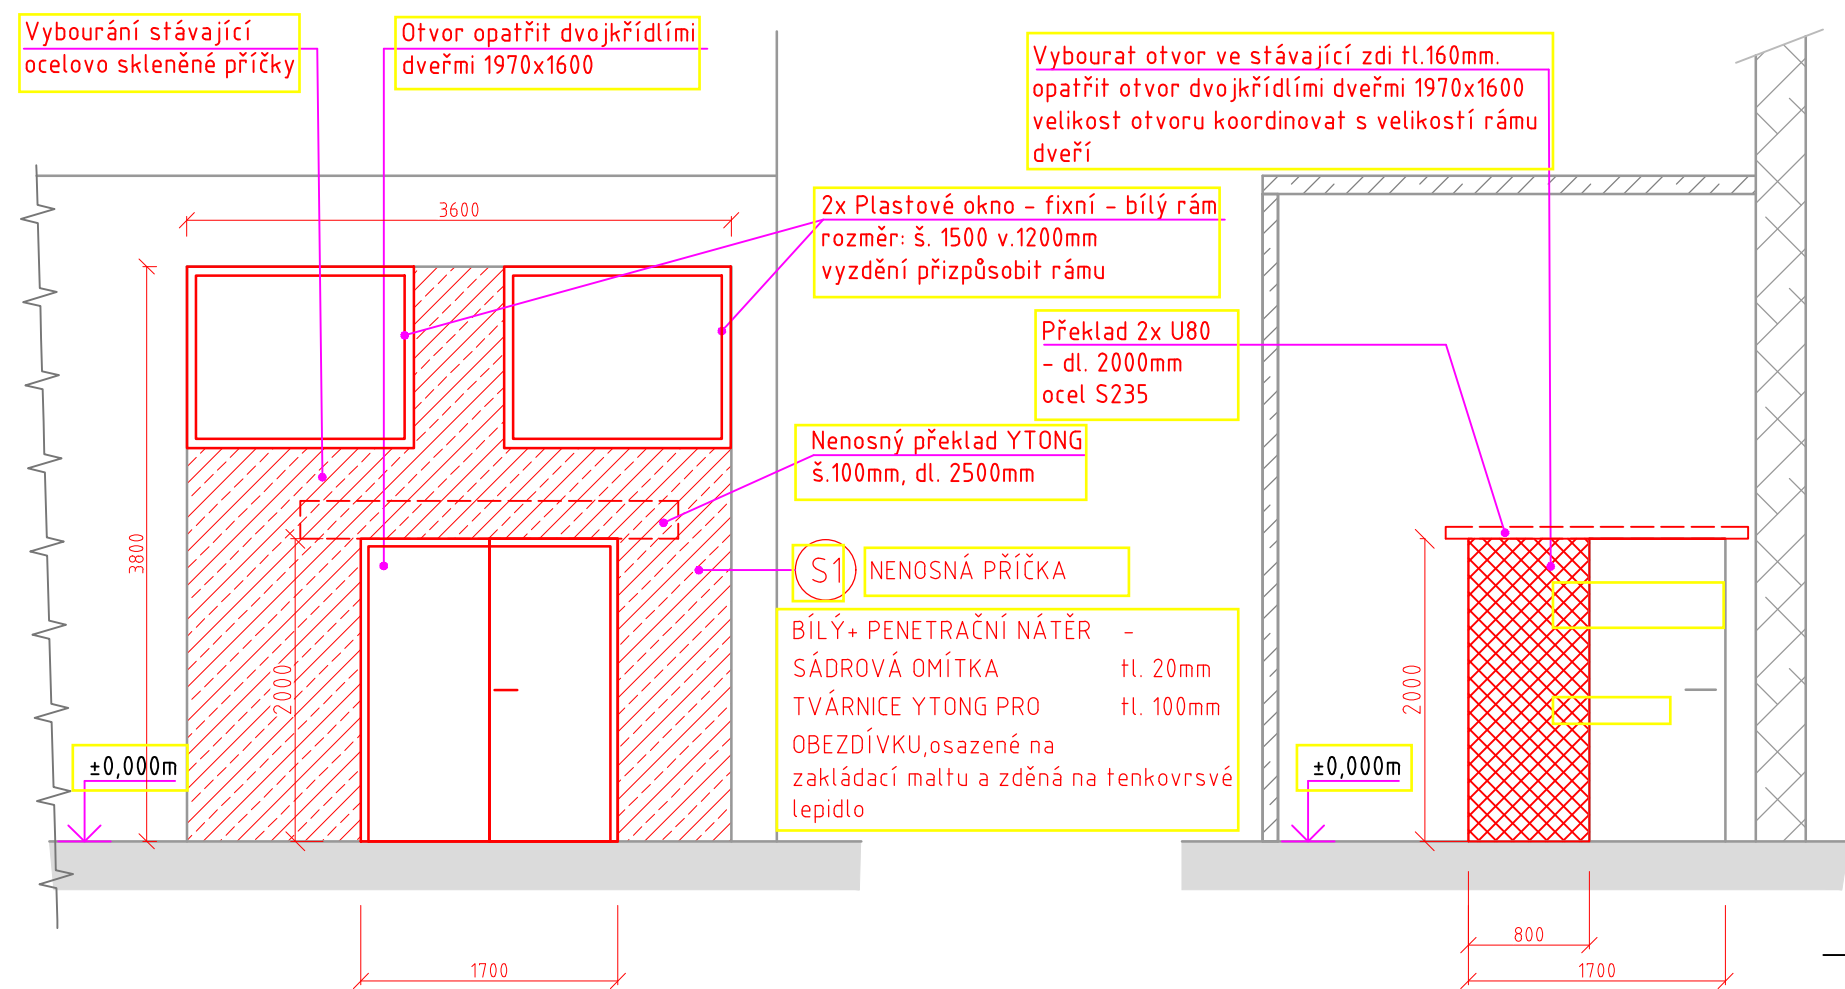

ŘEZ C-C (M 1:50)

POHLED R (M 1:50)

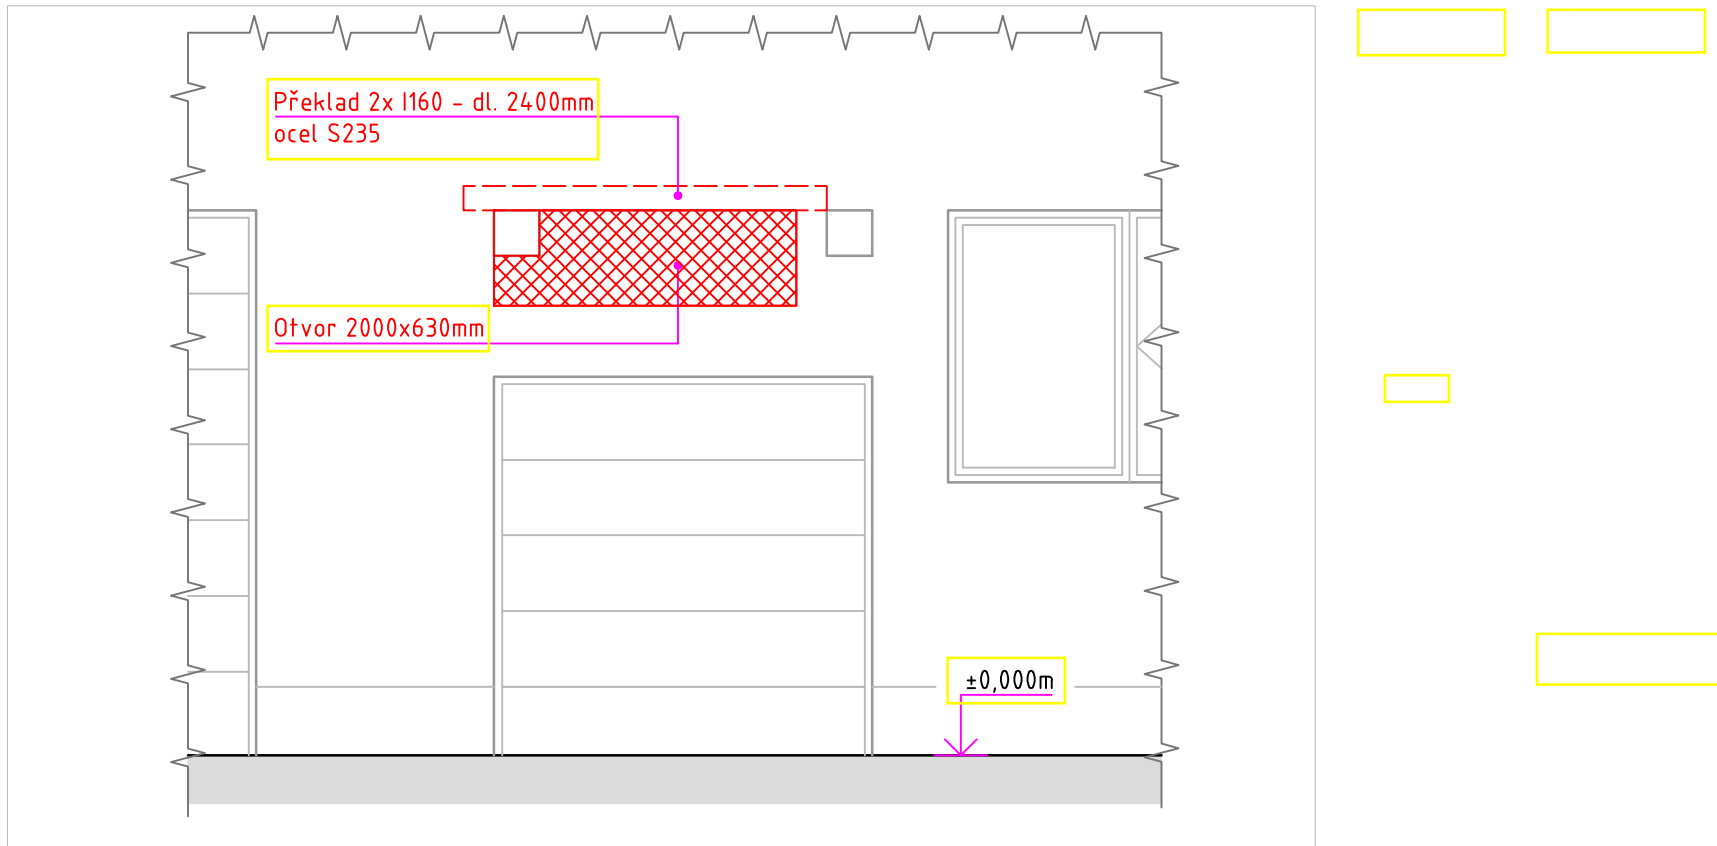

LEGENDA

SO 01 - STAVEBNÍ ÚPRAVY A BOURACÍ PRÁCE

POZNÁMKA

Hloubky a poloha otvorů je pouze orientační. Polohu je potřeba upravit na základě místních podmínek (stávající rozvody, kabely apod.) a po konzultaci s montážní organizací potrubních rozvodů.

LEGENDA TRAS:

PS 01 - TECH. KOMPRESOROVÉ STANICE, POTRUBÍ
SO 02 - VZDUCHOTECHNIKA

±0,000m = 214,00m n.m. /SOUŘADNICOVÝ SYSTÉM JTSK

21	1/2023	R1	Název/ Projekt	Stupeň PD/ Projektové dokumentace pro provádění stavby
Č. Datum	Změna	Podpis	Dopravní podnik Ostrava a.s.	
Vypracoval	Ing. Lubomír Charvát		PD - KOMPRESOROVÁ STANICE VČETNĚ ROZVODŮ VZDUCHU	
Kontroloval	Ing. Lubomír Charvát			
Schválil	Ing. Lubomír Charvát ČKAIT 1202314			
Č. zakázky	21/005			D1.1 Půdorys ±0,00m - BOURACÍ PRÁCE
Ing. Lubomír Charvát	3/2022	Kopie	Měřítko 1:100 (1:50) Kótované v mm	Č. výkresu/revize 21/005-3
Č.07447981				